



LEGENDA PLOCH:

	HRANICE PARCEL V ÚZEMÍ
	HRANICE ŘEŠENÉ PARCELY
	ŘEŠENÝ OBJEKT

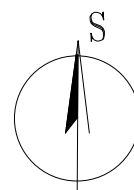


Tato projektová dokumentace slouží pouze pro potřeby stavebního řízení!

KRESLIL:	Ing. arch. M. Manclová	ODP. ŘEŠITEL:	Ing. Martin Rychtecký	 SONDEO s.r.o.	
ZPRACOVAL:	Ing. arch. M. Manclová	KONTROLA:	Ing. Martin Rychtecký		
OBJEDNATEL:	Povodí Moravy, s.p., Dřevařská 932/11, Veveří, 602 00 Brno			SONDEO, s.r.o., Blatného 1885/36, 616 00 Brno www.sondeo.cz	
INVESTOR:	Povodí Moravy, s.p., Dřevařská 932/11, Veveří, 602 00 Brno			Č. ZAKÁZKY: 190020/1	
STAVBA ZAKÁZKA:	STŘEDISKO HODONÍN Stavební úpravy objektu			ÚČEL: DSP	
OBSAH PŘÍLOHY:	Koordinační situace p. č. 3567/1, k.ú. Hodonín 640417			FORMÁT: 2xA4	DATUM: 09/2019
				ČÍS. ZPRÁVY: 1	
				MĚŘÍTKO: 1:50	ČÍSLO PŘÍLOHY: C2

PŮDORYS - STÁVAJÍCÍ STAV 1:50


Legenda materiálů

STÁVAJÍCÍ ZDIVO

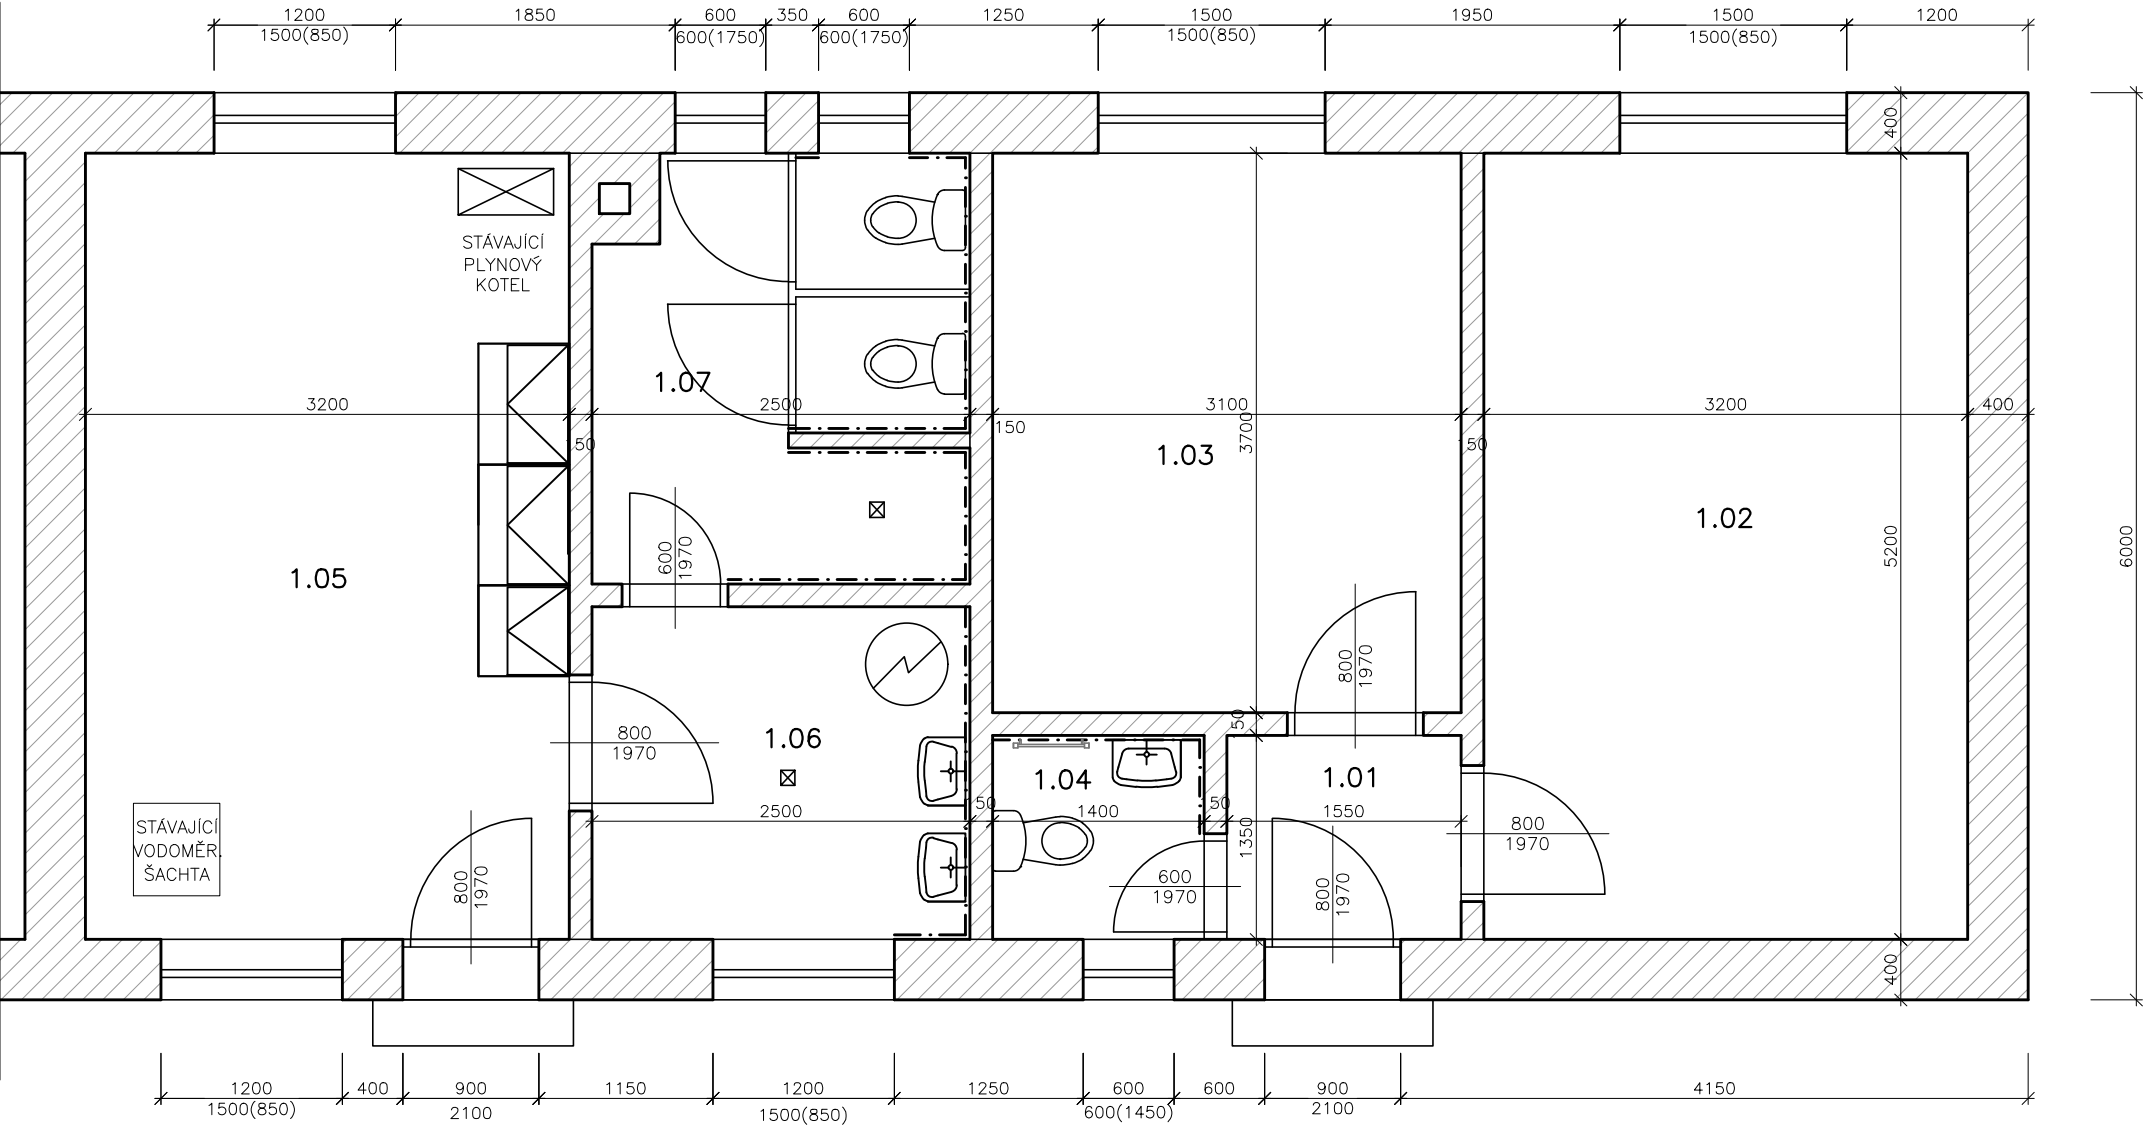

Legenda místností

Č.M.	Účel místnosti	Plocha (m²)	Podlaha	Poznámka
1.01	PŘEDSÍŇ	2,07	KERAM. DLAŽBA	
1.02	KANCELÁŘ	16,64	PVC	
1.03	INSPEKČNÍ POKOJ	11,47	PVC	
1.04	WC	1,89	KERAM. DLAŽBA	
1.05	ŠATNA	16,64	PVC	
1.06	UMÝVÁRNA	5,50	KERAM. DLAŽBA	
1.07	WC, SPRCHA	6,85	KERAM. DLAŽBA	
Celkem		61.06		

KRESLIL:	Ing. arch. M. Manclová	ODP. ŘEŠITEL:	Ing. Martin Rychtecký	<div> SONDEO s.r.o.</div> <div>SONDEO, s.r.o., Blatného 1885/36, 616 00 Brno www.sondeo.cz</div>	
ZPRACOVAL:	Ing. arch. M. Manclová	KONTROLA:	Ing. Martin Rychtecký		
OBJEDNATEL:	Povodí Moravy, s.p., Dřevařská 932/11, Veverří, 602 00 Brno			Č. ZAKÁZKY: 190020/1	
INVESTOR:	Povodí Moravy, s.p., Dřevařská 932/11, Veverří, 602 00 Brno				
STAVBA ZAKÁZKA:	STŘEDISKO HODONÍN Stavební úpravy objektu			ÚČEL:	DSP
OBSAH PŘÍLOHY:	Půdorys - stávající stav p. č. 3567/1, k.ú. Hodonín 640417			FORMÁT: 2xA4	DATUM: 5/2019
				Čís. ZPRÁVY: 1	
				MĚŘÍTKO: 1:50	ČÍSLO PŘÍLOHY: D1.1.2



PŮDORYS - BOURACÍ PRÁCE 1:50

Legenda materiálů

- STÁVAJÍCÍ ZDIVO
- BOURANÉ KONSTRUKCE

Poznámky

- BUDE ODSTRANĚNA ČÁST PŘÍČKY MEZI MÍSTNOSTMI 1.06 A 1.07
- BUDOU ODSTRANĚNY UMYVADLA A WC A VYBOURÁN SPRCHOVÝ ODPAD
- BUDE ODSTRANĚN STÁVAJÍCÍ OHŘÍVAČ VODY
- BUDE VYBOURÁN OTVOR V OBVODOVÉ ZDI PRO ODVĚTRÁNÍ VYSOUŠECÍ SKŘÍNĚ
- BUDE ODSTRANĚNY PODLAHY V MÍSTNOSTECH 1.05, 1.06 A 1.07
- BUDE ODSTRANĚN OBKLAD V MÍSTNOSTI 1.06 A 1.07
- BUDE ODSTRANĚNA STÁVAJÍCÍ KUCHYŇSKÁ LINKA
- STÁVAJÍCÍ VODOMĚRNÁ ŠACHTA BUDE ZASLEPENA A ZABETONOVÁNA
- ROZVODY VODY A ODPADY BUDOU ZASLEPENY/VYBOURÁNY
- PLYNOVÉ POTRUBÍ U KOTLE BUDE PROVEDENO V NOVÉ TRASE

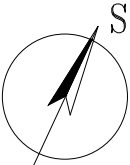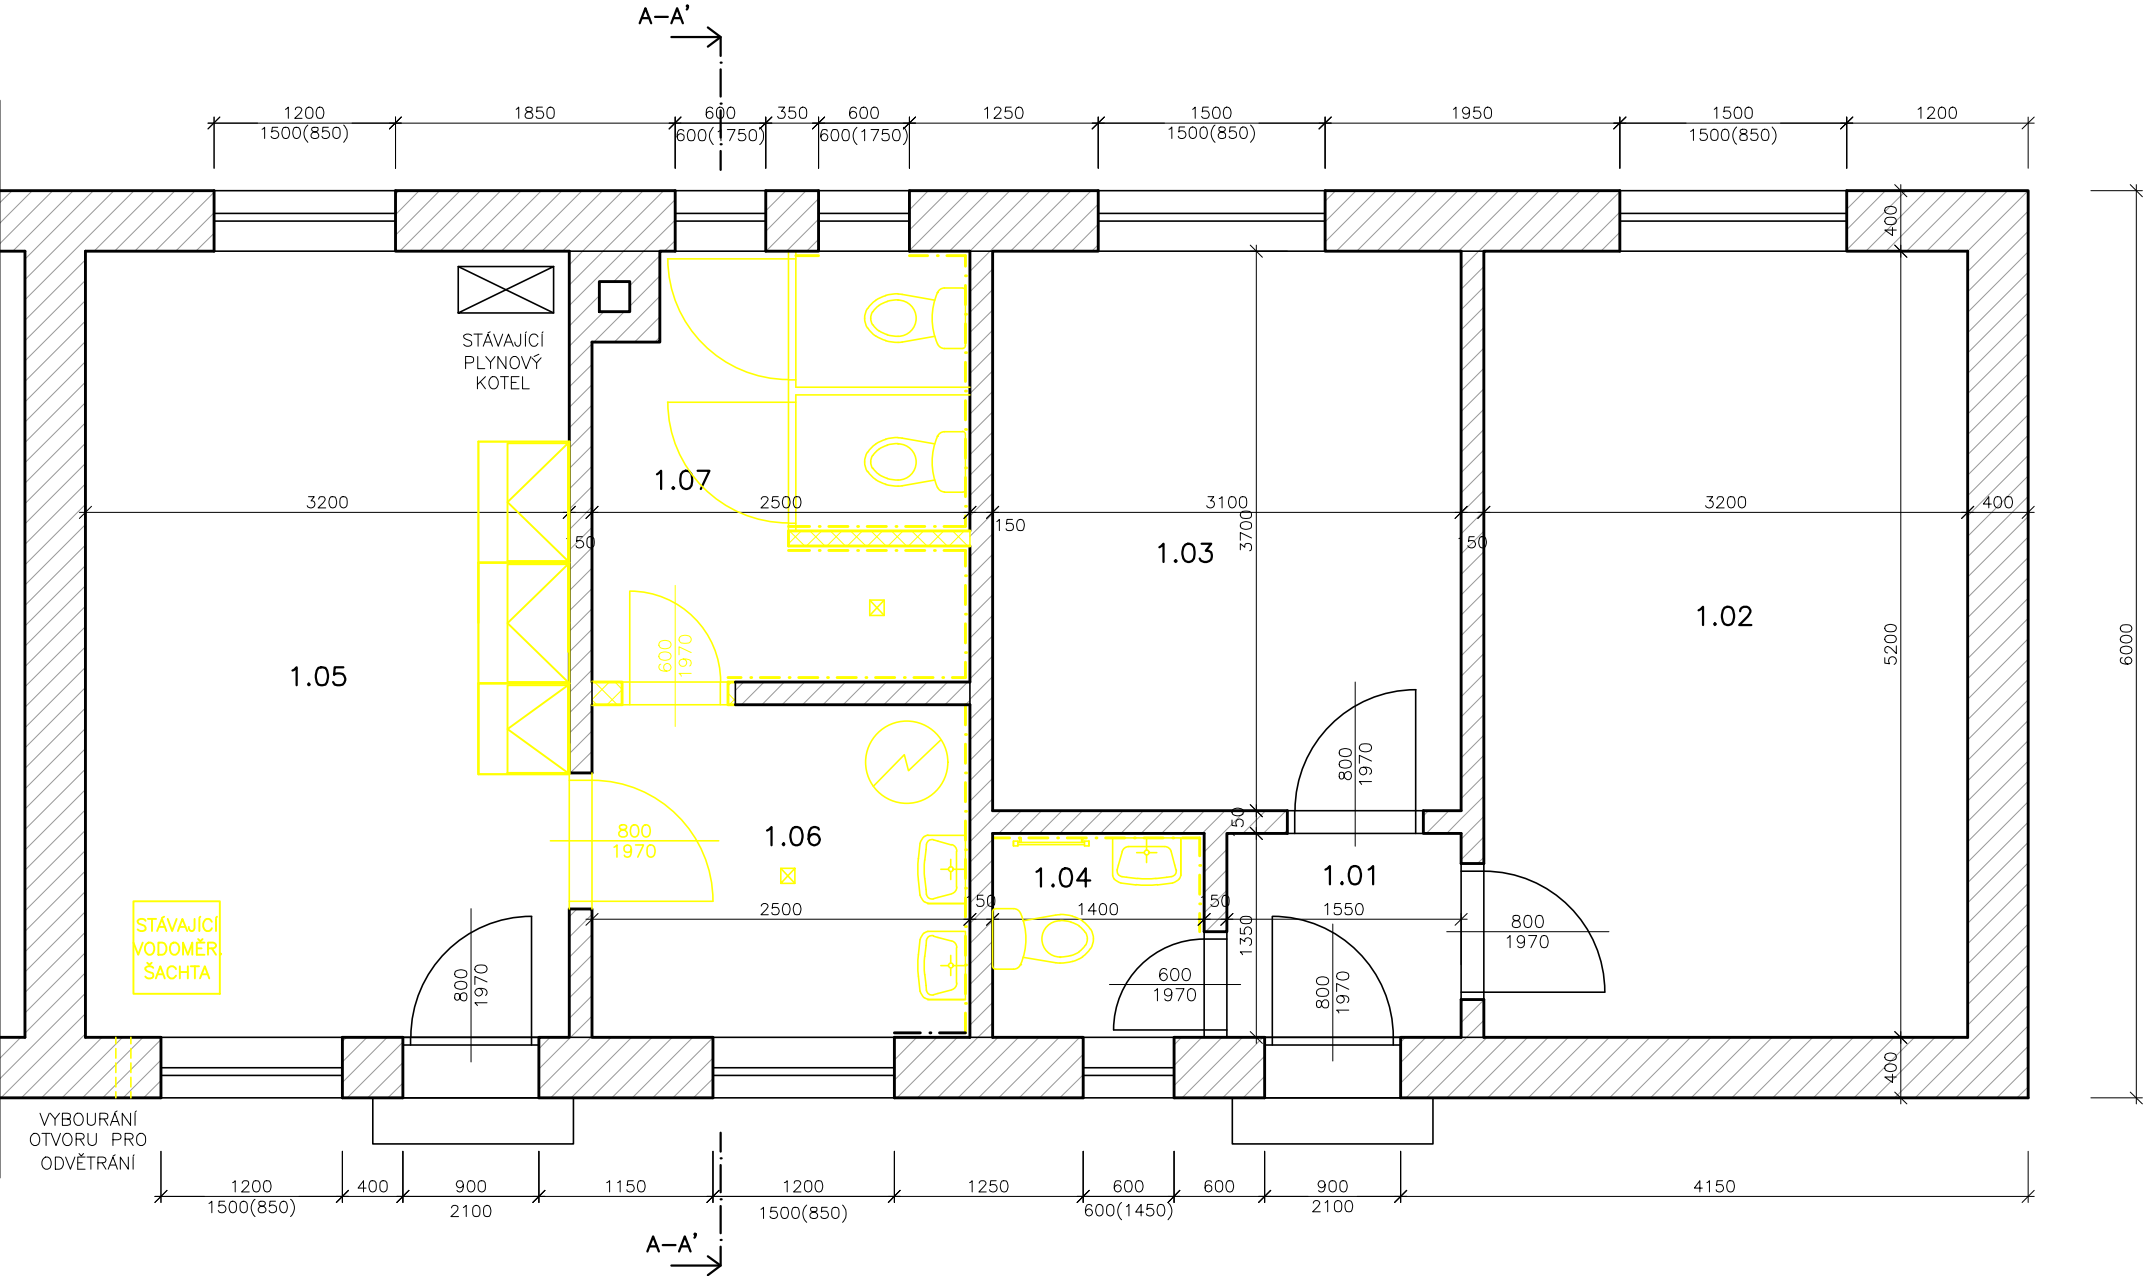


Legenda místností

Č.M.	Účel místnosti	Plocha (m²)	Podlaha	Poznámka
1.01	PŘEDSÍŇ	2,07	KERAM. DLAŽBA	
1.02	KANCELÁŘ	16,64	PVC	
1.03	INSPEKČNÍ POKOJ	11,47	PVC	
1.04	WC	1,89	KERAM. DLAŽBA	
1.05	ŠATNA	16,64	PVC	
1.06	UMÝVÁRNA	5,50	KERAM. DLAŽBA	
1.07	WC, SPRCHA	6,85	KERAM. DLAŽBA	
Celkem		61.06		


KRESLIL:	Ing. arch. M. Manclová	ODP. ŘEŠITEL:	Ing. Martin Rychtecký	<div> SONDEO s.r.o.</div> <div>SONDEO, s.r.o., Blatného 1885/36, 616 00 Brno www.sondeo.cz</div>	
ZPRACOVAL:	Ing. arch. M. Manclová	KONTROLA:	Ing. Martin Rychtecký		
OBJEDNATEL:	Povodí Moravy, s.p., Dřevařská 932/11, Veverí, 602 00 Brno			Č. ZAKÁZKY: 190020/1	
INVESTOR:	Povodí Moravy, s.p., Dřevařská 932/11, Veverí, 602 00 Brno				
STAVBA ZAKÁZKA:	STŘEDISKO HODONÍN Stavební úpravy objektu			ÚČEL:	DSP
OBSAH PŘÍLOHY:	Půdorys - bourací práce p. č. 3567/1, k.ú. Hodonín 640417			FORMÁT:	DATUM: 5/2019
				2xA4	ČÍS. ZPRÁVY: 1
				MĚŘÍTKO: 1:50	ČÍSLO PŘÍLOHY: D1.1.3

ŘEZ A-A'- BOURACÍ PRÁCE

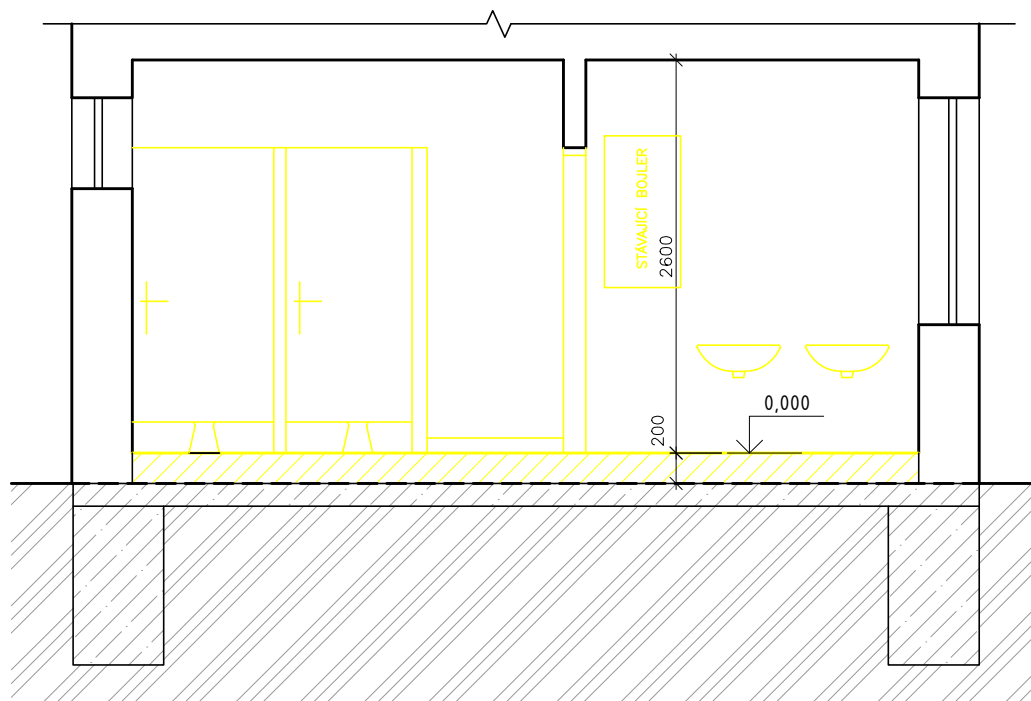


POZN.:

- V RÁMCI BOURACÍCH PRACÍ BUDOU VYBOURÁNY VRSTVY PODLAH AŽ NA STÁVAJÍCÍ ZÁKLADOVOU DESKU.
- TLOUŠŤKA PODLAHY 200mm BYLA ODBORNĚ ODHADNUTA, SKUTEČNÁ TLOUŠŤKA SE MŮŽE LIŠIT.
- V RÁMCI ODSTRANĚNÍ PODLAH BUDE ODSTRANĚNA I STÁVAJÍCÍ ODPADNÍ KANALIZACE.

KRESLIL:	Ing. arch. M. Manclová	ODP. ŘEŠITEL:	Ing. Martin Rychtecký	<div> SONDEO s.r.o.</div>	
ZPRACOVAL:	Ing. arch. M. Manclová	KONTROLA:	Ing. Martin Rychtecký		
OBJEDNATEL:	Povodí Moravy, s.p., Dřevařská 932/11, Veveří, 602 00 Brno			SONDEO, s.r.o., Blatného 1885/36, 616 00 Brno www.sondeo.cz	
INVESTOR:	Povodí Moravy, s.p., Dřevařská 932/11, Veveří, 602 00 Brno			Č. ZAKÁZKY:	190020/1
STAVBA ZAKÁZKA:	STŘEDISKO HODONÍN Stavební úpravy objektu			ÚČEL:	DSP
OBSAH PŘÍLOHY:	Řez A-A' - bourací práce p. č. 3567/1, k.ú. Hodonín 640417			FORMÁT:	DATUM: 5/2019
				2xA4	ČÍS. ZPRÁVY: 1
				MĚŘÍTKO:	ČÍSLO PŘÍLOHY:
				1:50	D1.1.4

PŮDORYS - NAVRŽENÝ STAV 1:50

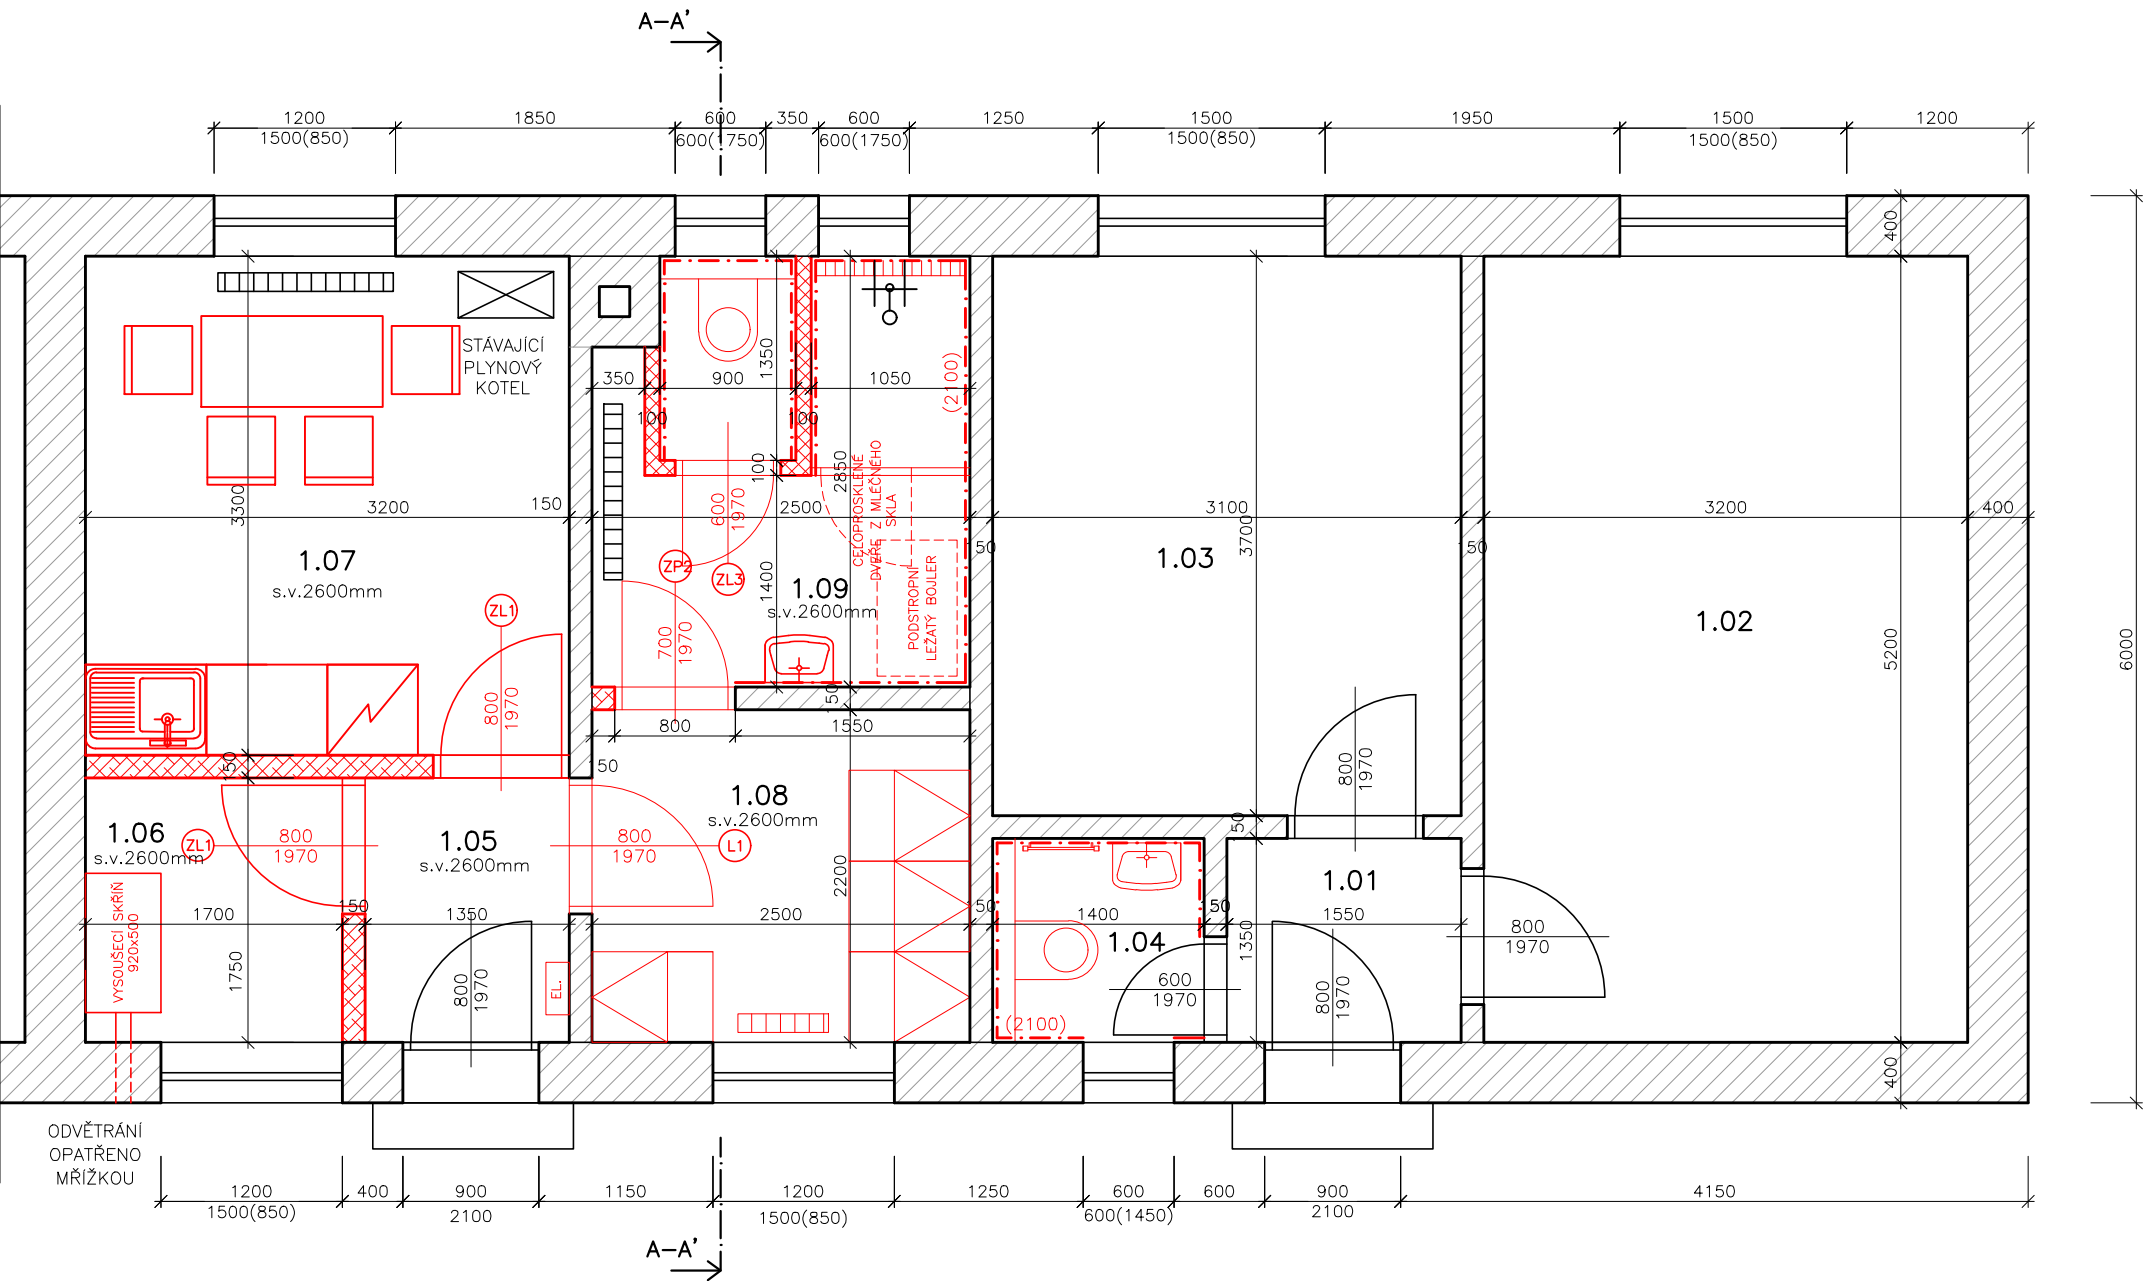

Legenda materiálů

- STÁVAJÍCÍ ZDIVO
- PŘÍČKY TL.150mm POROTHERM 11,5 PROFI DRYFIX ZDĚNÉ NA PĚNU PRO ZDĚNÍ
- PŘÍČKY TL.100mm POROTHERM 8 PROFI DRYFIX ZDĚNÉ NA PĚNU PRO ZDĚNÍ
- Z OCELOVÁ ZÁRUBEŇ S PLNÝM DVEŘNÍM KŘÍDLEM


Poznámky

- BUDOU PROVEDENY OBKLADY V KOUPELNĚ A WC (v.1800)
- BUDOU OSAZENY NOVÉ VNITŘNÍ DVEŘE – OCELOVÉ ZÁRUBNĚ S PLNÝMI DVEŘNÍMI KŘÍDLY (BÍLÉ)
- BUDOU VYMĚNĚNY VŠECHNY DVEŘNÍ KŘÍDLA (BÍLÉ PLNÉ) A STÁVAJÍCÍ OCELOVÉ ZÁRUBNĚ PŘEBROUŠENY A NATŘENY
- BUDOU OSAZENY NOVÉ ZAŘÍZOVACÍ PŘEDMĚTY – ZÁVĚSNÉ WC GEBERIT 2x, UMYVADLO 2x
- BUDOU PROVEDENY NOVÉ SKLADBY PODLAH V MÍSTNOSTECH 1.05,1.06,1.07, 1.08 A 1.09 A ODSTRANĚNY STÁVAJÍCÍ PODLAHOVÉ VPUSTI
- MÍSTNOST 1.09 BUDE NUCENĚ ODVĚTRÁNA VENTILACÍ, KTERÁ BUDE VYVEDENA NAD STŘECHU (2xVENTILÁTOR)
- BUDE OSAZEN NOVÝ PODSTROPNÍ LEŽATÝ BOJLER
- VE VŠECH MÍSTNOSTECH BUDE LOKÁLNĚ OPRÁVENA OMÍTKA A PROVEDENA NOVÁ MALBA, V PLOŠE ODSTRAŇOVANÝCH OBKLADŮ BUDE PROVEDEN NOVÝ ŠTUK S PERLINKOU + MALBA
- BUDE OSAZEN NOVÝ OTOPNÝ ŽEBŘÍK


- PODLAHA V MÍSTNOSTECH 1.05,1.06,1.07,1.08 A 1.09
- KERAMICKÁ DLAŽBA DO TMELU
 - BETONOVÁ MAZANINA tl. 80mm
 - PE FÓLIE
 - TEPELNÁ IZOLACE tl. 100mm
 - HYDROIZOLACE
 - STÁVAJÍCÍ BETONOVÁ DESKA S KARI SÍTÍ tl. 150mm

Legenda místností

Č.M.	Účel místnosti	Plocha (m ²)	Podlaha	Poznámka
1.01	PŘEDSÍŇ	2,07	KERAM. DLAŽBA	
1.02	KANCELÁŘ	16,64	PVC	
1.03	INSPEKČNÍ POKOJ	11,47	PVC	
1.04	WC	1,89	KERAM. DLAŽBA	
1.05	ZÁDVEŘÍ	2,10	KERAM. DLAŽBA	
1.06	ŠPINAVÁ ŠATNA	3,23	KERAM. DLAŽBA	
1.07	KUCHYŇKA	10,56	KERAM. DLAŽBA	
1.08	ČISTÁ ŠATNA	5,00	KERAM. DLAŽBA	
1.09	WC, SPRCHA	7,35	KERAM. DLAŽBA	
Celkem		60,31		

KRESLIL:	Ing. arch. M. Manclová	ODP. ŘEŠITEL:	Ing. Martin Rychtecký	<div> SONDEO s.r.o.</div> <div>SONDEO, s.r.o., Blatného 1885/36, 616 00 Brno www.sondeo.cz</div>	
ZPRACOVAL:	Ing. arch. M. Manclová	KONTROLA:	Ing. Martin Rychtecký		
OBJEDNATEL:	Povodí Moravy, s.p., Dřevařská 932/11, Veveří, 602 00 Brno			Č. ZAKÁZKY: 190020/1	
INVESTOR:	Povodí Moravy, s.p., Dřevařská 932/11, Veveří, 602 00 Brno				
STAVBA ZAKÁZKA:	STŘEDISKO HODONÍN Stavební úpravy objektu			ÚČEL:	DSP
OBSAH PŘÍLOHY:	Půdorys - navržený stav p. č. 3567/1, k.ú. Hodonín 640417			FORMÁT: 2xA4	DATUM: 5/2019 ČÍS. ZPRÁVY: 1
				MĚŘÍTKO: 1:50	ČÍSLO PŘÍLOHY: D1.1.5


ŘEZ A-A'- NOVÝ STAV

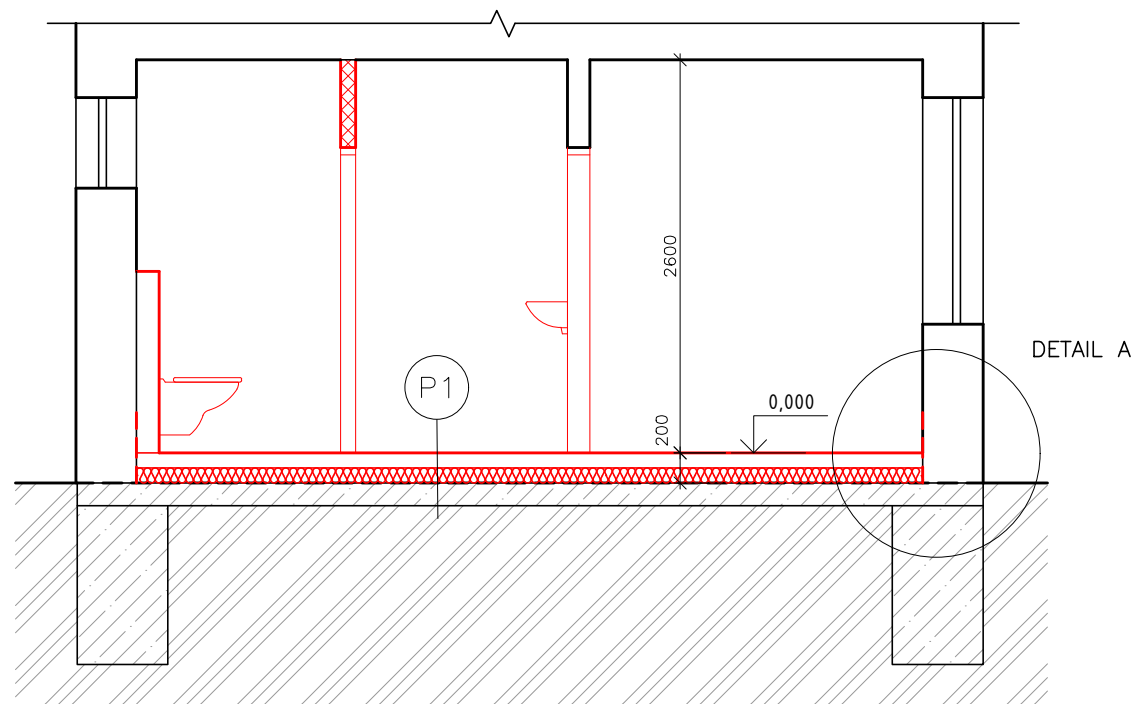

- P1
- PODLAHA V MÍSTNOSTECH 1.05,1.06,1.07,1.08 A 1.09
- KERAMICKÁ DLAŽBA DO TMELU
 - BETONOVÁ MAZANINA tl. 80mm
 - PE FÓLIE
 - TEPELNÁ IZOLACE tl. 100mm
 - HYDROIZOLACE
 - STÁVAJÍCÍ BETONOVÁ DESKA S KARI SÍTÍ tl. 150mm

POZN.: FINÁLNÍ TLOUŠŤKA PODLAH BUDE UPRAVENA NA ZÁKLADĚ SKUTEČNÉ VÝŠKY STÁVAJÍCÍCH PODLAH. ÚPRAVA VÝŠKY BUDE ŘEŠENA ZMĚNOU POUŽITÉ TEPELNÉ IZOLACE. PODLAHY VE VŠECH MÍSTNOSTECH BUDOU SROVNÁNY NA STEJNOU VÝŠKU S DODRŽENÍM STÁVAJÍCÍ SVĚTLÉ VÝŠKY.

Detail A M1:10

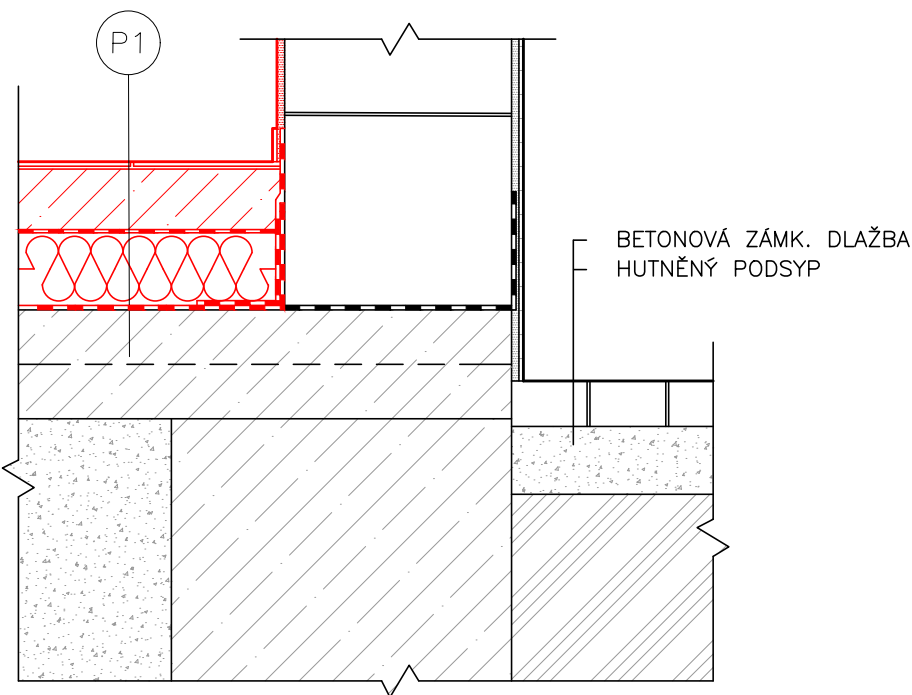

KRESLIL:	Ing. arch. M. Manclová	ODP. ŘEŠITEL:	Ing. Martin Rychtecký	<div> SONDEO, s.r.o., Blatného 1885/36, 616 00 Brno www.sondeo.cz</div>	
ZPRACOVAL:	Ing. arch. M. Manclová	KONTROLA:	Ing. Martin Rychtecký		
OBJEDNATEL:	Povodí Moravy, s.p., Dřevařská 932/11, Veverí, 602 00 Brno			Č. ZAKÁZKY:	190020/1
INVESTOR:	Povodí Moravy, s.p., Dřevařská 932/11, Veverí, 602 00 Brno			ÚČEL:	DSP
STAVBA ZAKÁZKA:	STŘEDISKO HODONÍN Stavební úpravy objektu			FORMÁT: 2xA4	DATUM: 5/2019 ČÍS. ZPRÁVY: 1
OBSAH PŘÍLOHY:	Řez A-A' - nový stav p. č. 3567/1, k.ú. Hodonín 640417			MĚŘÍTKO: 1:50	ČÍSLO PŘÍLOHY: D1.1.6



PŮDORYS - NAVRŽENÝ STAV 1:50

Legenda potrubí

- VODA STUDENÁ
- VODA TEPLÁ
- PŘIPOJOVACÍ POTRUBÍ KANALIZACE


Poznámka

- UMYVADLO BÍLÉ ŠÍŘKY 55 CM SE STOJÁNKOVOU BATERIÍ, TLAKOVÉ HADICE PN20, 2xRV 1/2" S FILTREM, SIFON CHROM
- NÁSTĚNNÁ SPRCHOVÁ BATERIE SE SPRCHOU A TYČÍ S POSUVNÝM DRŽÁKEM SPRCHY
- K DŘEZU 2xRV 1/2" S FILTREM, TLAKOVÉ HADICE PN20, STOJÁNKOVÁ PÁKOVÁ BATERIE S DLOUHÝM RAMINKEM, SIFON BÍLÝ
- ZÁVĚSNÝ WC KOMPLET GEBERIT KOMBIFIX, PŘEDNÍ OVLÁDÁNÍ, SEDÁTKO BÍLÉ, 1xRV 1/2"
- VODOROVNÉ ROZVODY TV A SV BUDOU VEDENY VE ZDI
- ODSTRANIT VEŠKERÉ NEPOTŘEBNÉ ROZVODY KANALIZACE A VODY V TRASE NOVÝCH ROZVODŮ
- POTRUBÍ VODY SPÁDOVAT K VÝTOKŮM U ZAŘIZOVACÍCH PŘEDMĚTŮ
- POTRUBÍ VODY BUDE OPATŘENO NÁVLEKOVOU TEPELNOU IZOLACÍ TL. 9mm
- VÝŠKY A POLOHY PŘIPOJENÍ ZAŘIZOVACÍCH PŘEDMĚTŮ BUDOU UPŘESNĚNY NA ZÁKLADĚ VYBRANÉHO TYPU ZAŘIZOVACÍHO PŘEDMĚTU INVESTOREM
- PŘED ZAHÁJENÍM STAVEBNÍCH PRACÍ NUTNO PŘEDEM ZKONTROLOVAT VŠECHNY MÍRY A OVĚŘIT S PROJEKTOVOU DOKUMENTACÍ
- KE VŠEM POUŽITÝM VÝROBKŮM BUDOU DOLOŽENY TECHNICKÉ LISTY

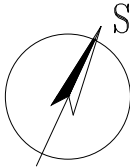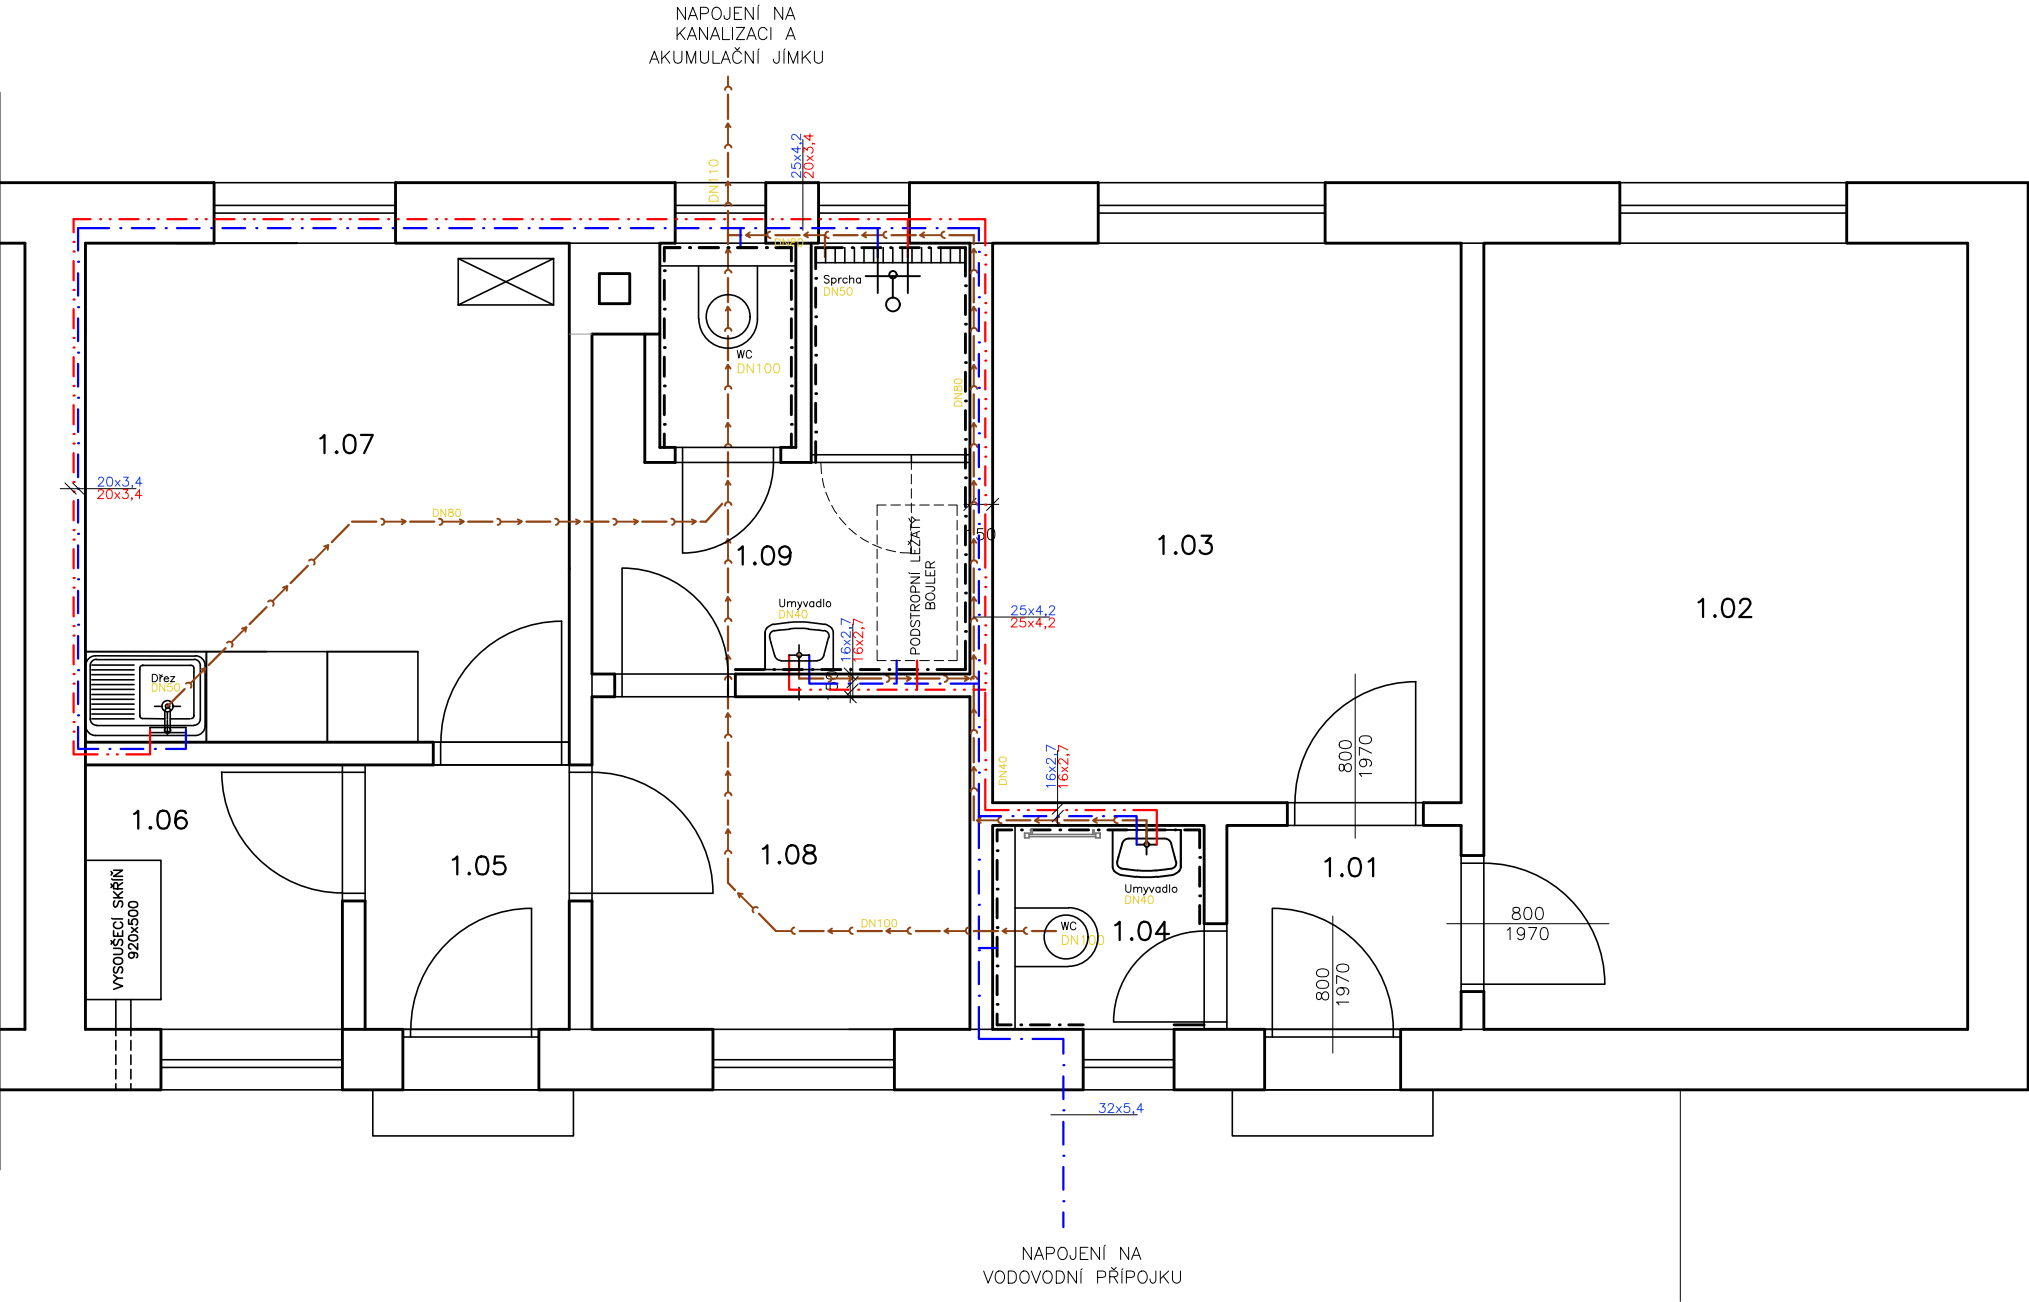


Legenda místností

Č.M.	Účel místnosti	Plocha (m ²)	Podlaha	Poznámka
1.01	PŘEDSÍŇ	2,07	KERAM. DLAŽBA	
1.02	KANCELÁŘ	16,64	PVC	
1.03	INSPEKČNÍ POKOJ	11,47	PVC	
1.04	WC	1,89	KERAM. DLAŽBA	
1.05	ZÁDVEŘÍ	2,10	PVC	
1.06	ŠPINAVÁ ŠATNA	3,23	KERAM. DLAŽBA	
1.07	KUCHYŇKA	10,56	KERAM. DLAŽBA	
1.08	ČISTÁ ŠATNA	5,00	KERAM. DLAŽBA	
1.09	WC, SPRCHA	7,35	KERAM. DLAŽBA	
Celkem		60,31		

KRESLIL:	Ing. arch. M. Manclová	ODP. ŘEŠITEL:	Ing. Martin Rychtecký	<div> SONDEO s.r.o.</div> <div>SONDEO, s.r.o., Blatného 1885/36, 616 00 Brno www.sondeo.cz</div>	
ZPRACOVAL:	Ing. arch. M. Manclová	KONTROLA:	Ing. Martin Rychtecký		
OBJEDNATEL:	Povodí Moravy, s.p., Dřevařská 932/11, Veverčí, 602 00 Brno			Č. ZAKÁZKY: 190020/1	
INVESTOR:	Povodí Moravy, s.p., Dřevařská 932/11, Veverčí, 602 00 Brno				
STAVBA ZAKÁZKA:	STŘEDISKO HODONÍN Stavební úpravy objektu			ÚČEL:	DSP
OBSAH PŘÍLOHY:	Půdorys - schéma ZTI p. č. 3567/1, k.ú. Hodonín 640417			FORMÁT: 2xA4	DATUM: 5/2019
				ČÍS. ZPRÁVY: 1	
				MĚŘÍTKO: 1:50	ČÍSLO PŘÍLOHY: D1.2.1

VODOVOD - AXONOMETRIE

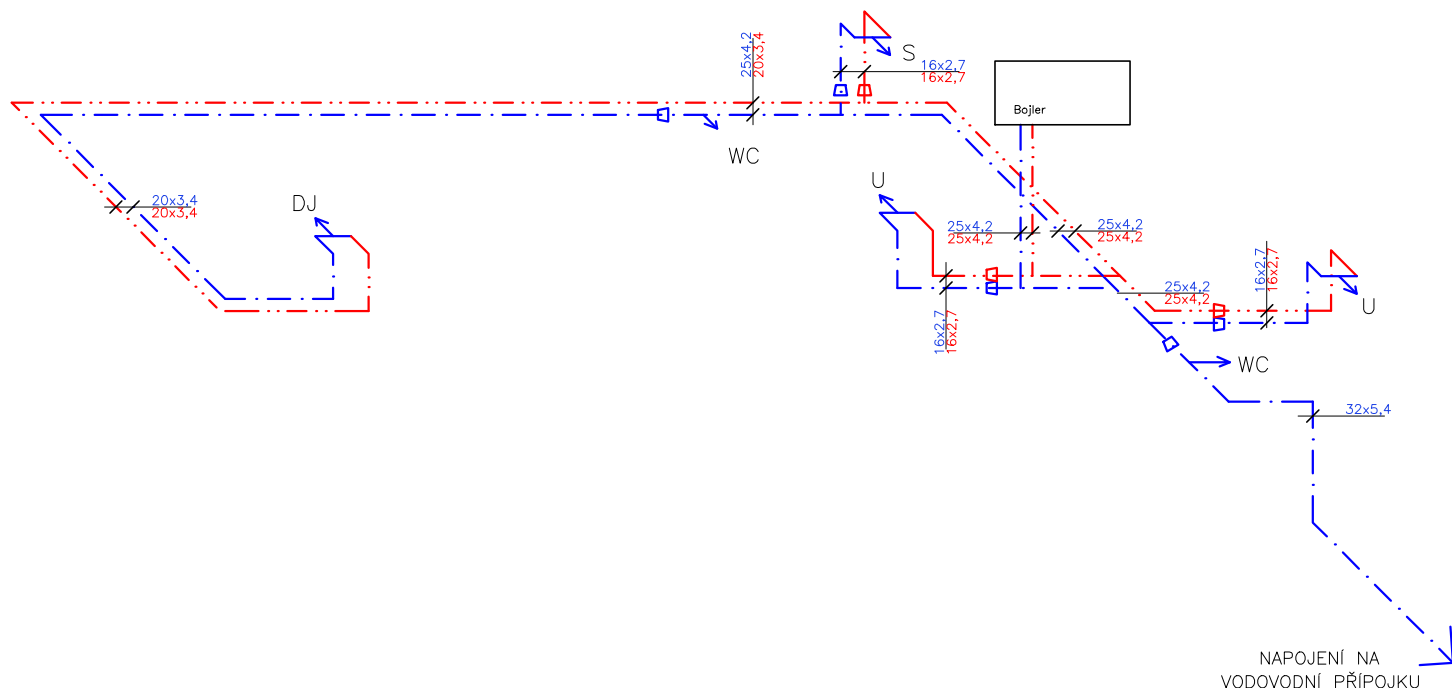

Legenda potrubí

- VODA STUDENÁ
- VODA TEPLÁ

LEGENDA ZNAČEK

- DJ — KUCHYŇSKÝ DŘEZ JEDNODUCHÝ
- S — SPRCHA
- U — UMYVADLO
- WC — ZÁCHODOVÁ MÍSA ZÁVĚSNÁ GEBERIT

KRESLIL:	Ing. arch. M. Manclová	ODP. ŘEŠITEL:	Ing. Martin Rychtecký	<div> SONDEO s.r.o.</div>	
ZPRACOVAL:	Ing. arch. M. Manclová	KONTROLA:	Ing. Martin Rychtecký		
OBJEDNATEL:	Povodí Moravy, s.p., Dřevařská 932/11, Veveří, 602 00 Brno			SONDEO, s.r.o., Blatného 1885/36, 616 00 Brno www.sondeo.cz	
INVESTOR:	Povodí Moravy, s.p., Dřevařská 932/11, Veveří, 602 00 Brno			Č. ZAKÁZKY:	190020/1
STAVBA ZAKÁZKA:	STŘEDISKO HODONÍN Stavební úpravy objektu			ÚČEL:	DSP
OBSAH PŘÍLOHY:	Vodovod - axonometrie p. č. 3567/1, k.ú. Hodonín 640417			FORMÁT: 2xA4	DATUM: 5/2019 ČÍS. ZPRÁVY: 1
				MĚŘÍTKO: 1:50	ČÍSLO PŘÍLOHY: D1.2.2

PŮDORYS - ELEKTROINSTALACE 1:50

Legenda:

- RE

HLAVNÍ ROZVADĚČ
- PR

PODRUŽNÝ ROZVADĚČ
- SVĚTELNÝ OBVOD CYKY ...1,5mm
- ZÁSUVKOVÝ OBVOD 230V CYKY 3x2,5mm
- ZÁSUVKOVÝ OBVOD 230V CYKY 5x2,5mm
- SPÍNAČ 10A 250V ŘAZENÍ 1 IP20, ZAPUŠTĚNÝ, BÍLÝ
- SPÍNAČ 10A 250V ŘAZENÍ 6 IP20, ZAPUŠTĚNÝ, BÍLÝ
- SPÍNAČ SE SIG. DOUTNAVKOU 10A 250V IP20, ZAPUŠTĚNÝ, BÍLÝ + DOBĚHOVÉ RELÉ
- ZÁSUVKA DVOJNÁSOBNÁ 250V 16A IP20, ZAPUŠTĚNÁ, BÍLÁ
- SPÍNAČ 10A 250V ŘAZENÍ 5 IP20, ZAPUŠTĚNÝ BÍLÝ
- VENTILÁTOR S ČASOVÝM DOBĚHEM A HYDROSTATEM

LEGENDA SVÍTIDEL:

- A X


STROPNÍ SVÍTIDLO IP20
- A2 X

STROPNÍ ŽÁŘIVKOVÉ SVÍTIDLO IP20
- B X

STROPNÍ VESTAVNÉ LED SVÍTIDLO IP44
- C X

SVÍTIDLO S LED ŽÁROVKOU NAD UMYVADLO IP44

- STÁVAJÍCÍ ELEKTROINSTALACE
- RUŠENÁ ELEKTROINSTALACE
- NOVÁ ELEKTROINSTALACE

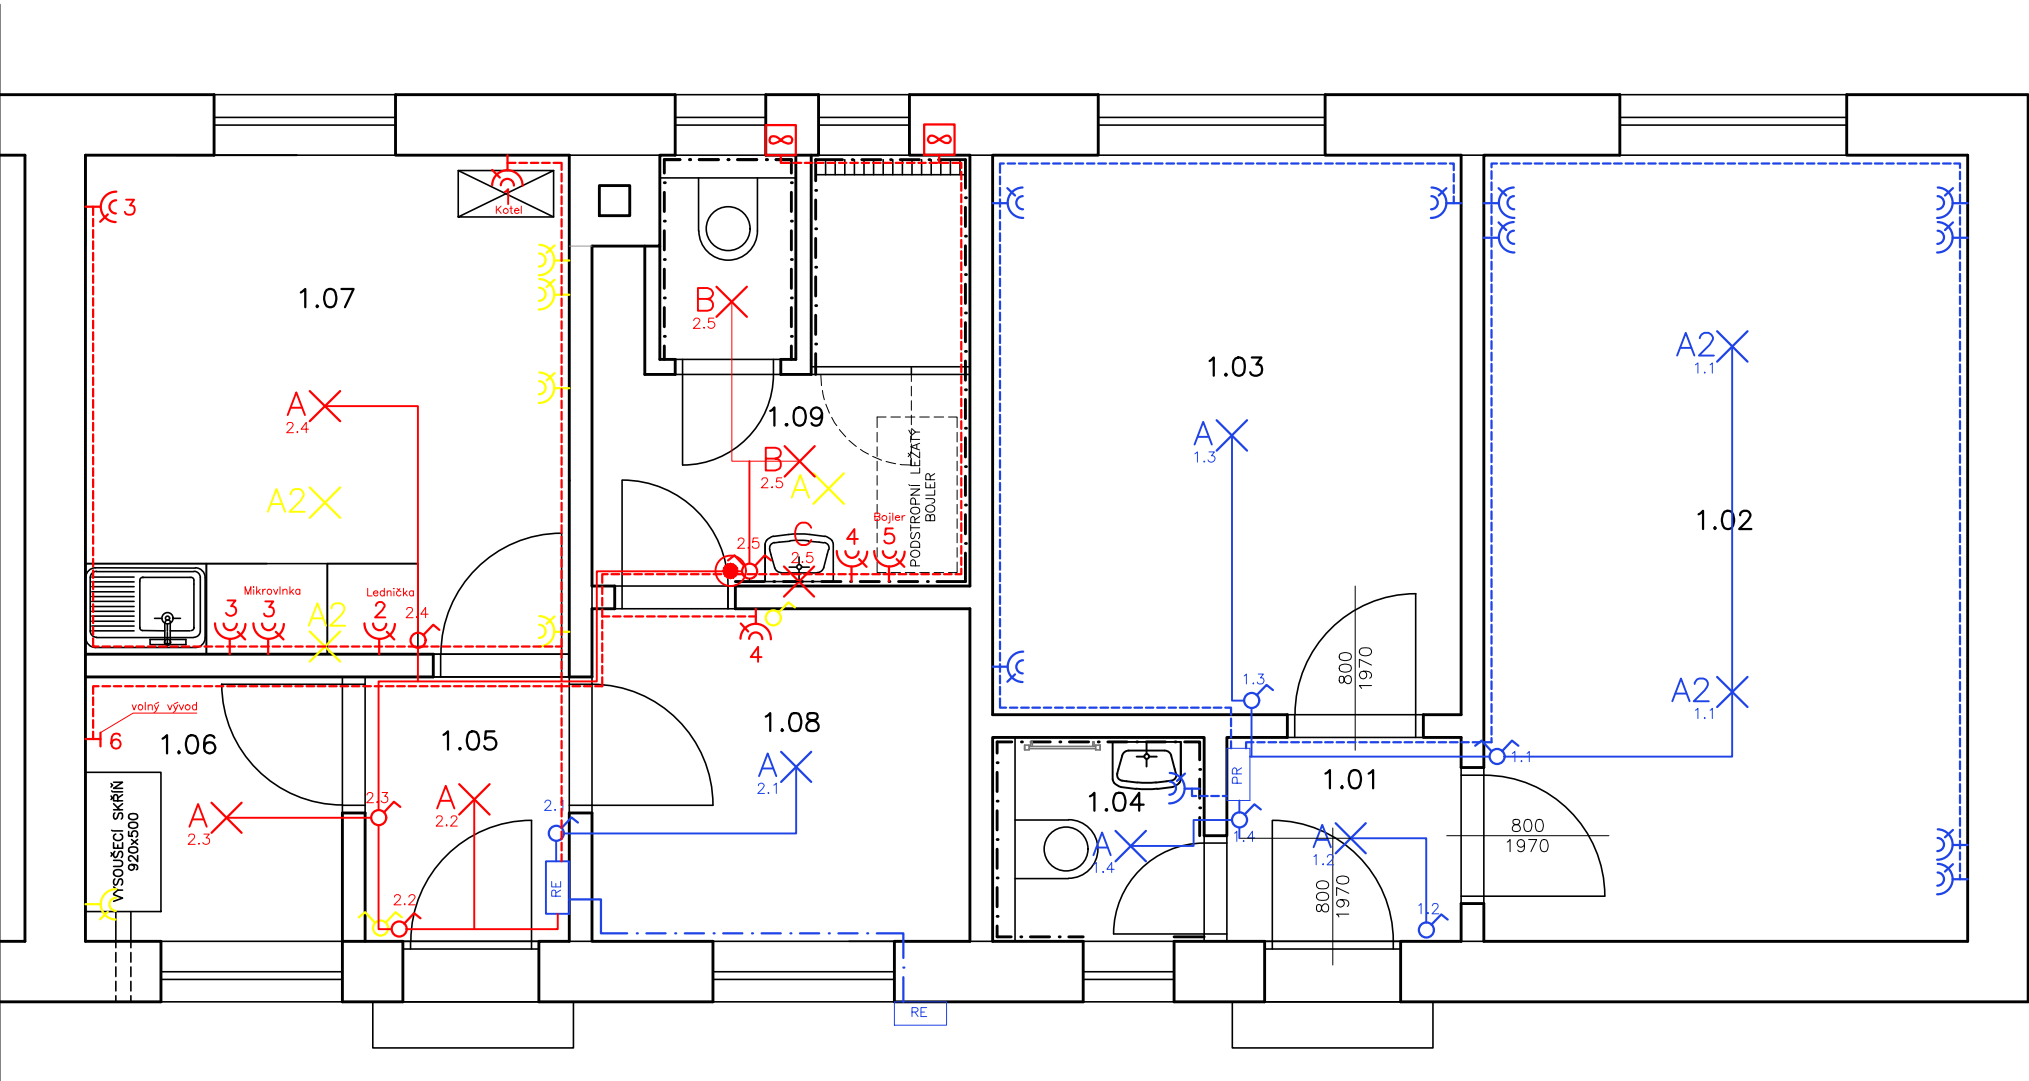

Legenda místností


Č.M.	Účel místnosti	Plocha (m²)	Podlaha	Poznámka
1.01	PŘEDSÍŇ	2,07	KERAM. DLAŽBA	
1.02	KANCELÁŘ	16,64	PVC	
1.03	INSPEKČNÍ POKOJ	11,47	PVC	
1.04	WC	1,89	KERAM. DLAŽBA	
1.05	ZÁDVEŘÍ	2,10	PVC	
1.06	ŠPINAVÁ ŠATNA	3,23	KERAM. DLAŽBA	
1.07	KUCHYŇKA	10,56	KERAM. DLAŽBA	
1.08	ČISTÁ ŠATNA	5,00	KERAM. DLAŽBA	
1.09	WC, SPRCHA	7,35	KERAM. DLAŽBA	
Celkem		60,31		

Poznámka


- ZÁSUVKY A SPÍNAČE V KUCHYŇSKÉM KOUTĚ +1300mm
- ZÁSUVKY V KOUPELNĚ +1200-1300mm
- SVÍTIDLO V KOUPELNĚ NAD UMYVADLEM SPODNÍM OKRAJEM +1750mm
- PŘESNÉ ROZMÍSTĚNÍ VÝVODŮ KUCH. LINKY BUDE ODSOUHLASENO ZÁSTUPCEM INVESTORA
- PŘESNÉ ROZMÍSTĚNÍ ZÁSUVK A SVĚTEL BUDE ODSOUHLASENO ZÁSTUPCEM INVESTORA
- PŘÍSTROJE VE STEJNÉ VÝŠCE SDRUŽOVAT DO VÍCENÁSOBNÝCH RÁMEČKŮ.
- VODIČE BUDOU SPOJOVÁNY PŘÍMO V KRABICÍCH ZA ZÁSUVKAMI A VYPÍNAČI !!!
- PŘED ZAHÁJENÍM STAVEBNÍCH PRACÍ NUTNO PŘEDEM ZKONTROLOVAT VŠECHNY MÍRY A OVĚŘIT S PROJEKTOVOU DOKUMENTACÍ
- KE VŠEM POUŽITÝM VÝROBKŮM BUDOU DOLOŽENY TECHNICKÉ LISTY

KRESLIL:	Ing. arch. M. Manclová	ODP. ŘEŠITEL:	Ing. Martin Rychtecký	<div> SONDEO s.r.o.</div>
ZPRACOVAL:	Ing. arch. M. Manclová	KONTROLA:	Ing. Martin Rychtecký	
OBJEDNATEL:	Povodí Moravy, s.p., Dřevařská 932/11, Veverí, 602 00 Brno			SONDEO, s.r.o., Blatného 1885/36, 616 00 Brno www.sondeo.cz
INVESTOR:	Povodí Moravy, s.p., Dřevařská 932/11, Veverí, 602 00 Brno			Č. ZAKÁZKY: 190020/1
STAVBA ZAKÁZKA:	STŘEDISKO HODONÍN Stavební úpravy objektu			ÚČEL: DSP
OBSAH PŘÍLOHY:	Půdorys - elektroinstalace p. č. 3567/1, k.ú. Hodonín 640417			FORMÁT: 2xA4 DATUM: 5/2019 ČÍS. ZPRÁVY: 1
				MĚŘÍTKO: 1:50 ČÍSLO PŘÍLOHY: D1.2.3


ČELNÍ POHLED

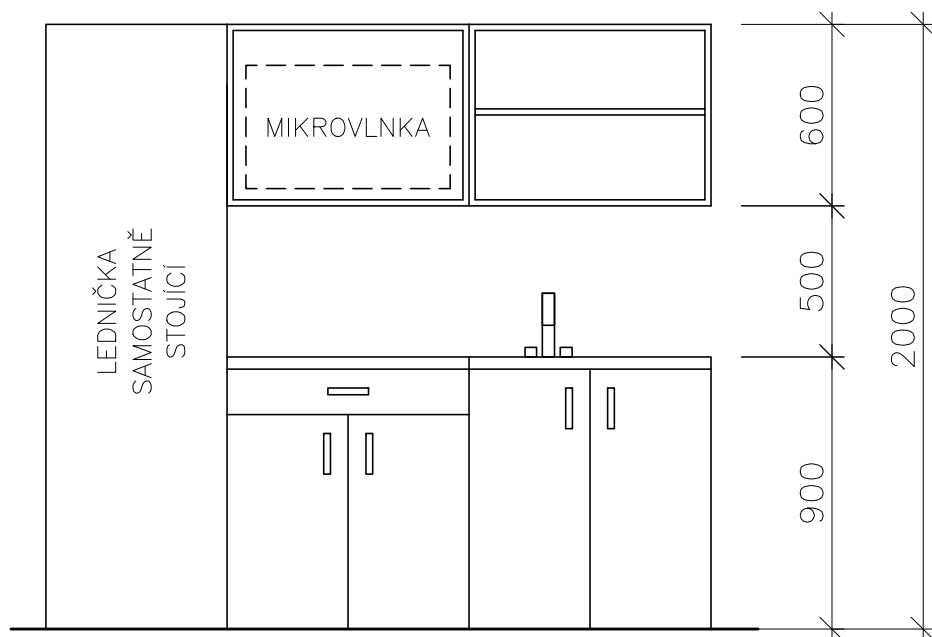


BOČNÍ POHLED

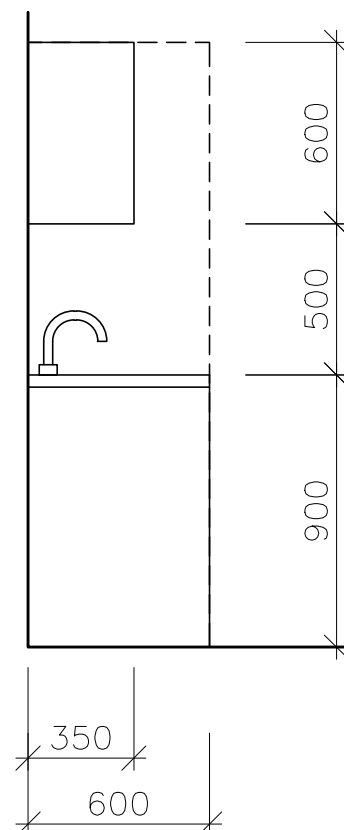






PŮDORYS

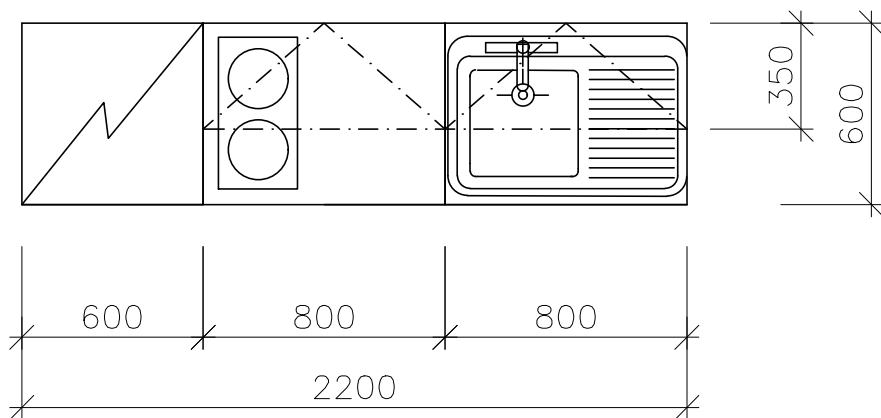

   
 
 
 
 

 


KRESLIL:	Ing. arch. M. Manclová	ODP. ŘEŠITEL:	Ing. Martin Rychtecký	<div> SONDEO s.r.o.</div>	
ZPRACOVAL:	Ing. arch. M. Manclová	KONTROLA:	Ing. Martin Rychtecký		
OBJEDNATEL:	Povodí Moravy, s.p., Dřevařská 932/11, Veveří, 602 00 Brno			SONDEO, s.r.o., Blatného 1885/36, 616 00 Brno www.sondeo.cz	
INVESTOR:	Povodí Moravy, s.p., Dřevařská 932/11, Veveří, 602 00 Brno			Č. ZAKÁZKY:	190020/1
STAVBA ZAKÁZKA:	STŘEDISKO HODONÍN Stavební úpravy objektu			ÚČEL:	DSP
OBSAH PŘÍLOHY:	Schéma kuchyňské linky p. č. 3567/1, k.ú. Hodonín 640417			FORMÁT:	DATUM: 5/2019
				1xA4	ČÍS. ZPRÁVY: 1
				MĚŘÍTKO:	ČÍSLO PŘÍLOHY:
				1:25	D1.2.4

KRESLIL:	Ing. arch. M. Manclová	ODP. ŘEŠITEL:	Ing. Martin Rychtecký	<div> SONDEO s.r.o.</div>	
ZPRACOVAL:	Ing. arch. M. Manclová	KONTROLA:	Ing. Martin Rychtecký		
OBJEDNATEL:	Povodí Moravy, s.p., Dřevařská 932/11, Veveří, 602 00 Brno			SONDEO, s.r.o., Blatného 1885/36, 616 00 Brno www.sondeo.cz	
INVESTOR:	Povodí Moravy, s.p., Dřevařská 932/11, Veveří, 602 00 Brno			Č. ZAKÁZKY:	190020/1
STAVBA ZAKÁZKA:	STŘEDISKO HODONÍN Stavební úpravy objektu			ÚČEL:	DSP
OBSAH PŘÍLOHY:	Výpis prvků p. č. 3567/1, k.ú. Hodonín 640417			FORMÁT:	DATUM: 9/2019
				2xA4	ČÍS. ZPRÁVY: 1
				MĚŘÍTKO:	ČÍSLO PŘÍLOHY:
				-	D1.2.5

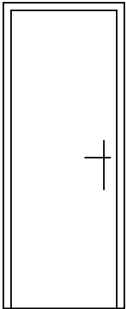VÝPIS PRVKŮ

ozn.	schéma	popis	počet
ZL1	 800x1970	<ul style="list-style-type: none"> - DVEŘNÍ KŘÍDLO LEVÉ Š.800, PLNÉ, ZÁKLADNÍ DEKOR – BÍLÉ - ZÁRUBNĚ OCELOVÉ LEVÉ, OPATŘENÉ NÁTĚREM (BARVA BUDE UPŘESNĚNA INVESTOREM) 	2
L2	 800x1970	<ul style="list-style-type: none"> - DVEŘNÍ KŘÍDLO LEVÉ Š.800, PLNÉ, ZÁKLADNÍ DEKOR – BÍLÉ - BEZ NOVÉ ZÁRUBNĚ 	1
ZP2	 700x1970	<ul style="list-style-type: none"> - DVEŘNÍ KŘÍDLO PRAVÉ Š.700, PLNÉ, ZÁKLADNÍ DEKOR – BÍLÉ - ZÁRUBNĚ OCELOVÉ PRAVÉ, OPATŘENÉ NÁTĚREM (BARVA BUDE UPŘESNĚNA INVESTOREM) 	1
ZL3	 600x1970	<ul style="list-style-type: none"> - DVEŘNÍ KŘÍDLO LEVÉ Š.600, PLNÉ, ZÁKLADNÍ DEKOR – BÍLÉ - ZÁRUBNĚ OCELOVÉ LEVÉ, OPATŘENÉ NÁTĚREM (BARVA BUDE UPŘESNĚNA INVESTOREM) 	1
KCH	 1600x600	<ul style="list-style-type: none"> - KUCHYŇSKÁ LINKA, VIZ. VÝKRES KUCHYŇSKÉ LINKY - LEDNÍČKA SAMOSTATNĚ STOJÍCÍ 	1

VÝPIS PRVKŮ

ozn.	schéma	popis	počet
WC		– ZÁVĚSNÝ WC KOMPLET GEBERIT KOMBIFIX, PŘEDNÍ OVLÁDÁNÍ, SEDÁTKO BÍLÉ	2
UM1		– UMYVADLO BÍLÉ, ŠÍŘKY 55 cm SE STOJÁNKOVOU BATERIÍ, SIFON CHROM	1
UM2		– UMYVADLO BÍLÉ, ŠÍŘKY 35 cm SE STOJÁNKOVOU BATERIÍ, SIFON CHROM	1
B		– ELEKTRICKÝ OHŘÍVAČ VODY, HORIZONTÁLNÍ, OBJEM 120l, ROZMĚRY cca 1100x480x460	1
SP		– NÁSTĚNNÁ SPRCHOVÁ BATERIE SE SPRCHOU A TYČÍ S POSUVNÝM DRŽÁKEM SPRCHY	1
Ž		– NÁSTĚNNÝ OTOPNÝ TEPLOVODNÍ ŽEBŘÍK, BÍLÁ BARVA, Š. 450	1
S1		– ŠATNÍ SKŘÍŇ S LAVIČKOU, ROZMĚR 600x800x2250mm	4
S2	 VYSOUŠECÍ SKŘÍŇ 920x500	– VYSOUŠECÍ ŠATNÍ SKŘÍŇ SE ZÁVĚSNÝMI HÁKY NA OBUV, ZÁVĚSNÝMI HÁČKY NA RUKAVICE A TYČÍ PRO ZAVĚŠENÍ KABÁTŮ A BUND, KAPACITA 4 PÁRY OBUVI, 4 PÁRY RUKAVIC A 4 PÁRY OBLEKŮ, ROZMĚR cca 920x1930x500mm	1
OT		– DESKOVÉ OTOPNÉ TĚLESO S BOČNÍM PŘIPOJENÍM, BÍLÁ BARVA, ROZMĚR 600x100x700mm	1