


PŮDORYS I-I

SO 01 ÚPRAVY MVE

PS 01 TECHNOLOGICKÁ ČÁST STROJNÍ

PS 02 TECHNOLOGICKÁ ČÁST ELEKTRO

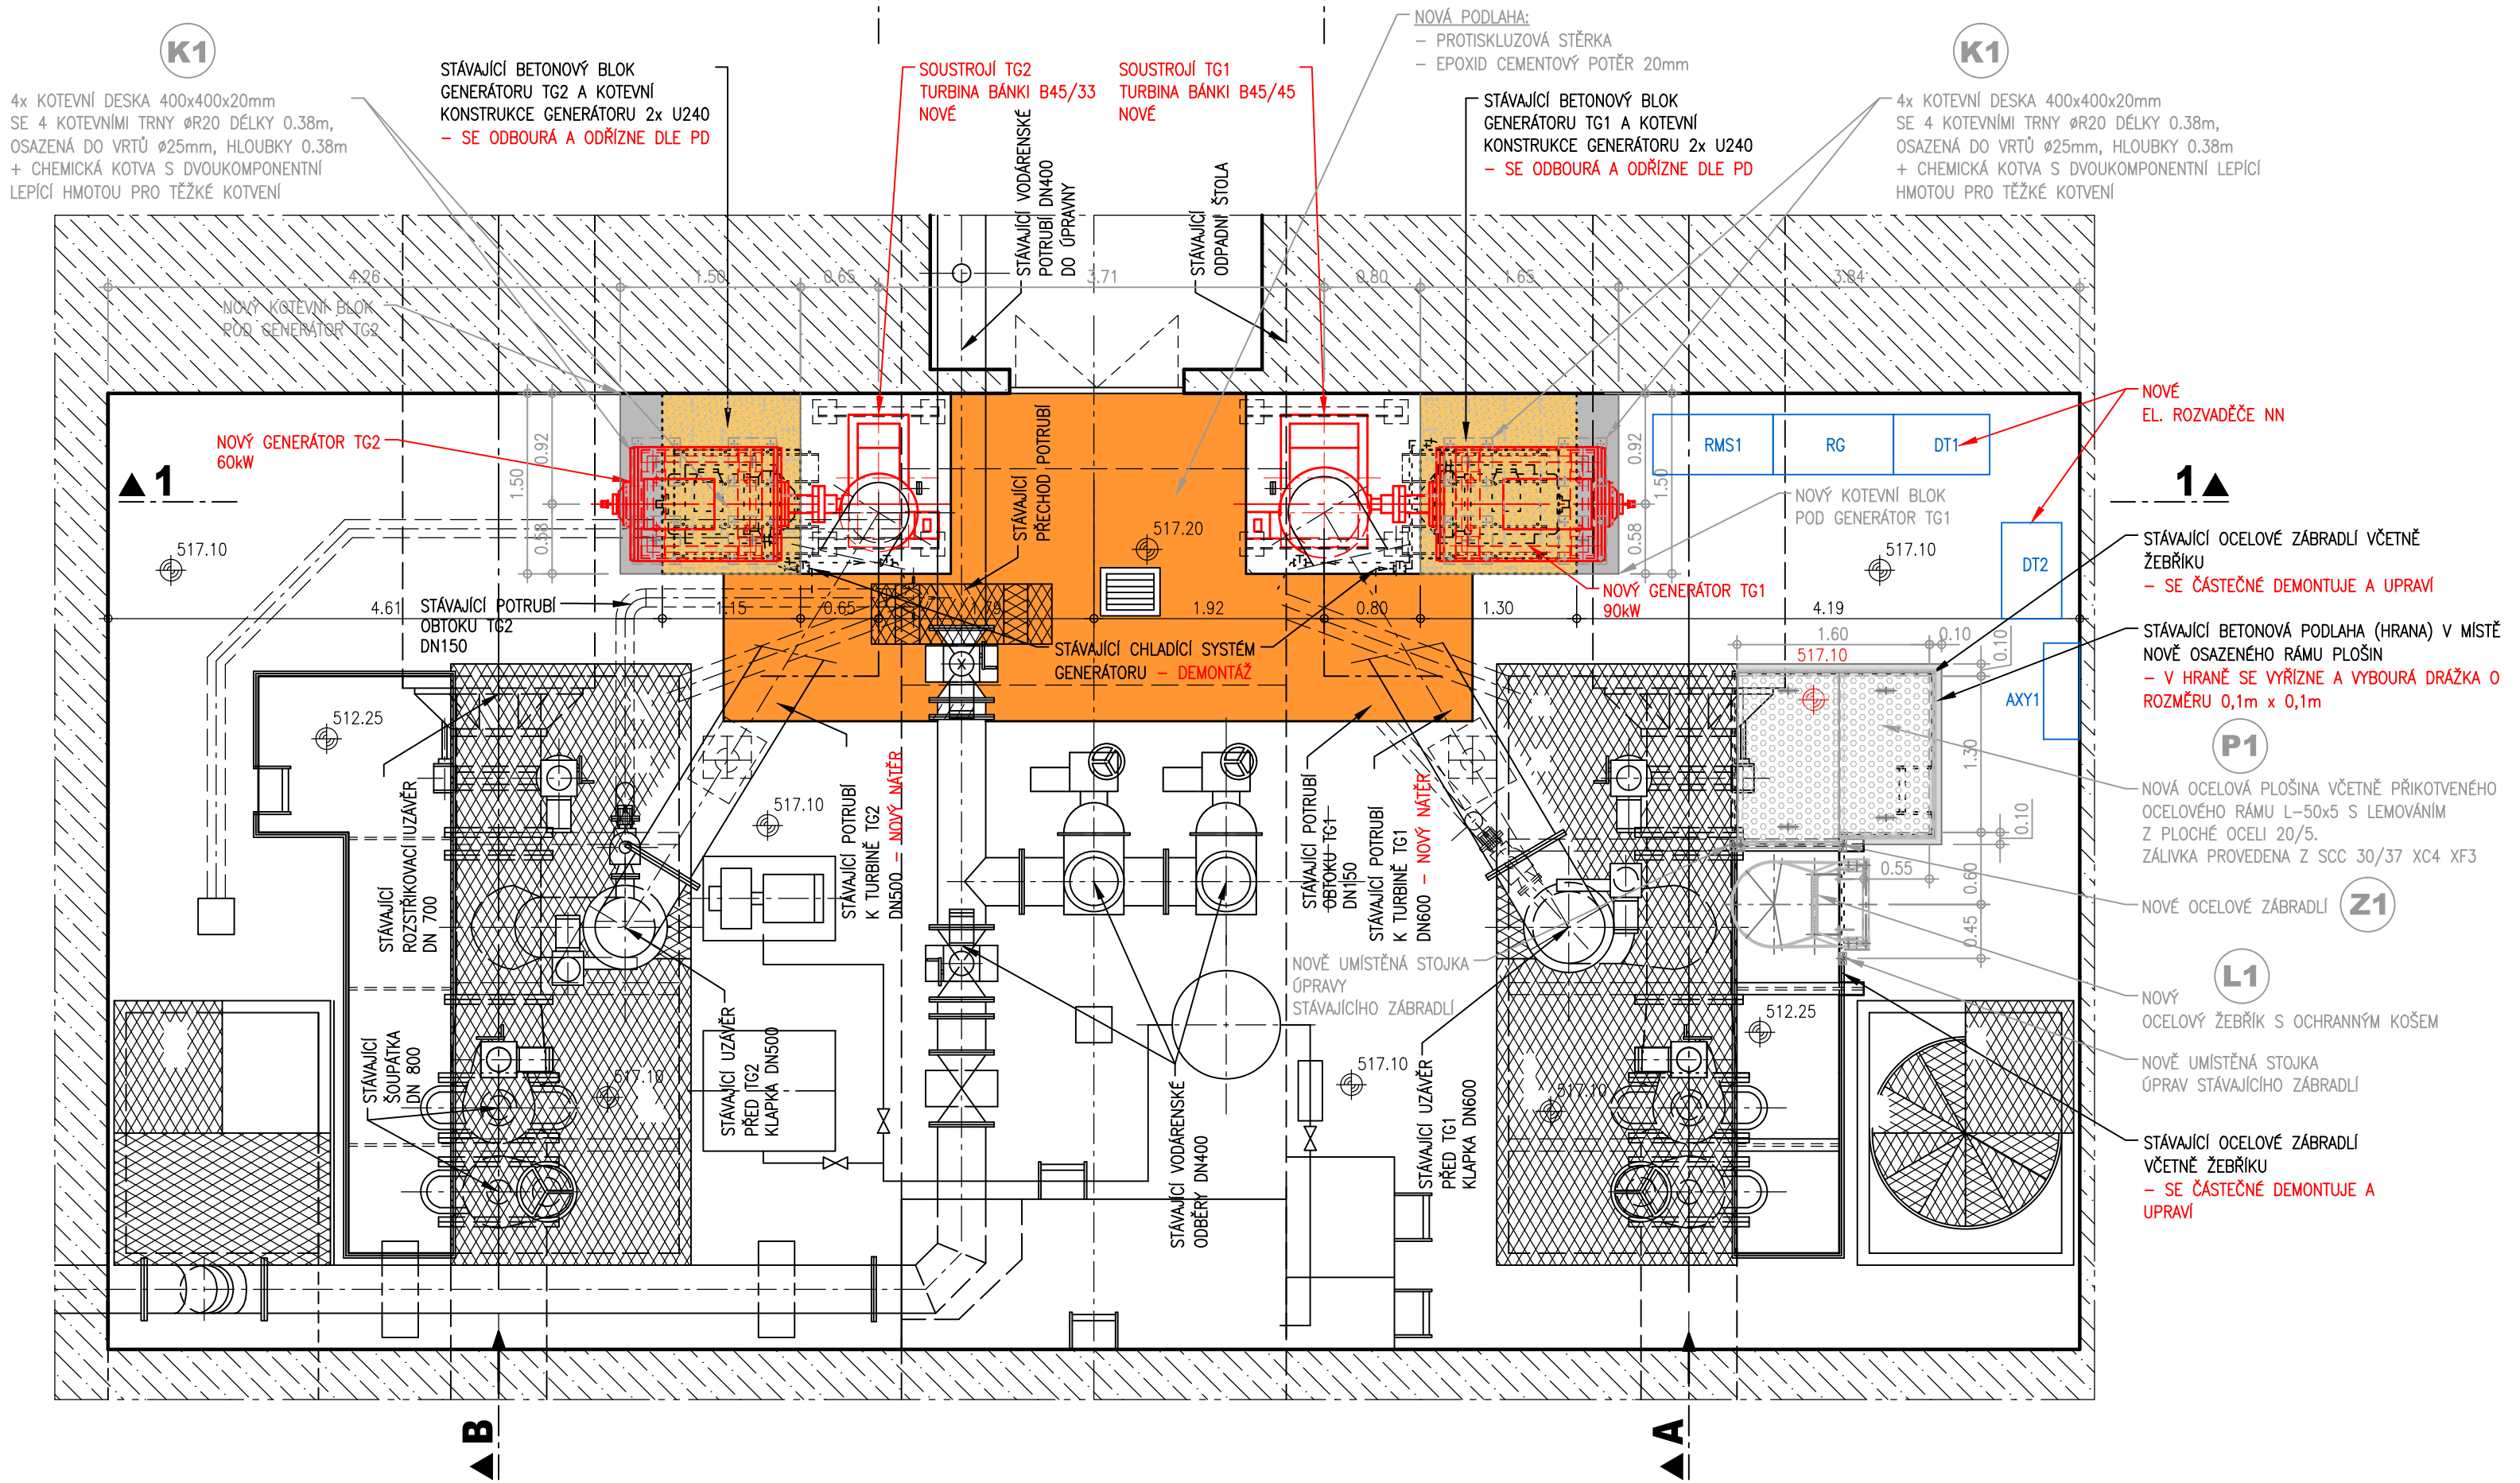

LEGENDA :

- STÁVAJÍCÍ KONSTRUKCE
- BOURÁNÍ
- NOVÉ ŽELEZOBETONOVÉ KONSTRUKCE BETON C30/37 XC4 XF3
- TECHNOLOGICKÁ ČÁST

VÝŠKOVÝ SYSTÉM : BALT PO VYROVNÁNÍ
KÓTOVANO v [m]

AQUATIS a.s. Botanická 834/56, 602 00 Brno		Tel: +420 541 554 111 Fax: +420 541 211 205		E-mail: info@aquatis.cz http://www.aquatis.cz	
Zodpovědný projektant ING. MILOSLAV KUPSKÝ		Hlavní inženýr projektu ING. OLDŘICH NEUMAYER CSc.		Vedoucí střediska ING. OLDŘICH NEUMAYER CSc.	
Výpracoval JIRÍ HRADSKÝ		Kontroloval ING. TOMÁŠ ROTH		Zakázkové číslo 200118A	
Datum LISTOPAD, 2020	Stupeň dokumentace DPS	Název souboru D1_Lučina_DPS.DWG			
Akce					
MVE Lučina - rekonstrukce technologie D. DOKUMENTACE OBJEKTŮ A TECHNOLOGICKÝCH ZAŘÍZENÍ D.2.1. PS01 TECHNOLOGICKÁ ČÁST STROJNÍ D.2.1.2. VÝKRESOVÁ ČÁST					
Příloha					
Měřítko 1 : 50			Číslo přílohy D.2.1.2.1.		
Objednatel POVOŘÍ VLTAVY, STÁTNÍ PODNIK					