



# PŮDORYS I-I

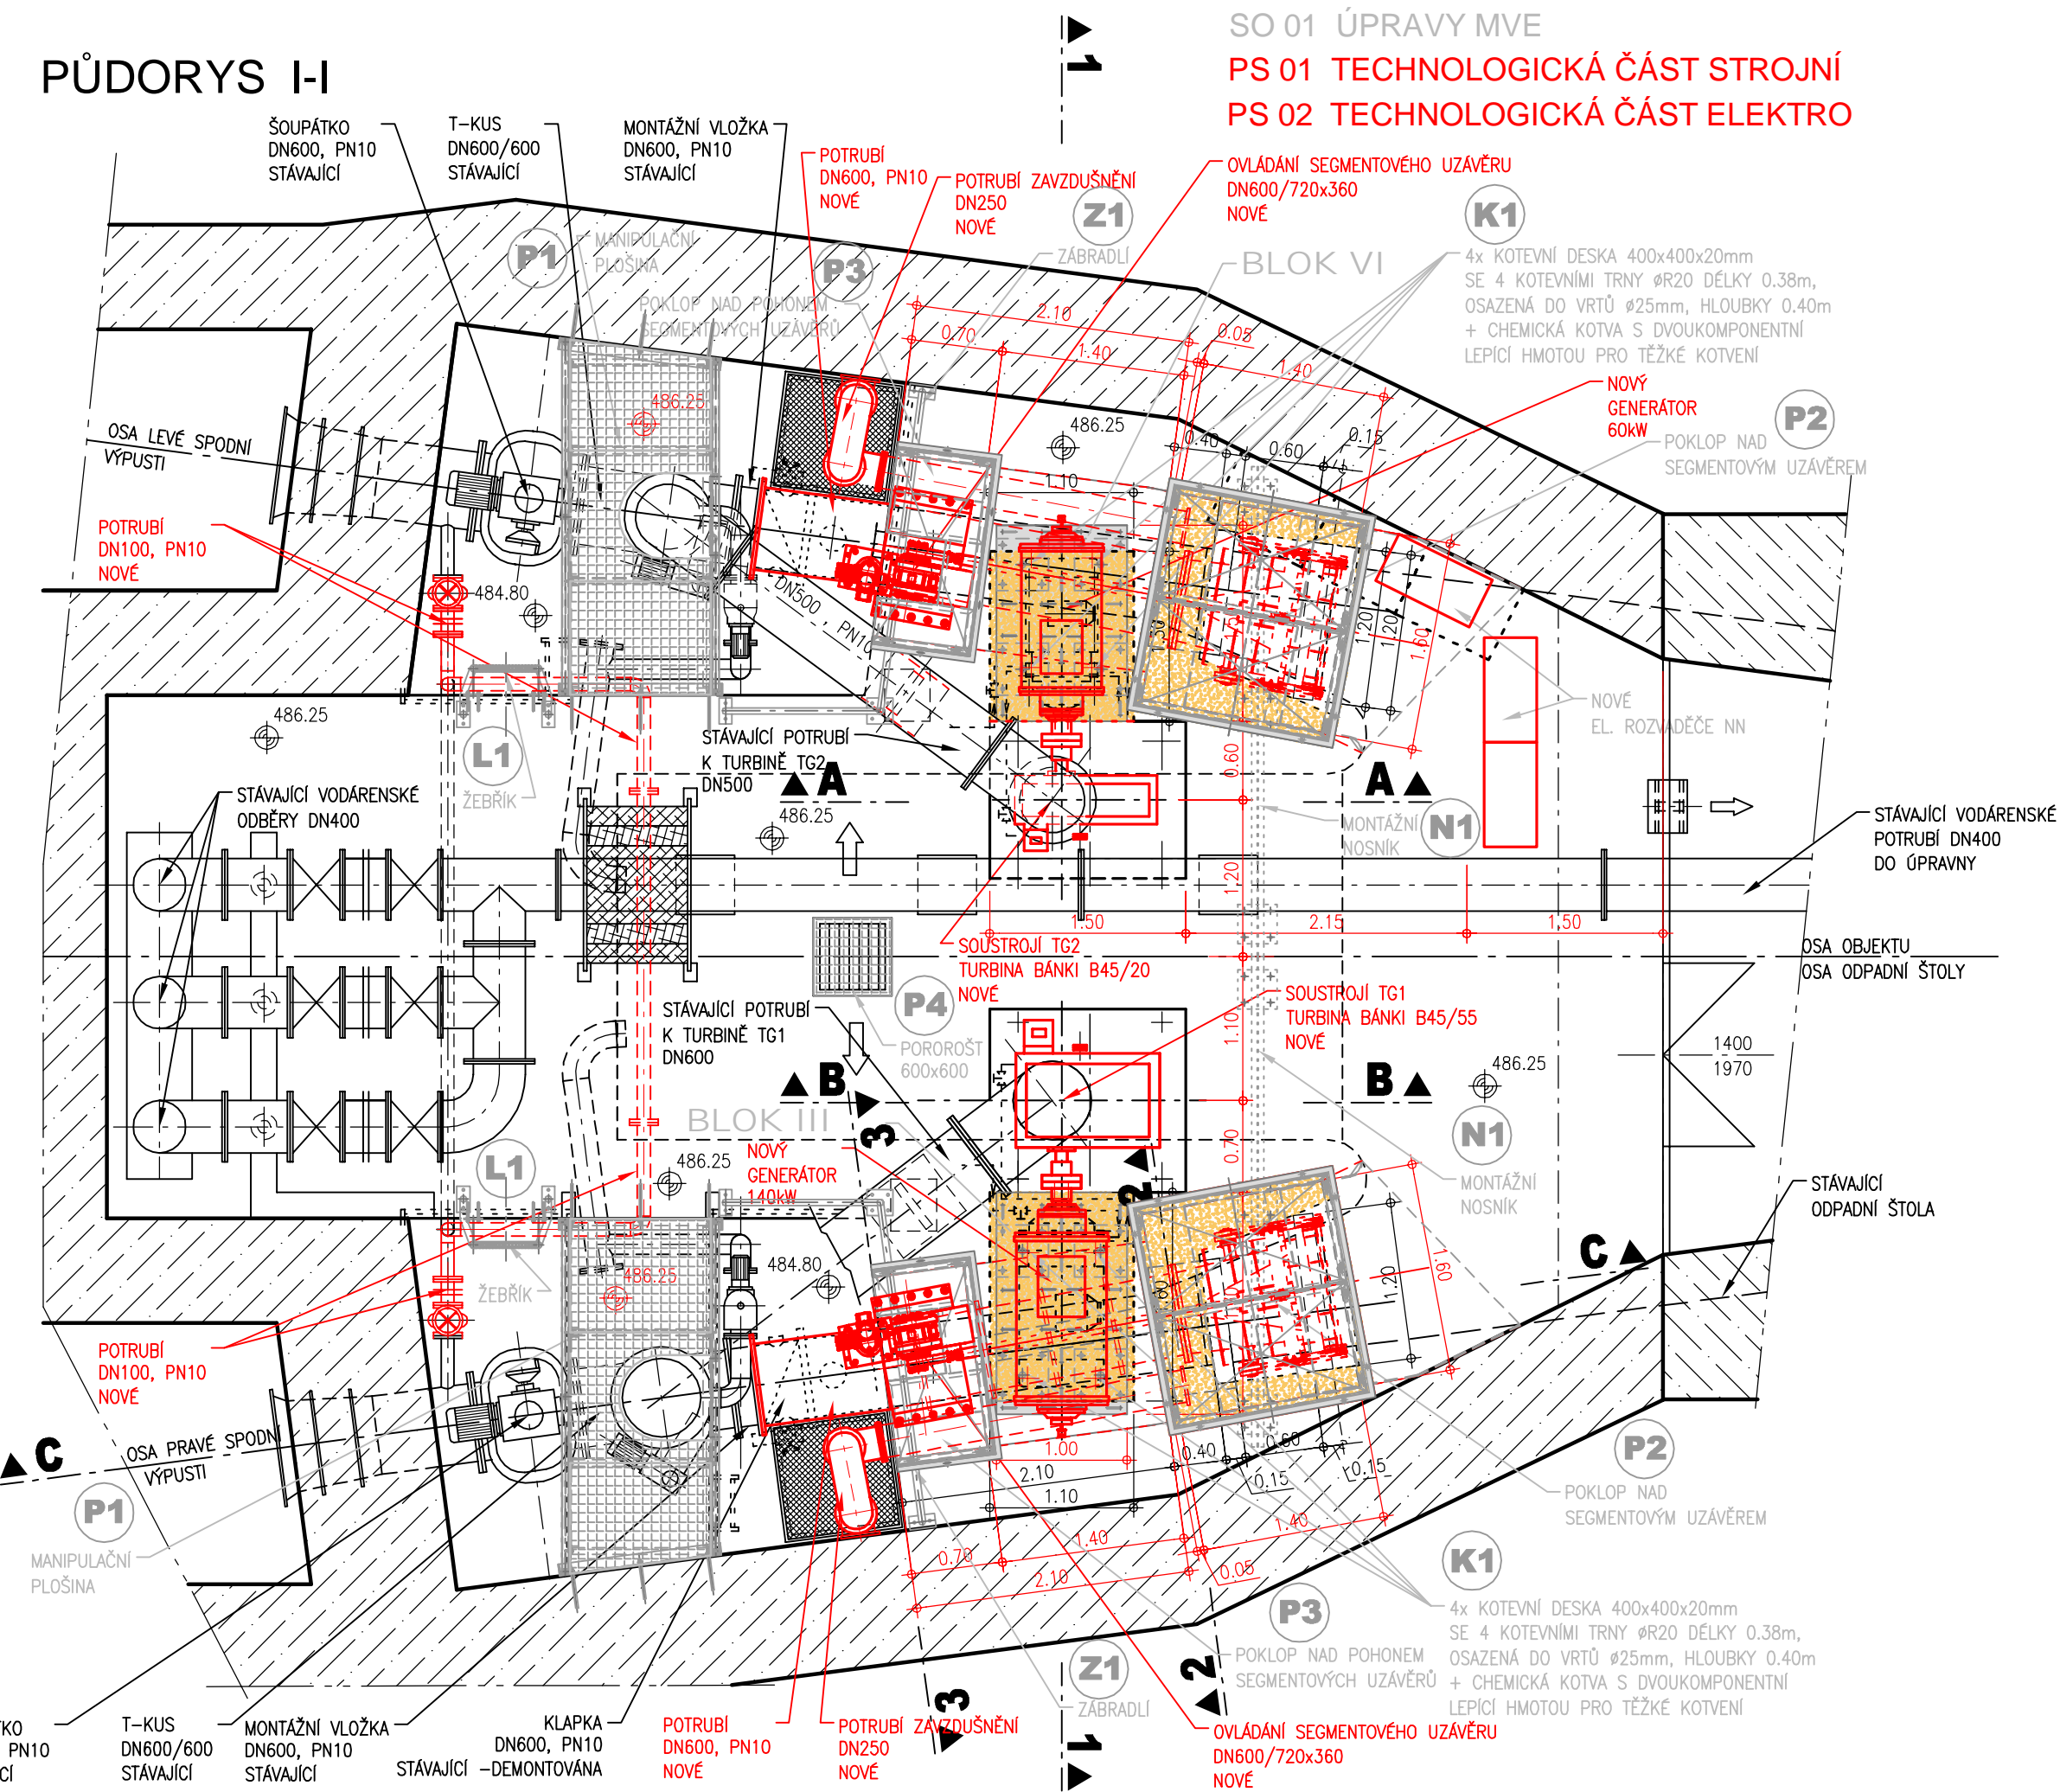

# PŮDORYS II-II

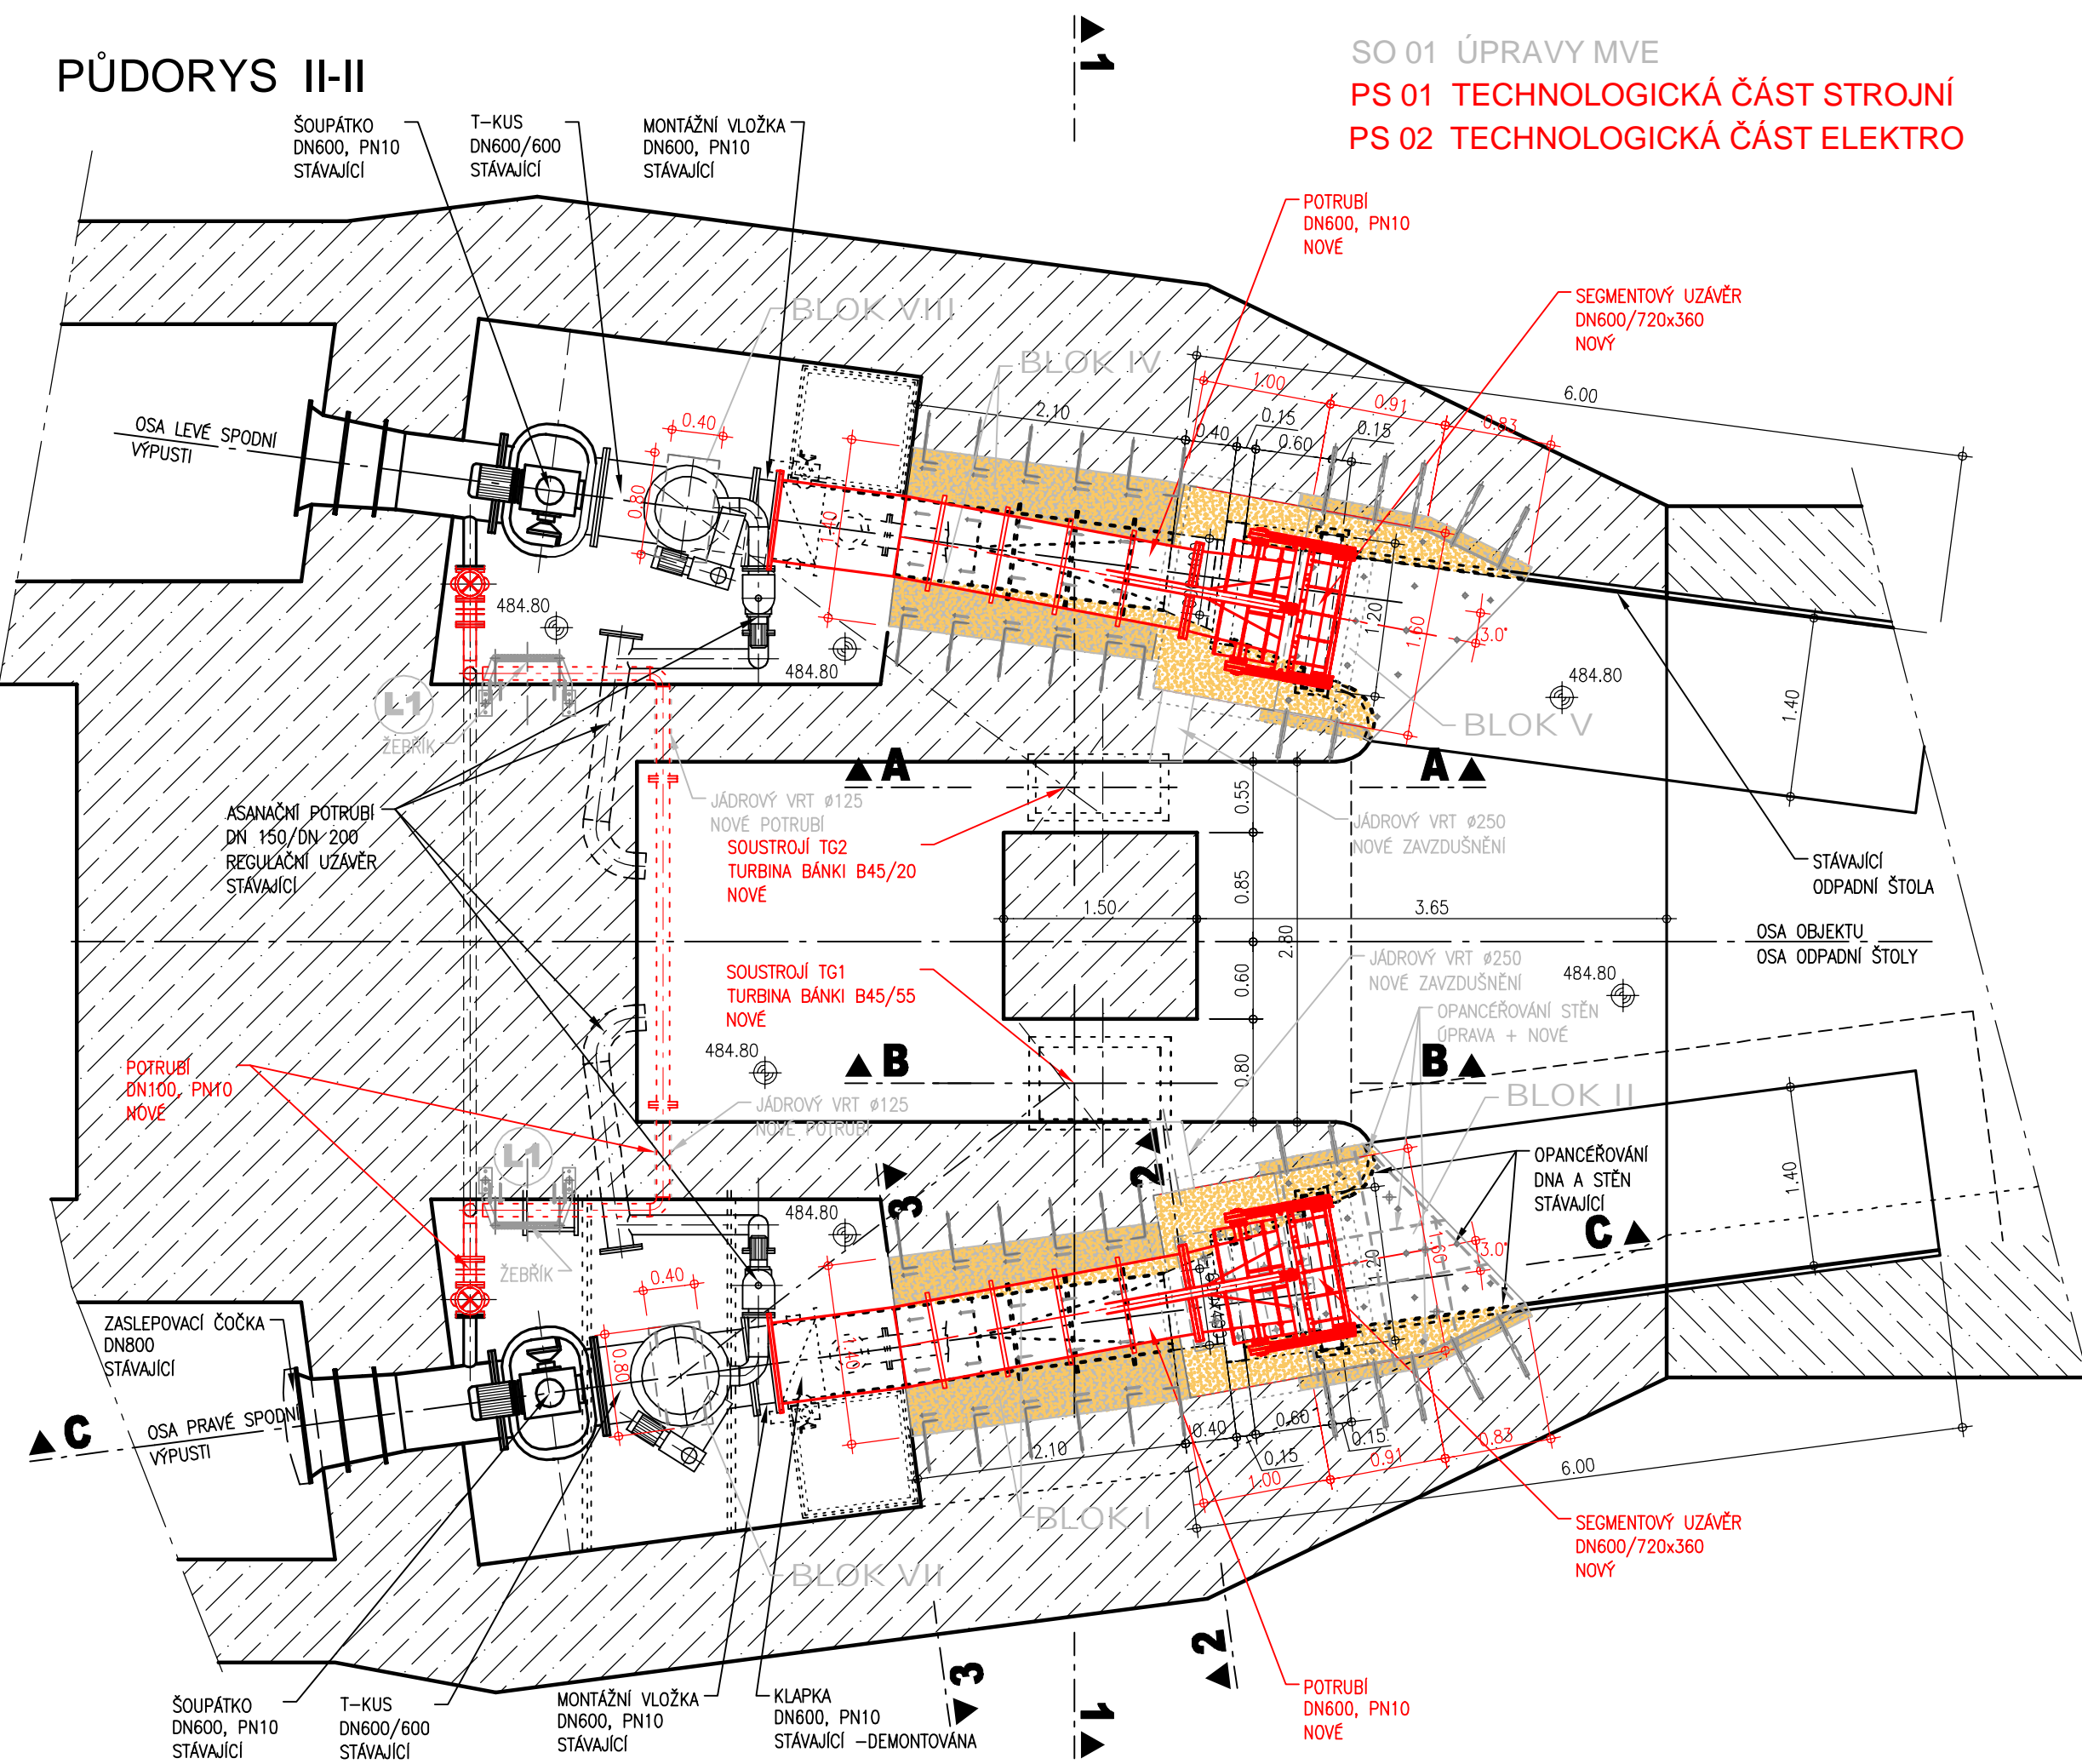

**AQUATIS**

AQUATIS a.s.  
 Botanická 834/56, 602 00 Brno  
 Tel: +420 541 554 111  
 Fax: +420 541 211 205  
 E-mail: info@aquatis.cz  
 http://www.aquatis.cz

Zodpovědný projektant  
 ING. MILOSLAV KUPSKÝ

Hlavní inženýr projektu  
 ING. OLDŘICH NEUMAYER CSc.

Vedoucí střediska  
 ING. OLDŘICH NEUMAYER CSc.

Vypracoval  
 RENATA NĚMEČKOVÁ

Kontroloval  
 ING. TOMÁŠ ROTH

Zákazkové číslo  
 200117A

Datum  
 LEDEN, 2021

Stupeň dokumentace  
 DPS

Název souboru  
 D Žlutice DPS\_DDWG

**MVE Žlutice - rekonstrukce technologie**  
**D. DOKUMENTACE OBJEKTŮ A TECHNOLOGICKÝCH ZAŘÍZENÍ**  
**D.2.1. PS01 TECHNOLOGICKÁ ČÁST STROJNÍ**  
**D.2.1.2. VÝKRESOVÁ ČÁST**

**Příloha**  
**PŮDORYS I-I, II-II**

**Měřítko**  
**1 : 50**

**Číslo přílohy**  
**D.2.1.2.1.**

**Objednatel**  
 POVOŘÍ VLTAVY, STÁTNÍ PODNIK