

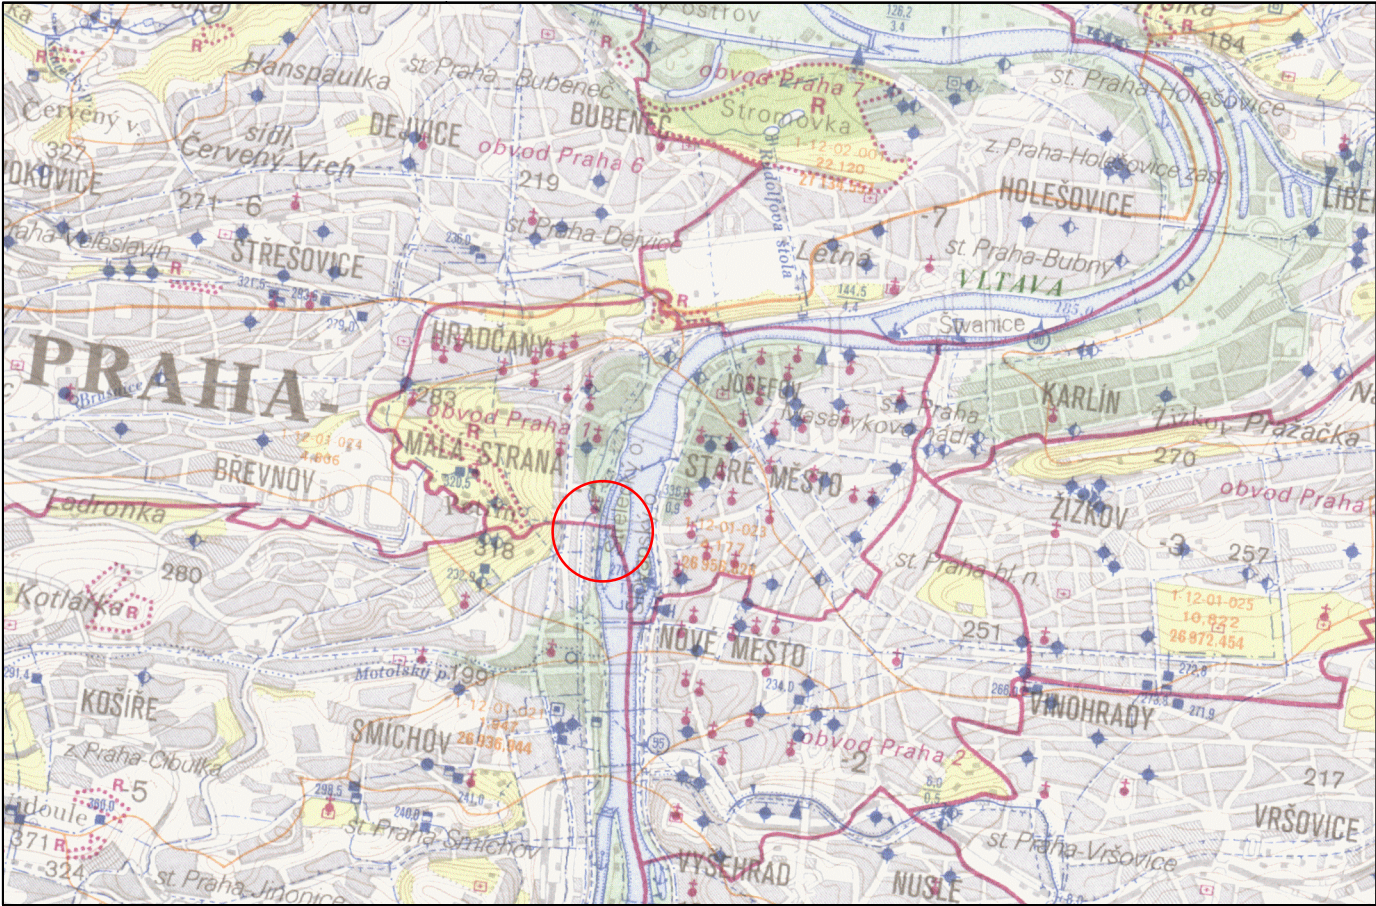


VLTAVA, VD SMÍCHOV, Ř.KM 53,5 - 53,7 - DPK - OPRAVA POCHOZÍCH PLAT

M 1:50 000

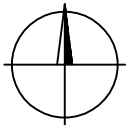

M 1:10 000

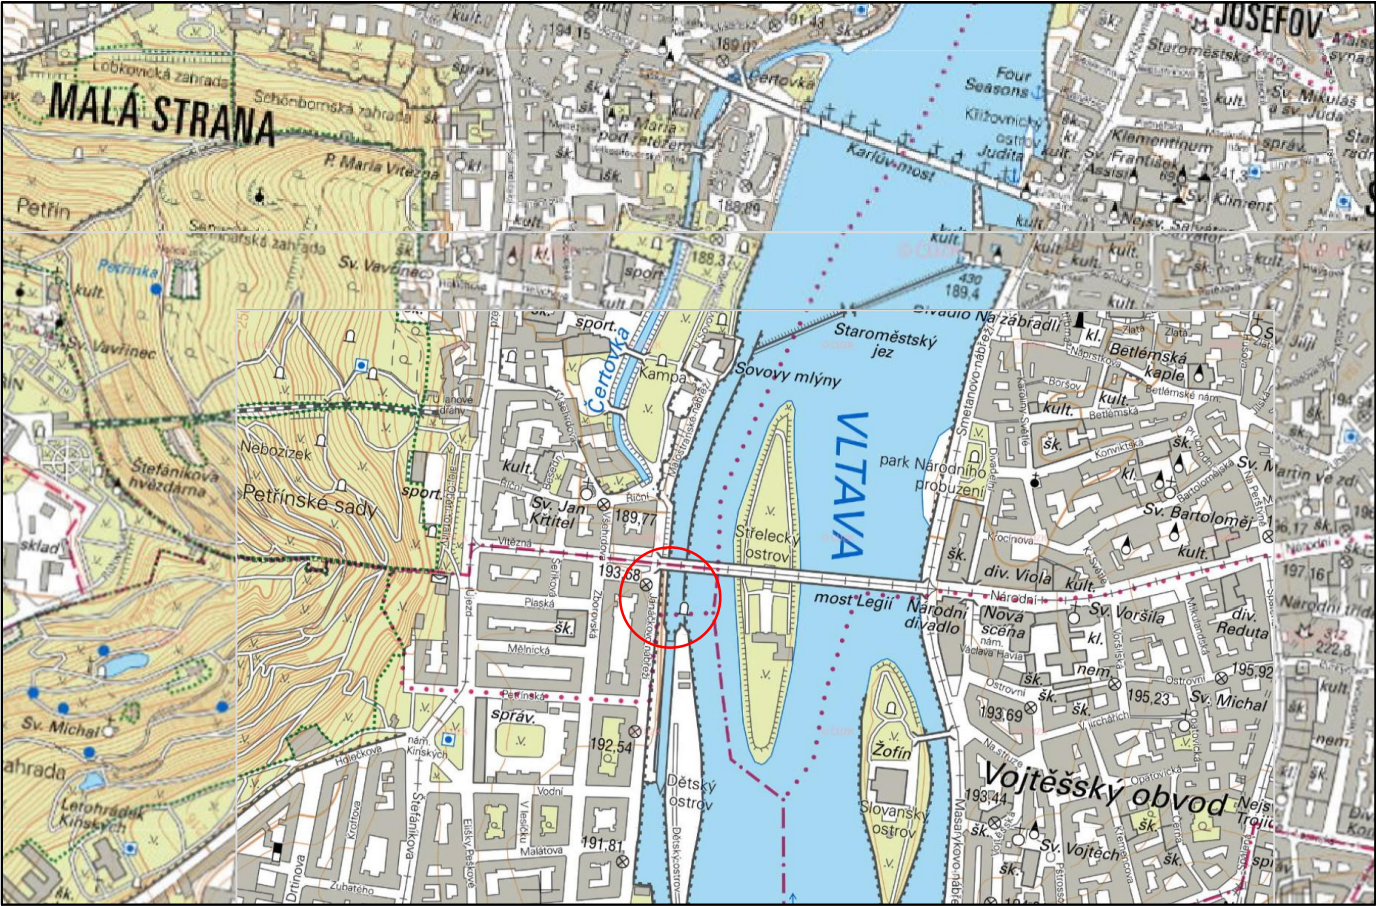

LEGENDA

 ZÁJMOVÁ LOKALITA

VYPRACOVAL		KONTROLOVAL	ING. M. KLIMEŠOVÁ Ph.D. Pilovská 379 190 16 Praha 9 tel.: 774 803 690		<div></div> <div>M - HYDRO</div> <div>VODOHOSPODÁŘSKÁ PROJEKCE</div>				
ING. M. KLIMEŠOVÁ, Ph.D.									
MÍSTO	VD SMÍCHOV		INVESTOR POVODÍ VLTAVY, s.p.			SMLOUVA		PVL-2480/2019/SML	
KRAJ	HL. M. PRAHA					ČÍSLO ZAKÁZKY		10/21	
AKCE VLTAVA, VD SMÍCHOV, Ř.KM 53,5 - 53,7 DPK - OPRAVA POCHOZÍCH PLAT						FORMÁT		A3	
						DATUM		ČERVEN 2021	
						STUPEŇ		DPS	
						ČÍSLO PŘÍLOHY		Č. PARÉ	
MĚŘÍTKO 1:50 000 1:10 000	VÝKRES PŘEHLEDNÁ SITUACE					C.1.			