



SO 338 HRÁZOVÁ PROPUST DN 300 na LB Opavy nad silnicí I/45
PŘÍČNÝ ŘEZ 1:100

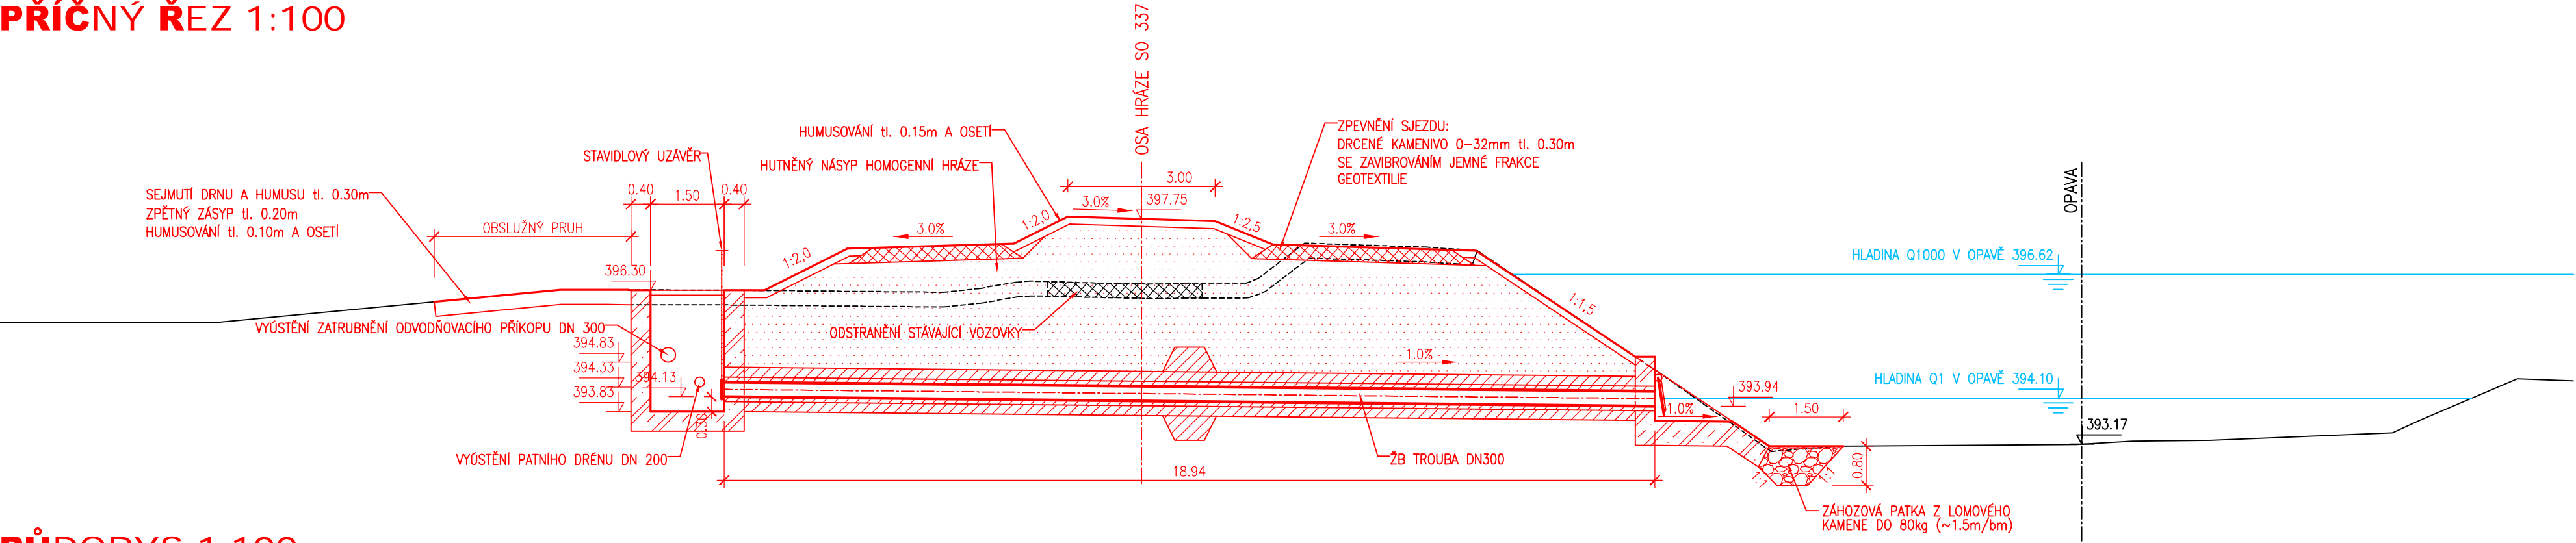

PŮDORYS 1:100

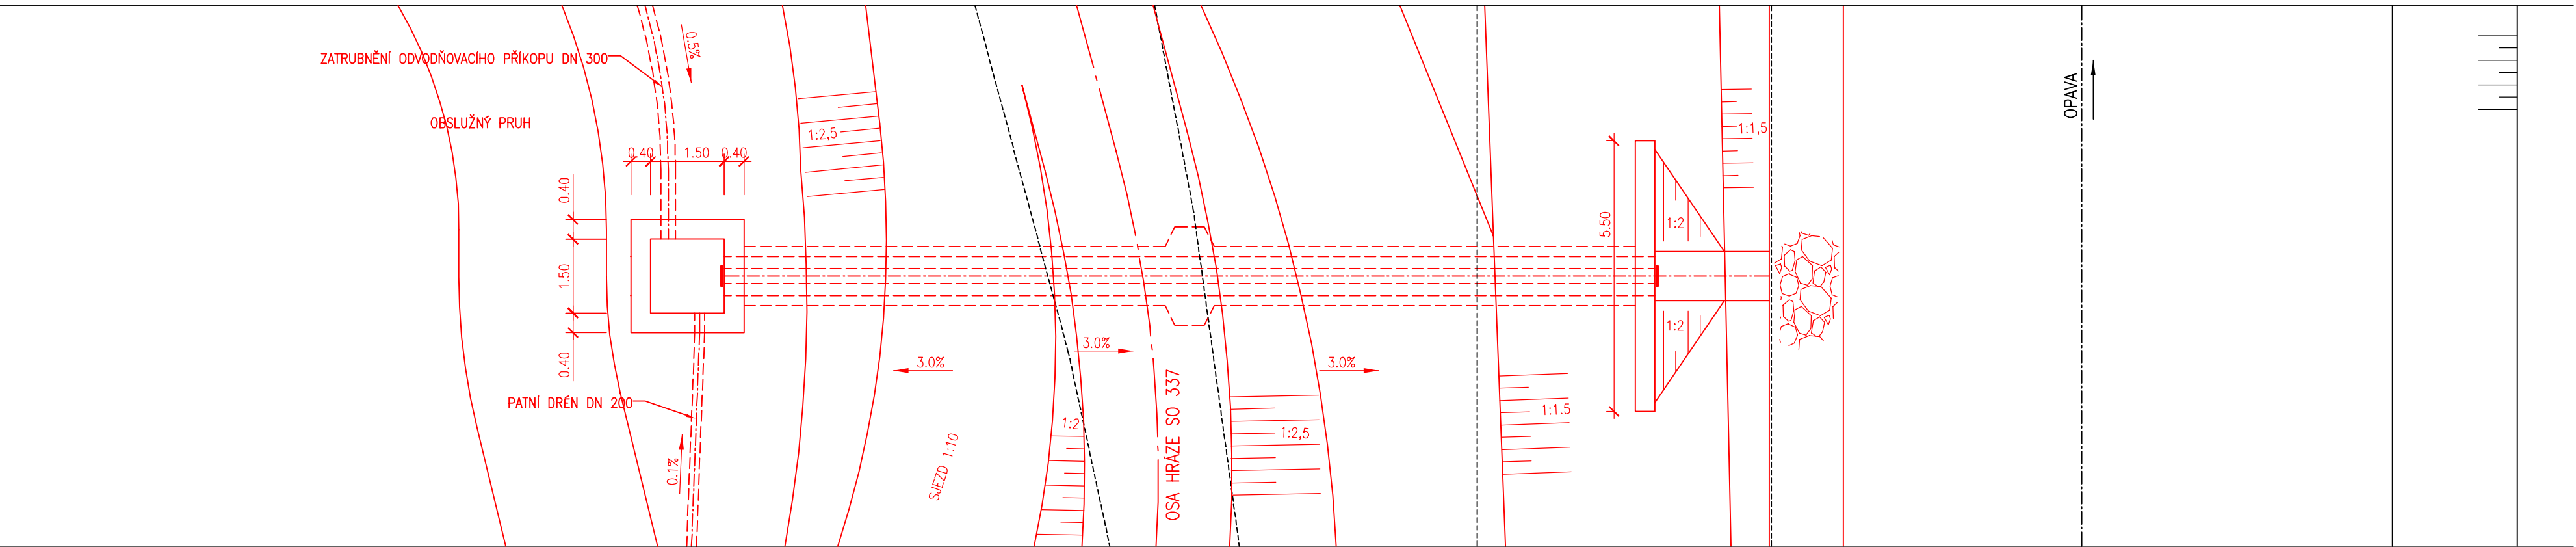

VÝŠKOVÝ SYSTÉM: BALT PO VYROVNÁNÍ

Akce
OPATŘENÍ NA HORNÍ OPAVĚ, PŘÍPRAVA AKCE V OBDOBÍ 2013-2016

Objednatel
Povodí Odry, státní podnik

Zhotovitel
Společnost "OH"

AQUATIS GEOtest JUGeo-GVP

AKTUALIZACE 03/2019

AQUATIS

AQUATIS a.s. Botanická 834/56, 602 00 Brno	Tel: +420 541 554 111 Fax: +420 541 211 205	E-mail: info@aquatis.cz http://www.aquatis.cz
Zodpovědný projektant ING. JIRÍ SEDIVÝ	Hlavní inženýr projektu ING. PETR TUPÝ	Vedoucí střediska ING. JIRÍ SVANCARA
Vypracoval ING. ADAM FORMÁNEK	Kontrolýs ING. JIRÍ SVANCARA	Zakázkové číslo 15186.3137
Datum ZÁŘÍ, 2016	Stupeň dokumentace DUR	Název souboru SO_338_Hrazova_propust.dwg

Akce

**OPATŘENÍ NA HORNÍ OPAVĚ,
PŘÍPRAVA AKCE V OBDOBÍ 2013-2016
VD NOVÉ HEŘMINOVY - SOUVISEJÍCÍ OBJEKTY, OH**

D. VÝKRESOVÁ DOKUMENTACE

Příloha

**PŮDORYS A PODÉLNÝ ŘEZ HRÁZOVOU PROPUSTÍ
NA LB OPAVY NAD SILNICÍ I/45**

Měřítko

1 : 100

Číslo přílohy

D.1.4

Objednatel

POVODÍ ODRY, STÁTNÍ PODNIK