



PŮDORYS
M 1:200

0,200

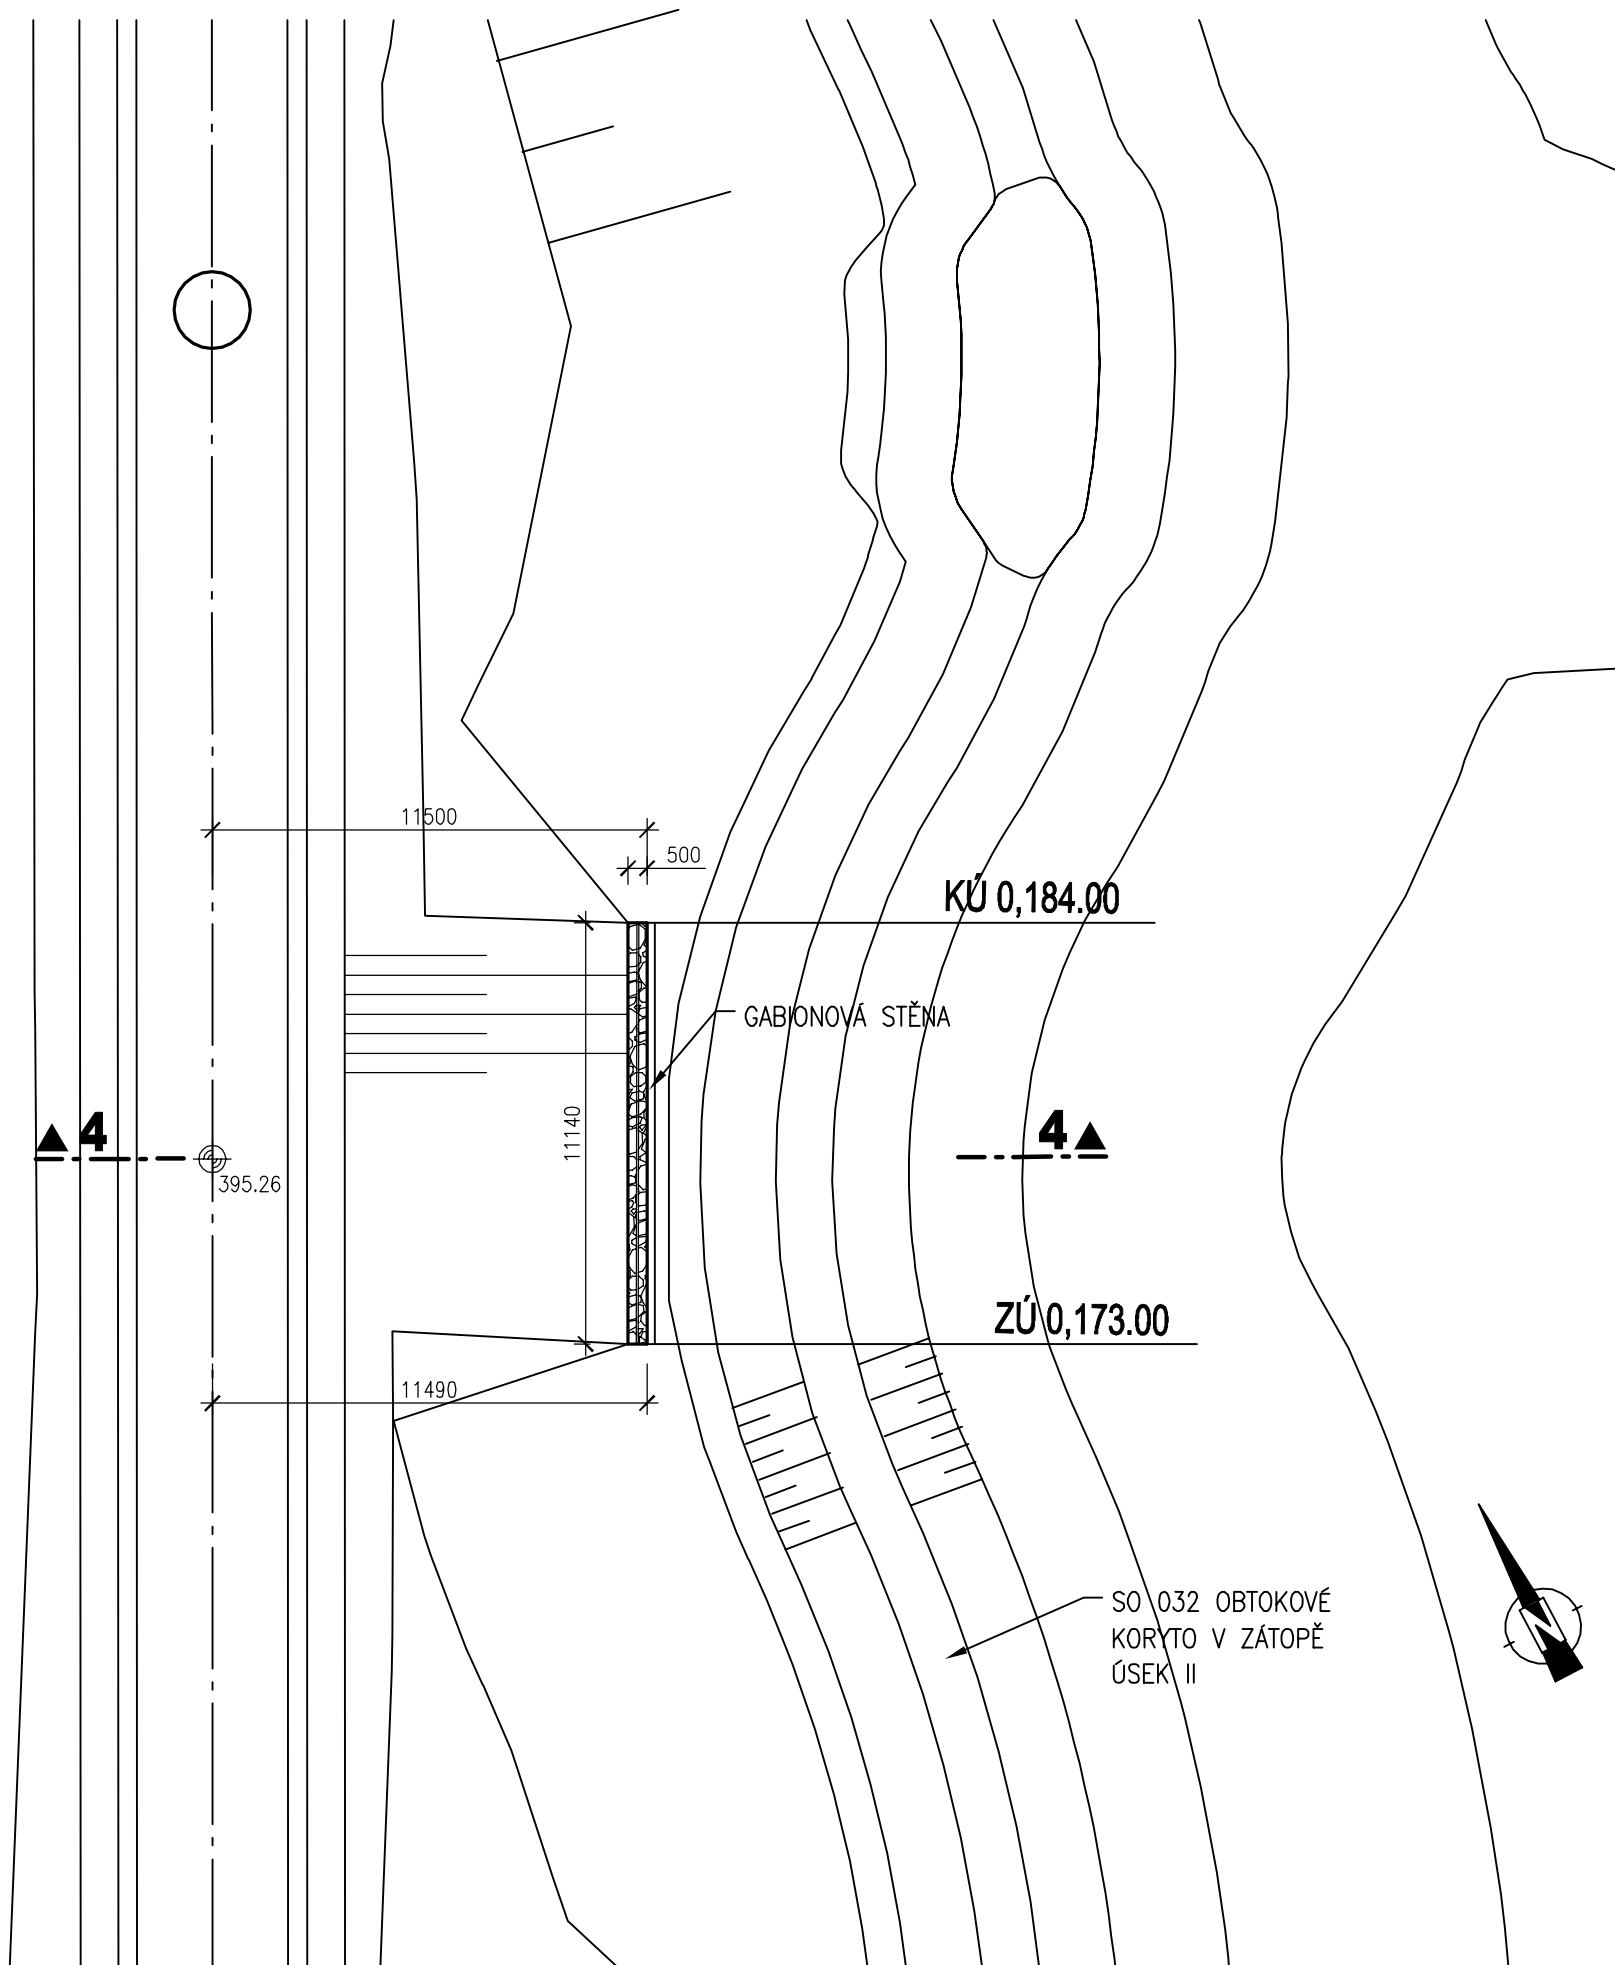

ŘEZ 4-4
M 1:100

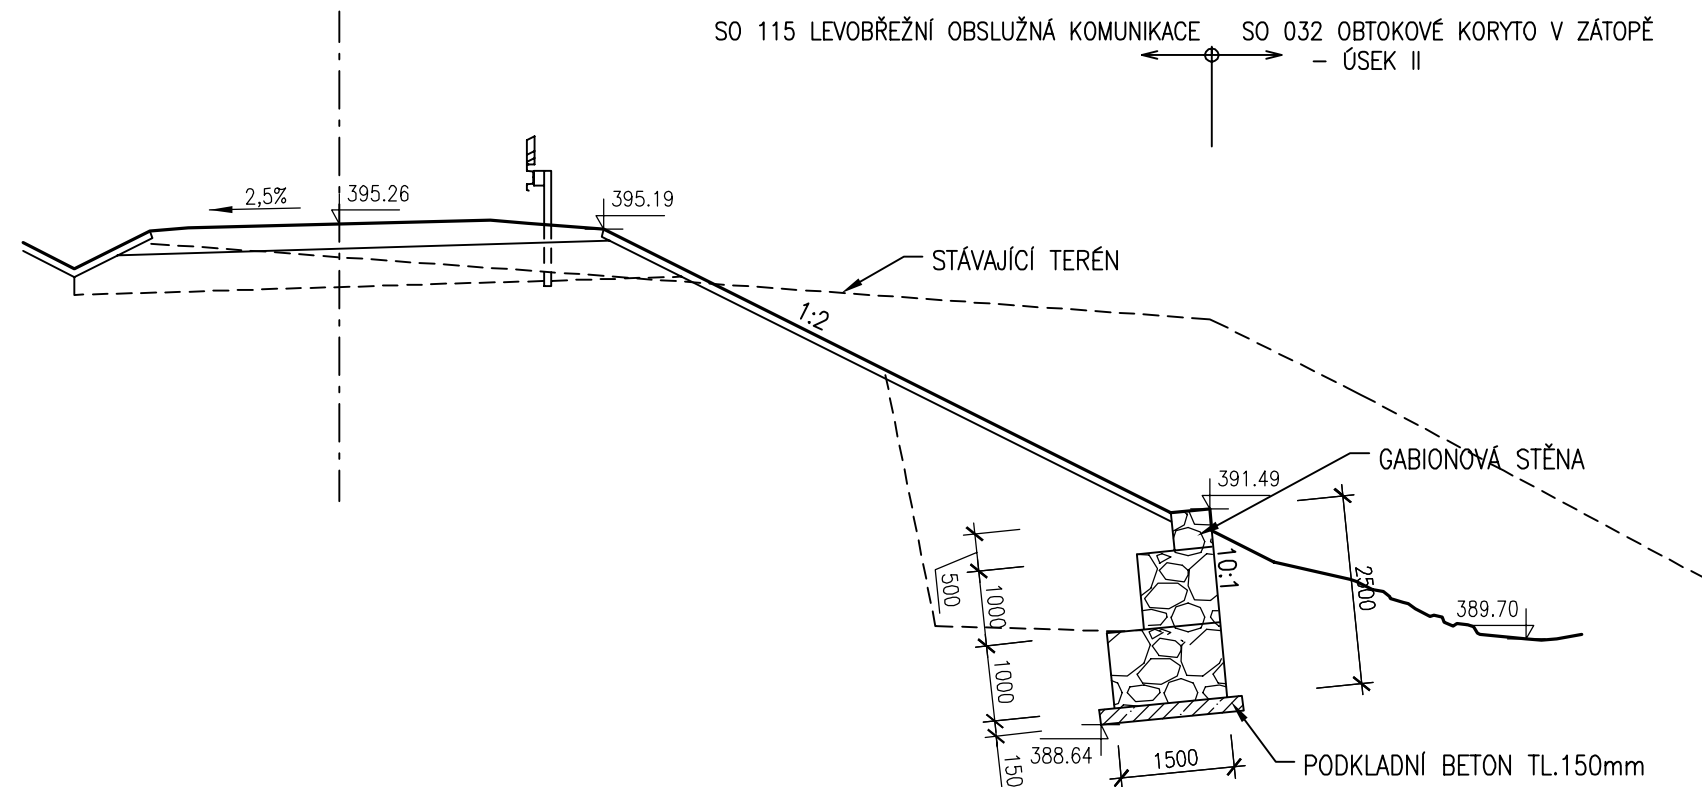

VÝŠKOVÝ SYSTÉM: BALT PO VYROVNÁNÍ
SOUŘADNÝ SYSTÉM: S-JTSK

Akce

OPATŘENÍ NA HORNÍ OPAVĚ, PŘÍPRAVA AKCE V OBDOBÍ 2013–2016

Objednatel
Povodí Odry, státní podnik



Zhotovitel
Společnost "OHO"



AKTUALIZACE 08/2019



AQUATIS a.s. Botanická 834/56, 602 00 Brno		Tel: +420 541 554 111 Fax: +420 541 211 205		E-mail: info@aquatis.cz http://www.aquatis.cz	
Zodpovědný projektant ING. DANIEL BRÁZDA		Hlavní inženýr projektu ING. PETR TUPÝ		Vedoucí střediska ING. JIRÍ ŠVANCARA	
Vypracoval HANA DVORÁČKOVÁ		Kontroloval ING. JIRÍ ŠVANCARA		Zakázkové číslo 15186.31031	
Datum ŘÍJEN 2017		Stupeň dokumentace DUR		Název souboru D.2_59 gabiony_rezy.dwg	

**OPATŘENÍ NA HORNÍ OPAVĚ,
PŘÍPRAVA AKCE V OBDOBÍ 2013-2016
VD NOVÉ HEŘMINOVY, OHO**
SO 012)X ÚDOLNÍ HRÁZ VČETNĚ PŘÍSLUŠENSTVÍ

Příloha

Měřítko
1 : 200, 100

Číslo přílohy **D.1.14.4**

Objednatel
POVODÍ ODRY, STÁTNÍ PODNIK