



Městský úřad Sezemice

Odbor stavebního úřadu a územního plánování

5490200002-2
28-05-2020

Doporučeně

Dle rozdělovníku

Váš dopis zn.:

Ze dne: 6.5.2020

Číslo jednací: SEZ-2814/2020/SÚ/Na

Spisová zn.: 2276/2020/SÚ/Na

SpZ – SkZ/L 334.5 - V/5

Vyřizuje: Ing. arch. Petra Nacu

Telefon: 466 741 022

E-mail: petra.nacu@sezemice.cz

Datum: 26.5.2020

SOUHLAS

Městský úřad Sezemice, odbor stavebního úřadu a územního plánování, jako stavební úřad příslušný podle § 13 odst. 1 písm. e) zákona č. 183/2006 Sb., o územním plánování a stavebním řádu (stavební zákon), ve znění pozdějších předpisů (dále jen "stavební zákon"), podle ustanovení § 15 odst. 2 stavebního zákona

s o u h l a s í

s povolením stavby

Ředický potok, Lukovna - Horní Ředice, rekonstrukce koryta, ř.km 0,0-11,7

v katastrálním území Lukovna a Choteč.

Navržená stavba je v souladu s územně plánovací dokumentací a s cíli a úkoly územního plánování v dotčeném území.

Jedná se o úpravu koryta vodního toku, které nevyžaduje územní rozhodnutí a nevydává se pro něj závazné stanovisko dle § 96b stavebního zákona.

Poučení:

Tento souhlas podle stavebního zákona nenahrazuje rozhodnutí ani opatření jiných správních úřadů, jichž je zapotřebí pro povolení speciální stavby podle zvláštních předpisů.

(otisk úředního razítka)


Ing. arch. Petra Nacu
vedoucí odboru

Obdrží:

Spis

Povodí Labe, státní podnik zastoupené společností Multiaqua s.r.o., IDDS: xs7n63g



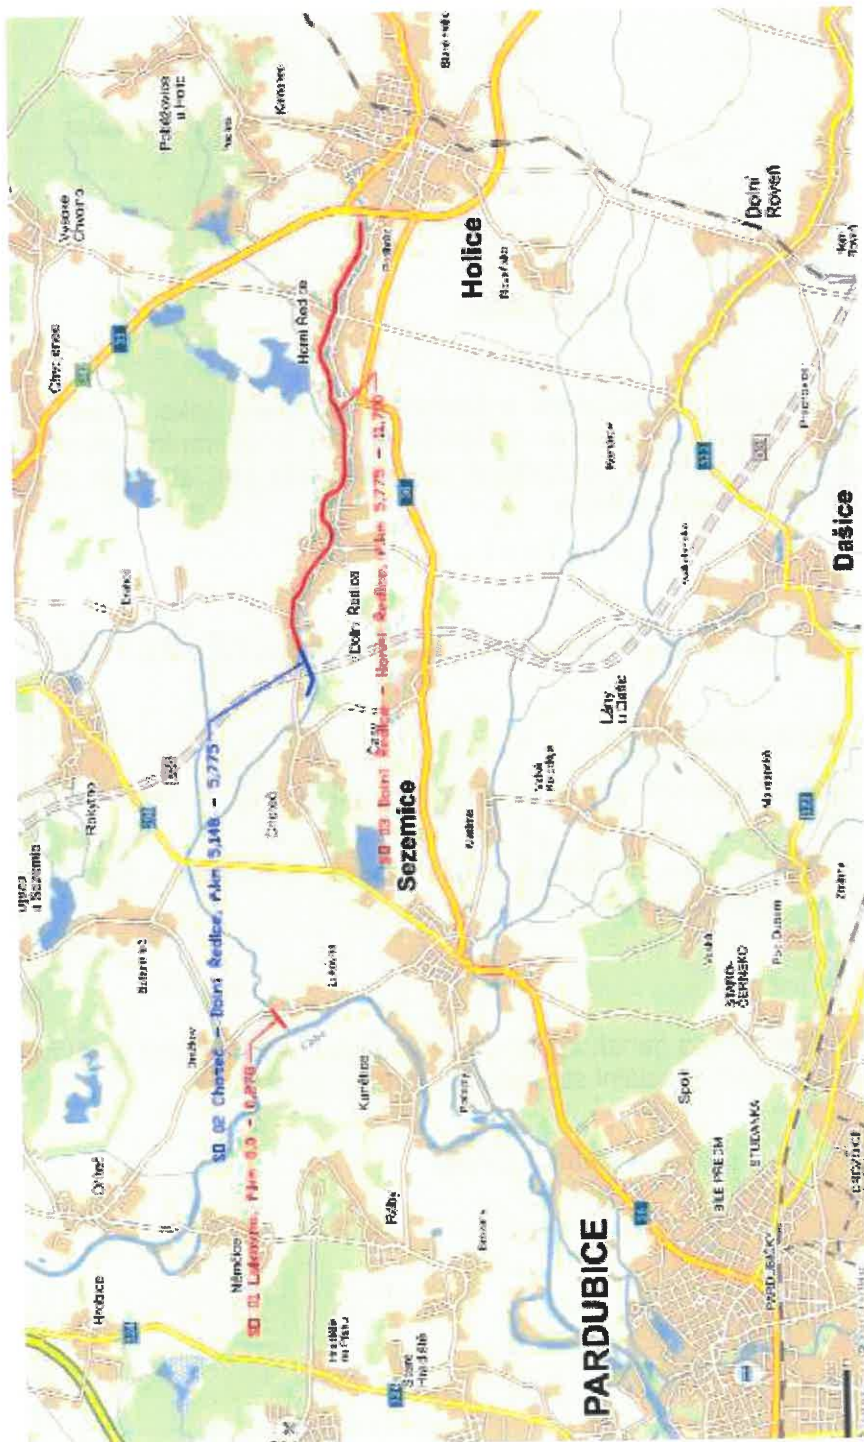

| | | | |
|--|---------------------|--|---------------------|
| multiQ <small>WATERGUA s.r.o. 500 028 Mladá Boleslav IČO: 08118111 DIČ: CZ08118111 www.watergua.cz</small> | | multiQ <small>WATERGUA s.r.o. 500 028 Mladá Boleslav IČO: 08118111 DIČ: CZ08118111 www.watergua.cz</small> | |
| Zodpovědný projektant | Ing. Ladislav Maříš | Vypracoval | Ing. Ladislav Maříš |
| Kraj: Pardubický | Okres: Pardubice | Investor: Povodí Labe, státní podnik, vlna Hradec Králové | Technická kontrola |
| Ředický potok, Lukavna – Horní Ředice, rekonstrukce koryta, r.km 0,0 – 11,7 | | Ing. Lubor Džb | |
| Situace: výkres širších vztahů | | Ing. Lubor Džb | |
| Předložena dokumentace je důležitým vlastnickým řízením | | Ing. Lubor Džb | |
| Měřítko: 1:50 000 | | Ing. Lubor Džb | |
| Datum: 2020 | | Ing. Lubor Džb | |
| Formát: 2 x A4 | | Ing. Lubor Džb | |
| Měřítko: 1:50 000 | | Ing. Lubor Džb | |
| Měřítko: 1:50 000 | | Ing. Lubor Džb | |

| | | | |
|----------------------------------|---|----------------------|--------------------------|
| Informace o datové zprávě | | ID zprávy: 788751838 | |
| Odesílatel | | | |
| Název | Město Sezemice, Husovo náměstí 790, 53304 Sezemice, CZ | | |
| ID schránky | aktb28e | Typ schránky | OVM |
| Příjemce | | | |
| Název | Multiaqua s.r.o., Veverkova 1343/1, 50002 Hradec Králové, CZ | | |
| ID schránky | xs7n63g | Dodáno | 27.5.2020 16:26:05 |
| | | Doručeno | 28.5.2020 09:02:05 |
| Obecné informace | | | |
| Věc | vyjádření pro speciální stavební úřad (nevydává se U/US): §15 - Ředický potok, Lukovna - Horní Ředice | | |
| Zmocnění | / § | odstavec | písmeno |
| Naše č.j. | SEZ-2814/2020/SÚ/Na | | |
| Naše sp.zn. | SEZ-2276/2020/SÚ/Na | | |
| Vaše č.j. | | | |
| Vaše sp.zn. | | | |
| K rukám | | | |
| Do vl.rukou | <input type="checkbox"/> | Zakázat doruč.fikcí | <input type="checkbox"/> |
| Stav zprávy | zpráva byla doručena přihlášením (zapsán čas doručení) | | |
| Přílohy | | | |
| 2020-2276.pdf | | | 264 kb |

