



GABIONOVÁ STĚNA 15  
2,038.00 - 2,052.00

PŮDORYS  
M 1:200

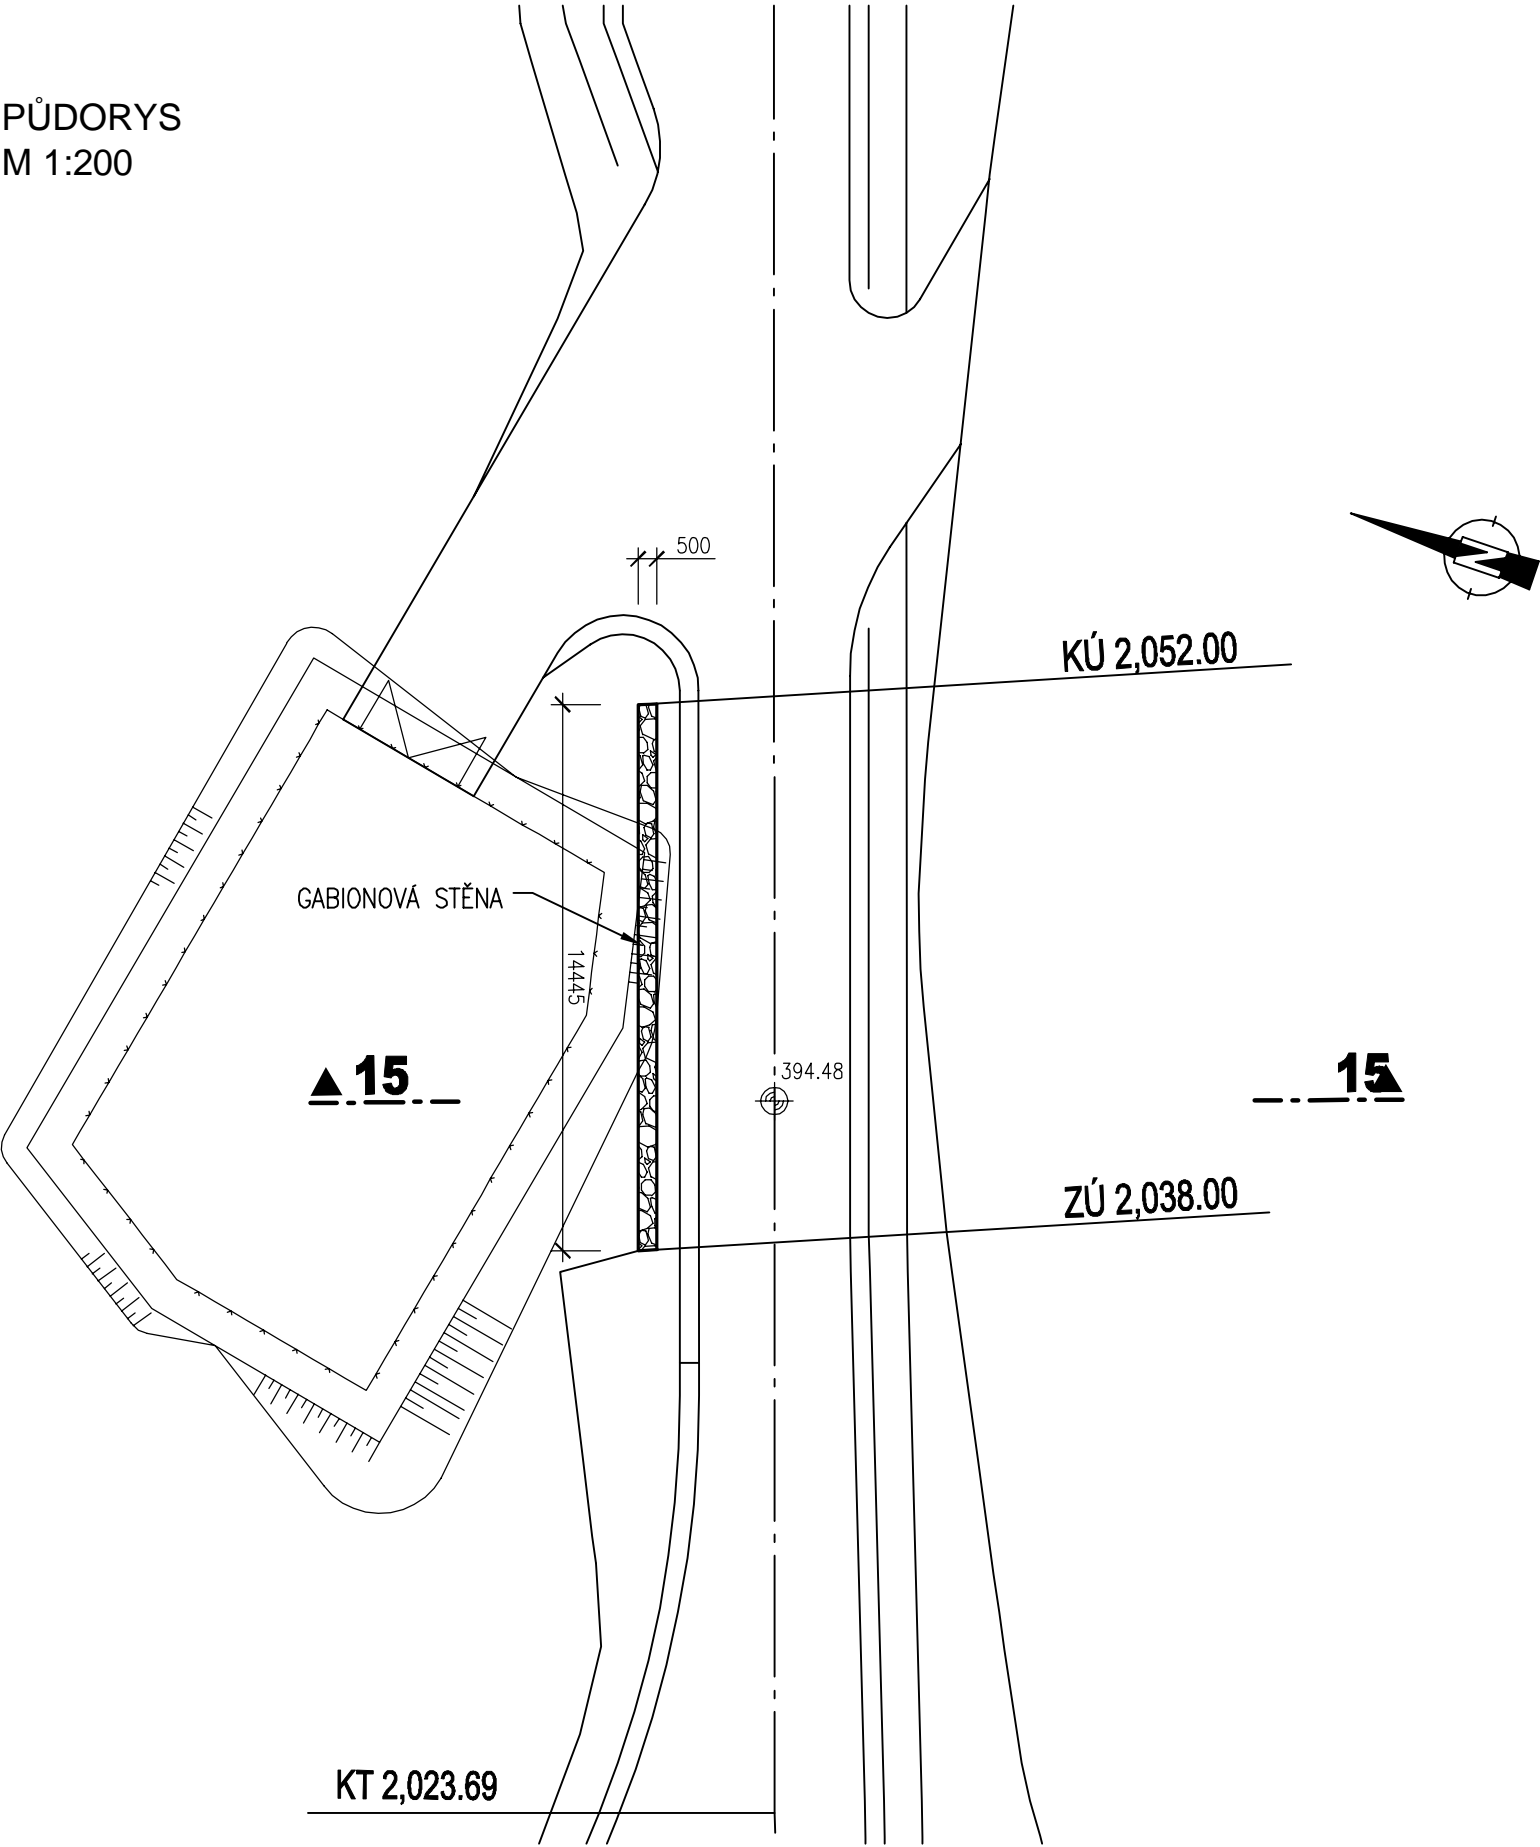

ŘEZ 15-15  
M 1:100

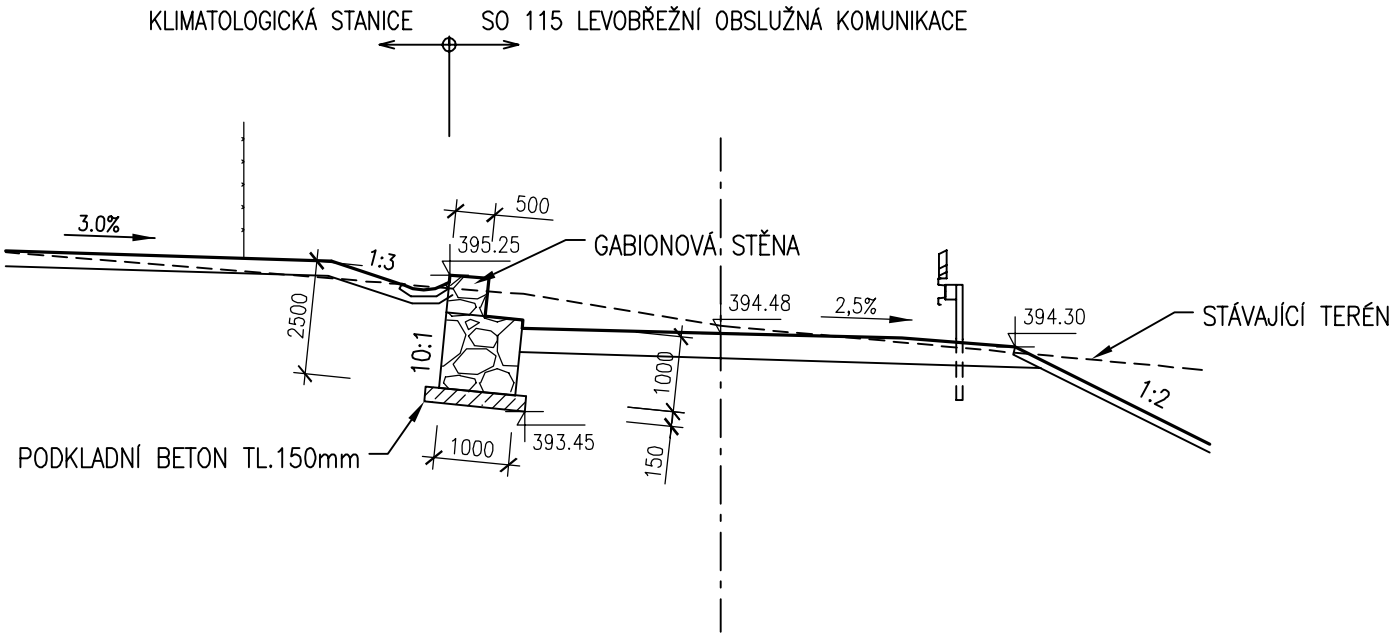

VÝŠKOVÝ SYSTÉM: BALT PO VYROVNÁNÍ  
SOUŘADNÝ SYSTÉM: S-JTSK

Akce

OPATŘENÍ NA HORNÍ OPAVĚ, PŘÍPRAVA AKCE V OBDOBÍ 2013-2016

Objednatel

Povodí Odry, státní podnik

Zhotovitel

Společnost "OHO"

AKTUALIZACE 08/2019

AQUATIS a.s. Botanická 834/56, 602 00 Brno			Tel: +420 541 554 111 Fax: +420 541 211 205			E-mail: info@aquatis.cz http://www.aquatis.cz		
Zodpovědný projektant ING. DANIEL BRÁZDA			Hlavní inženýr projektu ING. PETR TUPÝ			Vedoucí střediska ING. JIRÍ ŠVANCARA		
Výpracoval HANA DVOŘÁKOVÁ			Kontroloval ING. JIRÍ ŠVANCARA			Zakázkové číslo 15186.31.031		
Datum ŘÍJEN, 2017		Stupeň dokumentace DUR		Název souboru D_2_59_gabiony_rezy.dwg				
Akce OPATŘENÍ NA HORNÍ OPAVĚ, PŘÍPRAVA AKCE V OBDOBÍ 2013-2016 VD NOVÉ HEŘMINOVY, OHO SO 0121X ÚDOLNÍ HRÁZ VČETNĚ PŘÍSLUŠENSTVÍ								
Příloha GABIONOVÁ STĚNA 15								
Měřítko 1 : 200, 100				Číslo přílohy D.1.14.15				
Objednatel POVODÍ ODRY, STÁTNÍ PODNIK								