
 


PŮDORYS PŘELÉVANÉ HRÁZE NA ODTOKU Z PROSTORU PRO USAZOVÁNÍ PLAVENIN
M 1 : 200

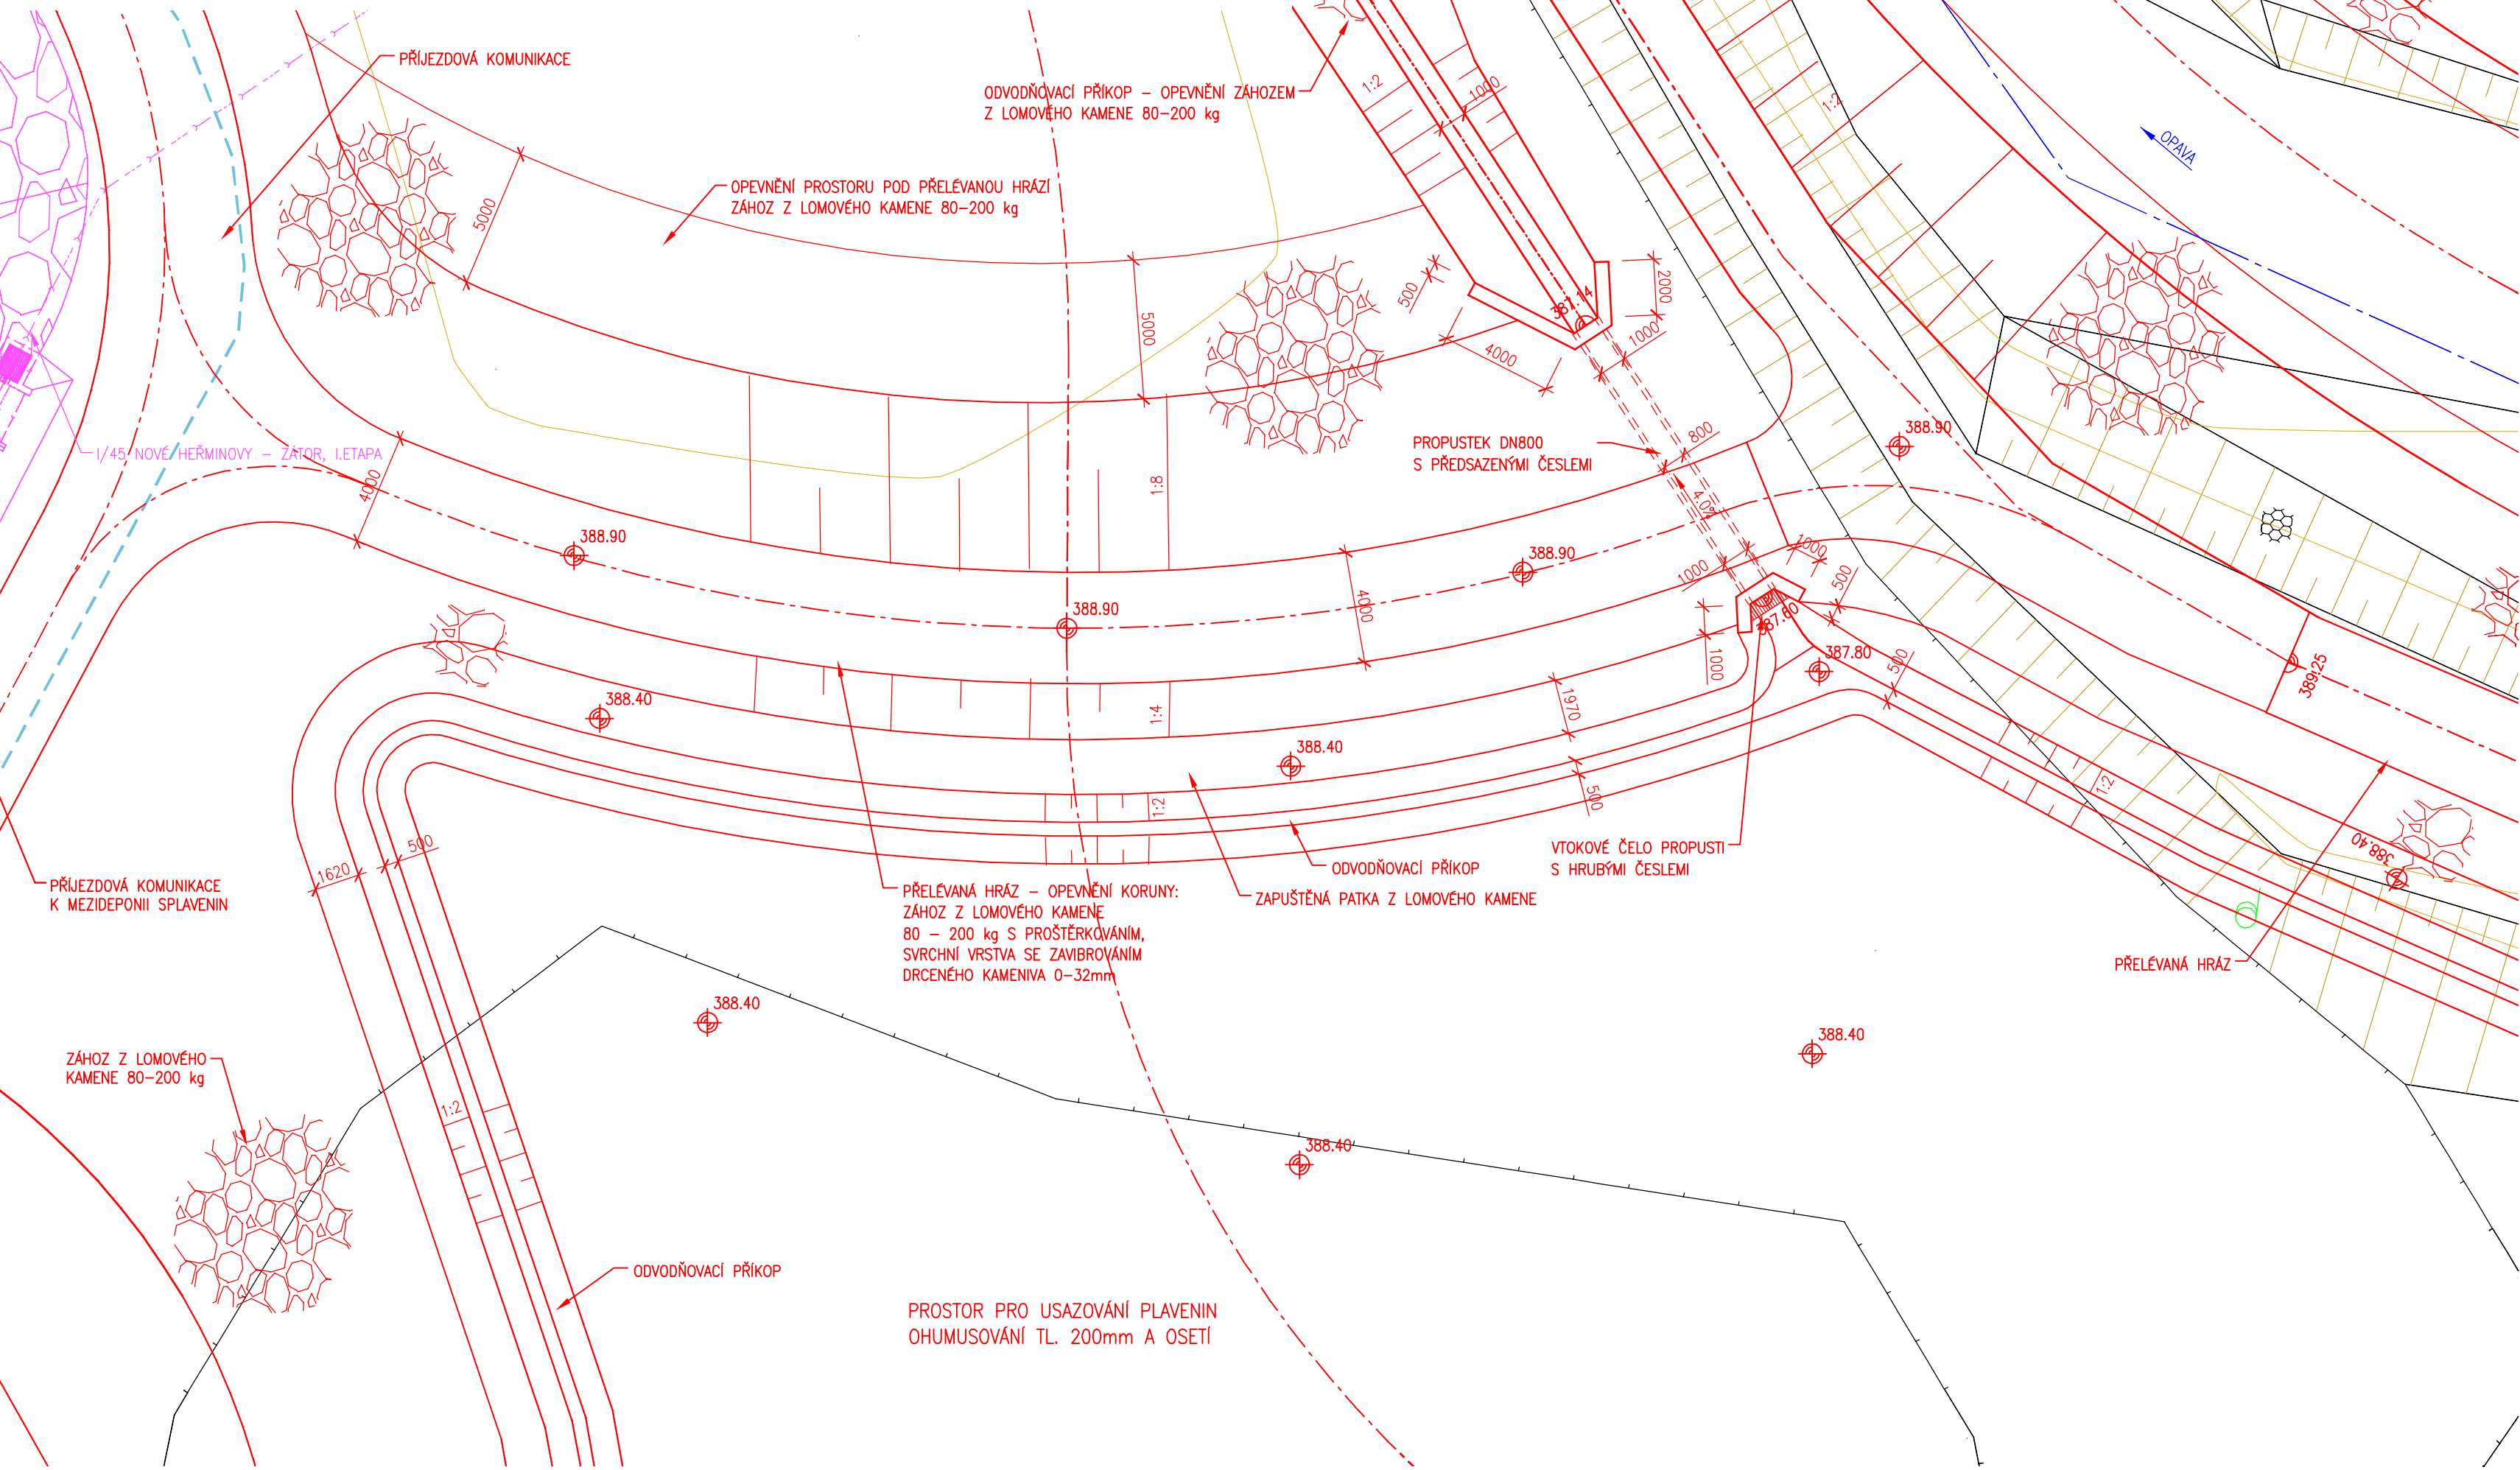

LEGENDA

- KONSTRUKCE NAVRŽENÉ V RÁMCI STAVBY "VD NOVÉ HEŘMINOVY, OHO"
- SOUVISEJÍCÍ STAVBY



SOUŘADNÝ SYSTÉM: S-JTSK
VÝŠKOVÝ SYSTÉM: BALT PO VYROVNÁNÍ

Akce

OPATŘENÍ NA HORNÍ OPAVĚ, PŘÍPRAVA AKCE V OBDOBÍ 2013-2016

Objednatel

Povodí Odry, státní podnik

Zhotovitel

Společnost "OHO"

AQUATIS

GEOTEST

JUGEO-GVP

AQUATIS

AQUATIS a.s. Botanická 834/56, 602 00 Brno		Tel: +420 541 554 111 Fax: +420 541 211 205	E-mail: info@aquatis.cz http://www.aquatis.cz
Zodpovědný projektant ING. JIRÍ ŠEDIVÝ	Hlavní inženýr projektu ING. JIRÍ ŠVANCARA	Vedoucí střediska ING. JIRÍ ŠVANCARA	
Vypracoval ING. MICHAL HAVLÁT	Kontrolýval ING. JIRÍ ŠVANCARA	Zakázkové číslo 15186.31.031	
Datum ŘÍJEN, 2017	Stupeň dokumentace DUR	Název souboru D_1_11_az_13_pudorys_prostor_splavenin.dwg	

Akce

**OPATŘENÍ NA HORNÍ OPAVĚ,
PŘÍPRAVA AKCE V OBDOBÍ 2013-2016
VD NOVÉ HEŘMINOVY, OHO**

SO 132 ZÁCHYTNÝ PROSTOR SPLAVENIN

Příloha

**PŮDORYS PŘELÉVANÉ HRÁZE
NA ODTOKU Z PROSTORU PRO USAZOVÁNÍ PLAVENIN**

Měřítko
1 : 200

Číslo přílohy
D.1.13

Objednatel
POVODÍ ODRY, STÁTNÍ PODNIK