




KOORDINAČNÍ SITUAČNÍ VÝKRES - ČÁST 10

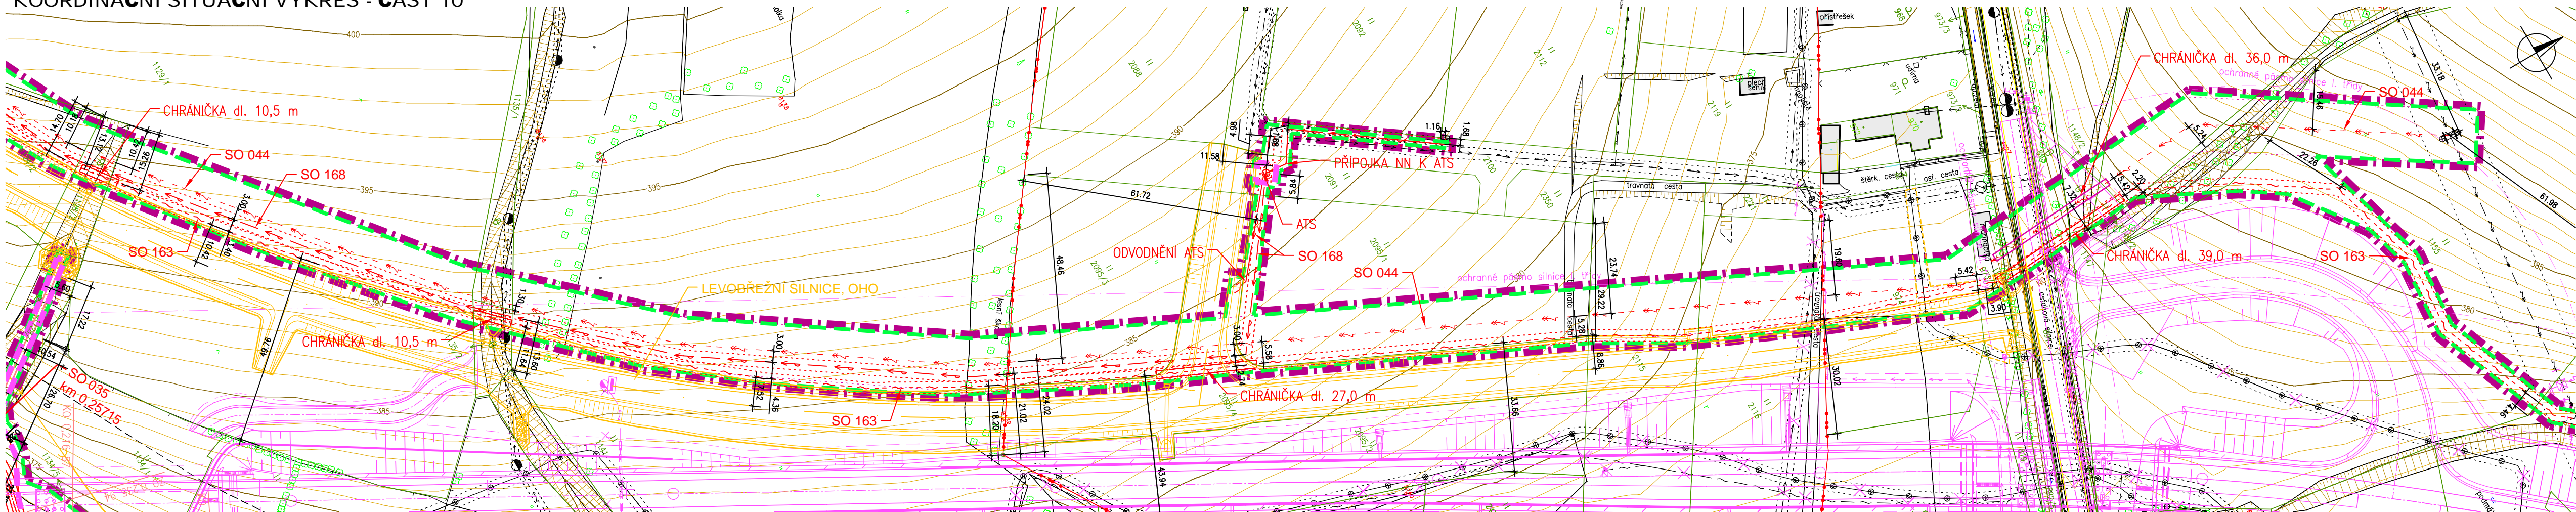


**POZNÁMKA:**  
PRO LEGENDU A SEZNAM STAVEBNÍCH OBJEKTŮ VIZ SAMOSTATNÁ PŘÍLOHA C.3.x

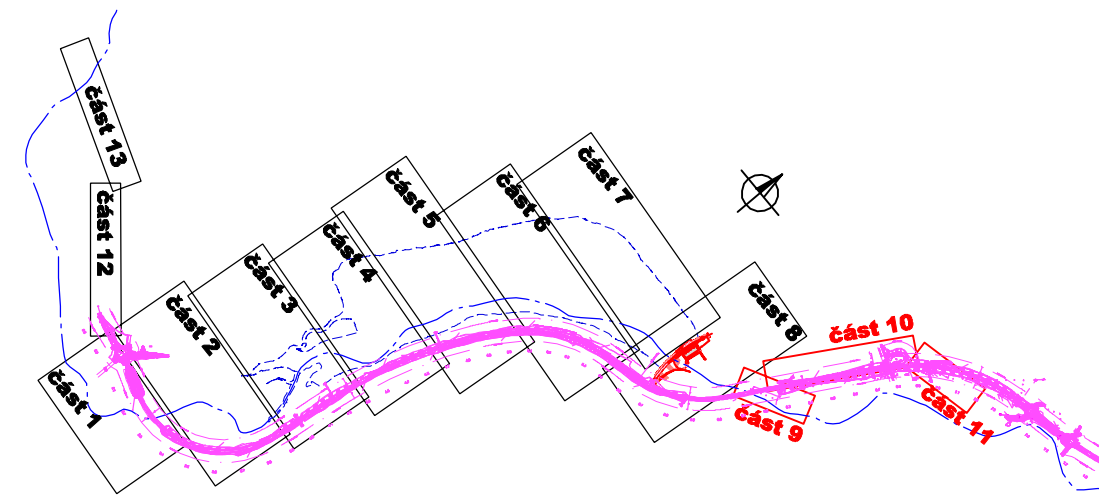

KOORDINAČNÍ SITUAČNÍ VÝKRES - ČÁST 9

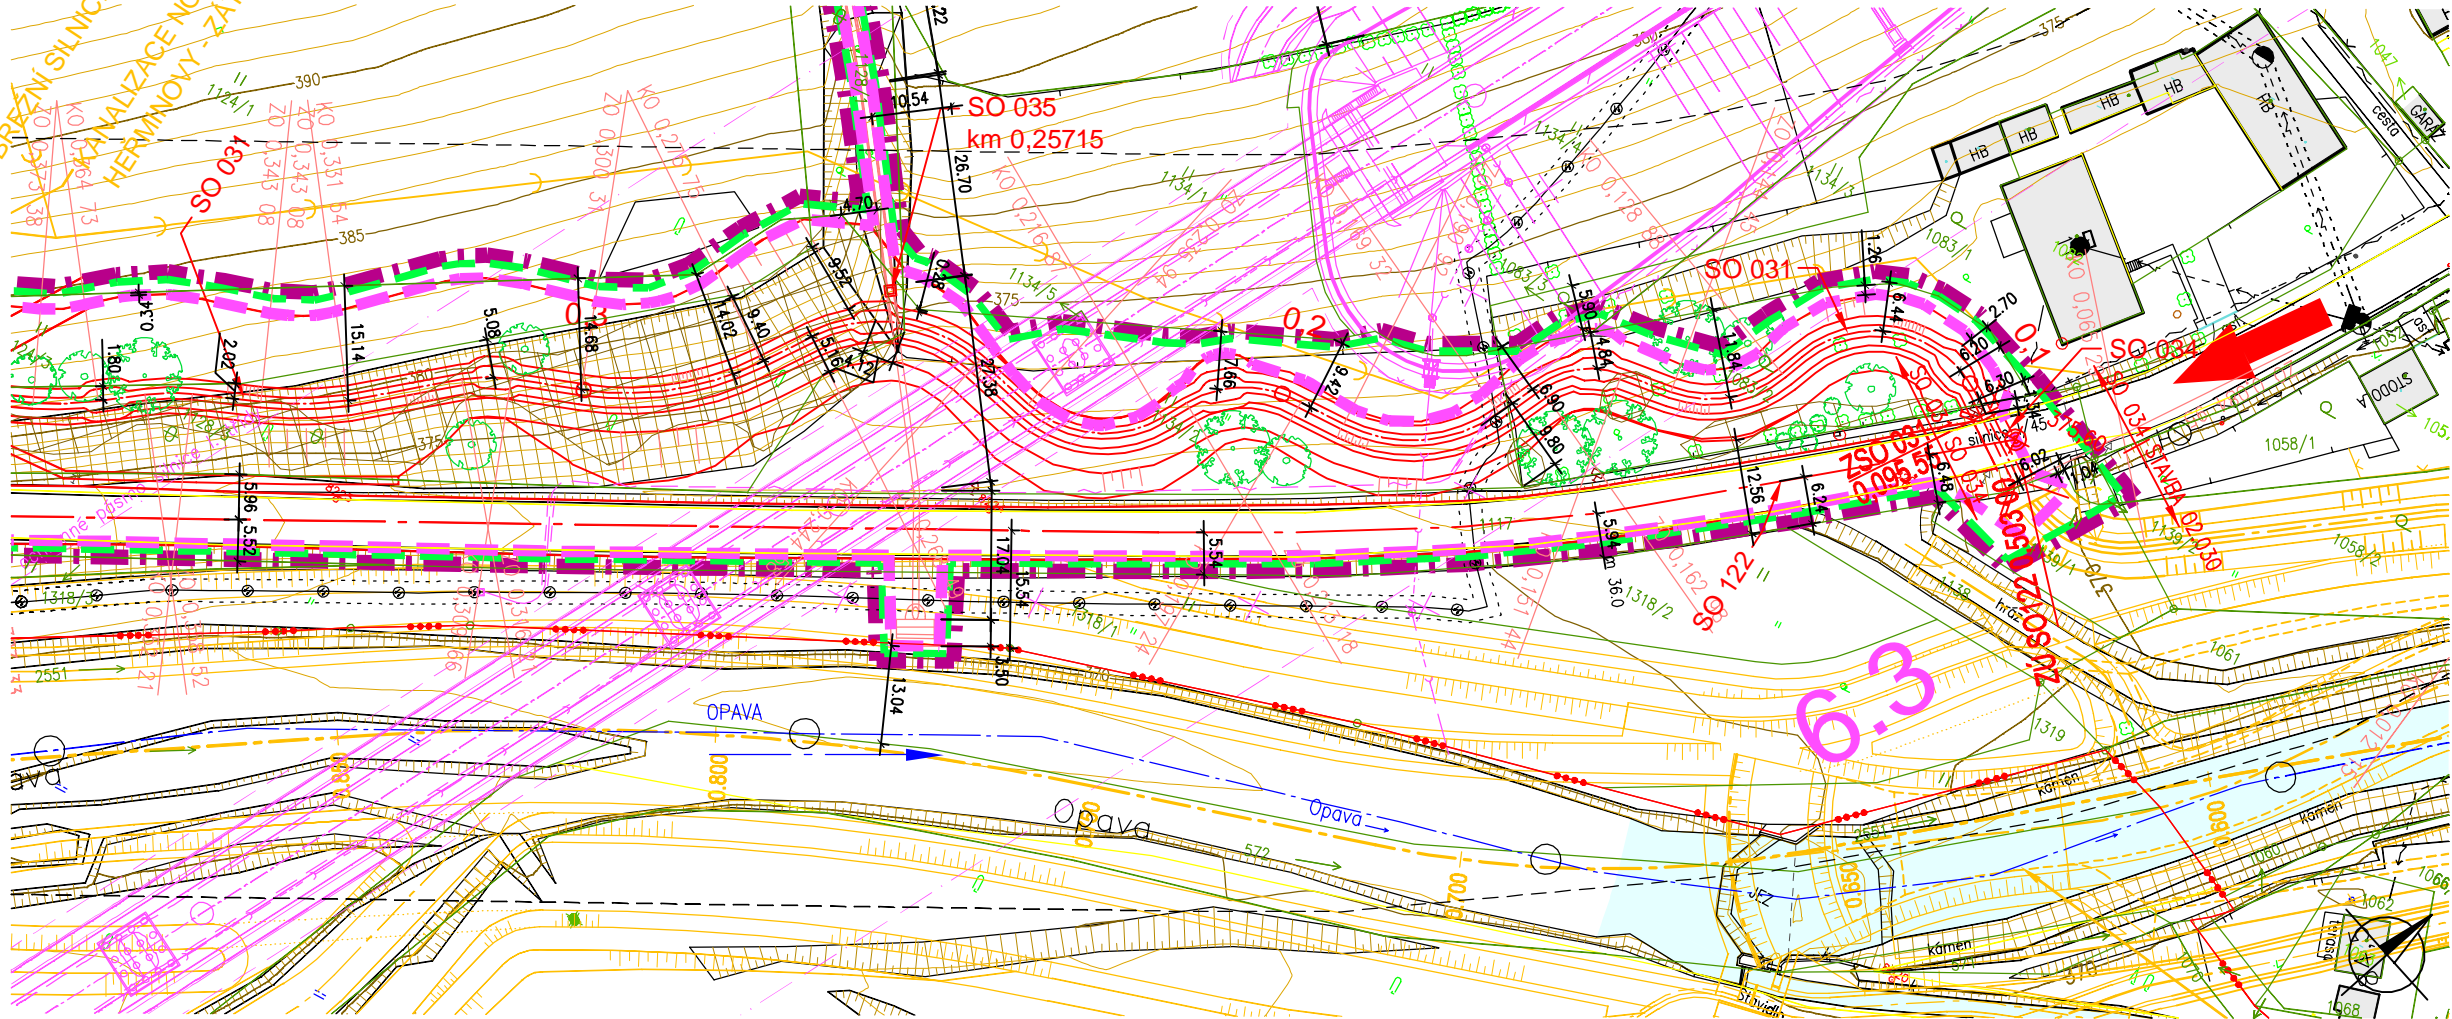

KOORDINAČNÍ SITUAČNÍ VÝKRES - ČÁST 11

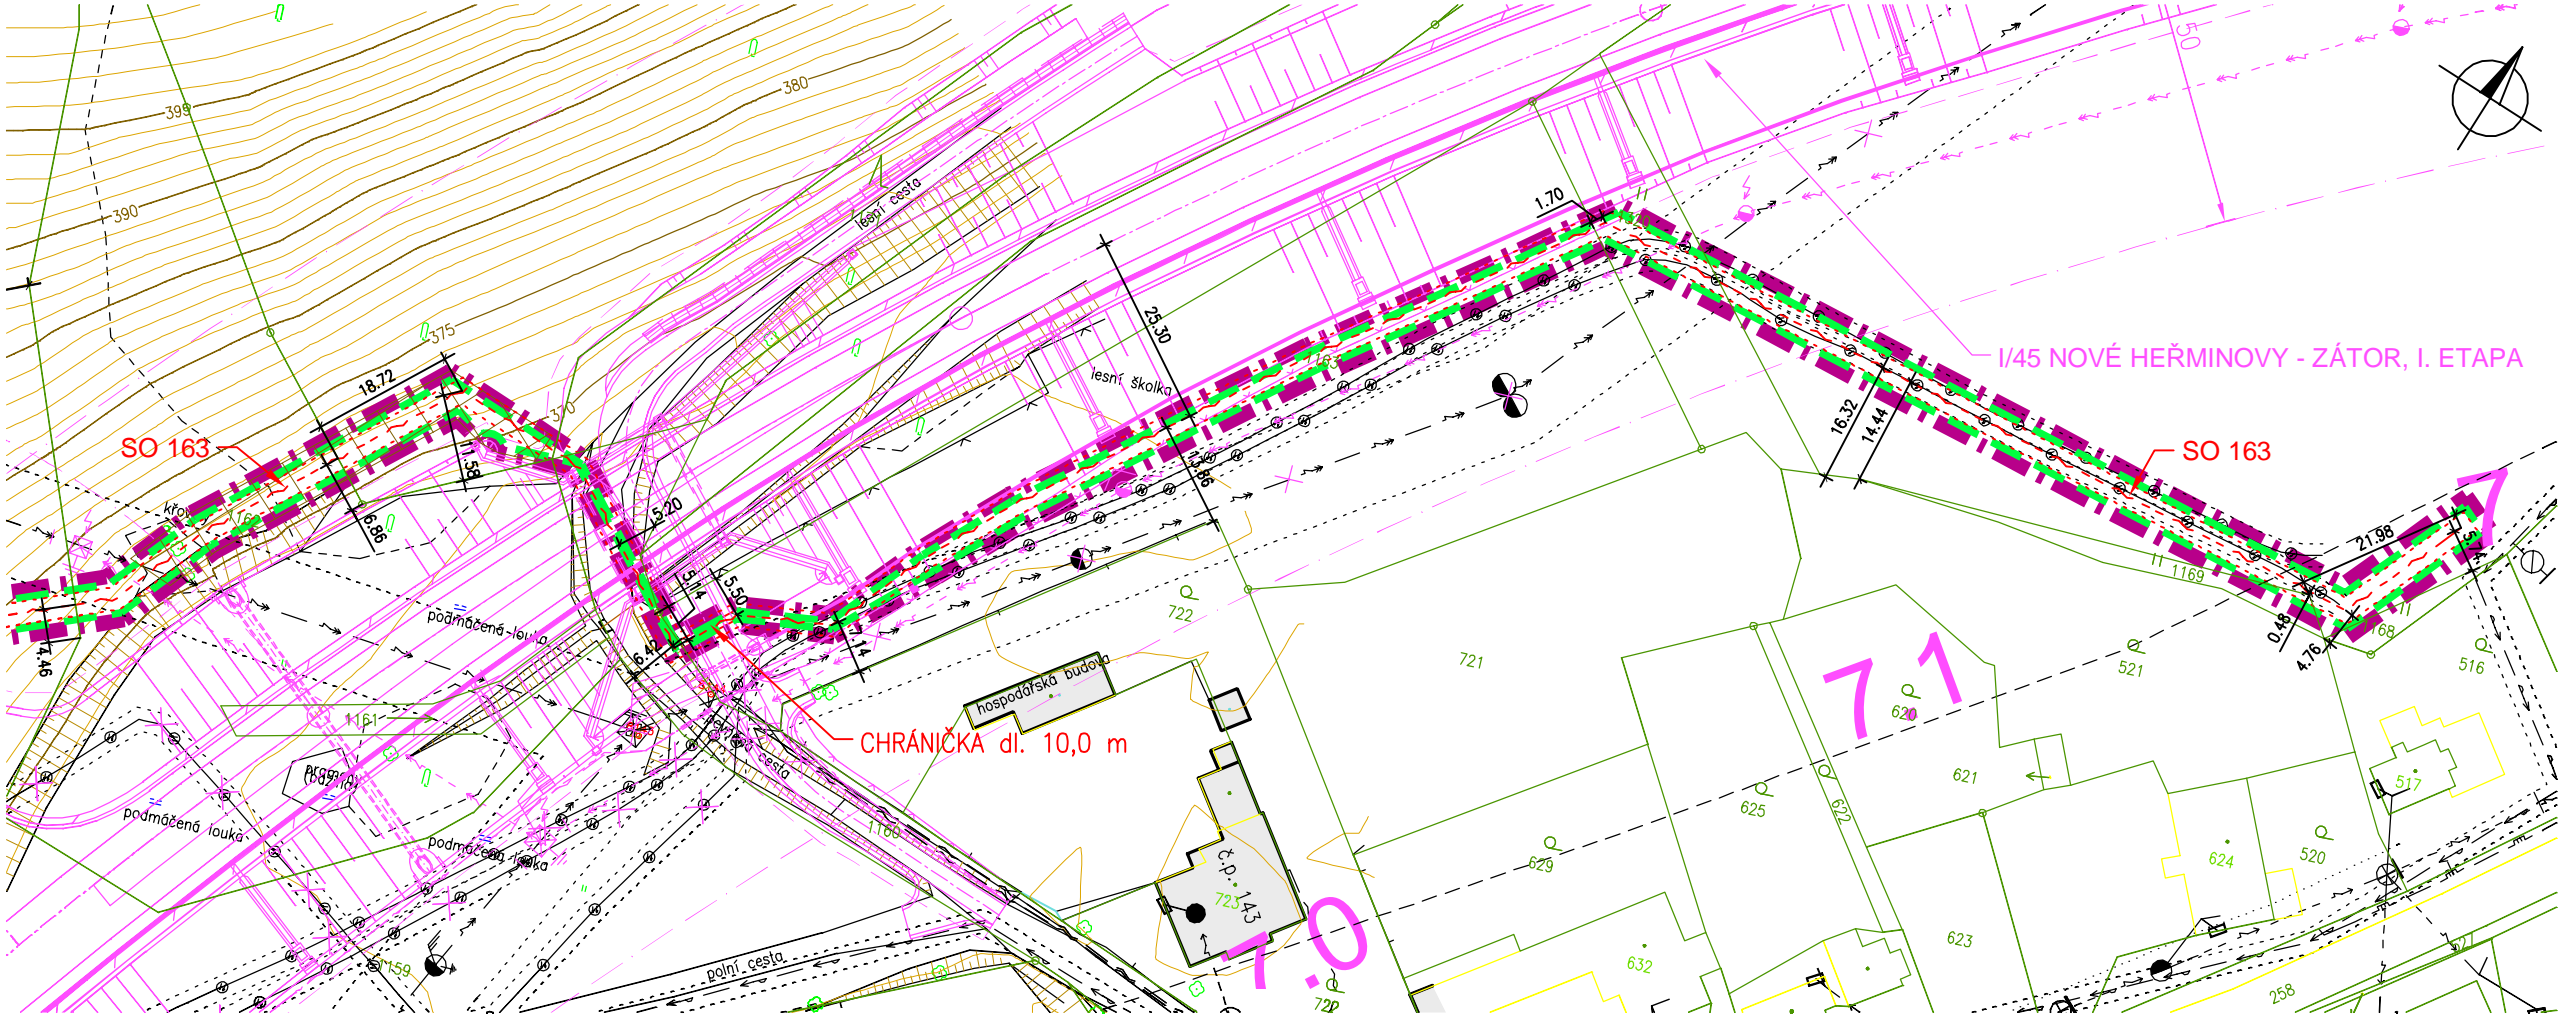

AKTUALIZACE 08/2019

AQUATIS a.s.  
Botanická 834/56, 602 00 Brno  
Tel: +420 541 554 111  
Fax: +420 541 211 205  
E-mail: info@aquatis.cz  
http://www.aquatis.cz

Zodpovědný projektant  
ING. DANIEL BRAZDA

Hlavní inženýr projektu  
ING. PETR TUPÝ

Vedoucí střediska  
ING. JIRÍ ŠVANCARA

Vypracoval  
ING. MICHAL HAVLÁT

Kontrolgýr  
ING. JIRÍ ŠVANCARA

Zakázkové číslo  
15186.31031

Datum  
ŘÍJEN, 2017

Stupeň dokumentace  
DUR

Název souboru  
Koordinační situace.dwg

Akce

**OPATŘENÍ NA HORNÍ OPAVĚ, PŘÍPRAVA AKCE V OBDOBÍ 2013-2016**

**VD NOVÉ HEŘMINOVY, OHO**

Příloha

**KOORDINAČNÍ SITUAČNÍ VÝKRES - ČÁST 9, 10, 11**

Měřítko  
**1 : 1000**

Číslo přílohy  
**C.3.9**

Objednatel  
POVOŘÍ ODRY, státní podnik