


PŮDORYS BALVANITÉHO SKLUZU NA ODTOKU Z PROSTORU PRO USAZOVÁNÍ SPLAVENIN
M 1 : 200

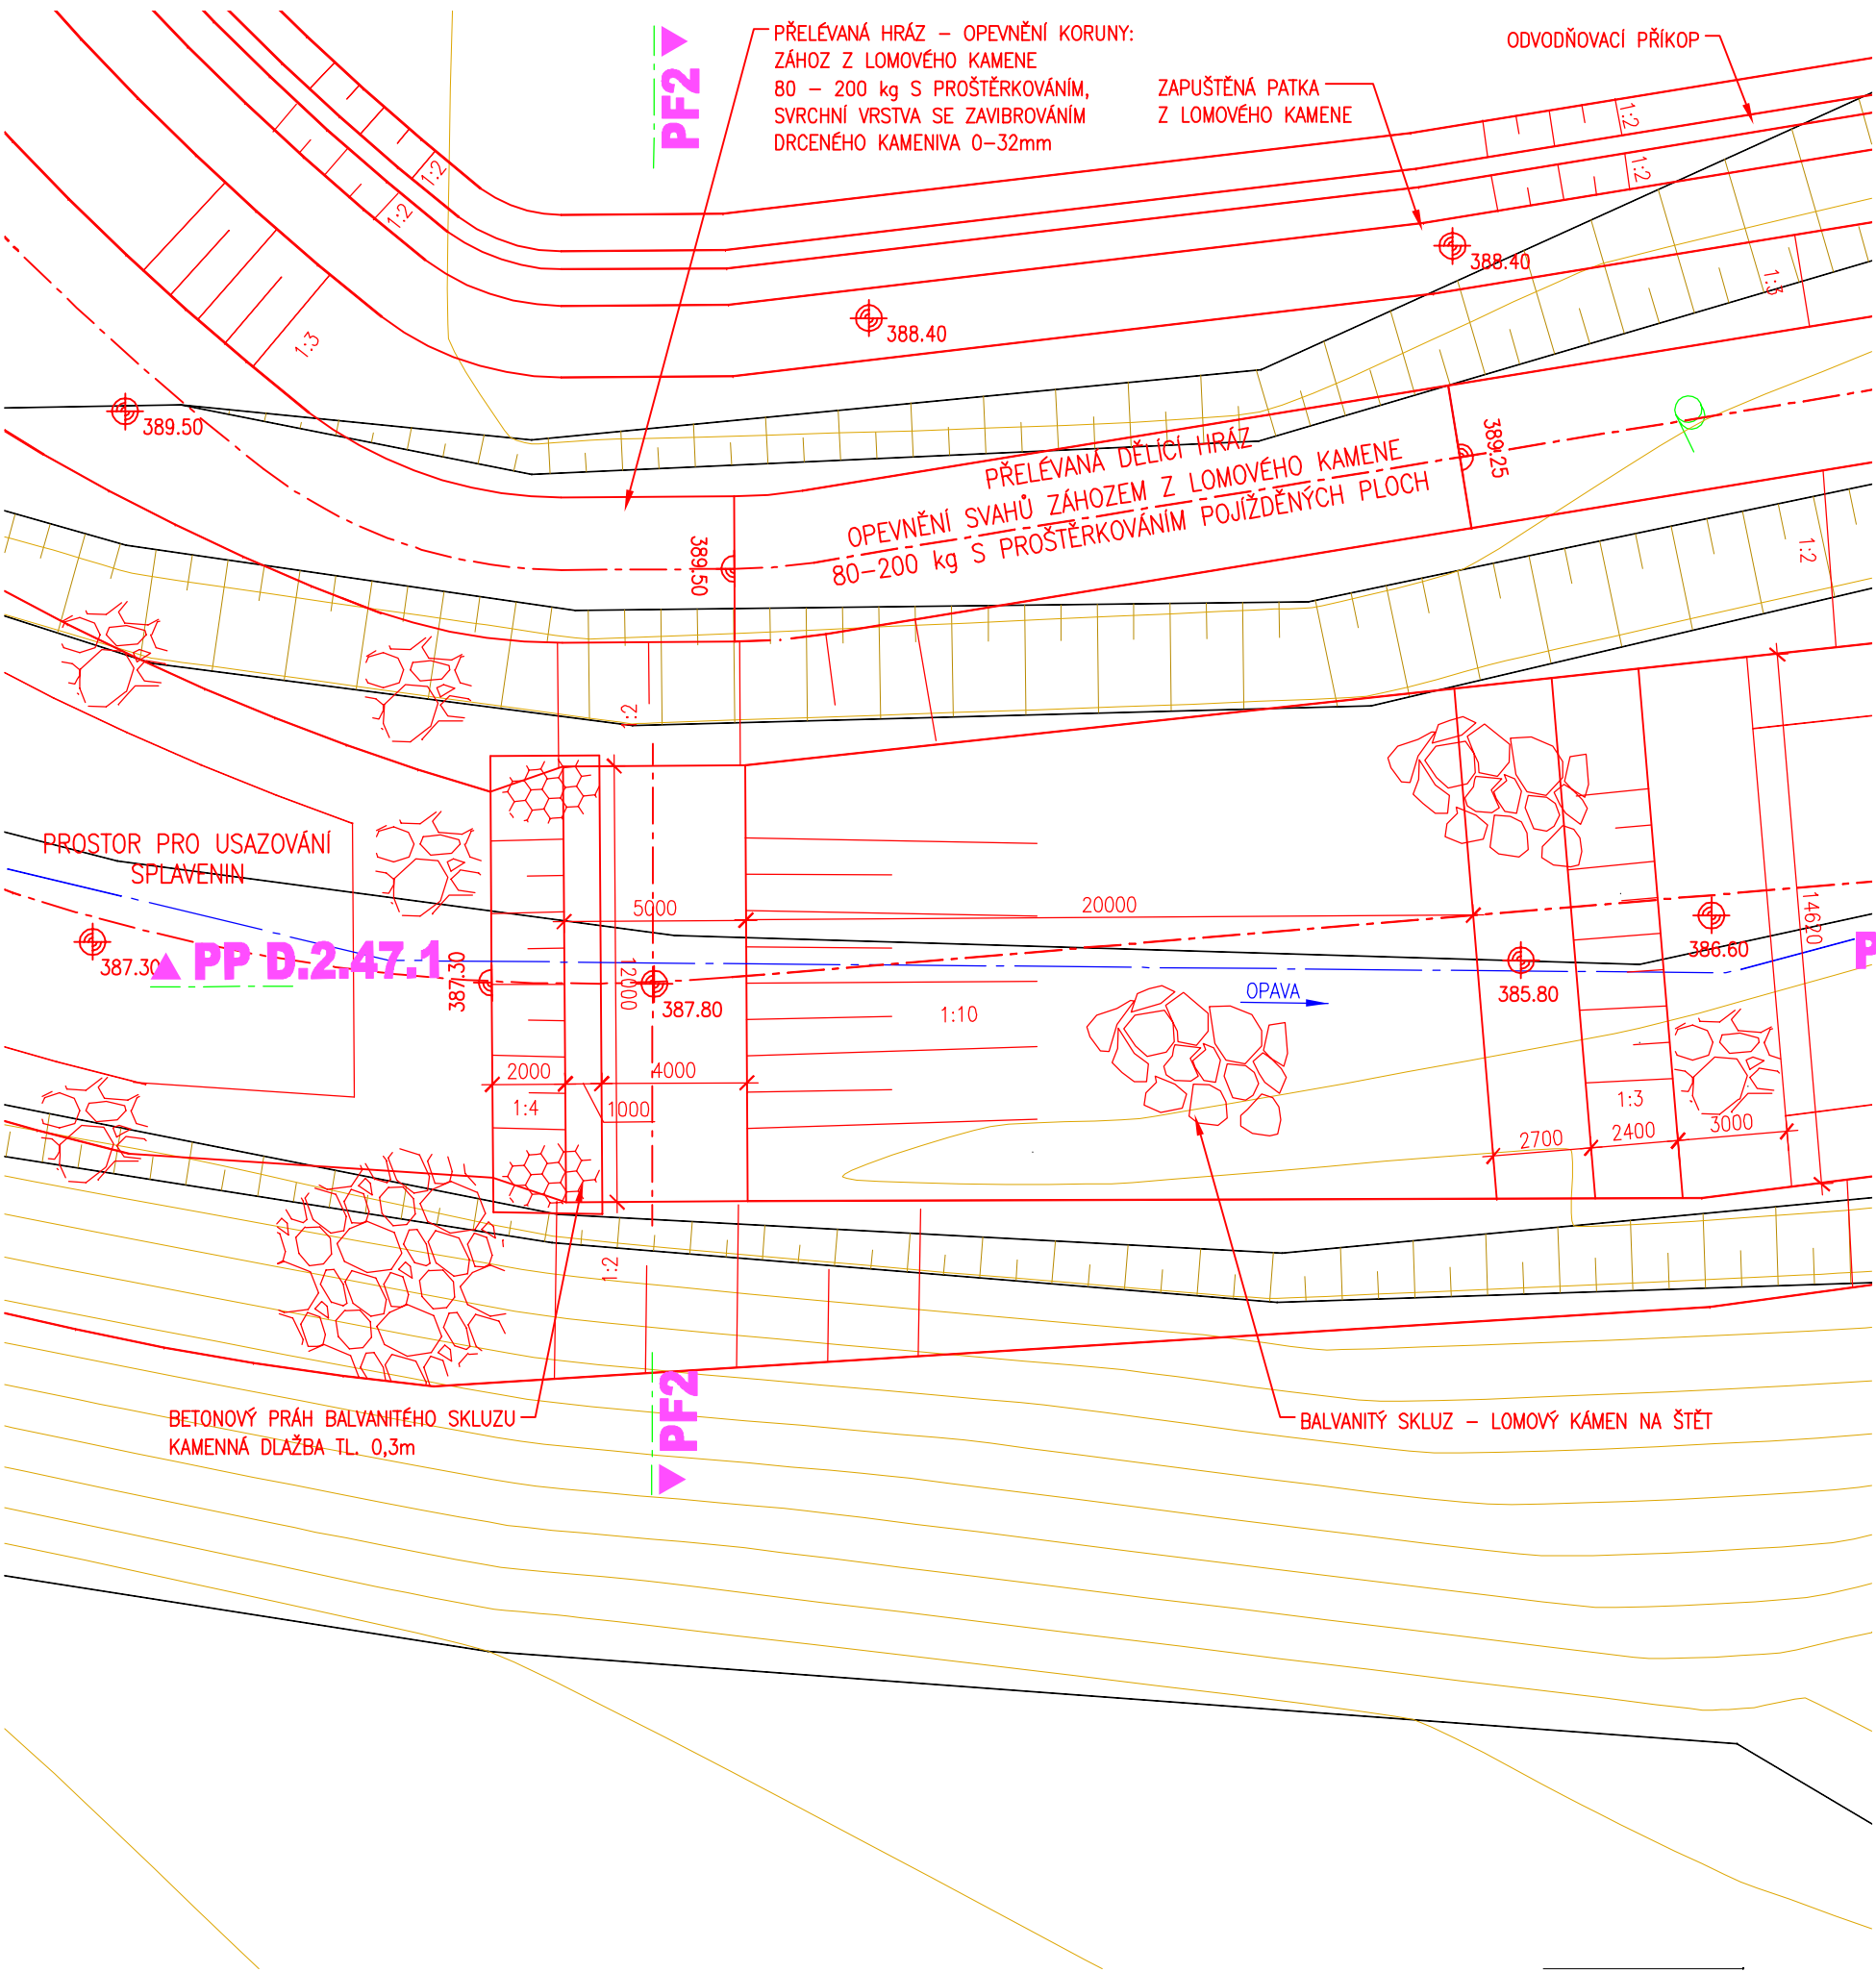

Akce

OPATŘENÍ NA HORNÍ OPAVĚ, PŘÍPRAVA AKCE V OBDOBÍ 2013-2016

Objednatel


Povodí Odry, státní podnik



Zhotovitel

Společnost "OHO"





AQUATIS a.s.
Botanická 834/56, 602 00 Brno

Tel: +420 541 554 111
Fax: +420 541 211 205

E-mail: info@aquatis.cz
http://www.aquatis.cz

Zodpovědný projektant
ING. JIRÍ SEDIVÝ

Hlavní inženýr projektu
ING. PĚTR TUPÝ

Vedoucí střediska
ING. JIRÍ ŠVANCARA

Vypracoval
ING. MICHAL HAVLÁT

Kontroloval
ING. JIRÍ ŠVANCARA

Zakázkové číslo
151186.31.031

Datum
ŘÍJEN, 2017

Stupeň dokumentace
DUR

Název souboru
D 1 11 az 13 pudorys prostor splavenin.dwg

Akce

**OPATŘENÍ NA HORNÍ OPAVĚ,
PŘÍPRAVA AKCE V OBDOBÍ 2013-2016
VD NOVÉ HEŘMINOVY, OHO**
SO 132 ZÁCHYTNÝ PROSTOR SPLAVENIN

Príloha

**PŮDORYS BALVANITÉHO SKLUZU
NA ODTOKU Z PROSTORU PRO USAZOVÁNÍ SPLAVENIN**

Měřítko
1 : 200

Číslo přílohy
D.1.12

Objednatel

POVODÍ ODRY, STÁTNÍ PODNIK