




PŮDORYS
M 1:200

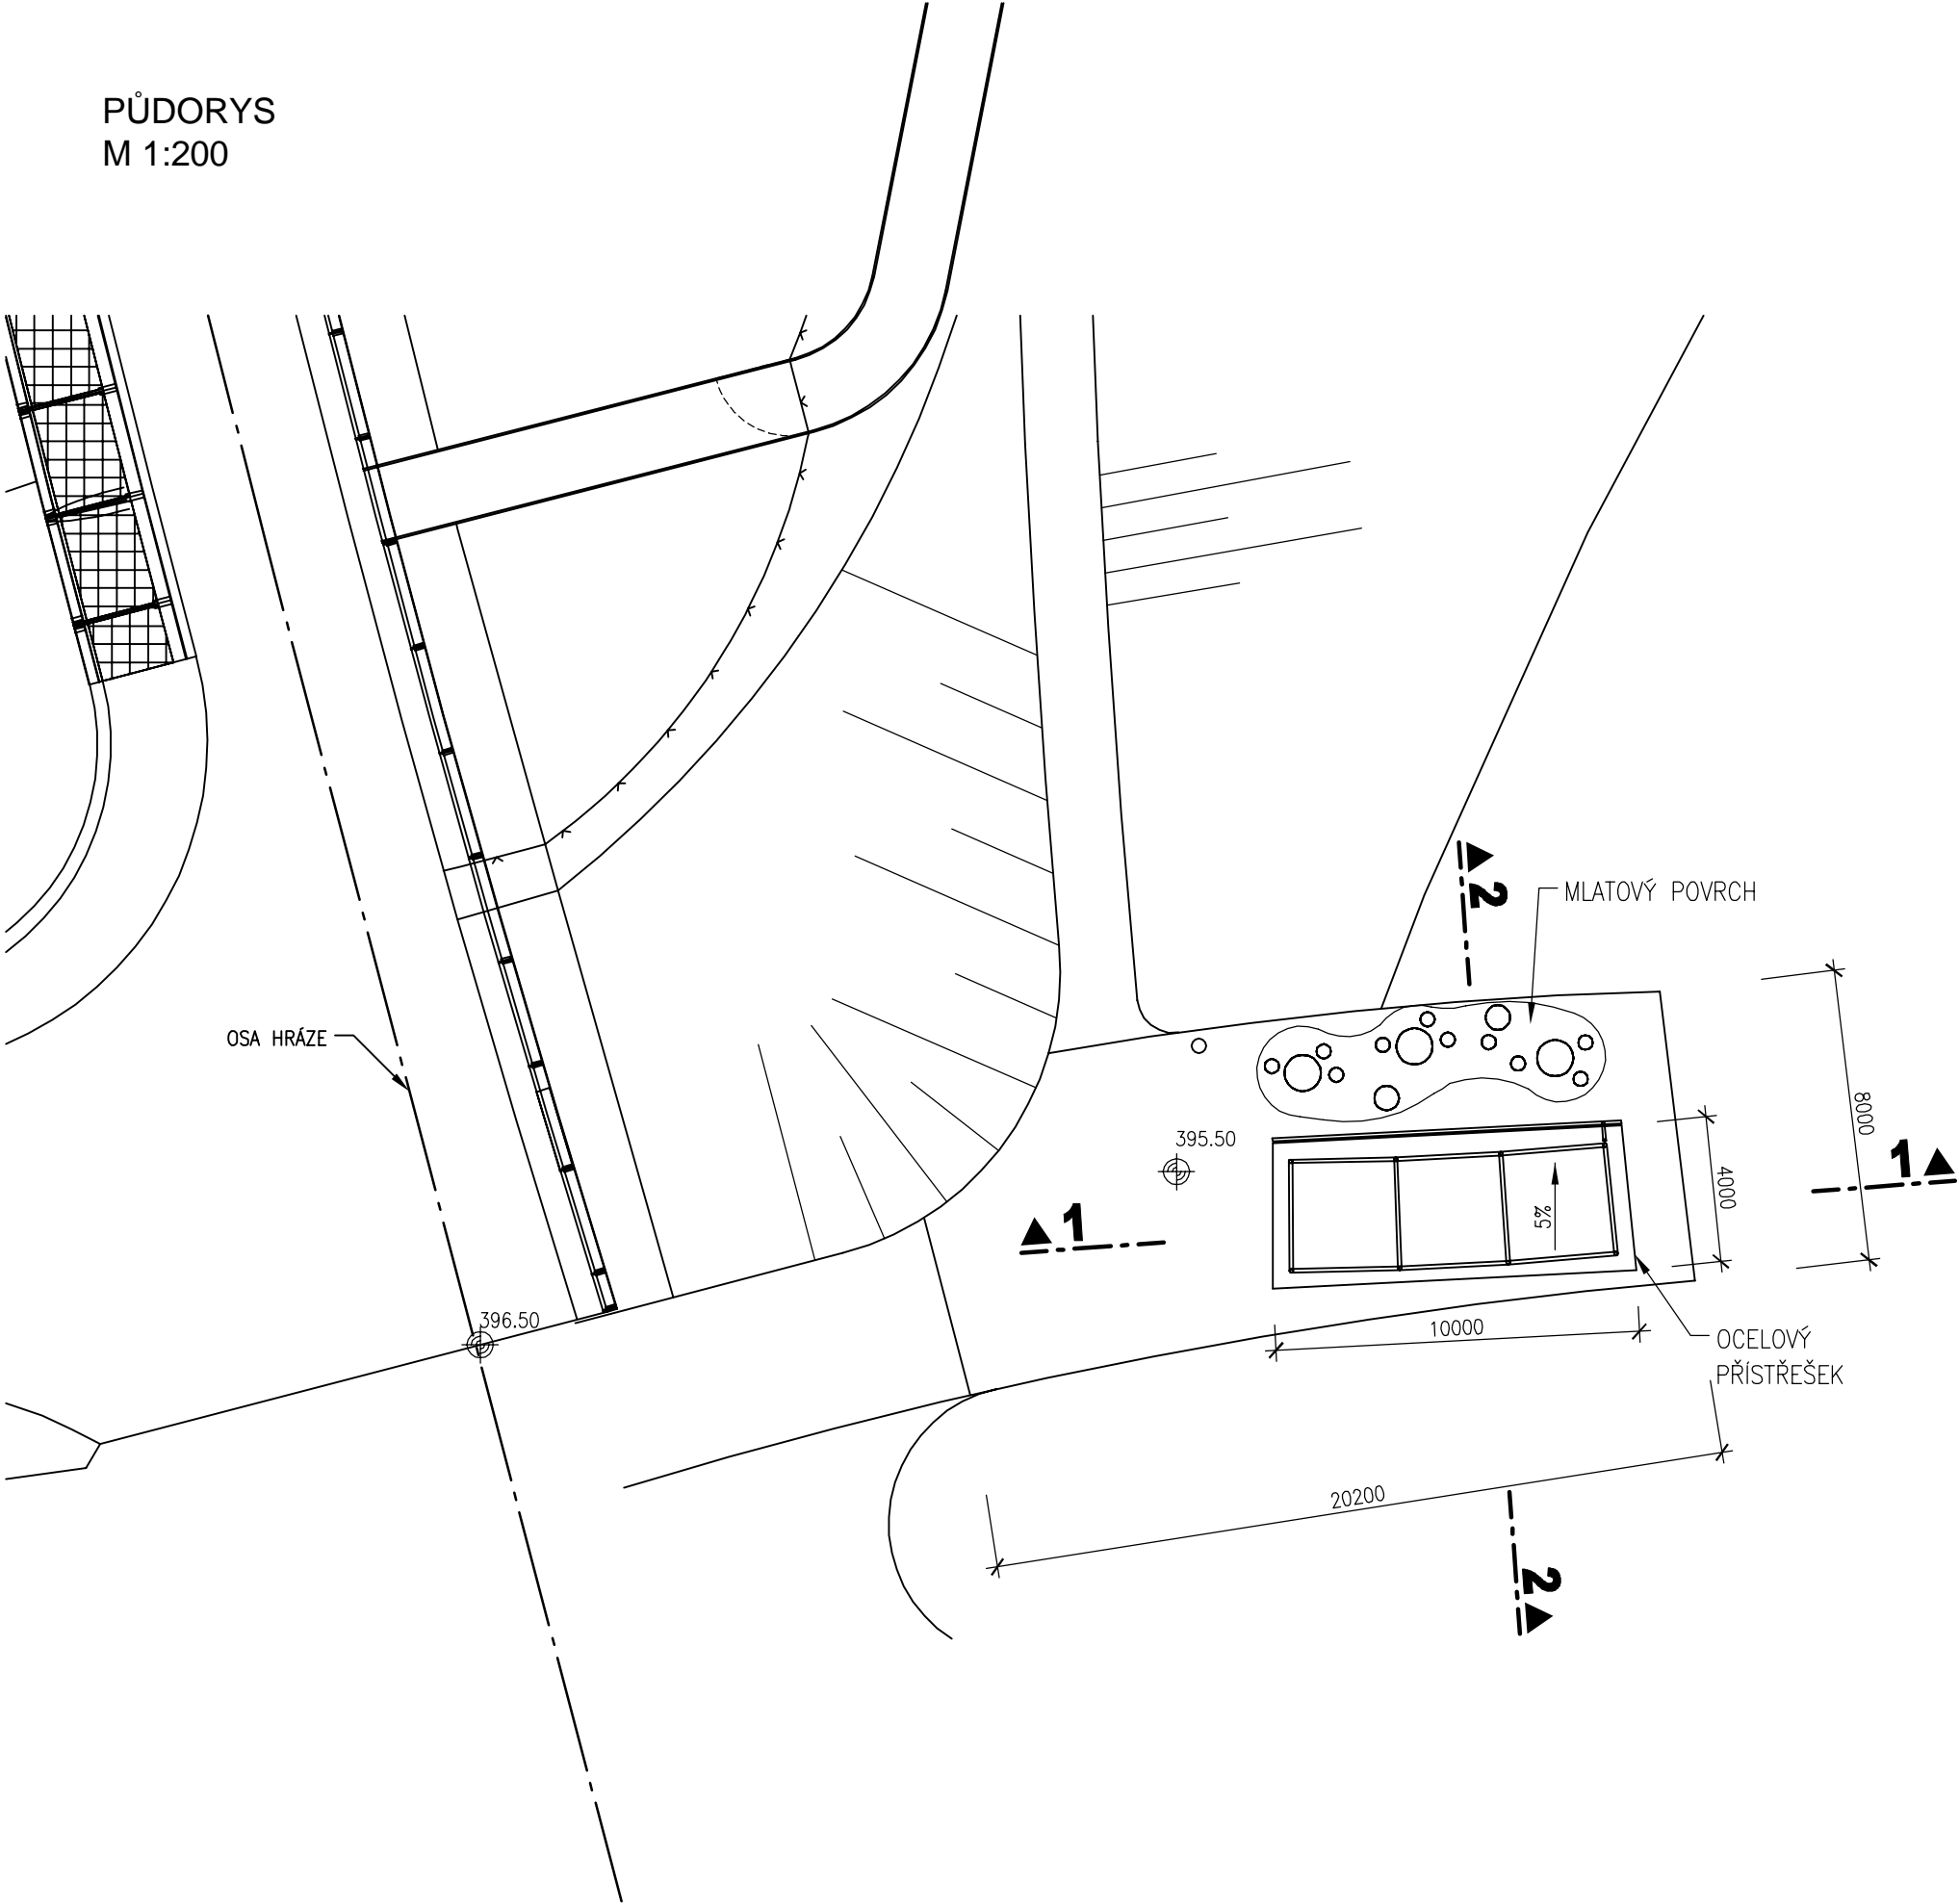

ŘEZ 1-1
M 1:100

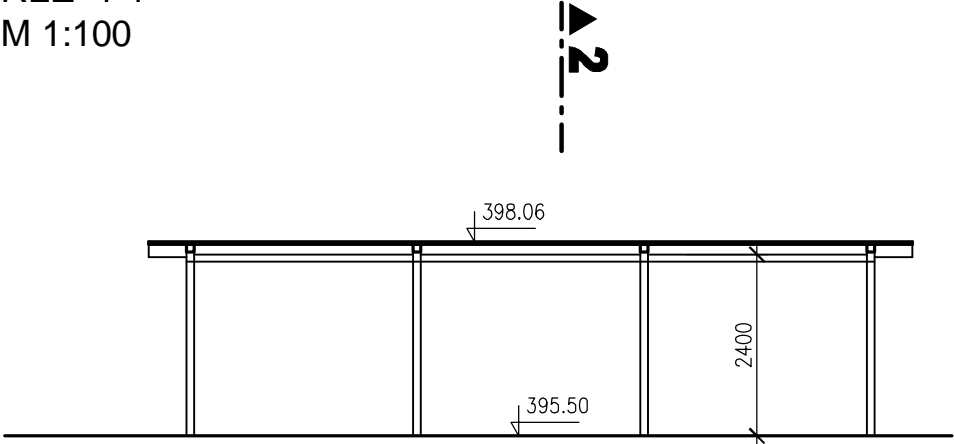

ŘEZ 2-2
M 1:100

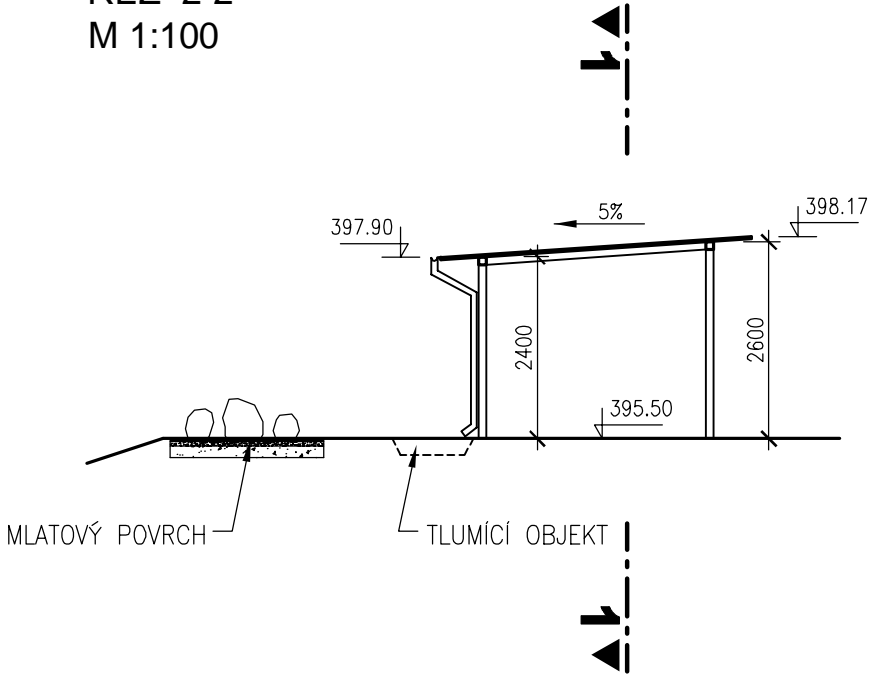

VÝŠKOVÝ SYSTÉM: BALT PO VYROVNÁNÍ
SOUŘADNÝ SYSTÉM: S-JTSK

Akce
OPATŘENÍ NA HORNÍ OPAVĚ, PŘÍPRAVA AKCE V OBDOBÍ 2013-2016

Objednatel
Povodí Odry, státní podnik

Zhotovitel
Společnost "OHO"

AQUATIS GEOTEST JUGEO-GVP

AKTUALIZACE 08/2019

AQUATIS

AQUATIS a.s. Botanická 834/56, 602 00 Brno		Tel: +420 541 554 111 Fax: +420 541 211 205		E-mail: info@aquatis.cz http://www.aquatis.cz	
Zodpovědný projektant ING. DANIEL BRÁZDA		Hlavní inženýr projektu ING. PĚTR TUPÝ		Vedoucí střediska ING. JIRÍ ŠVANCARA	
Vyraboval HANA DVOŘÁKOVÁ		Kontroloval ING. JIRÍ ŠVANCARA		Zakázkové číslo 15186.31.031	
Datum ŘÍJEN, 2017		Stupeň dokumentace DUR		Název souboru D_2_36_Vyhlička.dwg	

Akce

**OPATŘENÍ NA HORNÍ OPAVĚ,
PŘÍPRAVA AKCE V OBDOBÍ 2013-2016
VD NOVÉ HERMINOVY, OHO**

SO 01121X ÚDOLNÍ HRÁZ VČETNĚ PŘÍSLUŠENSTVÍ

Příloha

VYHLÍDKA - PODHRÁZÍ

Měřítko 1 : 200, 100	Číslo přílohy D.2.36.2
--------------------------------	----------------------------------

Objednatel
POVODÍ ODRY, STÁTNÍ PODNIK

