



GABIONOVÁ STĚNA 5
0,216.00 - 0,249.00

PŮDORYS
M 1:200

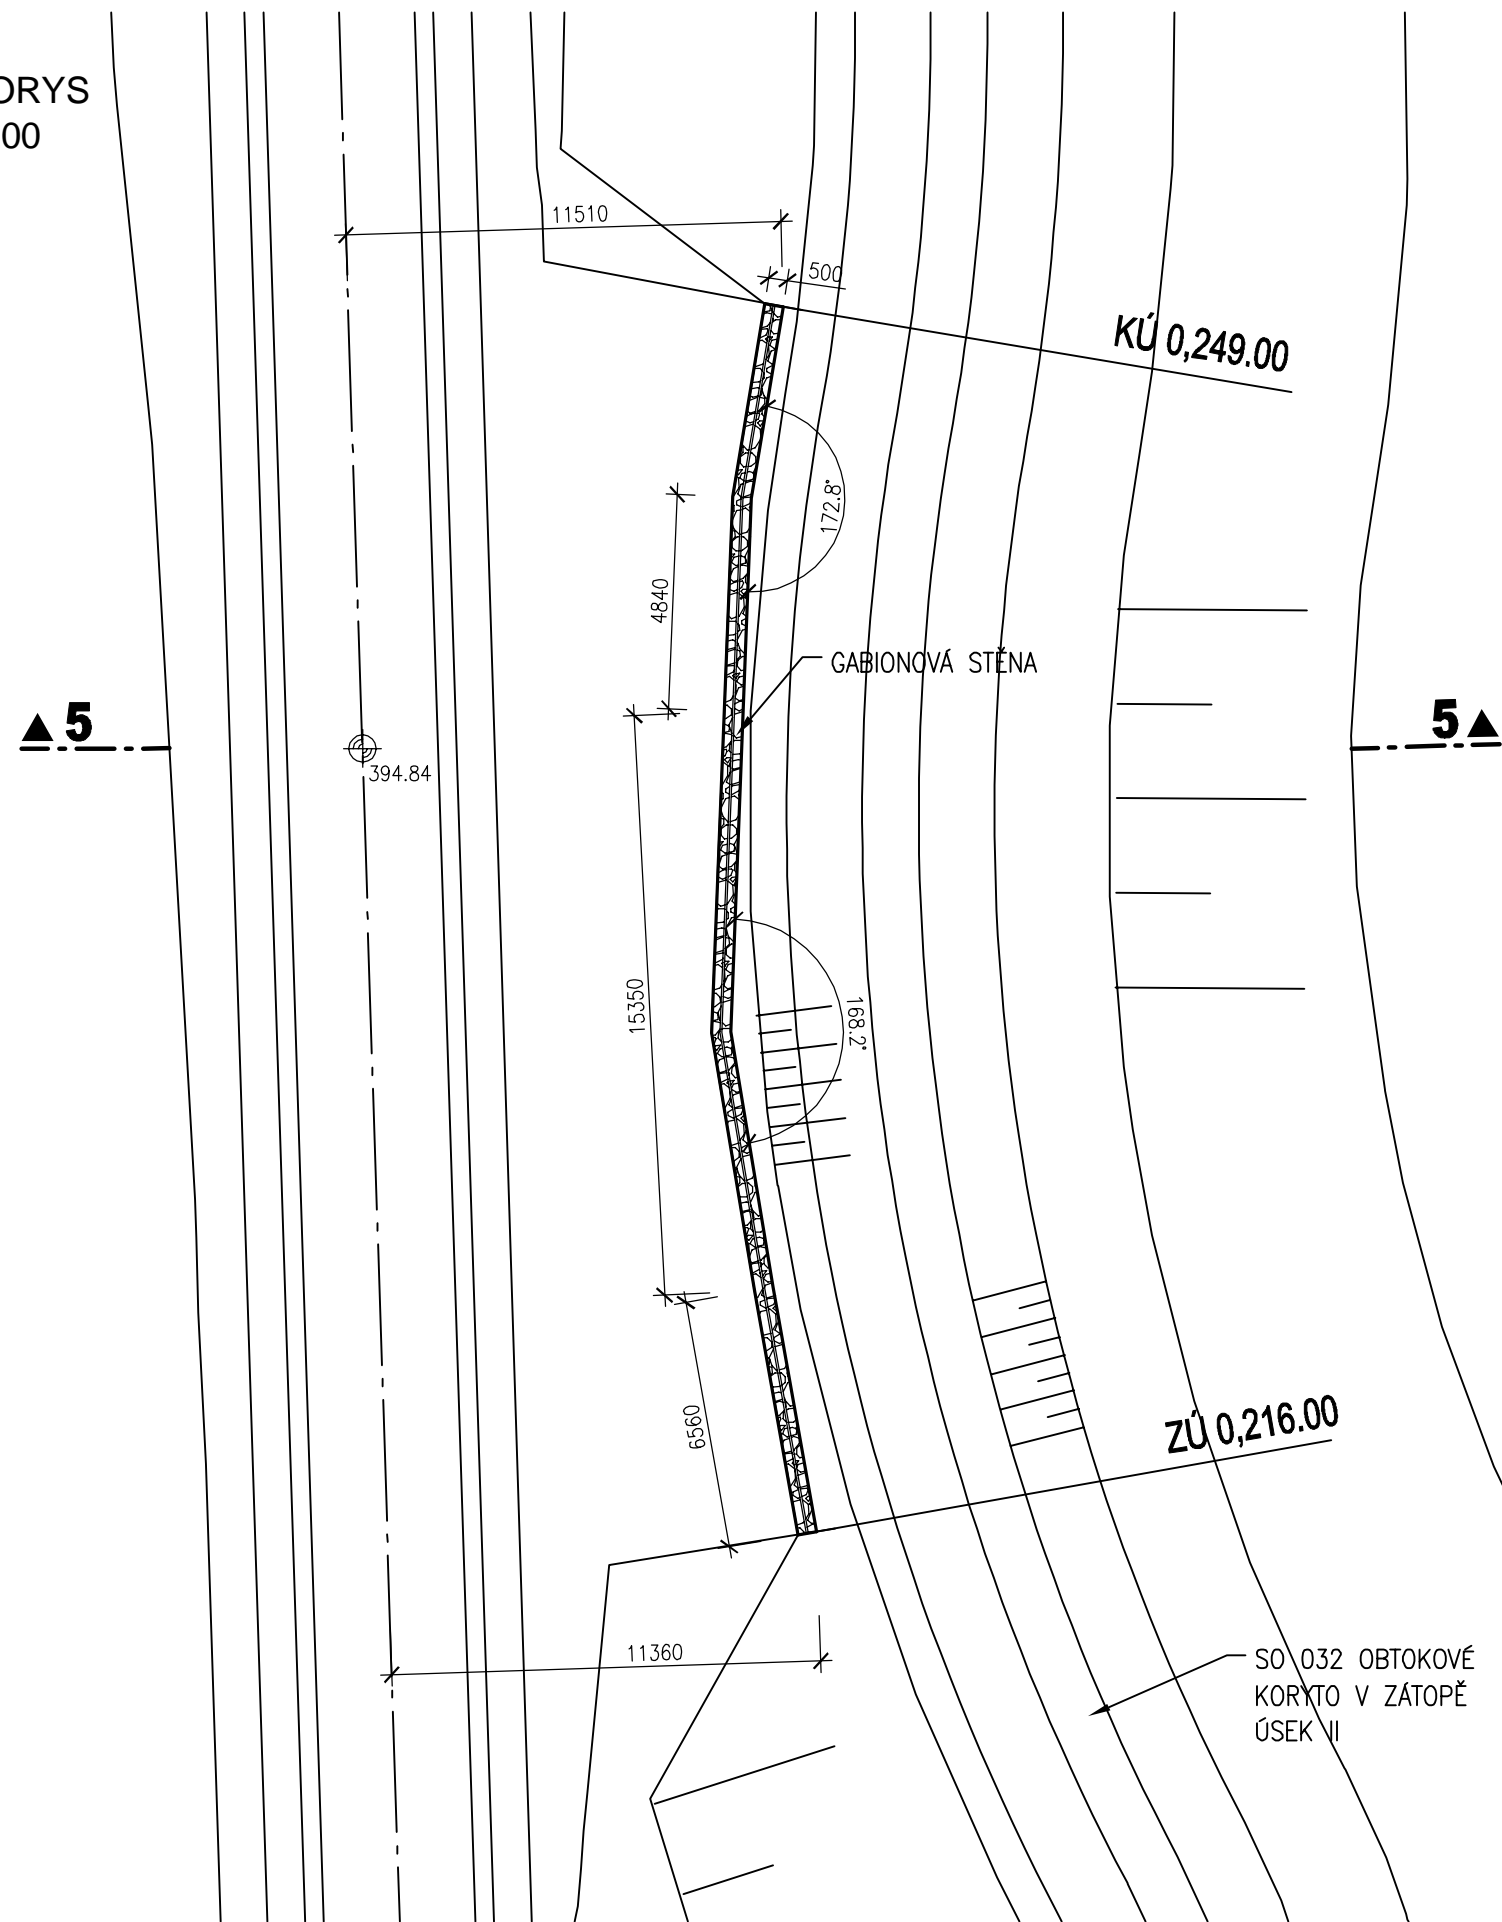

ŘEZ 5-5
M 1:100

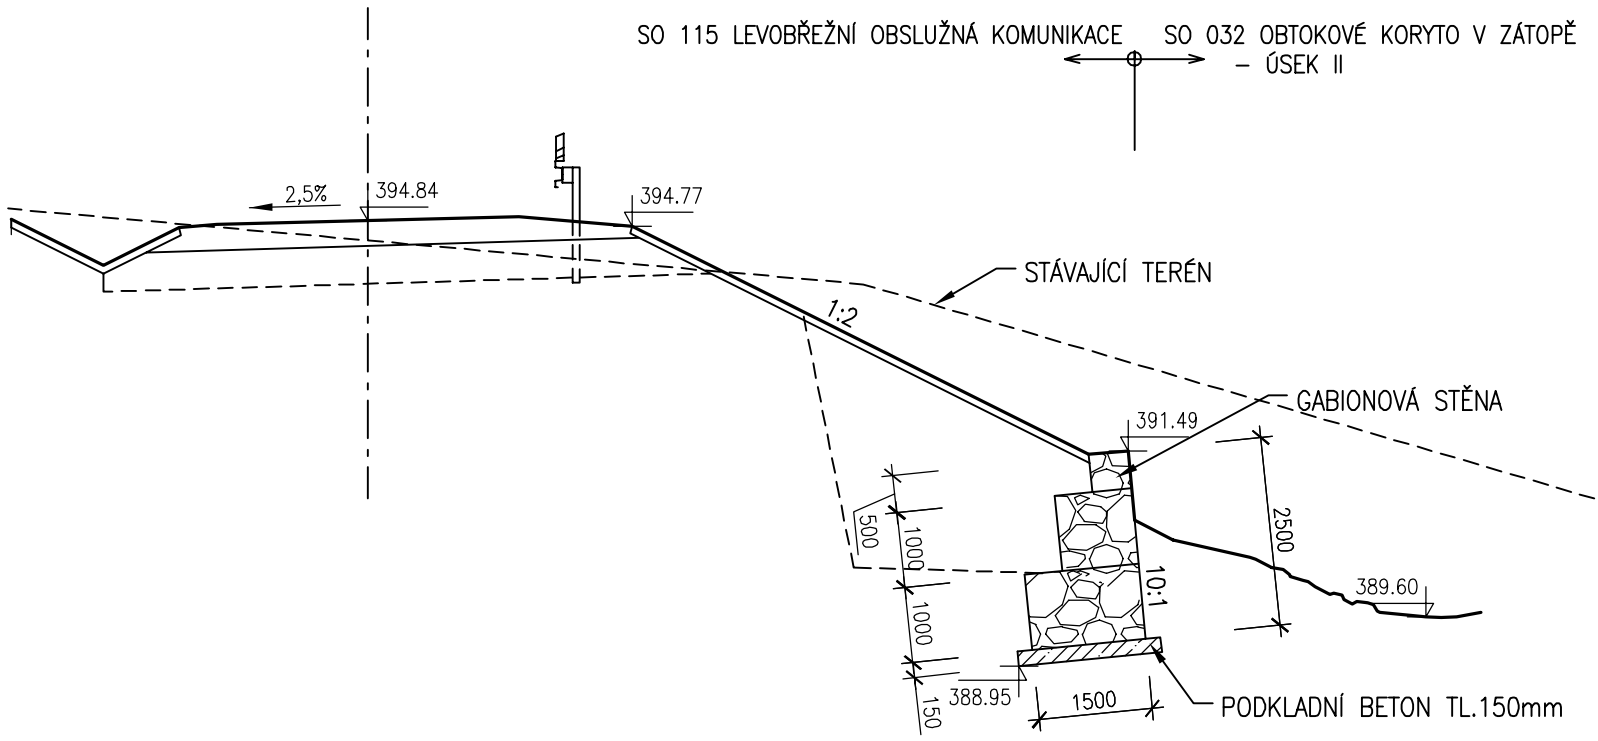

VÝŠKOVÝ SYSTÉM: BALT PO VYROVNÁNÍ
SOUŘADNÝ SYSTÉM: S-JTSK

Akce
OPATŘENÍ NA HORNÍ OPAVĚ, PŘÍPRAVA AKCE V OBDOBÍ 2013-2016

Objednatel
Povodí Odry, státní podnik



Zhotovitel
Společnost "OHO"



AKTUALIZACE 08/2019

AQUATIS

AQUATIS a.s. Botanická 834/56, 602 00 Brno		Tel: +420 541 554 111 Fax: +420 541 211 205	E-mail: info@aquatis.cz http://www.aquatis.cz
Zodpovědný projektant ING. DANIEL BRÁZDA	Hlavní inženýr projektu ING. PETR TUPÝ	Vedoucí střediska ING. JIRÍ ŠVANCARA	
Vypracoval HANA DVOŘÁKOVÁ	Kontroloval ING. JIRÍ ŠVANCARA	Zakázkové číslo 15186.31.031	
Datum ŘÍJEN, 2017	Stupeň dokumentace DUR	Název souboru D_2_59_gabiony_rezy.dwg	

Akce
**OPATŘENÍ NA HORNÍ OPAVĚ,
PŘÍPRAVA AKCE V OBDOBÍ 2013-2016
VD NOVÉ HEŘMINOVY, OHO**
SO 0121X ÚDOLNÍ HRÁZ VČETNĚ PŘÍSLUŠENSTVÍ

Příloha
GABIONOVÁ STĚNA 5

Měřítko
1 : 200, 100

Číslo přílohy
D.1.14.5

Objednatel
POVODÍ ODRY, STÁTNÍ PODNIK