



PŪDORYS

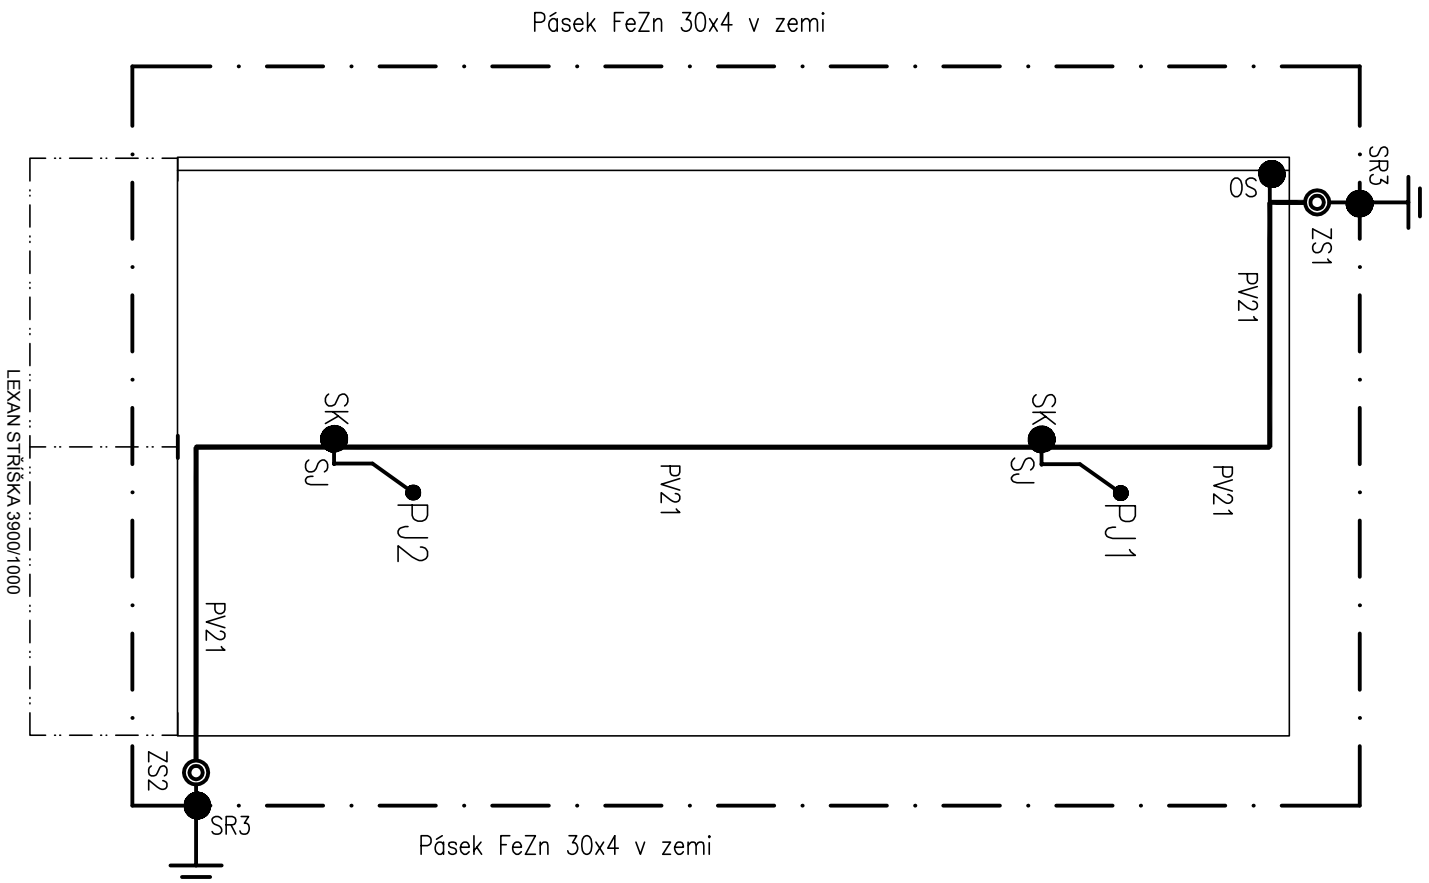

- | | | |
|---|---------------------------|---------------------------|
|  | P _{JX} | |
| ----- | Drát FeZn D10 | |
| ===== | Drát AlMgSi D8 | |
| _____ | Pásek FeZn 30x4 v základu | |
| | | SR3 – svorka pásek – drát |
| | | ZS – svorka zkušební |
| | | SK – svorka křížová |
| | | SP – svorka připojovací |
| | | SO – svorka okapová |
| | | PJ – pomocný jímáč |

Ochrana dle ČSN EN 62305-3

Třída ochrany před bleskem dle ČSN EN 62305-3 LPS = III.

Veškeré oplechování a kovové konstrukce pospojovat drátem FeZn D8

Svody jsou umístěny na omítce na podpěrách PV po 1,0m.


Jímání vedení je uloženo na podpěrách PV po 1,0m.

Zemní odpor jedného svodu max. 10 ohm.

Zkušební svorky umístit ve výšce 0,6 – 1,8 m

Zemníčky svorky v zemi musí mít min. 4 spojovací šrouby

Svody k zemičům jsou provedeny drátem FeZn D10 a jsou chráněny úhelníky nebo trubkou.

Zodpovědný pracovník		Vypracoval		 AQUA CENTRUM Břeclav s.r.o. Kopusty 27, 690 06 Břeclav IČO 60710063, DIČ CZ60710063 tel.: 519 333 689, email: aqc@wo.cz
Ing. Milan Bartolšic		Ing. Lubomír Žitavský		
Investor: Povodí Moravy, s.p., Dřevařská 11, 602 00 Brno				
Rekonstrukce rybochovného hospodářství Koryčany - sezónní prodejna ryb				
Příloha:	D1.4b - ELEKTROINSTALACE		Číslo přílohy	
	OCHRANA PROTI BLESKU		D1.4b.31	
Formát		A3		
Datum		červen 2021		
Číslo stavby				
Měřítko 1:50				