



KONSTRUKCE ZÁKLADŮ
PŮDORYS

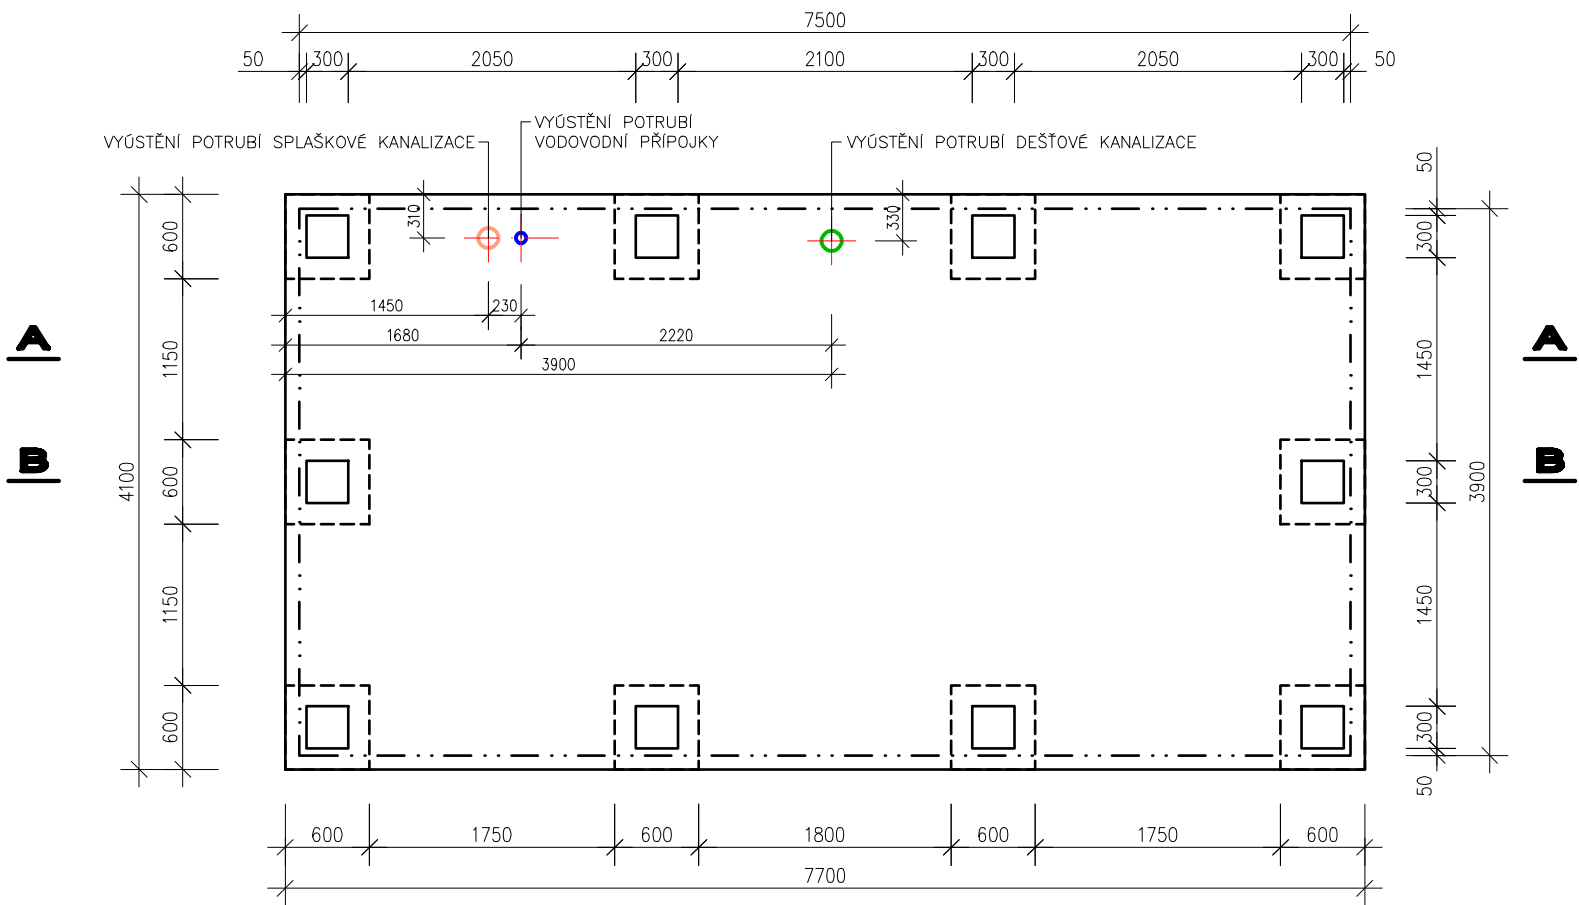


POZNÁMKA:



- VYÚSTĚNÍ POTRUBÍ SPLAŠKOVÉ KANALIZACE, DEŠŤOVÉ KANALIZACE A VODOVODNÍ PŘÍPOJKY BUDE UKONČENO +0,50m NAD ÚROVNÍ ZPEVNĚNÉ PLOCHY POD KONTRJNEREM. PŘI REALIACI NAPOJENÍ NA POTRUBÍ VNITŘNÍCH ROZVODŮ SE PROVEDE JEJICH DÉLKOVÁ ÚPRAVA

ŘEZ A-A

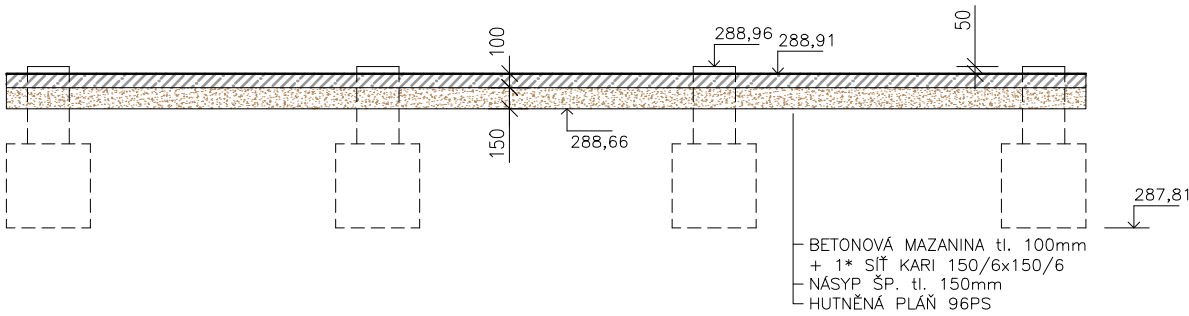

ŘEZ B-B

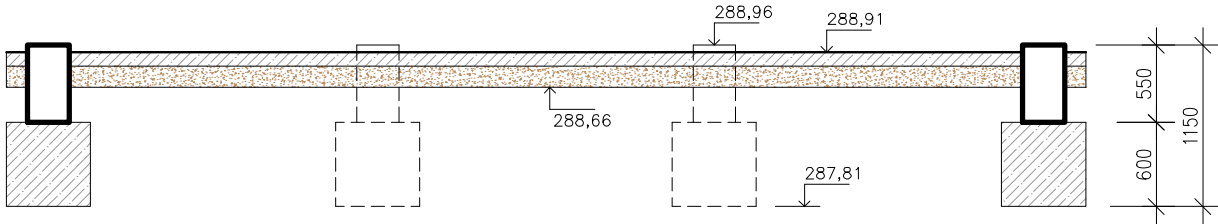

 Zodpovědný pracovník	Vypracoval		 AQUA CENTRUM Břeclav s.r.o. Kapusty 27, 690 06 Břeclav IČO 60710063, DIČ CZ60710063 tel.: 519 333 689, email: aqc@wo.cz	
Ing. Milan Bartolšic	Ing. Jan Varadínek			
Investor: Povodí Moravy, s.p., Dřevařská 11, 602 00 Brno			Formát	
Rekonstrukce rybochovného hospodářství Koryčany - sezónní prodejna ryb			Datum	červen 2021
			Číslo stavby	
Příloha: SO02 - KONTEJNEROVÁ PRODEJNA VÝKRES ZÁKLADŮ			Měřítko 1:50	Číslo přílohy D.1.1.b.2