


M 1:250

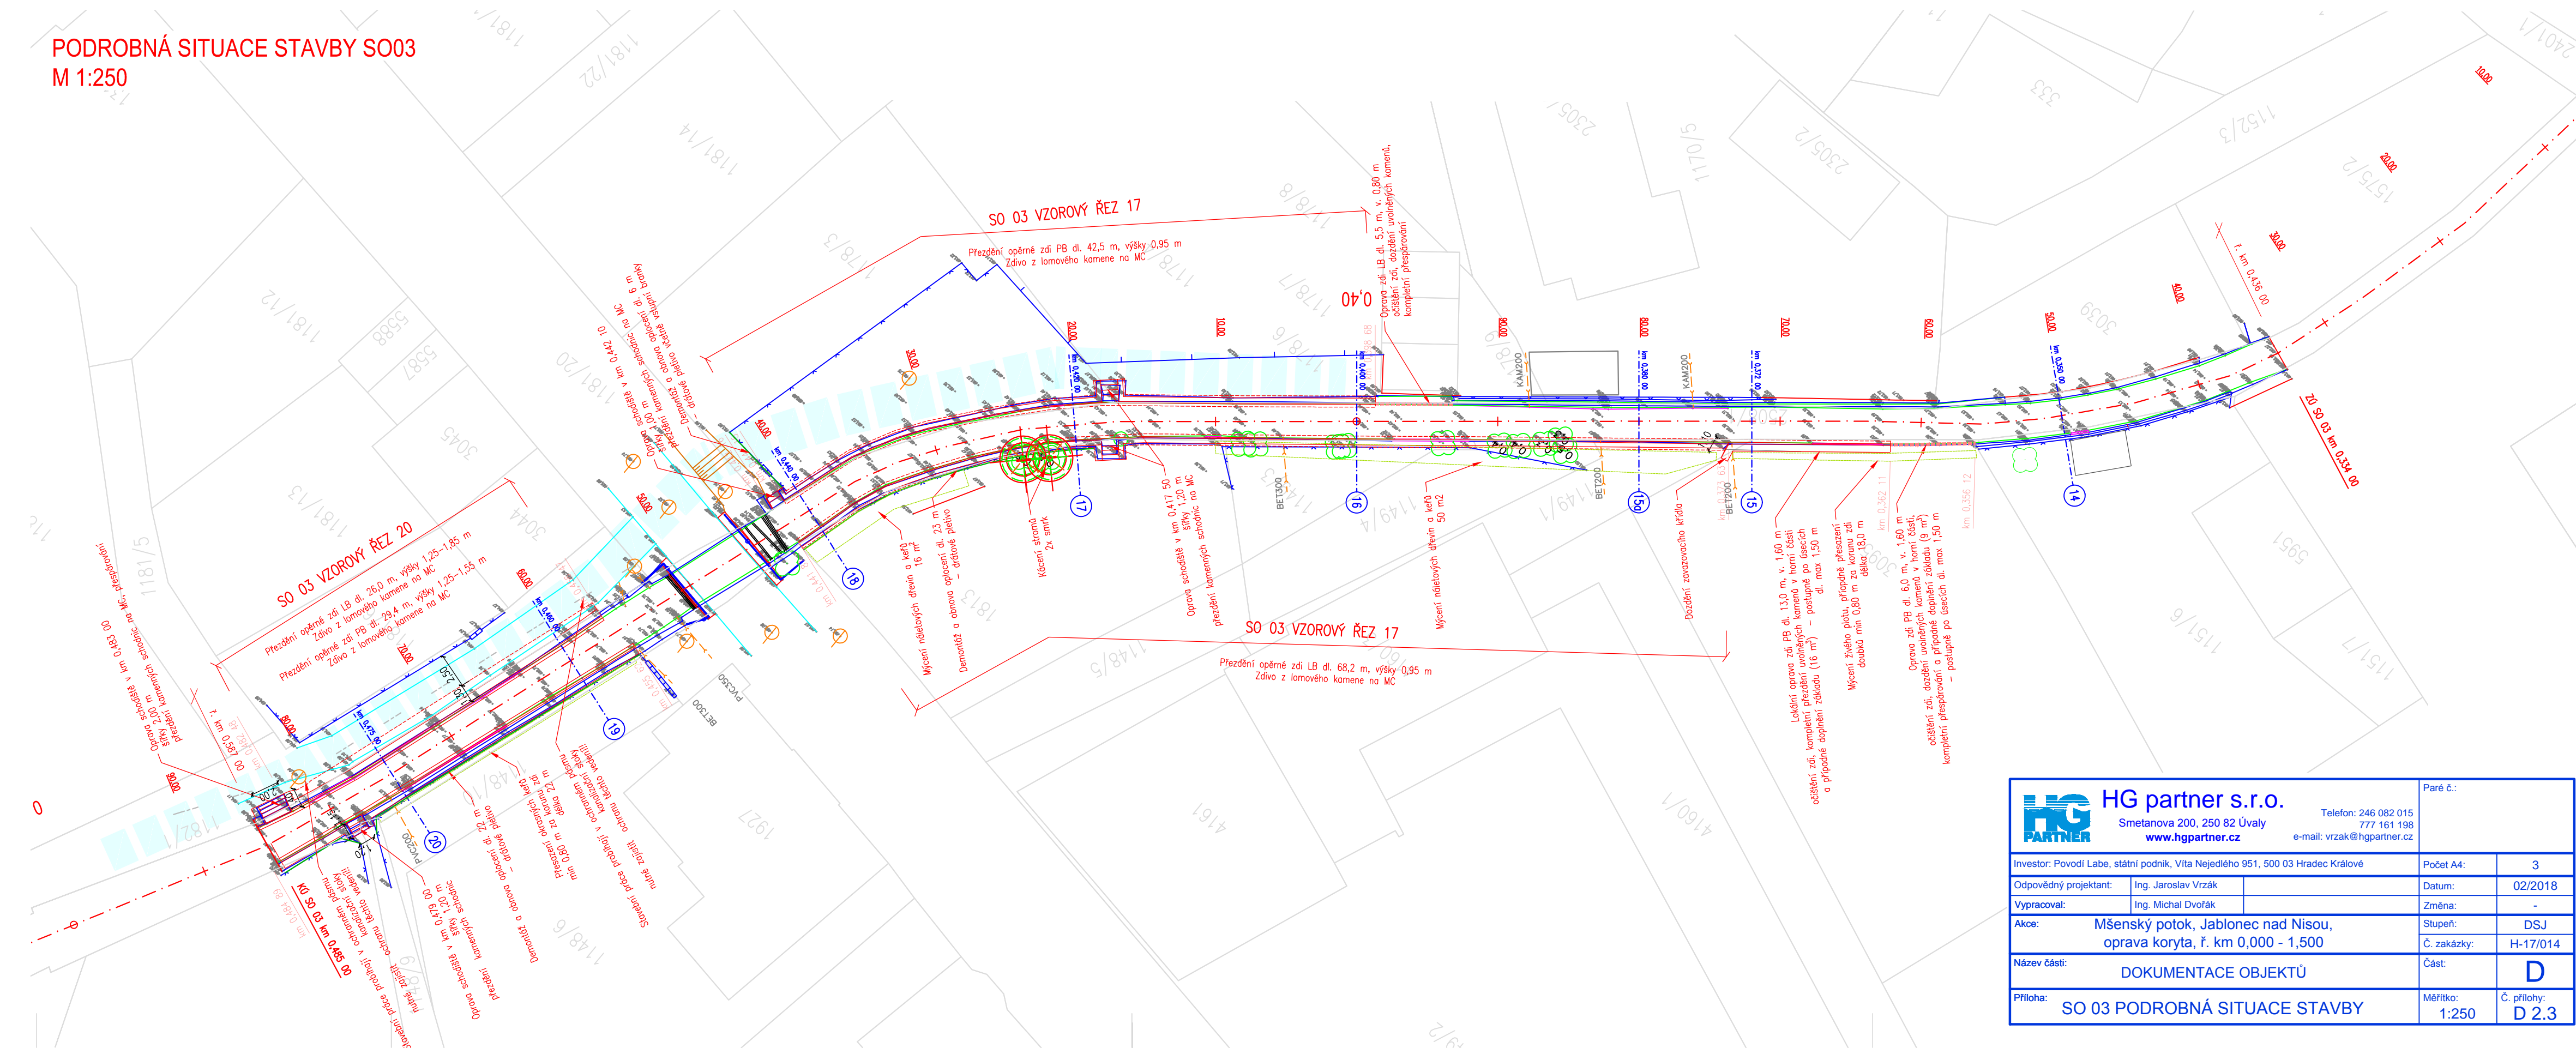

 HG partner s.r.o. Smetanova 200, 250 82 Úvaly www.hgpartner.cz		Telefon: 246 082 015 777 161 198 e-mail: vrzak@hgpartner.cz		Paré č.: _____	
Investor: Povodí Labe, státní podnik, Víta Nejedlého 951, 500 03 Hradec Králové				Počet A4:	3
Odpovědný projektant:	Ing. Jaroslav Vrzák		Datum:	02/2018	
Vypracoval:	Ing. Michal Dvořák		Změna:	-	
Akce: Mšenský potok, Jablonec nad Nisou, oprava koryta, ř. km 0,000 - 1,500			Stupeň:	DSJ	
			Č. zakázky:	H-17/014	
Název části: DOKUMENTACE OBJEKTŮ			Část:	D	
Příloha: SO 03 PODROBNÁ SITUACE STAVBY			Měřítko: 1:250	Č. přílohy: D 2.3	