




PŮDORYS

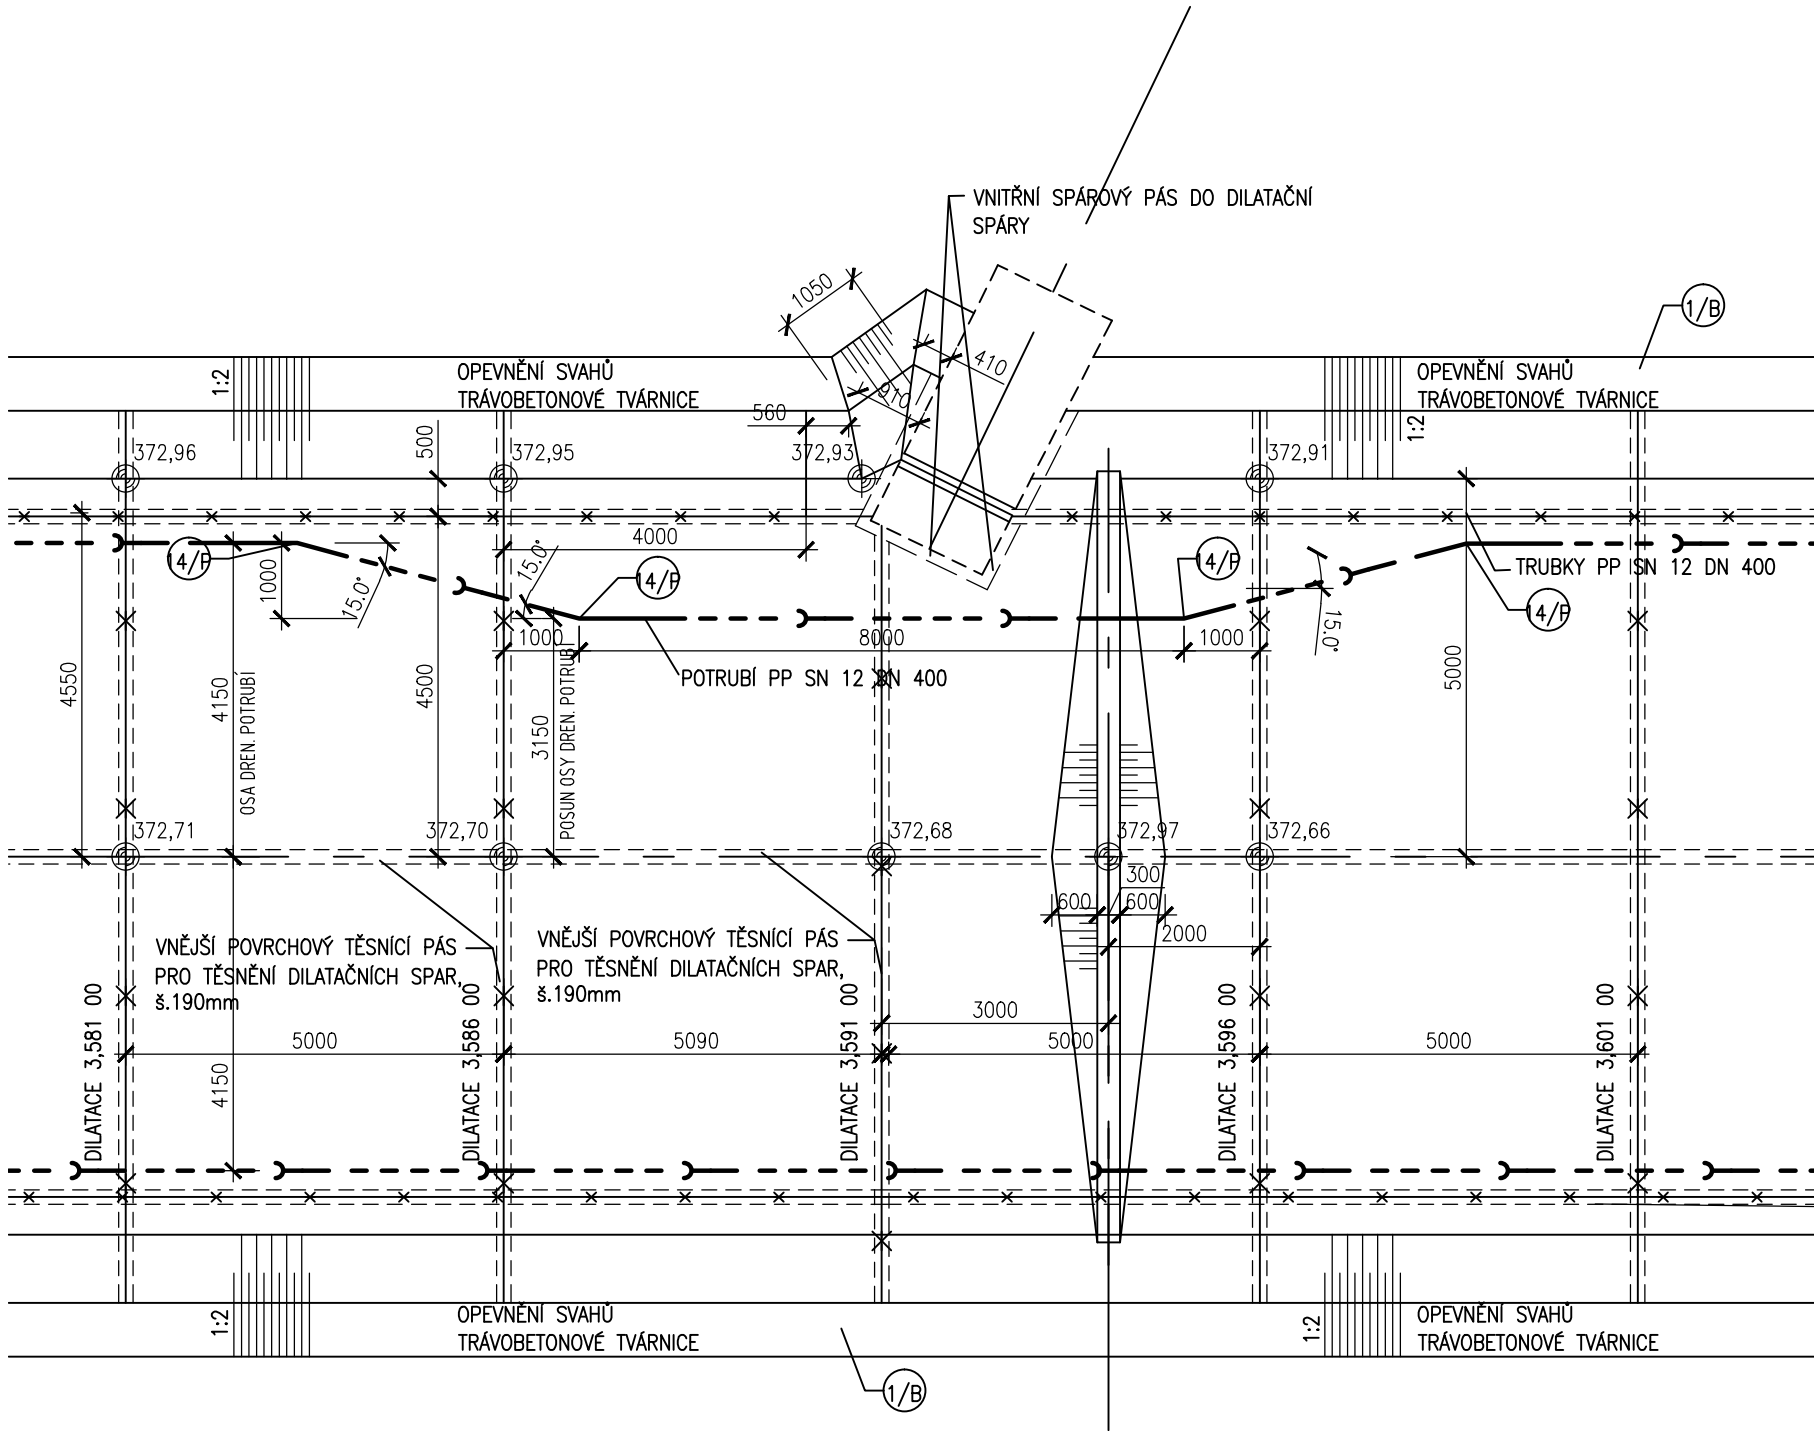

PŘÍČNÝ ŘEZ PRAHEM V OSE KORYTA

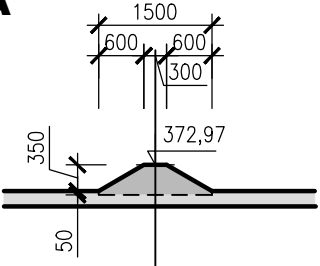

PŘÍČNÝ ŘEZ PŘIVADĚČEM V PRAHU

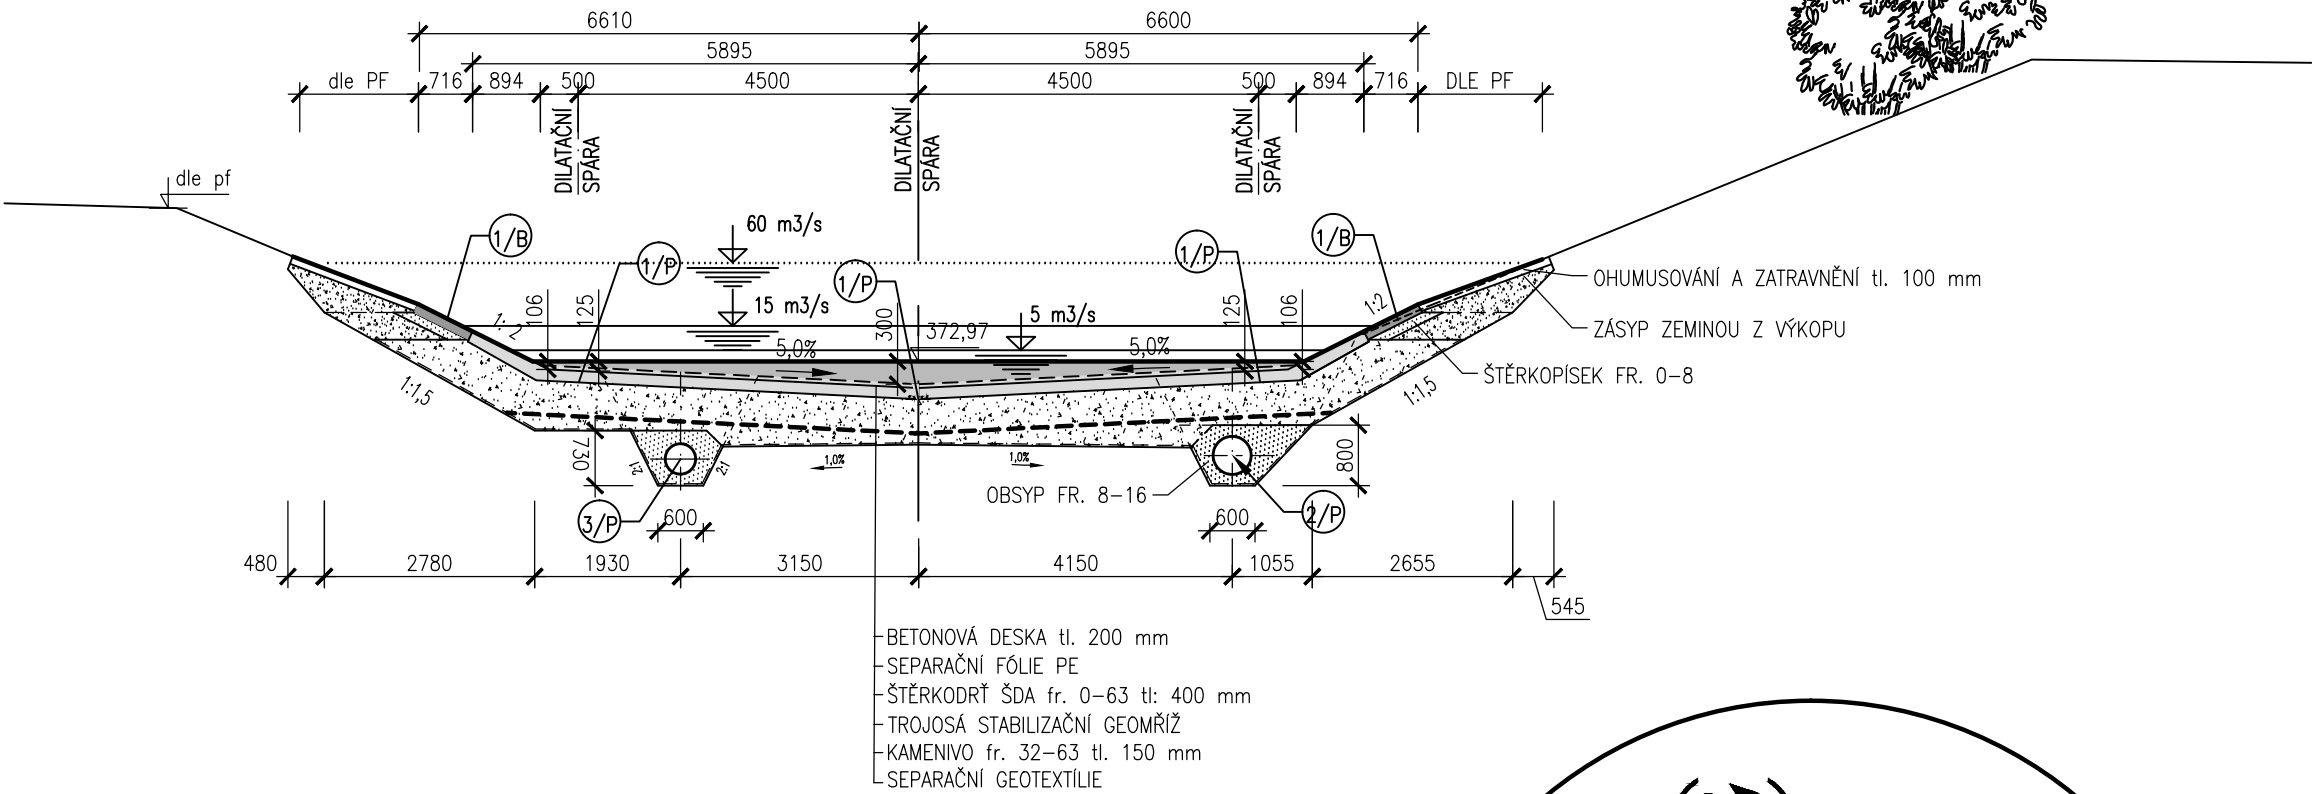

LEGENDA VÝROBKŮ

- 1/P VNĚJŠÍ POVRCHOVÝ TĚSNICÍ PÁS PRO TĚSNĚNÍ DILATAČNÍCH SPAR, š.190mm
- 2/P DRENÁŽNÍ POTRUBÍ SN12 DN500, PERFORACE 1/3 V HORNÍ ČÁSTI
- 3/P DRENÁŽNÍ POTRUBÍ SN12 DN400, PERFORACE 1/3 V HORNÍ ČÁSTI
- 4/P KOLENO 15° PRO DRENÁŽNÍ POTRUBÍ SN12 DN400
- 1/B TRÁVOBETONOVÉ DLAŽDICE

AQUATIS

AQUATIS a.s. Botanická 834/56, 602 00 Brno		Tel: +420 541 554 111 Fax: +420 541 211 205	E-mail: info@aquatis.cz http://www.aquatis.cz
Zodpovědný projektant ING. EVA DOLEŽALOVÁ	Hlavní inženýr projektu ING. EVA DOLEŽALOVÁ	Vedoucí střediska ING. JIRÍ ŠVANCARA	
Vypracoval ING. MICHAL JENDRUŠČÁK	Kontroloval ING. TOMÁŠ OHERA	Zakázkové číslo 0211206A	
Datum DUBEN, 2022	Stupeň dokumentace DPS	Název souboru 04_00_280_mokrad.dwg	
Akce			
PŘIVADĚČ VYŠNÍ LHOTY - ŽERMANICE, KORYTO, KM 0,000 - 3,633 2. ETAPA, KM 1,881 - 3,633 SO 04 PŘIVADĚČ KM 2,644 - 3,633			
Příloha VTOK DO MOKŘADU PŮDORYS, ŘEZY			
Měřítko 1:100		Číslo přílohy 04_28	
Objednatel Povodí Odry, státní podnik			