




PŮDORYS I.PP - VYTÁPĚNÍ

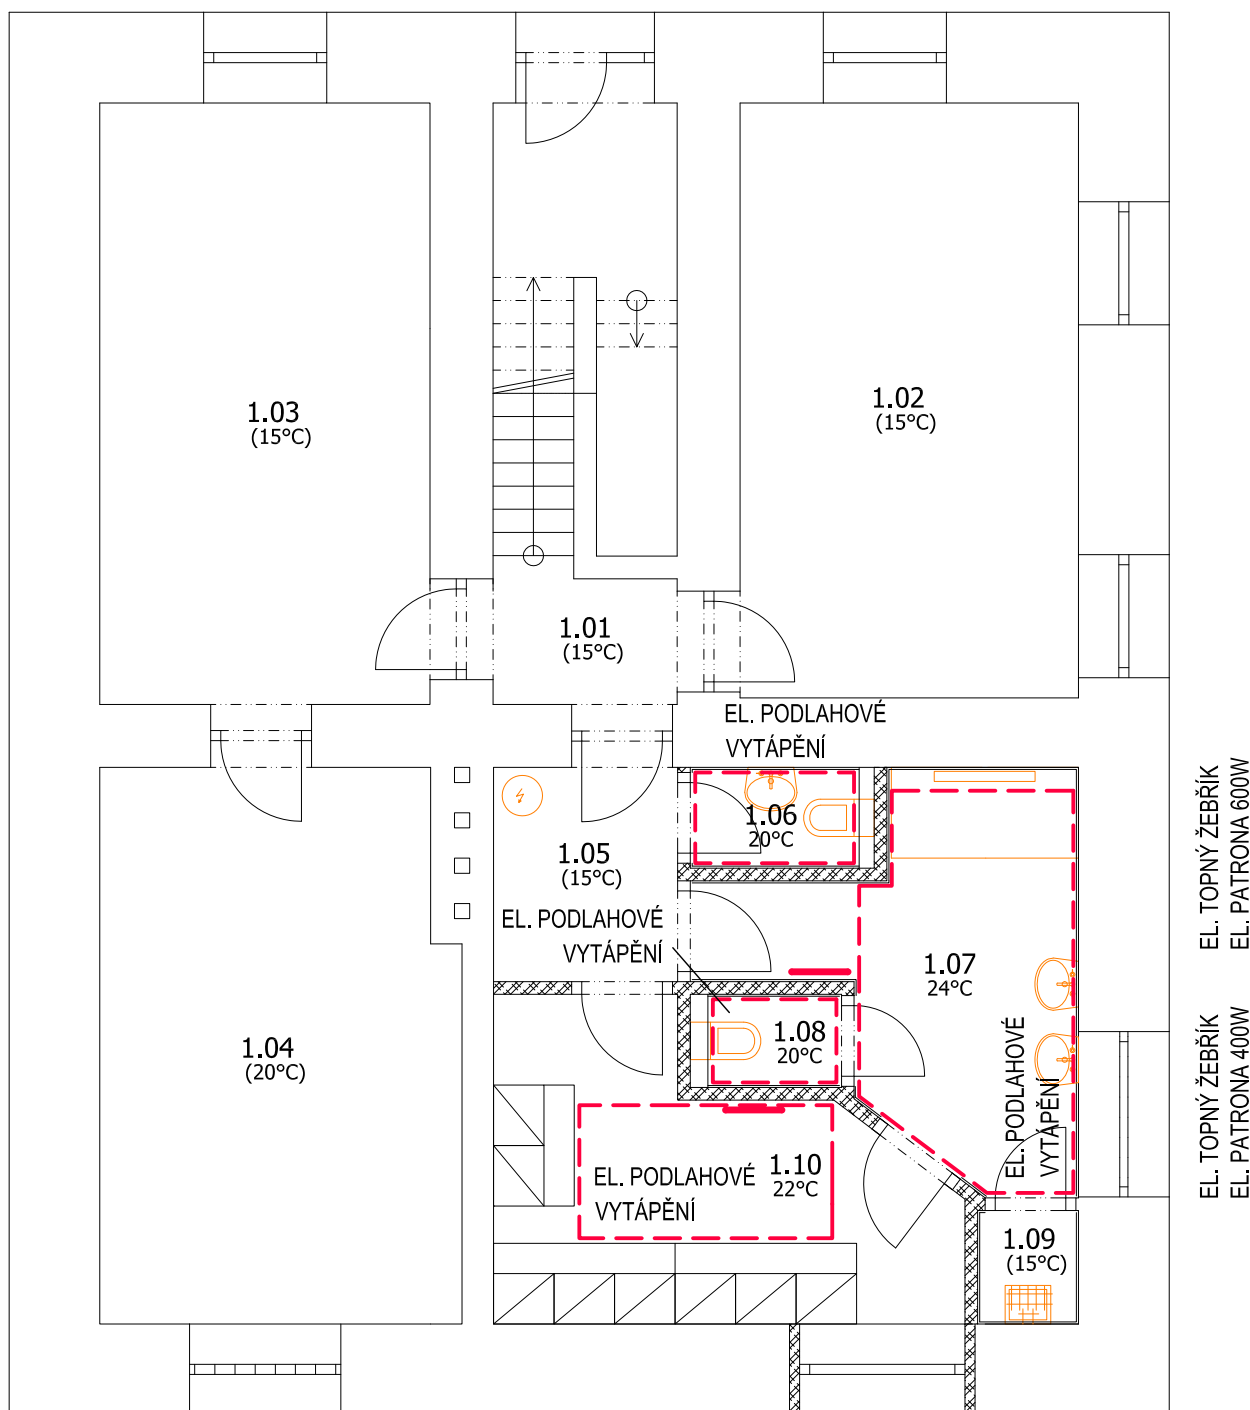

PODLAHOVÉ PLOCHY ŘÍZENY TERMOSTATEM

Te = -15°C
B = 8 Pa^{0.67}

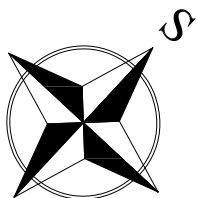

ZODP. PROJEKTANT :	Ing. Radko Vondra	 pridos Na Potoce 648, Hradec Králové 11 tel.,fax.: 495539037, IČO:132 07 245 e-mail: pridos@cmail.cz
KRESLIL:	T. Balažovič	
INVESTOR :	Povodí Labe, státní podnik	
MÍSTO :	Snojedy	
ODDÍL :	D.1.4. TECHNIKA PROSTŘEDÍ STAVEB	
AKCE : VD Snjedy, rekonstrukce sociálního zařízení a elektroinstalace, č. 239190001		DATUM : 07/2021 STUPEŇ : DPS MĚŘÍTKO : 1:75
PŮDORYS I.PP - VYTÁPĚNÍ		02