


D.3.02 - Požerák a spodní výpust'

Půdorys a řezy


ŘEZ 1-1'

M 1:100

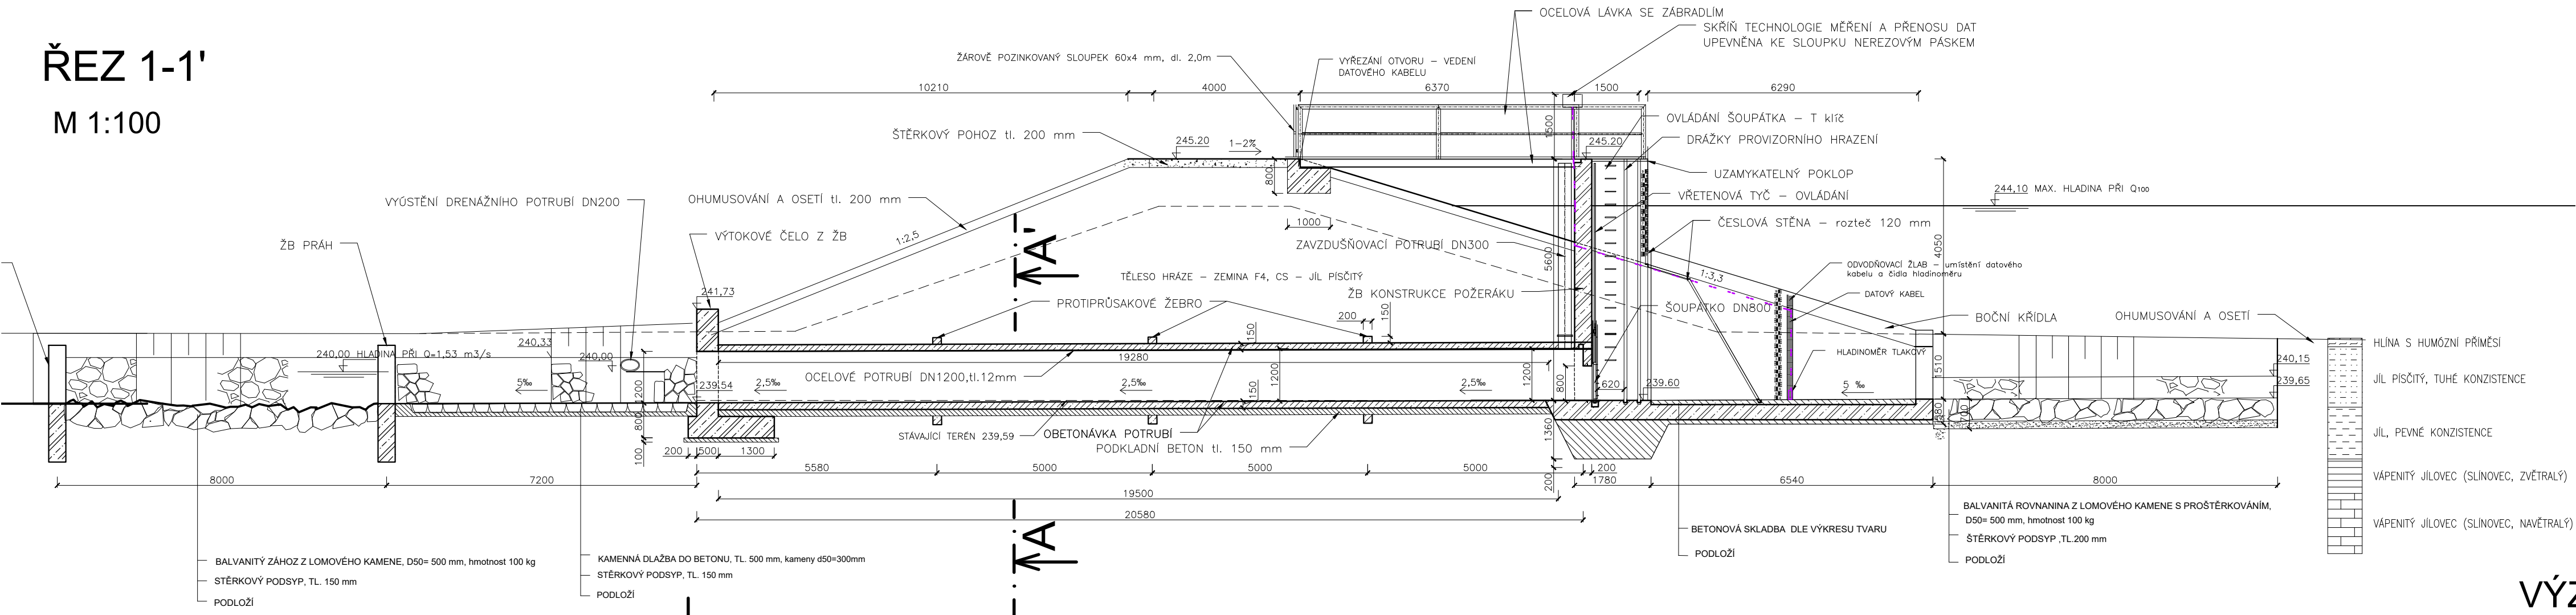


ŘEZ A-A'

M 1:25

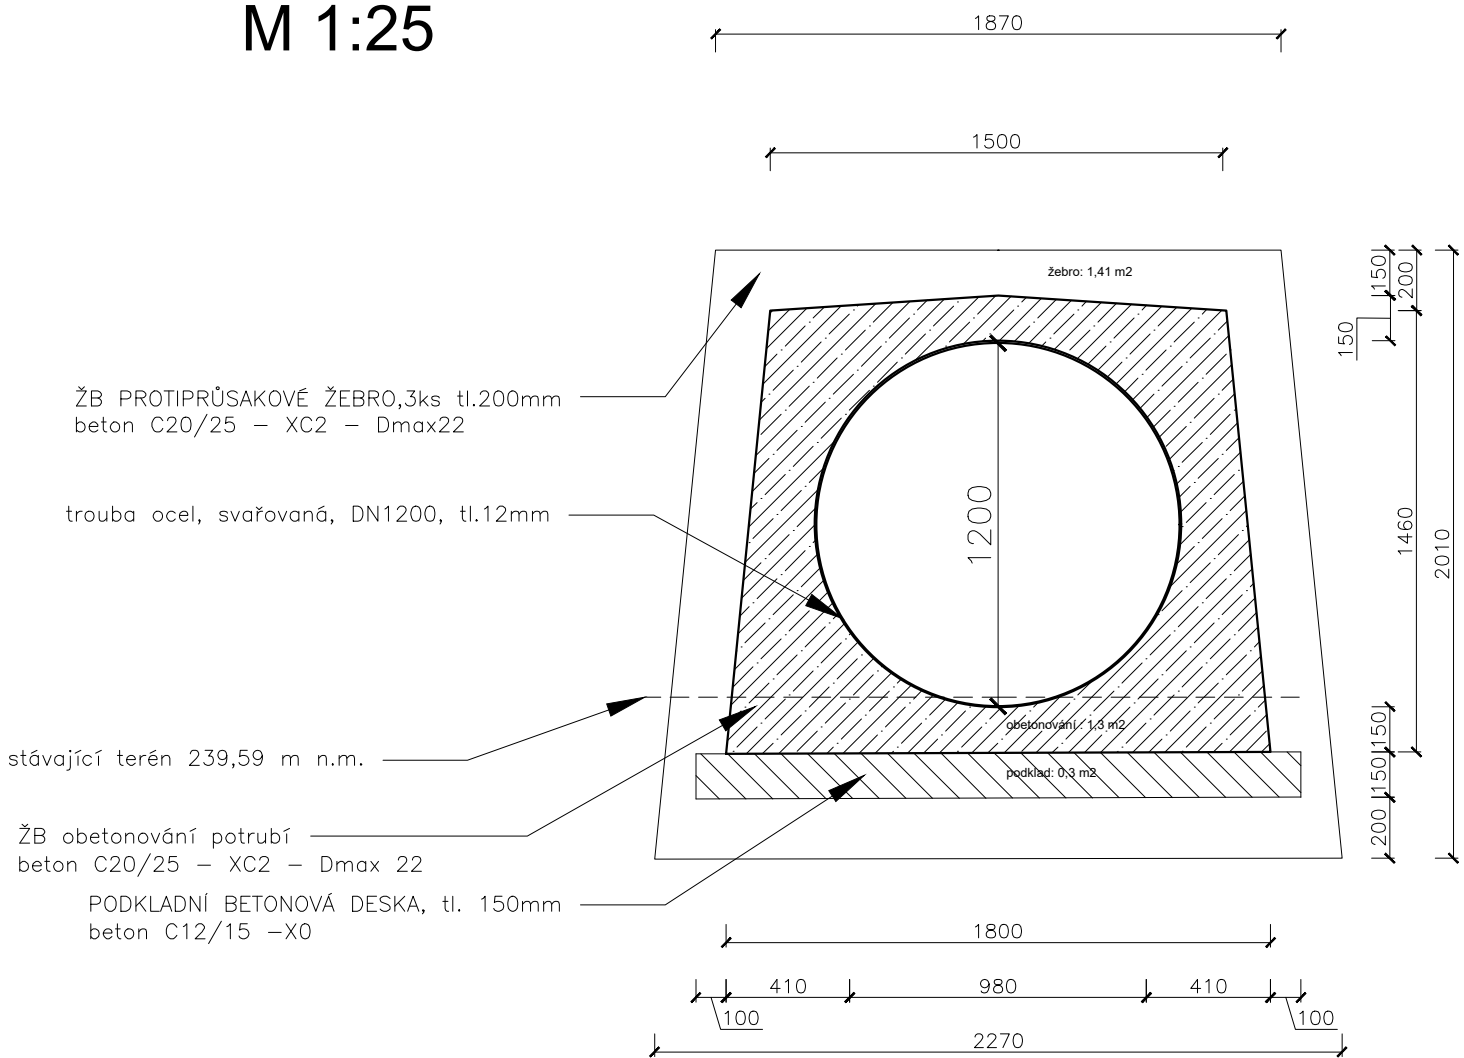


VÝZTUŽENÍ

M 1:25

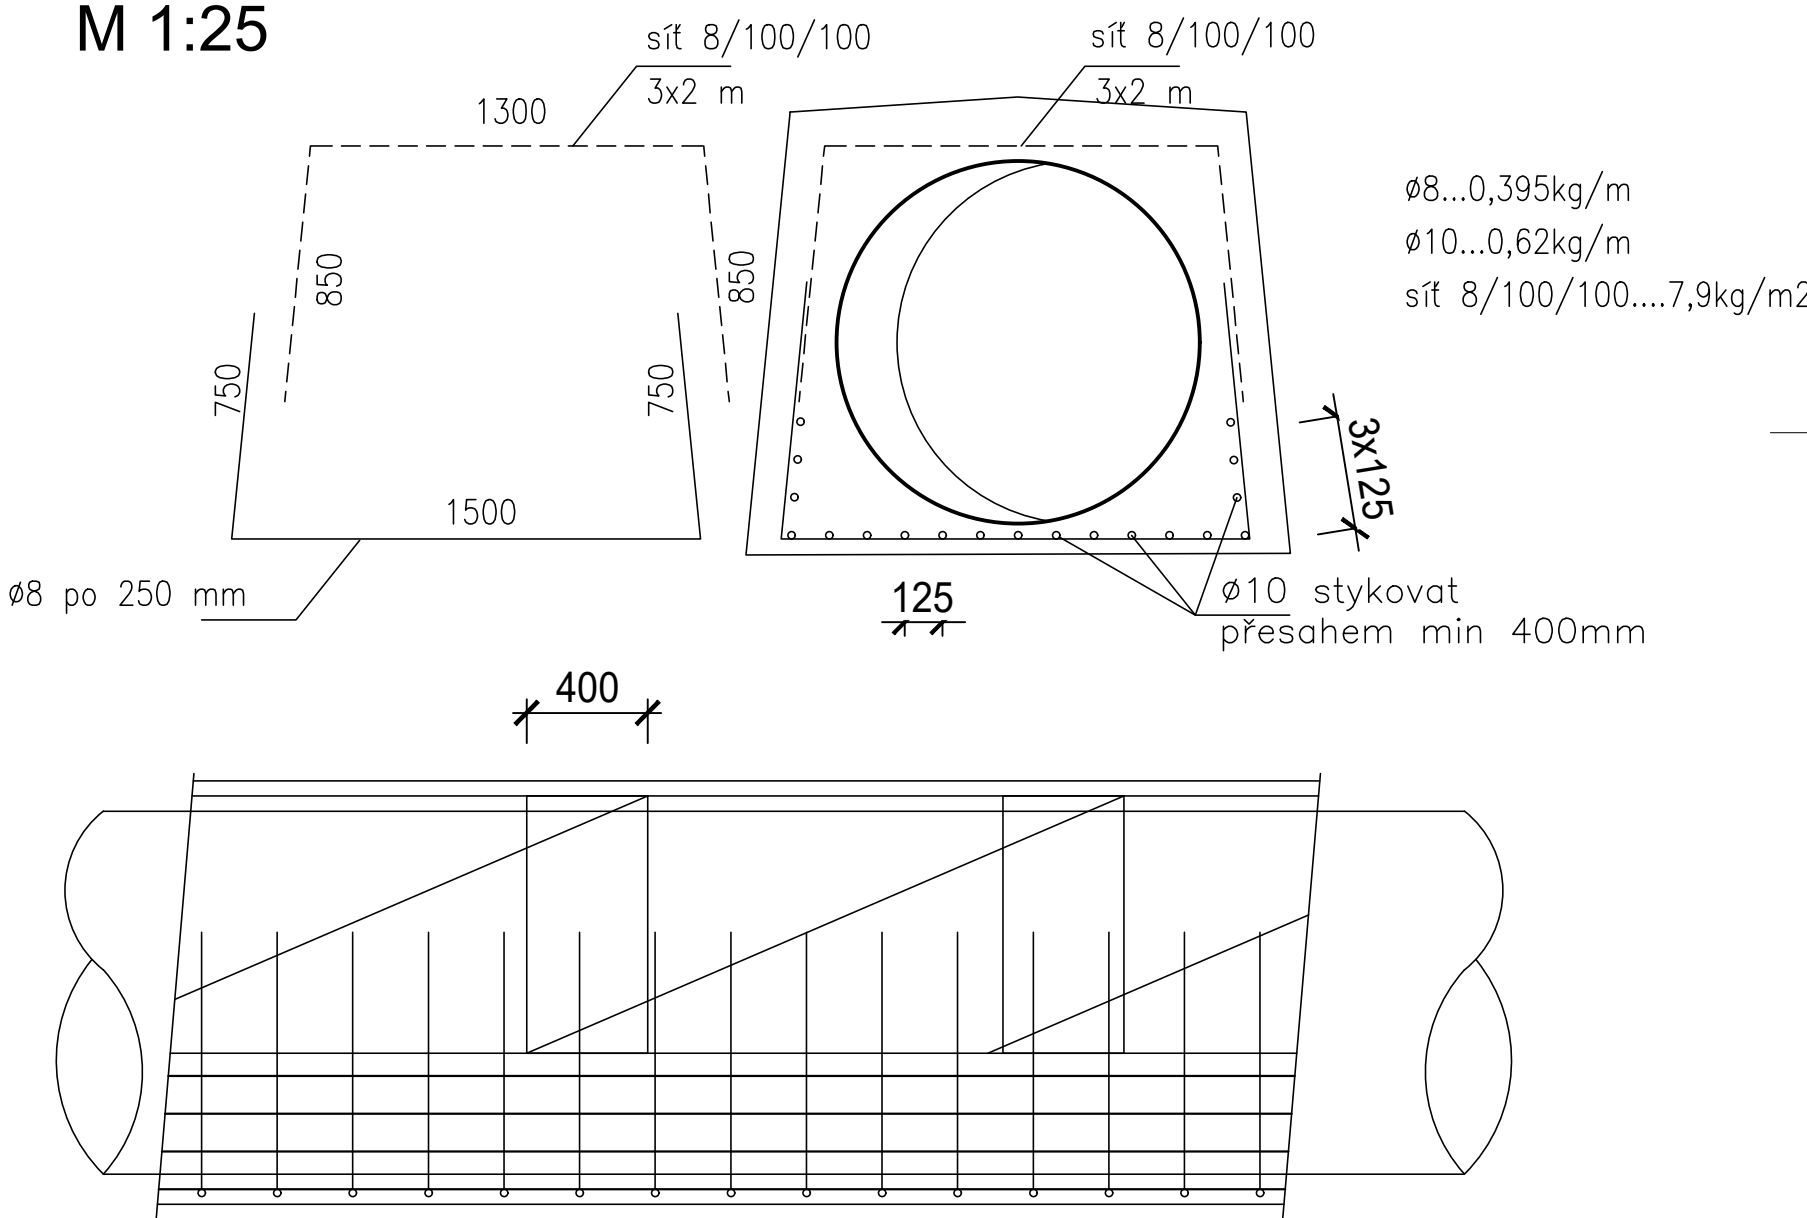

PŮDORYS

M 1:100

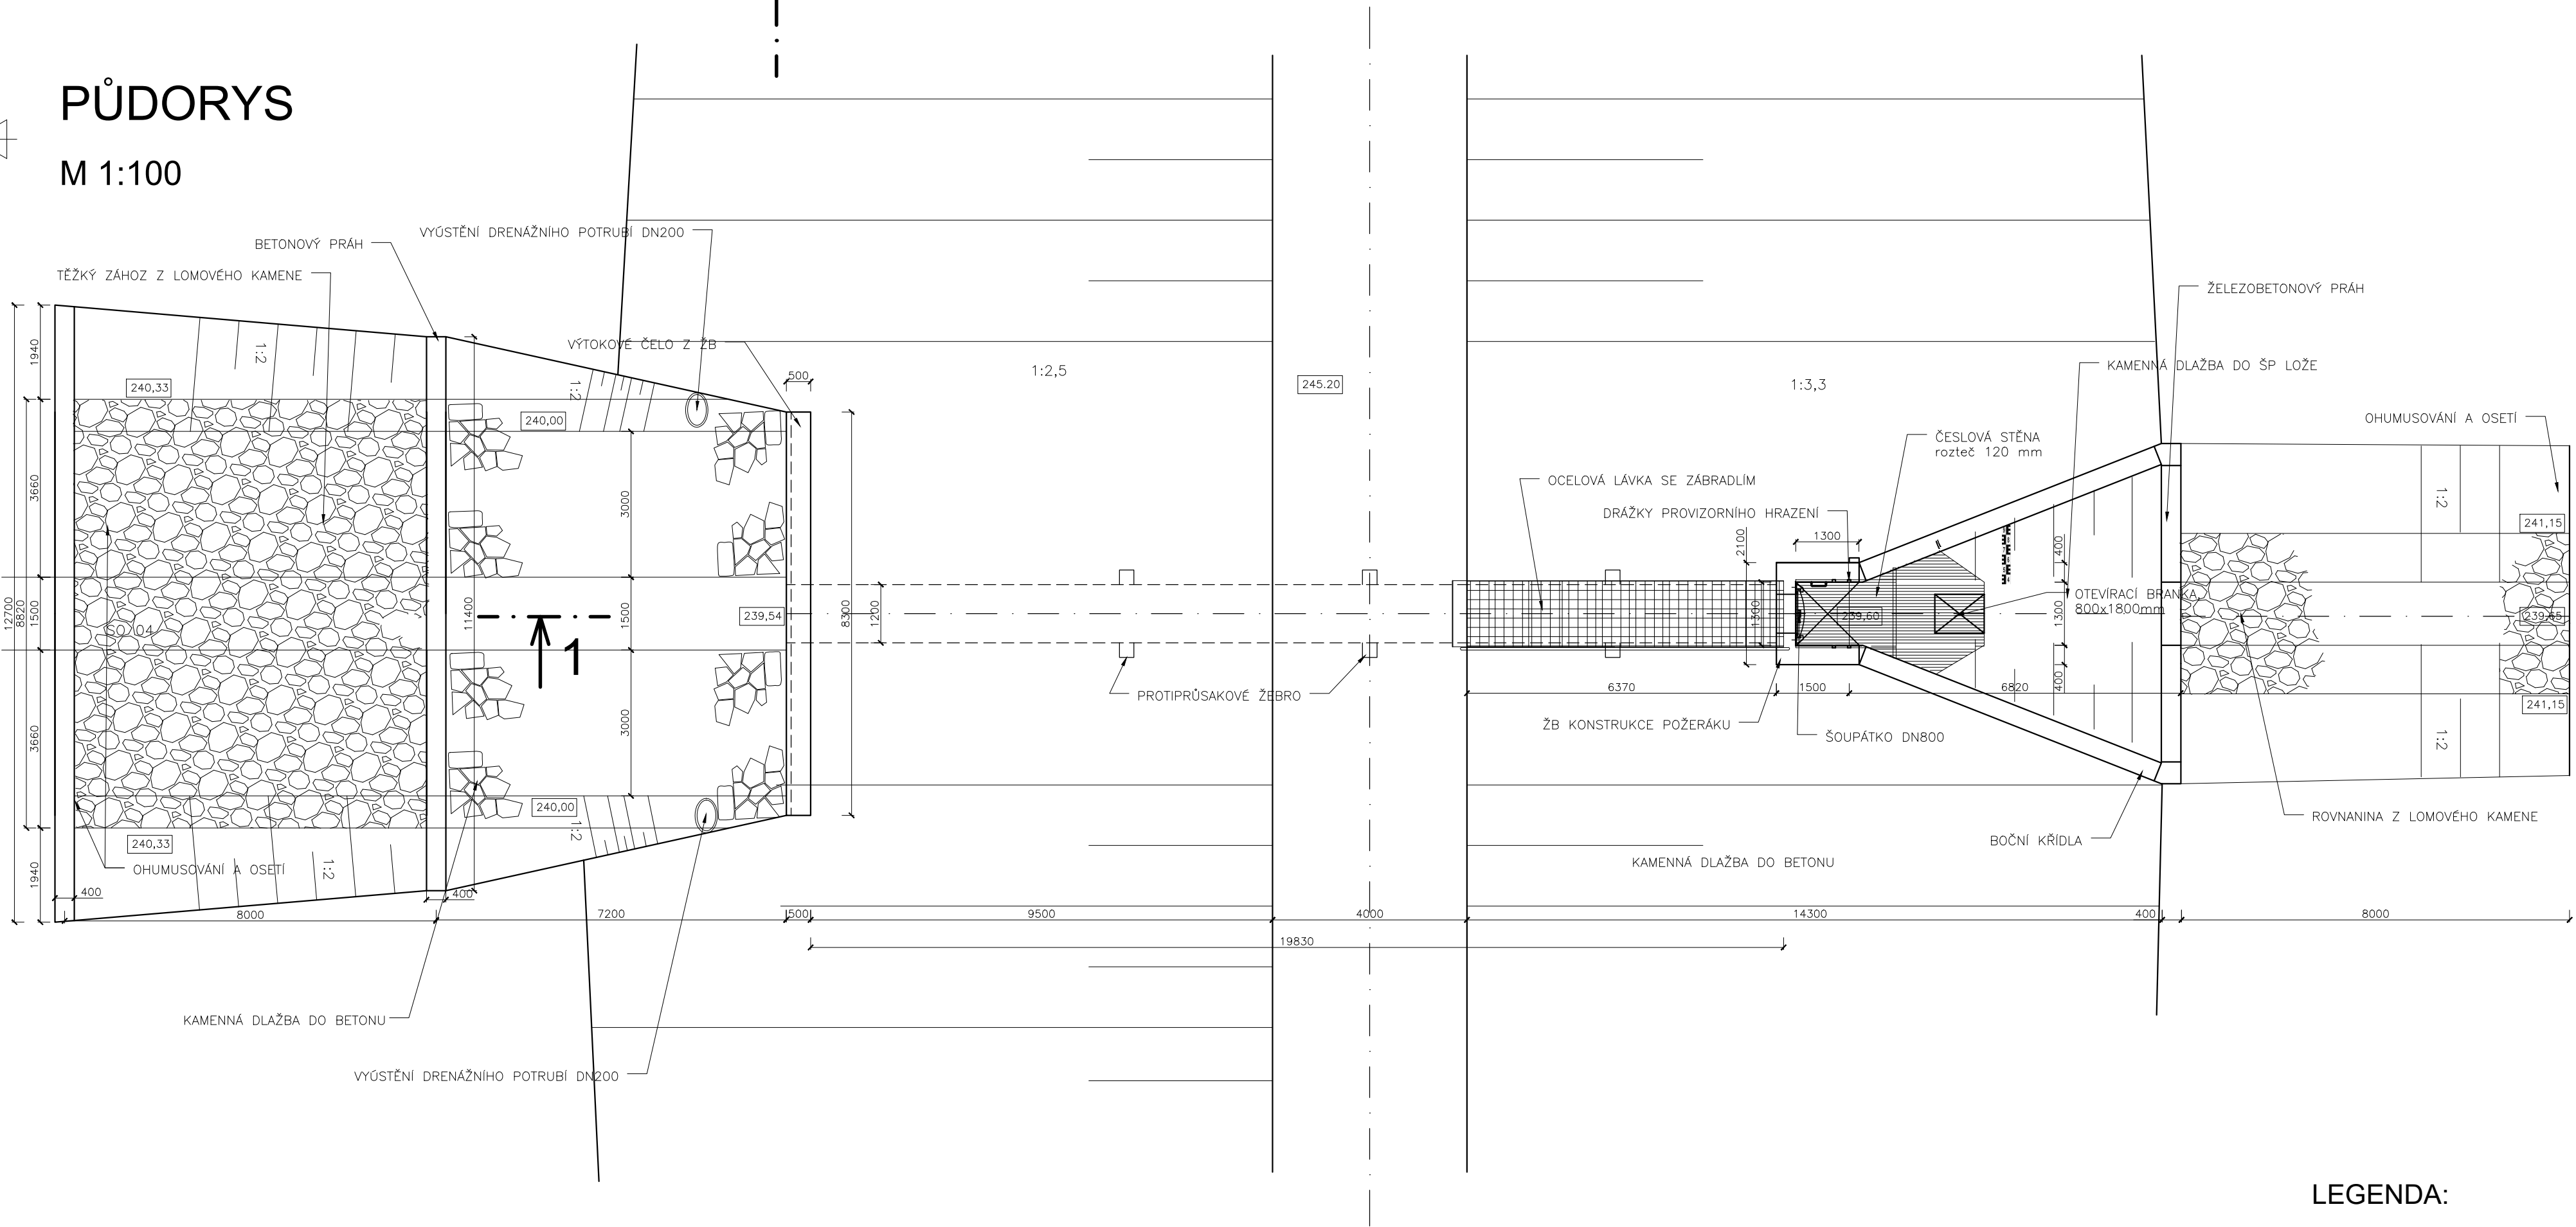

LEGENDA:

- KAMENNÁ DLAŽBA DO BETONU
- ŽB C 30/37
- ŽB C20/25 XC2, Dmax 22
- PODKLADNÍ BETON C12/15
- SPÁDOVÝ BETON C30/37

Umístění stavby v rámci ČR:
Kraj: Královéhradecký
Okres: Hradec Králové
Obec: Černilov
Katastrální území: Bukovina u Hradce Králové - 616044
Souřadný systém: JTSK
Výškový systém: Ball p.v.

SO 03 - POŽERÁK a SPODNÍ VÝPUŠŤ

Objednatel: Povodí Labe, státní podnik
Vita Nejedlého 951
500 03 Hradec Králové

Zhotovitel: Valbek, spol. s r.o., středisko Plzeň
Parková 1205/11
326 00 Plzeň
HIP: Ing. Lucie Krupičková

Vypracoval: Ing. Martin Egermaier
Zodp. projektant: Ing. Martin Egermaier
Tech. kontrola: Ing. Lucie Krupičková
Akce: Librantický potok, Bukovina, výstavba retenční suché nádrže
Zhotovitel: Valbek, spol. s r.o.
Přiloha: PŮDORYS A ŘEZY
Zak. číslo: 15UL31027
Datum: 10/2021
Stupeň: PDPS
Počet formátů: 8 x A4
Měřítko: 1:100
Č. přílohy: Pare
D.3.02