

BYTOVKY DOMKY
ŘAD V-3 P
DÉLKA 213 m - 100 HDEP x 6,6 - DN 100

STUDNY VODÁRNA
ŘAD V-4 P
DÉLKA 360 m - 100 HDEP x 6,6 - DN 100

KRŮŽARNA

RYBNÍK


BYTOVKY


STÁJE 2

BYTOVKY

STÁJE

SKLADISTĚ

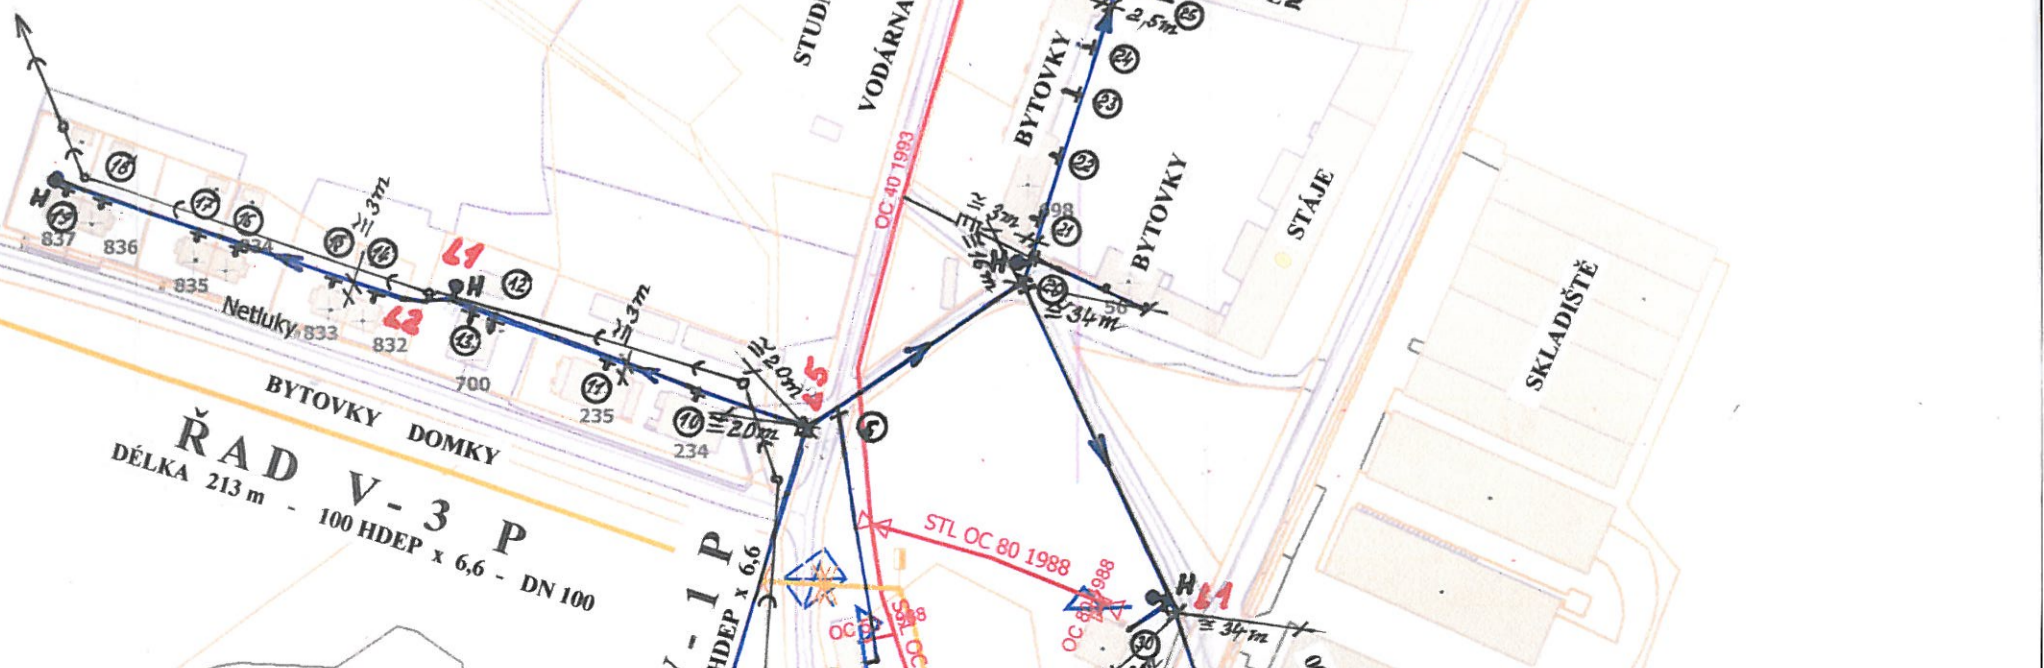

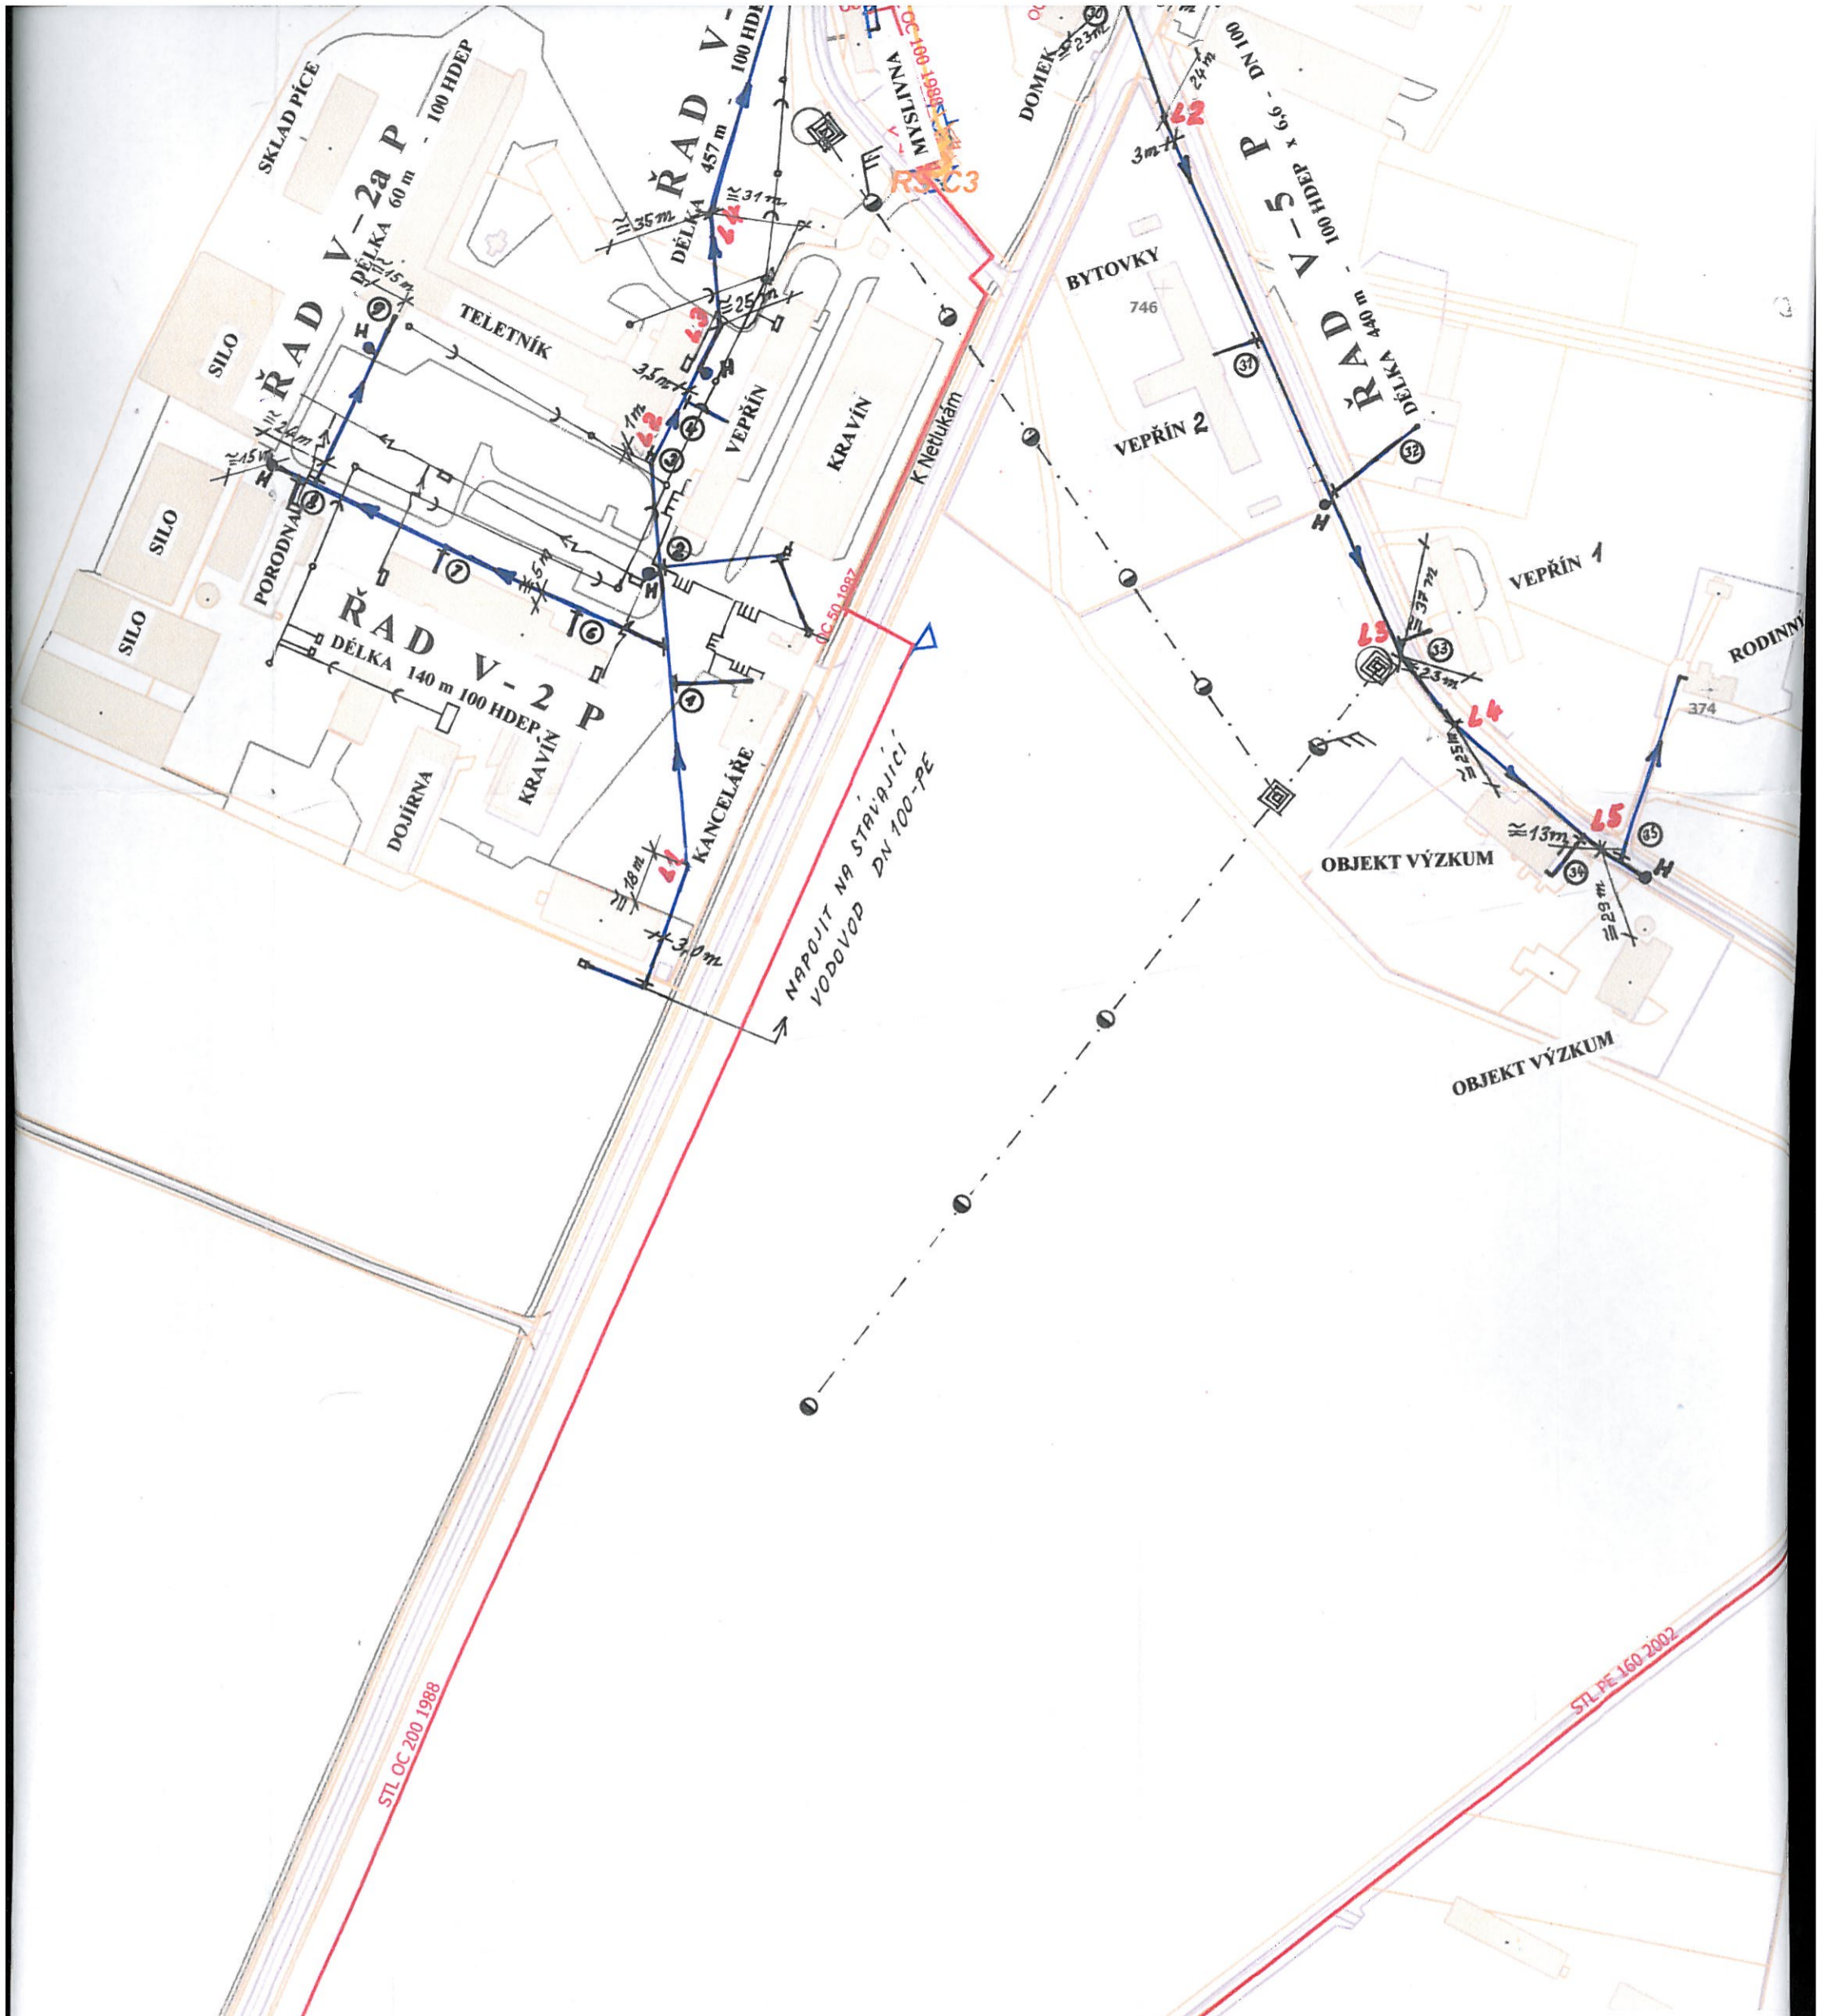

Zpracoval:
Ing. Janoušek
stav. Krovoza

Měřítko:
1:2000

Datum:
1/2012

<p>Janoušek & Krovoza</p> <p>Korandova 235 Praha 4 147 00 603 435 905 603 436 045</p>	<p>Akce:</p> <p>VÚŽV UHŘINĚVES</p> <p>Farma Netluky – vodovod</p> <p>Rozvod pitné vody – 2. etapa</p>	<p>Zpracoval:</p> <p>Ing. Janoušek stav. Krovoza</p>
	<p>Situace</p>	<p>Měr:</p> <p>1:2000</p> <p>Datum:</p> <p>1/2012</p>
<p>Objednatel: VÚŽV Uhřetěves, ul. Přátelství 815 Praha 10</p>		

LEGENDA:

Stávající sítě :

kanalizace
plynovod NTL
kabely 1 kV
vrchní vedení VN

NAVRHOVANÉ

VODOVOD