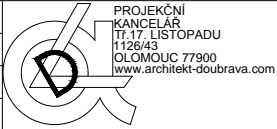


autor projektu:	Ing. arch. Lukáš Doubrava	ČKA 3842	 PROJEKČNÍ KANCELÁŘ Tl.17, LUSTOPADU 1126/43 OLOMOUC 77900 www.architekt-doubrava.com		
projekt:	zodp. proj.: Ing. arch. Lukáš Doubrava	IČ: 69695113 tel: 736 607 765			
	vypracoval: Ing. Vladimír Fajmon	IČ: 73318671 tel: 776 868 154			
	profese: Ing. Rostislav Hýnek	IČ: tel:			
stavebník:	POVODÍ MORAVY s.p., DŘEVAŘSKÁ 932/11, 602 00 BRNO		datum:	prosinec 17	
katastrální území:	699888	obec: Mostkovice	kraj: Olomoucký	stupeň:	DPS
akce:	<b>SPRÁVNÍ BUDOVA VD PLUMLOV - REKONSTRUKCE ZÁZEMÍ PRO DĚLNÍKY</b>			paré:	
část:	<b>ZDRAVOTECHNICKÉ INSTALACE</b>			označení části:	<b>D.1.4.3</b>


autor projektu:	Ing. arch. Lukáš Doubrava	ČKA 3842	 PROJEKČNÍ KANCELÁŘ Tl.17, LUSTOPADU 1126/43 OLOMOUC 77900 www.architekt-doubrava.com		
projekt:	zodp. proj.: Ing. arch. Lukáš Doubrava	IČ: 69695113 tel: 736 607 765			
	vypracoval: Ing. Vladimír Fajmon	IČ: 73318671 tel: 776 868 154			
	profese: Ing. Rostislav Hýnek	IČ: tel:			
stavebník:	POVODÍ MORAVY s.p., DŘEVAŘSKÁ 932/11, 602 00 BRNO		datum:	prosinec 17	
katastrální území:	699888	obec: Mostkovice	kraj: Olomoucký	stupeň:	DPS
akce:	<b>SPRÁVNÍ BUDOVA VD PLUMLOV - REKONSTRUKCE ZÁZEMÍ PRO DĚLNÍKY</b>			paré:	
část:	<b>ZDRAVOTECHNICKÉ INSTALACE</b>			označení části:	<b>D.1.4.3</b>

autor projektu:	Ing. arch. Lukáš Doubrava	ČKA 3842	 PROJEKČNÍ KANCELÁŘ Tl.17, LUSTOPADU 1126/43 OLOMOUC 77900 www.architekt-doubrava.com		
projekt:	zodp. proj.: Ing. arch. Lukáš Doubrava	IČ: 69695113 tel: 736 607 765			
	vypracoval: Ing. Vladimír Fajmon	IČ: 73318671 tel: 776 868 154			
	profese: Ing. Rostislav Hýnek	IČ: tel:			
stavebník:	POVODÍ MORAVY s.p., DŘEVAŘSKÁ 932/11, 602 00 BRNO		datum:	prosinec 17	
katastrální území:	699888	obec: Mostkovice	kraj: Olomoucký	stupeň:	DPS
akce:	<b>SPRÁVNÍ BUDOVA VD PLUMLOV - REKONSTRUKCE ZÁZEMÍ PRO DĚLNÍKY</b>			paré:	
část:	<b>ZDRAVOTECHNICKÉ INSTALACE</b>			označení části:	<b>D.1.4.3</b>

autor projektu:	Ing. arch. Lukáš Doubrava	ČKA 3842	 PROJEKČNÍ KANCELÁŘ Tl.17, LUSTOPADU 1126/43 OLOMOUC 77900 www.architekt-doubrava.com		
projekt:	zodp. proj.: Ing. arch. Lukáš Doubrava	IČ: 69695113 tel: 736 607 765			
	vypracoval: Ing. Vladimír Fajmon	IČ: 73318671 tel: 776 868 154			
	profese: Ing. Rostislav Hýnek	IČ: tel:			
stavebník:	POVODÍ MORAVY s.p., DŘEVAŘSKÁ 932/11, 602 00 BRNO		datum:	prosinec 17	
katastrální území:	699888	obec: Mostkovice	kraj: Olomoucký	stupeň:	DPS
akce:	<b>SPRÁVNÍ BUDOVA VD PLUMLOV - REKONSTRUKCE ZÁZEMÍ PRO DĚLNÍKY</b>			paré:	
část:	<b>ZDRAVOTECHNICKÉ INSTALACE</b>			označení části:	<b>D.1.4.3</b>

autor projektu:		Ing. arch. Lukáš Doubrava		ČKA 3842				
projekt:	zodp. proj.:	Ing. arch. Lukáš Doubrava		IČ: 69695113 tel: 736 607 765				
	vypracoval:	Ing. Vladimír Fajmon		IČ: 73318671 tel: 776 868 154				
	profese:	Ing. Rostislav Hynek		IČ: tel:				
stavebník:		POVODÍ MORAVY s.p., DŘEVAŘSKÁ 932/11, 602 00 BRNO			datum:	prosinec 17		
katastrální území:		699888	obec:	Mostkovice	kraj:	Olomoucký	stupeň:	DPS
akce:							paré:	
<b>SPRÁVNÍ BUDOVA VD PLUMLOV - REKONSTRUKCE ZÁZEMÍ PRO DĚLNÍKY</b>								
část:		ZDRAVOTECHNICKÉ INSTALACE				označení části: <b>D.1.4.3.</b>		
výkres:		TECHNICKÁ ZPRÁVA				měřítko: 1 :	výkres č. : <b>1.</b>	

1PP, M 1:50

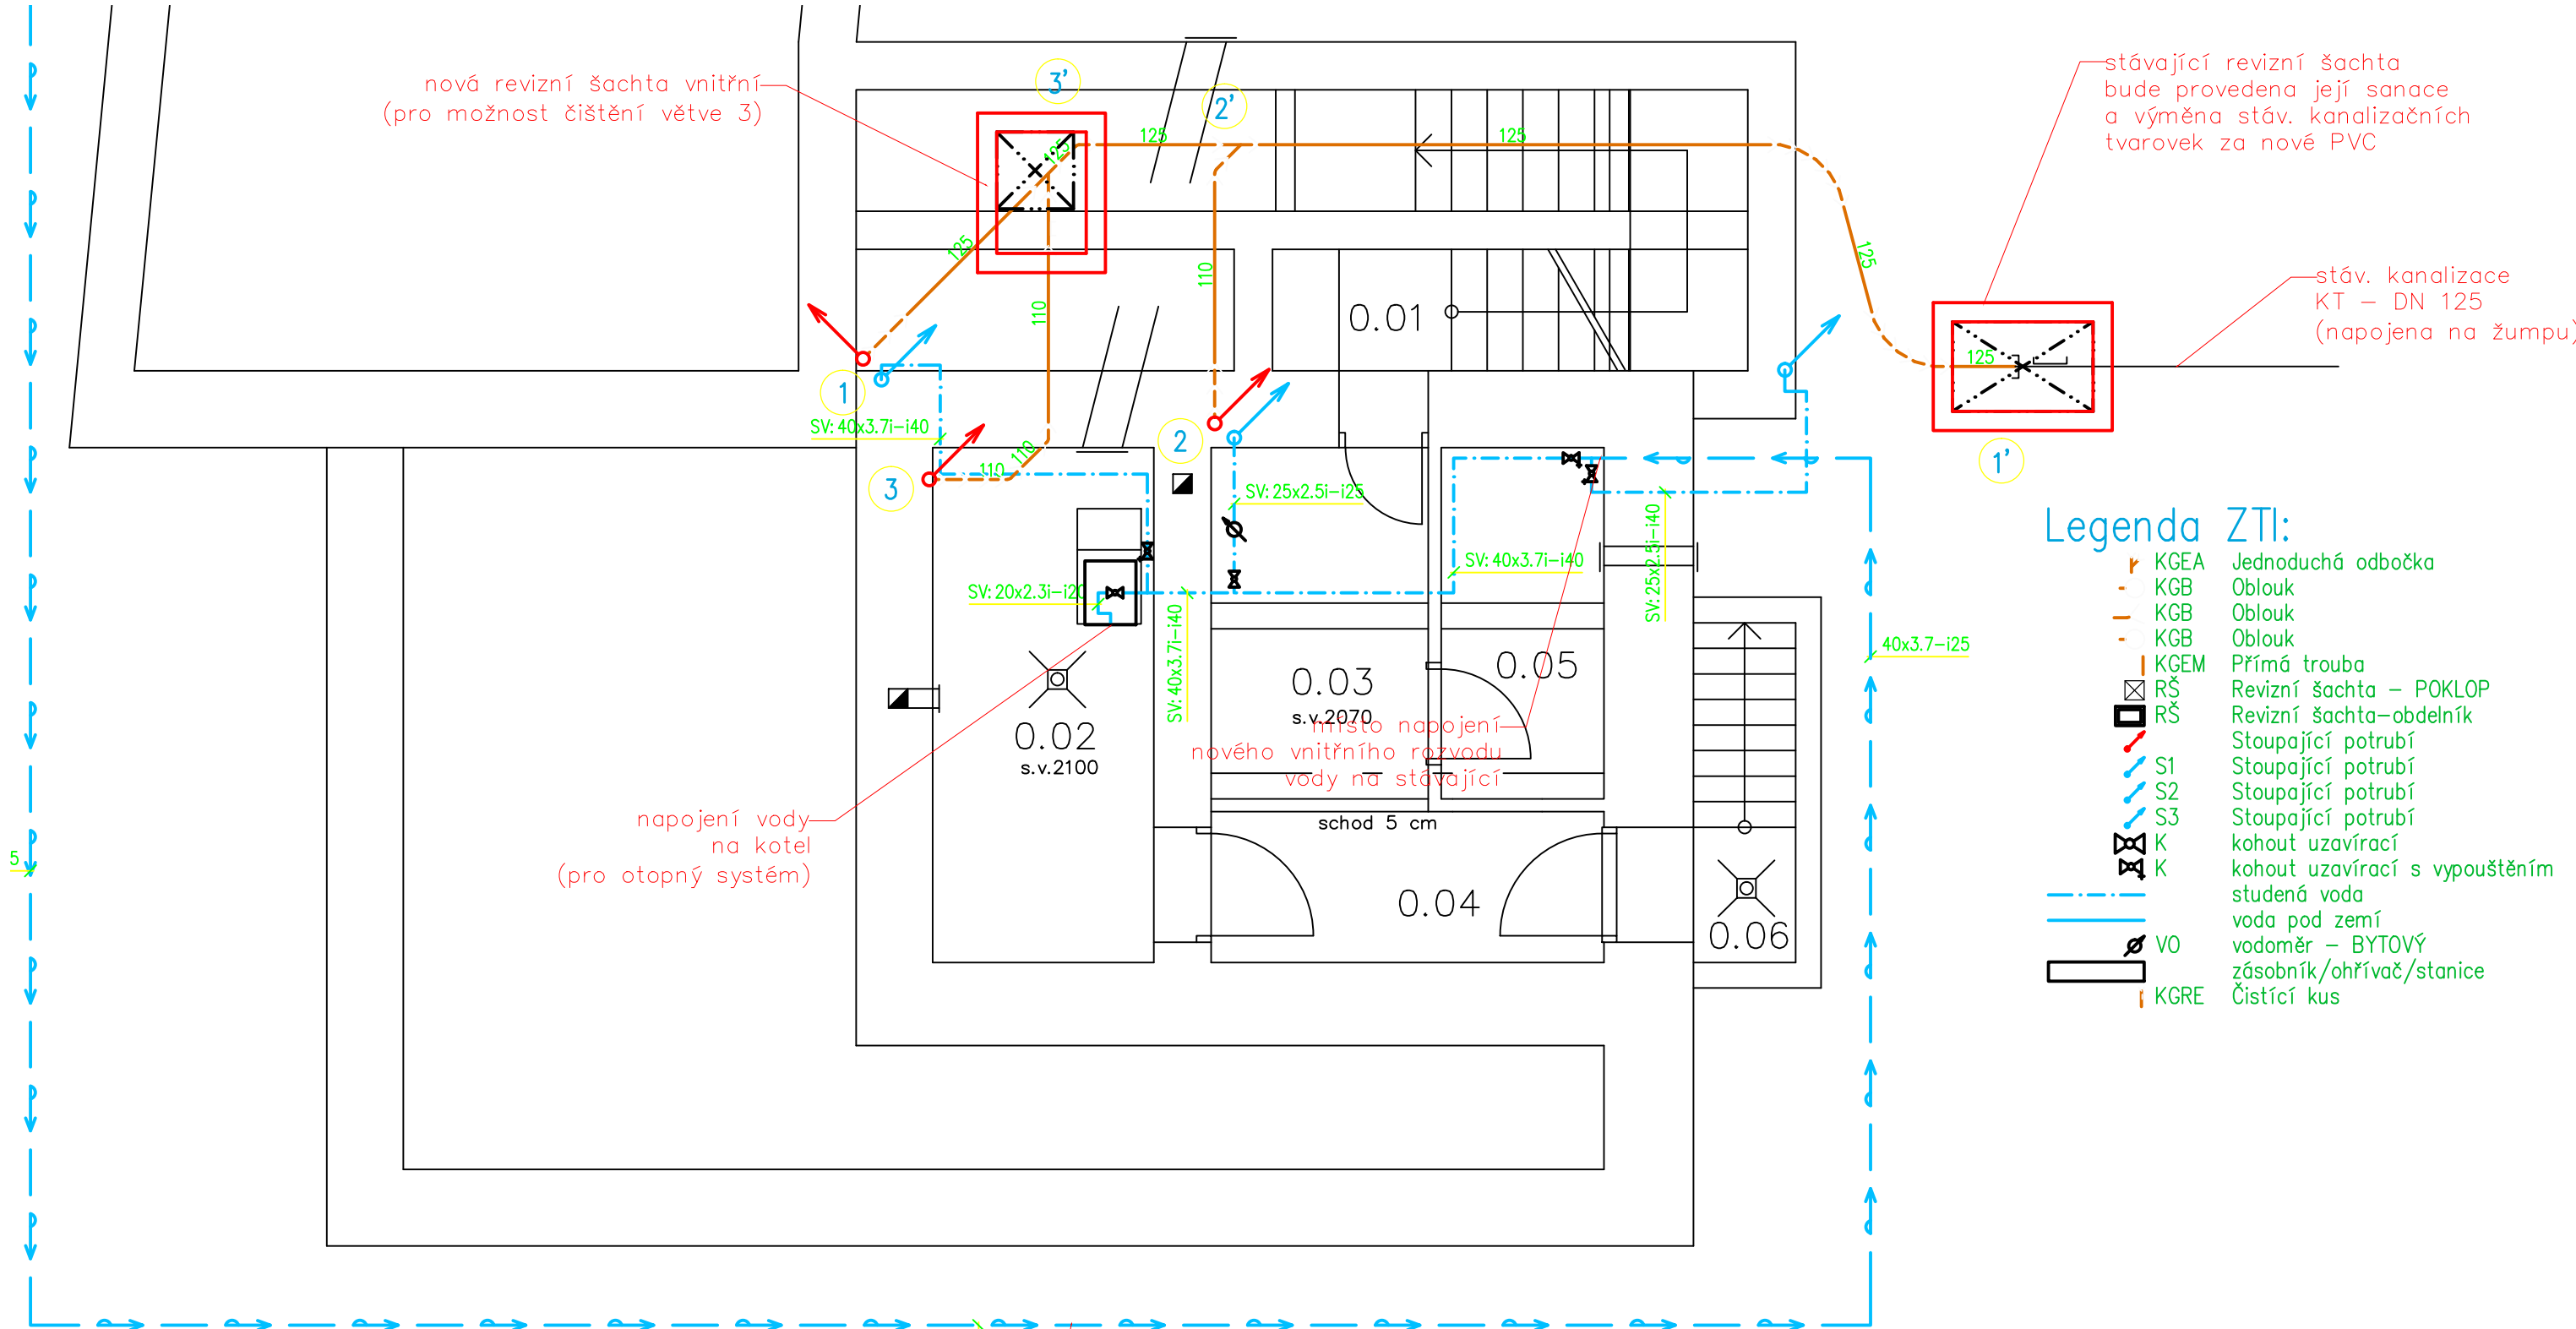


- Legenda ZTI:
- KGEA Jednoduchá odbočka
  - KGB Oblouk
  - KGB Oblouk
  - KGB Oblouk
  - KGEM Přímá trouba
  - RŠ Revizní šachta – POKLOP
  - RŠ Revizní šachta–obdelník
  - S1 Stoupající potrubí
  - S2 Stoupající potrubí
  - S3 Stoupající potrubí
  - K kohout uzavírací
  - K kohout uzavírací s vypouštěním
  - studená voda
  - voda pod zemí
  - VO vodoměr – BYTOVÝ
  - zásobník/ohříváč/stanice
  - KGRE Čistící kus

stávající rozvod vnitřní části vodovodní přípojky  
rPE – DN 32

autor projektu:	Ing. arch. Lukáš Doubrava	ČKA 3842		
projekt:	zodp. proj.: Ing. arch. Lukáš Doubrava	IČ: 69695113 tel: 736 607 765		
	vypracoval: Ing. Vladimír Fajmon	IČ: 73318671 tel: 776 868 154		
	profese: Ing. Rostislav Hynek	IČ: tel:		
stavebník:	POVODÍ MORAVY s.p., DŘEVAŘSKÁ 932/11, 602 00 BRNO		datum:	prosinec 17
katastrální území:	699888	obec: Mostkovice	stupeň:	DPS
akce:	SPRÁVNÍ BUDOVA VD PLUMLOV - REKONSTRUKCE ZÁZEMÍ PRO DĚLNÍKY		paré:	
část:	ZDRAVOTECHNICKÉ INSTALACE		označení části:	D.1.4.3
výkres:	1PP		měřítko:	1 : 50
			výkres č. :	2.

1NP, M 1:50

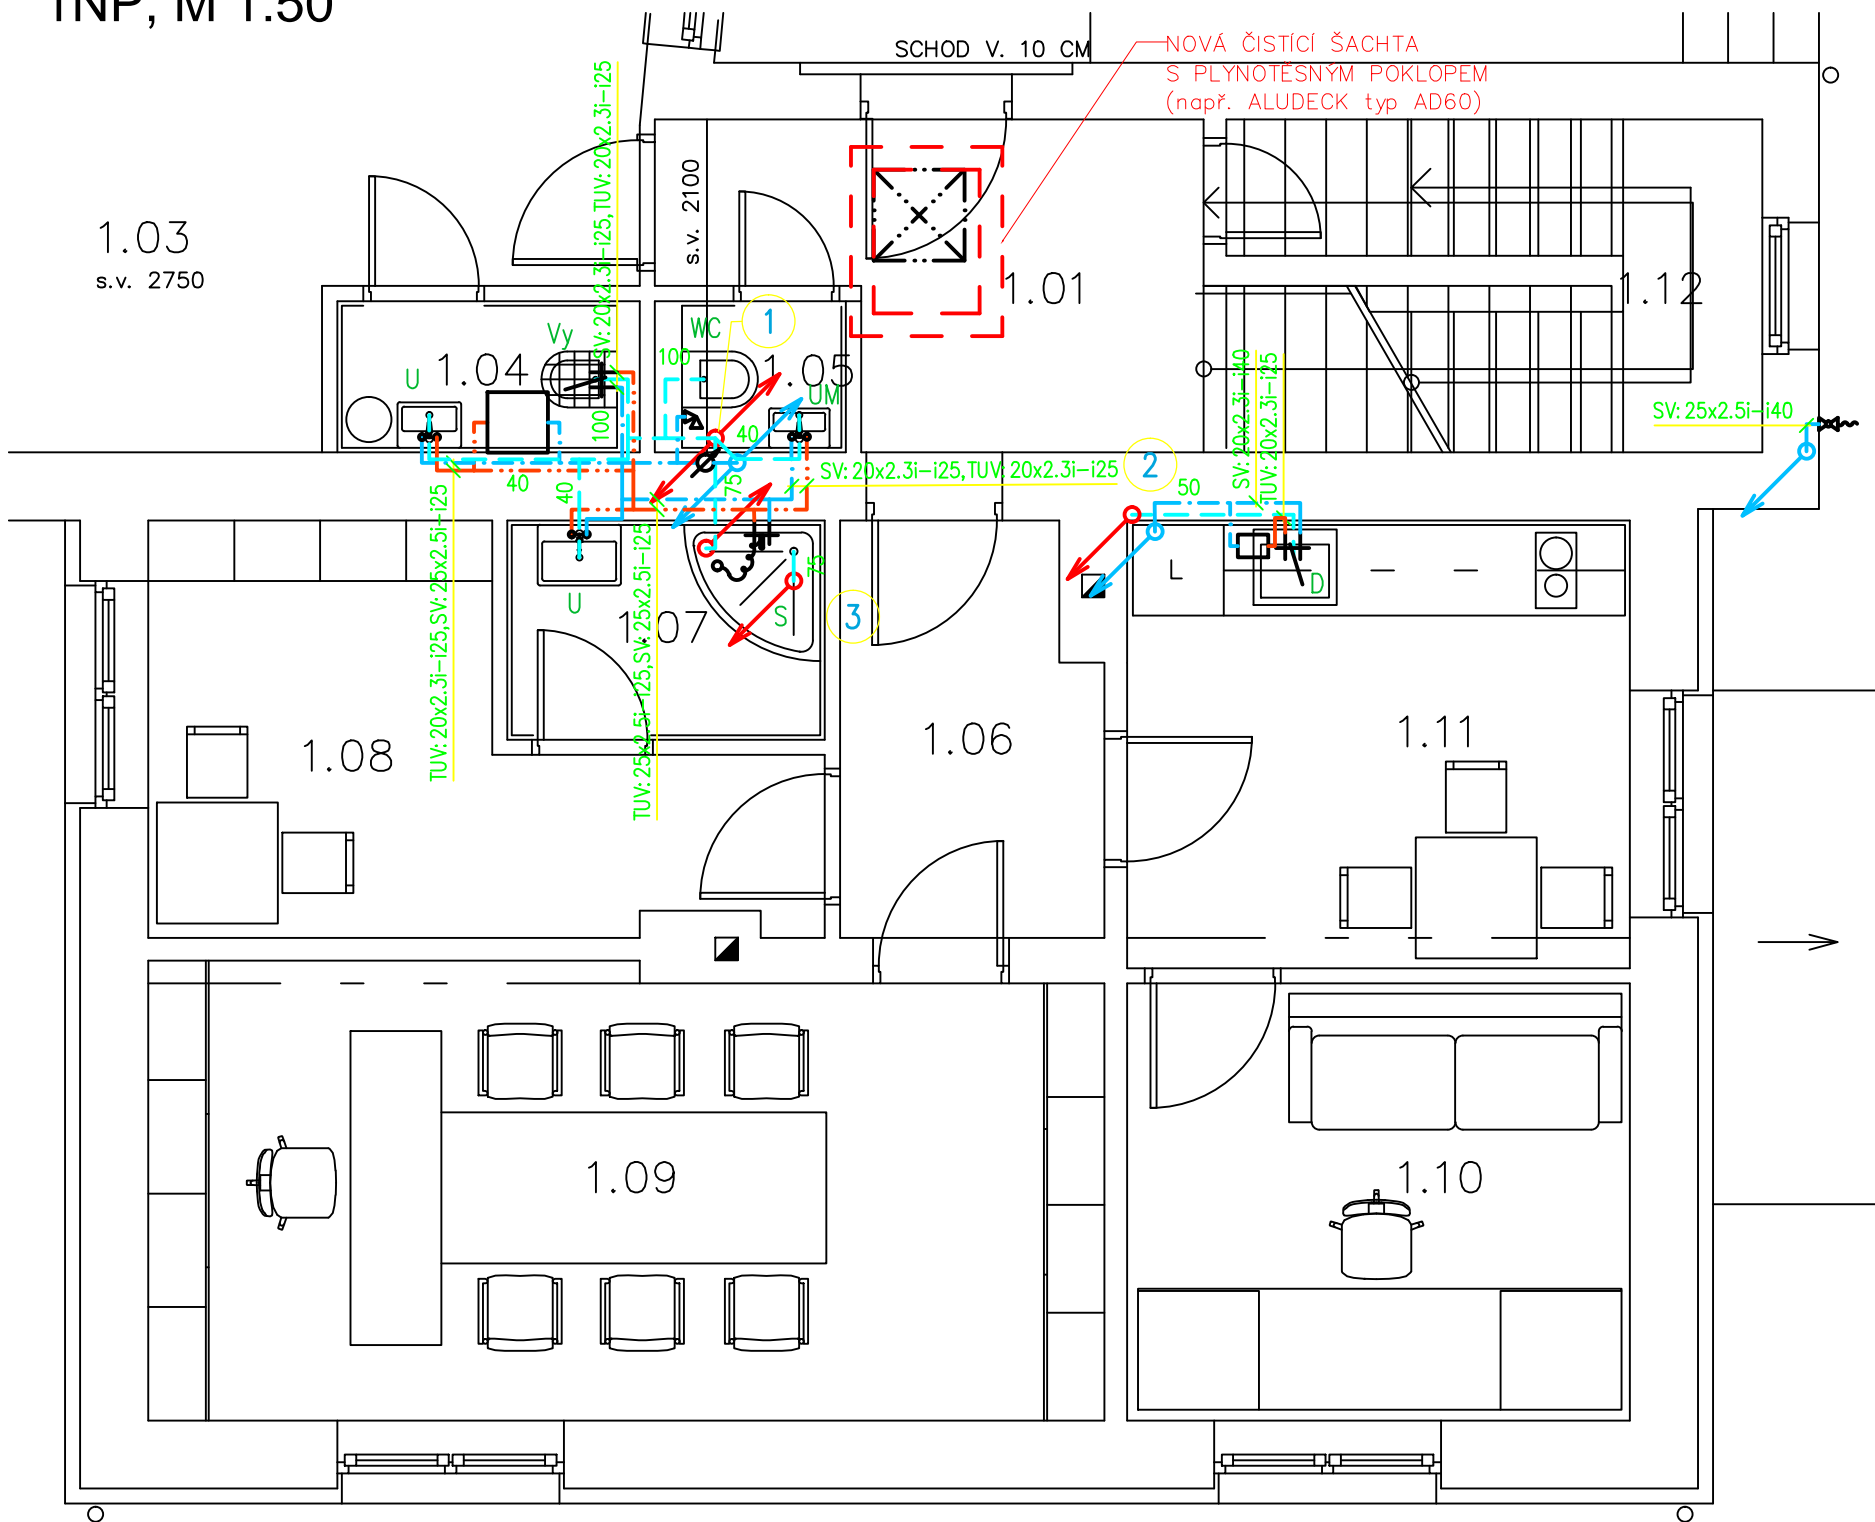


STÁV. ŠACHTA  
ZCELA REKONSTRUOVANÁ  
– ŽB VANA Z VODONEPROPUSTNÉHO BETONU  
BETON C 25/30 XC1  
– POKLOP např. AD 81

Legenda ZTI:







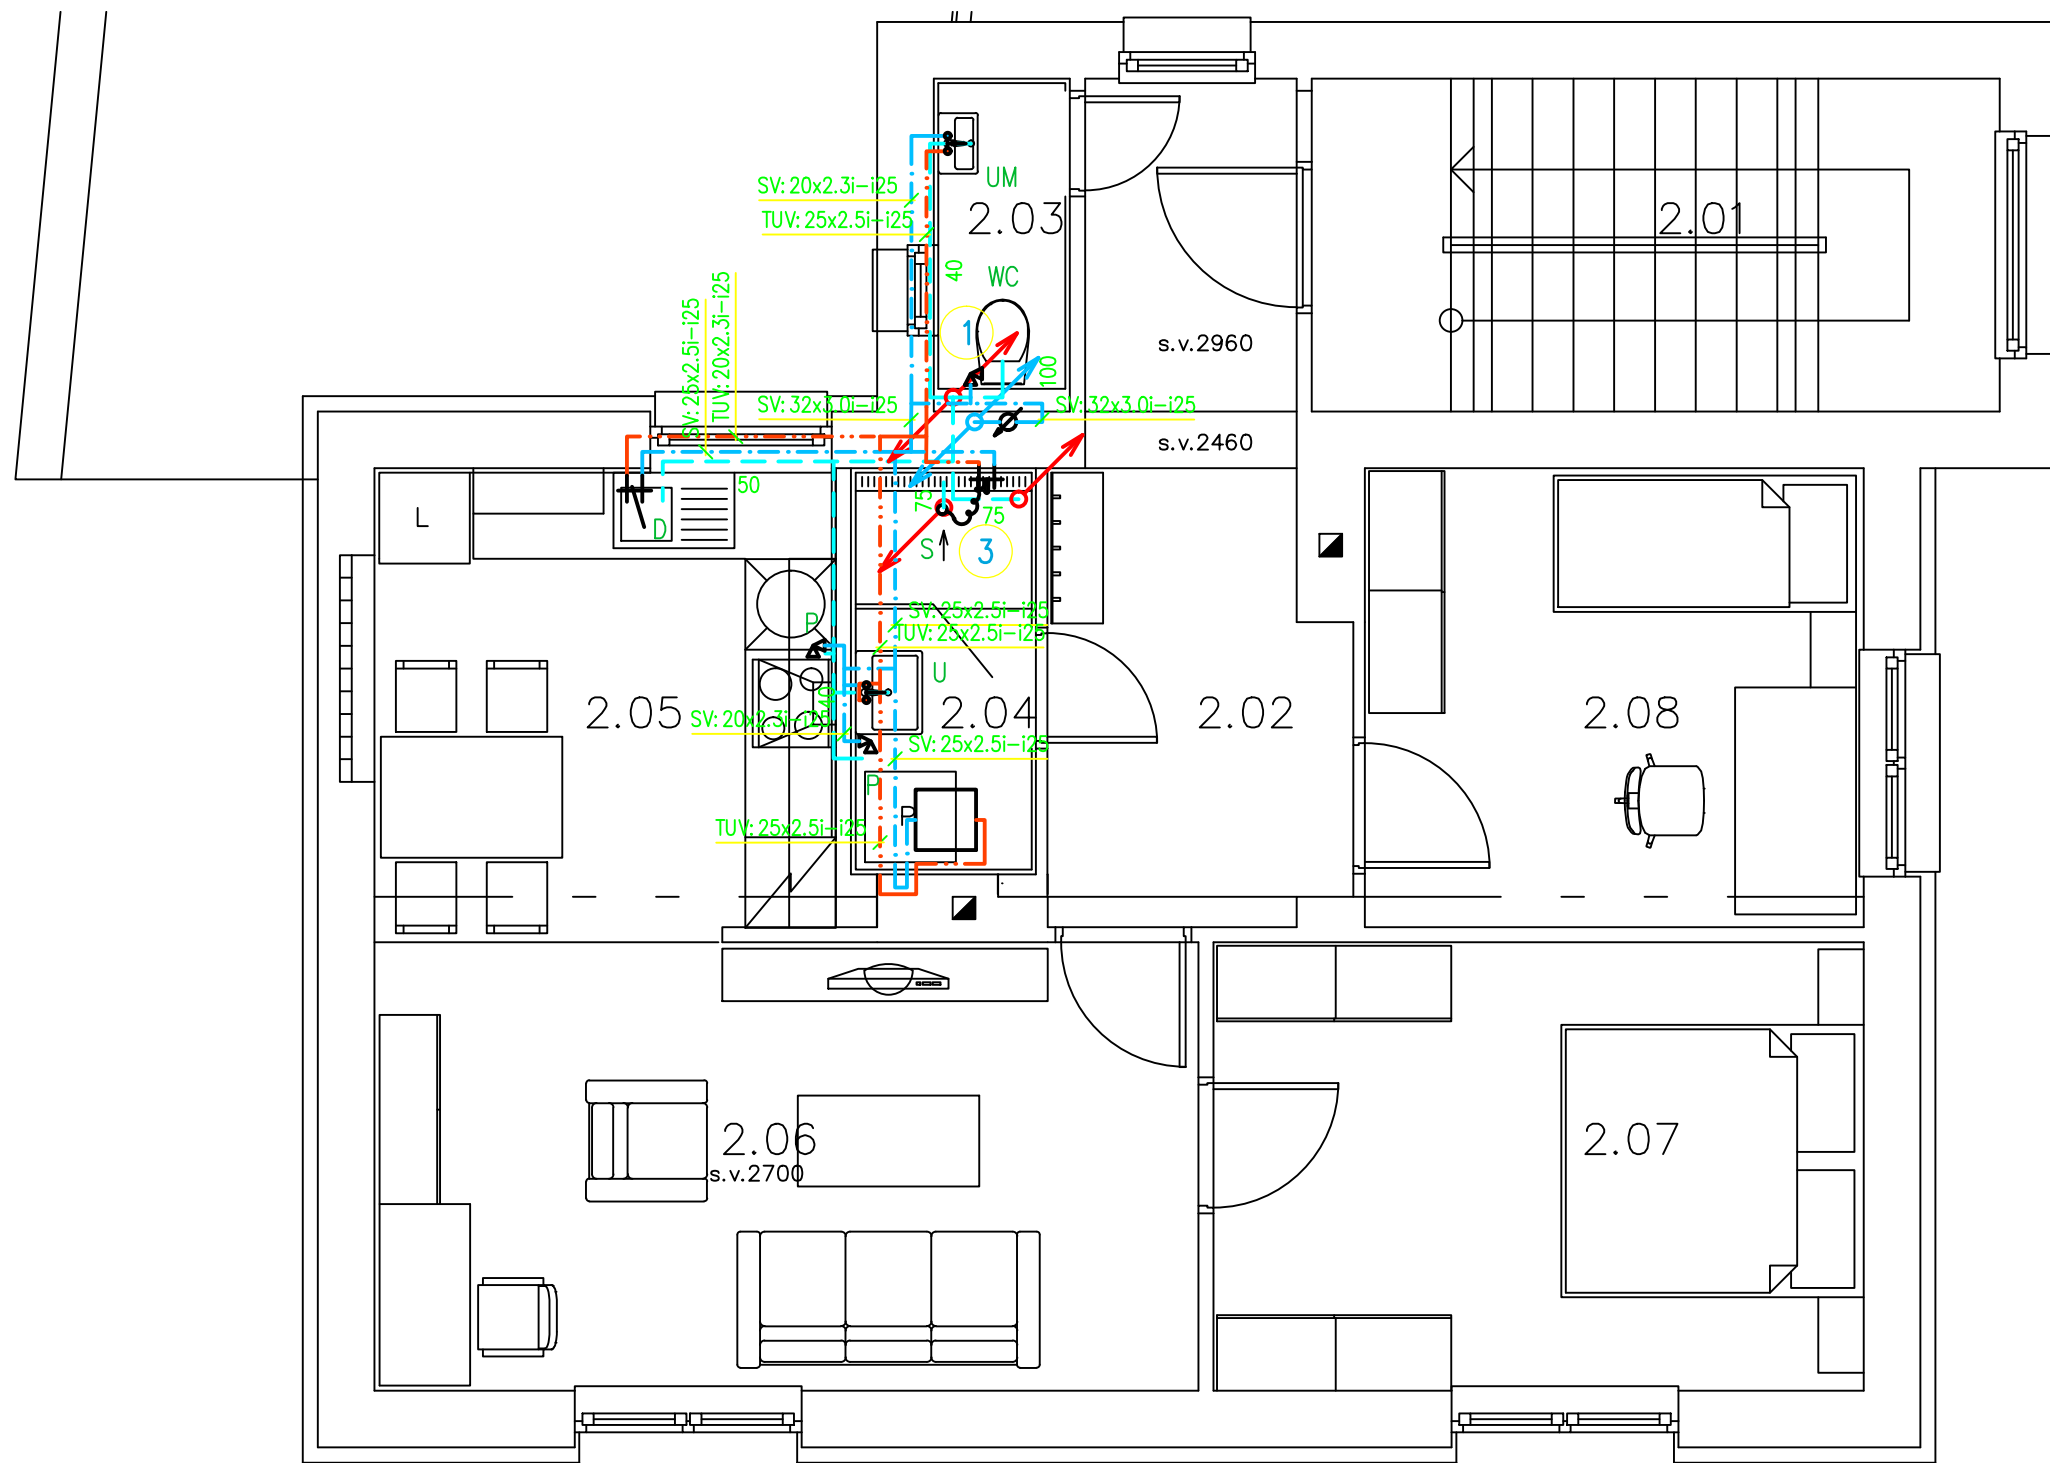












- D Baterie–dřezová
- S Baterie–sprchová
- U Baterie–stojánková
- D Dřez
- S2 Klesající potrubí
- S3 Klesající potrubí
- RŠ Revizní šachta – POKLOP
- RŠ Revizní šachta–obdelník
- S Sprcha – vanička bez zátky
- Stoupající potrubí
- Stoupající potrubí průchozí
- S1 Stoupající potrubí průchozí
- U Umyvadlo
- UM Umyvatko
- WC Záchodová mísa se splachovací nádržkou (objem 6 l)
- kanalizace připojovací
- K kohout s připojením na hadici
- RV rohový ventil
- studená voda
- teplá voda
- VO vodoměr – BYTOVÝ
- zásobník/ohřívač/stanice
- Vy Výlevka



autor projektu:	Ing. arch. Lukáš Doubrava	ČKA 3842	
projekt:	zodp. proj.: Ing. arch. Lukáš Doubrava	IČ: 69695113 tel: 736 607 765	
	vypracoval: Ing. Vladimír Fajmon	IČ: 73318671 tel: 776 868 154	
	profese: Ing. Rostislav Hynek	IČ: tel:	
stavebník:	POVODÍ MORAVY s.p., DŘEVAŘSKÁ 932/11, 602 00 BRNO		datum: prosinec 17
katastrální území:	699888	obec: Mostkovice	stupeň: DPS
akce:	<b>SPRÁVNÍ BUDOVA VD PLUMLOV - REKONSTRUKCE ZÁZEMÍ PRO DĚLNÍKY</b>		paré:
část:	ZDRAVOTECHNICKÉ INSTALACE		označení části: <b>D.1.4.3</b>
výkres:	1NP		měřítko: 1 : 50 výkres č. : <b>3.</b>


2NP, M 1:50









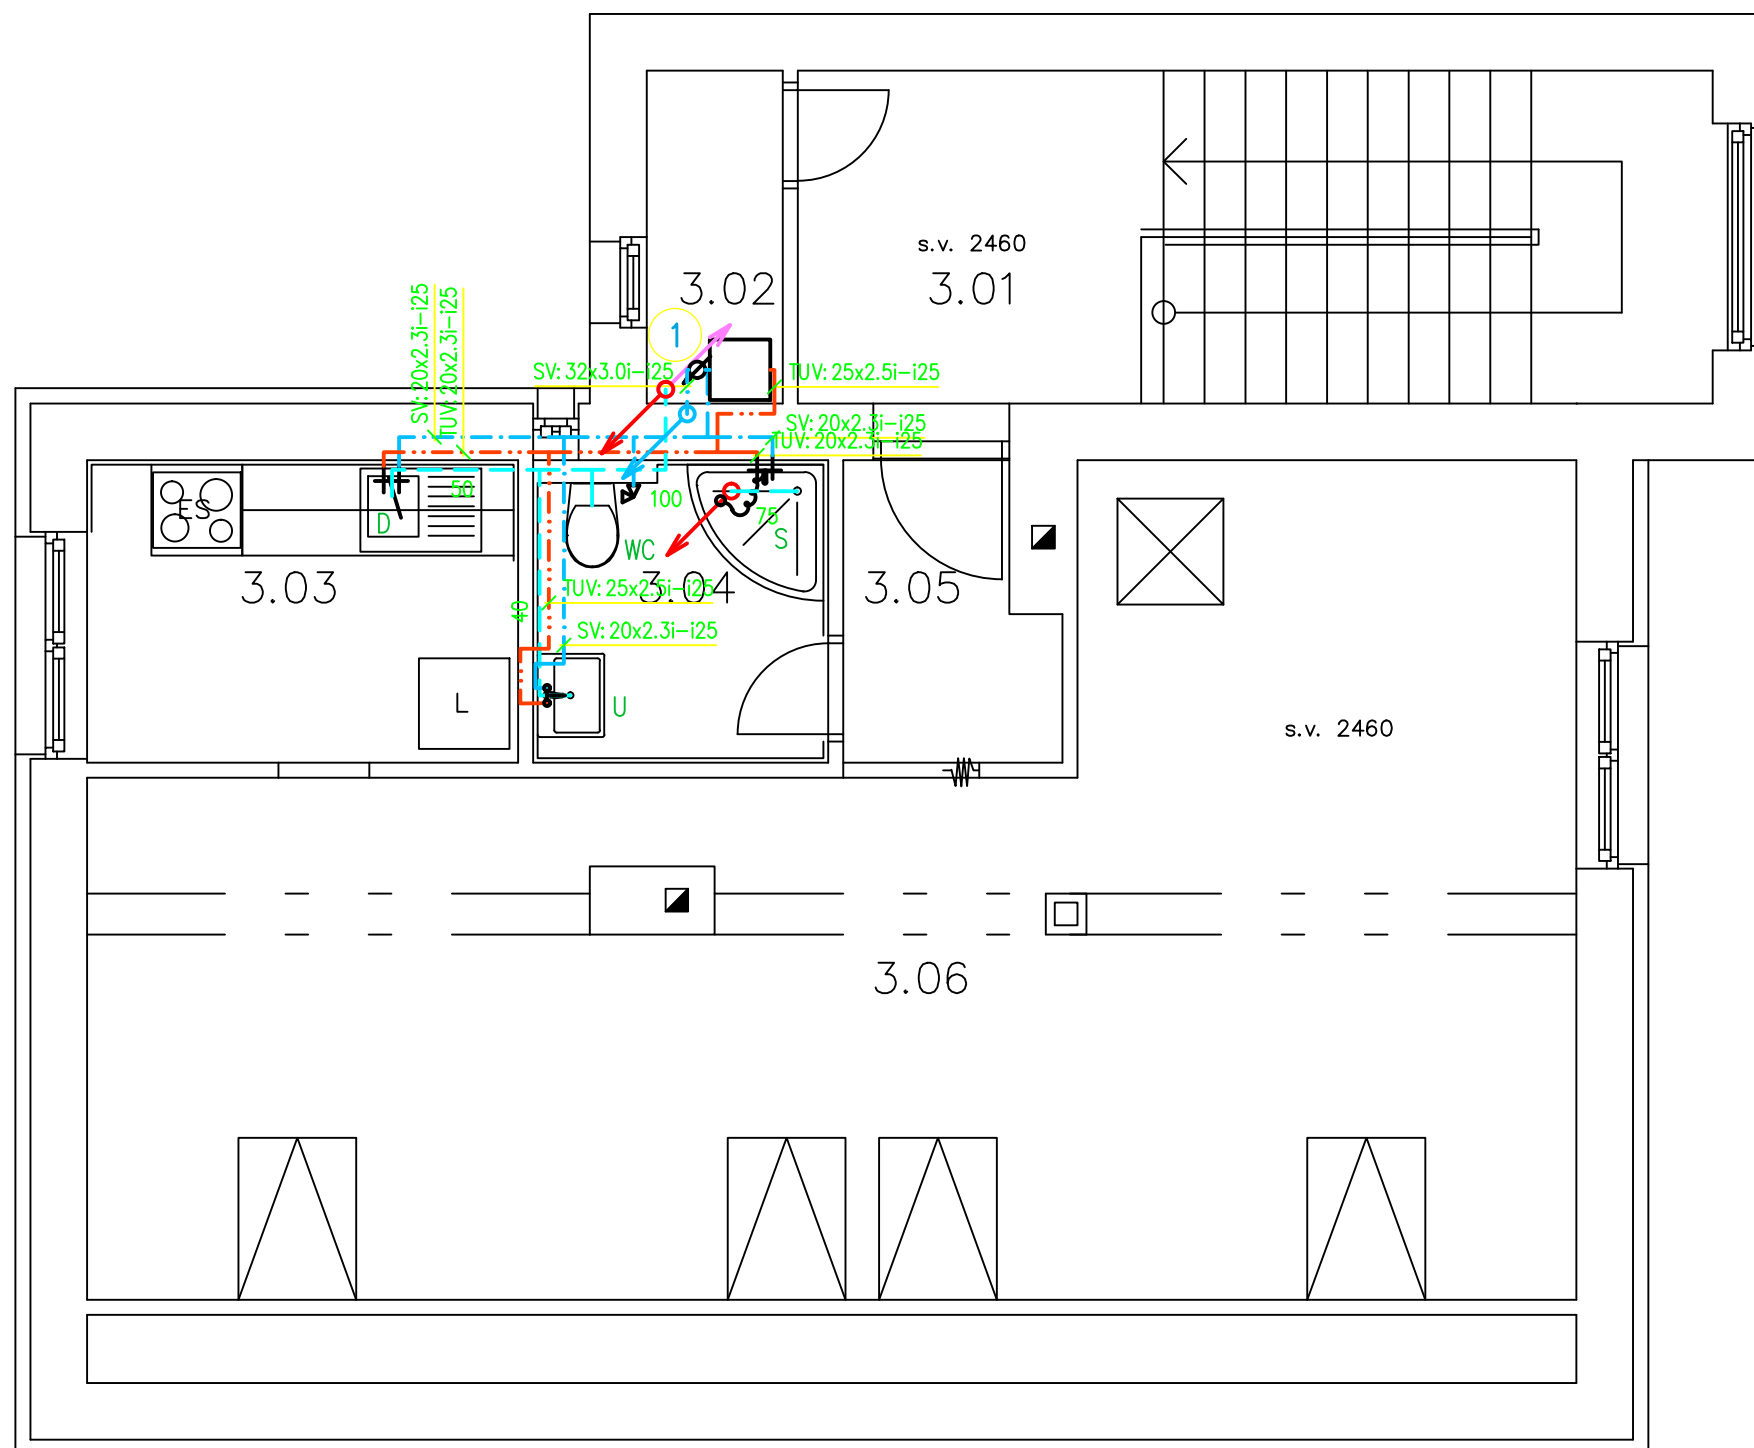









### Legenda ZTI:



- |   |    |  |
|---|----|--|
|    | P  | Automatická pračka s kapacitou do 12 kg (nebo myčka) |
|    | D  | Baterie—dřezová                                      |
|    | S  | Baterie—sprchová                                     |
|    | U  | Baterie—stojánková                                   |
|    | D  | Dřez   |
|    |    | Klesající potrubí                                    |
|    | S  | Sprcha – vanička bez zátky                           |
|    |    | Stoupající potrubí                                   |
|   |    | Stoupající potrubí průchozí                          |
|  | S1 | Stoupající potrubí průchozí                          |
|  | U  | Umyvadlo   |
|  | UM | Umyvatko   |
|  | WC | Záchodová mísa se splachovací nádrží (objem 6 l)     |
|  |    | kanalizace připojovací                               |
|  | RV | rohový ventil  |
|  |    | studená voda   |
|  |    | teplá voda   |
|  | VO | vodoměr – BYTOVÝ                                     |
|  |    | zásobník/ohříváč/stanice                             |

autor projektu:		Ing. arch. Lukáš Doubrava		ČKA 3842		 <div>PROJEKČNÍ KANCELÁŘ T: 77 120 00 00 1126/43 OLOMOUC 77900 www.architekti-doubrava.com</div>	
projekt:		zodp. proj.: Ing. arch. Lukáš Doubrava		IČ: 69695113 tel: 736 607 765			
		vypracoval: Ing. Vladimír Fajmon		IČ: 73318671 tel: 776 868 154			
		profese: Ing. Rostislav Hynek		IČ: tel:			
stavebník:		POVODÍ MORAVY s.p., DŘEVAŘSKÁ 932/11, 602 00 BRNO				datum:	prosinec 17
katastrální území:		699888	obec: Mostkovice	kraj: Olomoucký	stupeň:	DPS	
akce:						paré:	
SPRÁVNÍ BUDOVA VD PLUMLOV - REKONSTRUKCE ZÁZEMÍ PRO DĚLNÍKY							
část:						označení části:	D.1.4.3
ZDRAVOTECHNICKÉ INSTALACE							
výkres:						měřítko:	výkres č. :
2NP						1 : 50	4.




Legenda ZTI:



- |   |    |  |
|---|----|--|
|    | D  | Baterie—dřezová                                  |
|    | S  | Baterie—sprchová                                 |
|    | U  | Baterie—stojánková                               |
|    | D  | Dřez   |
|    |    | Klesající potrubí                                |
|    | S1 | Klesající potrubí                                |
|    | S  | Sprcha – vanička bez zátky                       |
|    |    | Stoupající potrubí                               |
|    | U  | Umyvadlo   |
|    | WC | Záchodová mísa se splachovací nádrží (objem 6 l) |
|    |    | kanalizace připojovací                           |
|   | RV | rohový ventil                                    |
|  |    | studená voda                                     |
|  |    | teplá voda                                       |
|  | VO | vodoměr – BYTOVÝ                                 |
|  |    | zásobník/ohříváč/stanice                         |

autor projektu:	Ing. arch. Lukáš Doubrava	ČKA 3842	 <div>PROJEKČNÍ KANCELÁŘ Tř. 17. LISTOPADU 1126/43 OLOMOUC 77900 www.architekti-doubrava.com</div>		
projekt: zodp. proj.:	Ing. arch. Lukáš Doubrava	IČ: 69695113 tel: 736 607 765			
vypracoval:	Ing. Vladimír Fajmon	IČ: 73318671 tel: 776 868 154			
profese:	Ing. Rostislav Hynek	IČ: tel:			
stavebník:	POVODÍ MORAVY s.p., DŘEVAŘSKÁ 932/11, 602 00 BRNO		datum:	prosinec 17	
katastrální území:	699888	obec: Mostkovice	kraj: Olomoucký	stupeň:	DPS
akce:			paré:		
SPRÁVNÍ BUDOVA VD PLUMLOV - REKONSTRUKCE ZÁZEMÍ PRO DĚLNÍKY					
část:	ZDRAVOTECHNICKÉ INSTALACE		označení části:	D.1.4.3	
výkres:	3NP		měřítko:	1 : 50	výkres č. : 5.

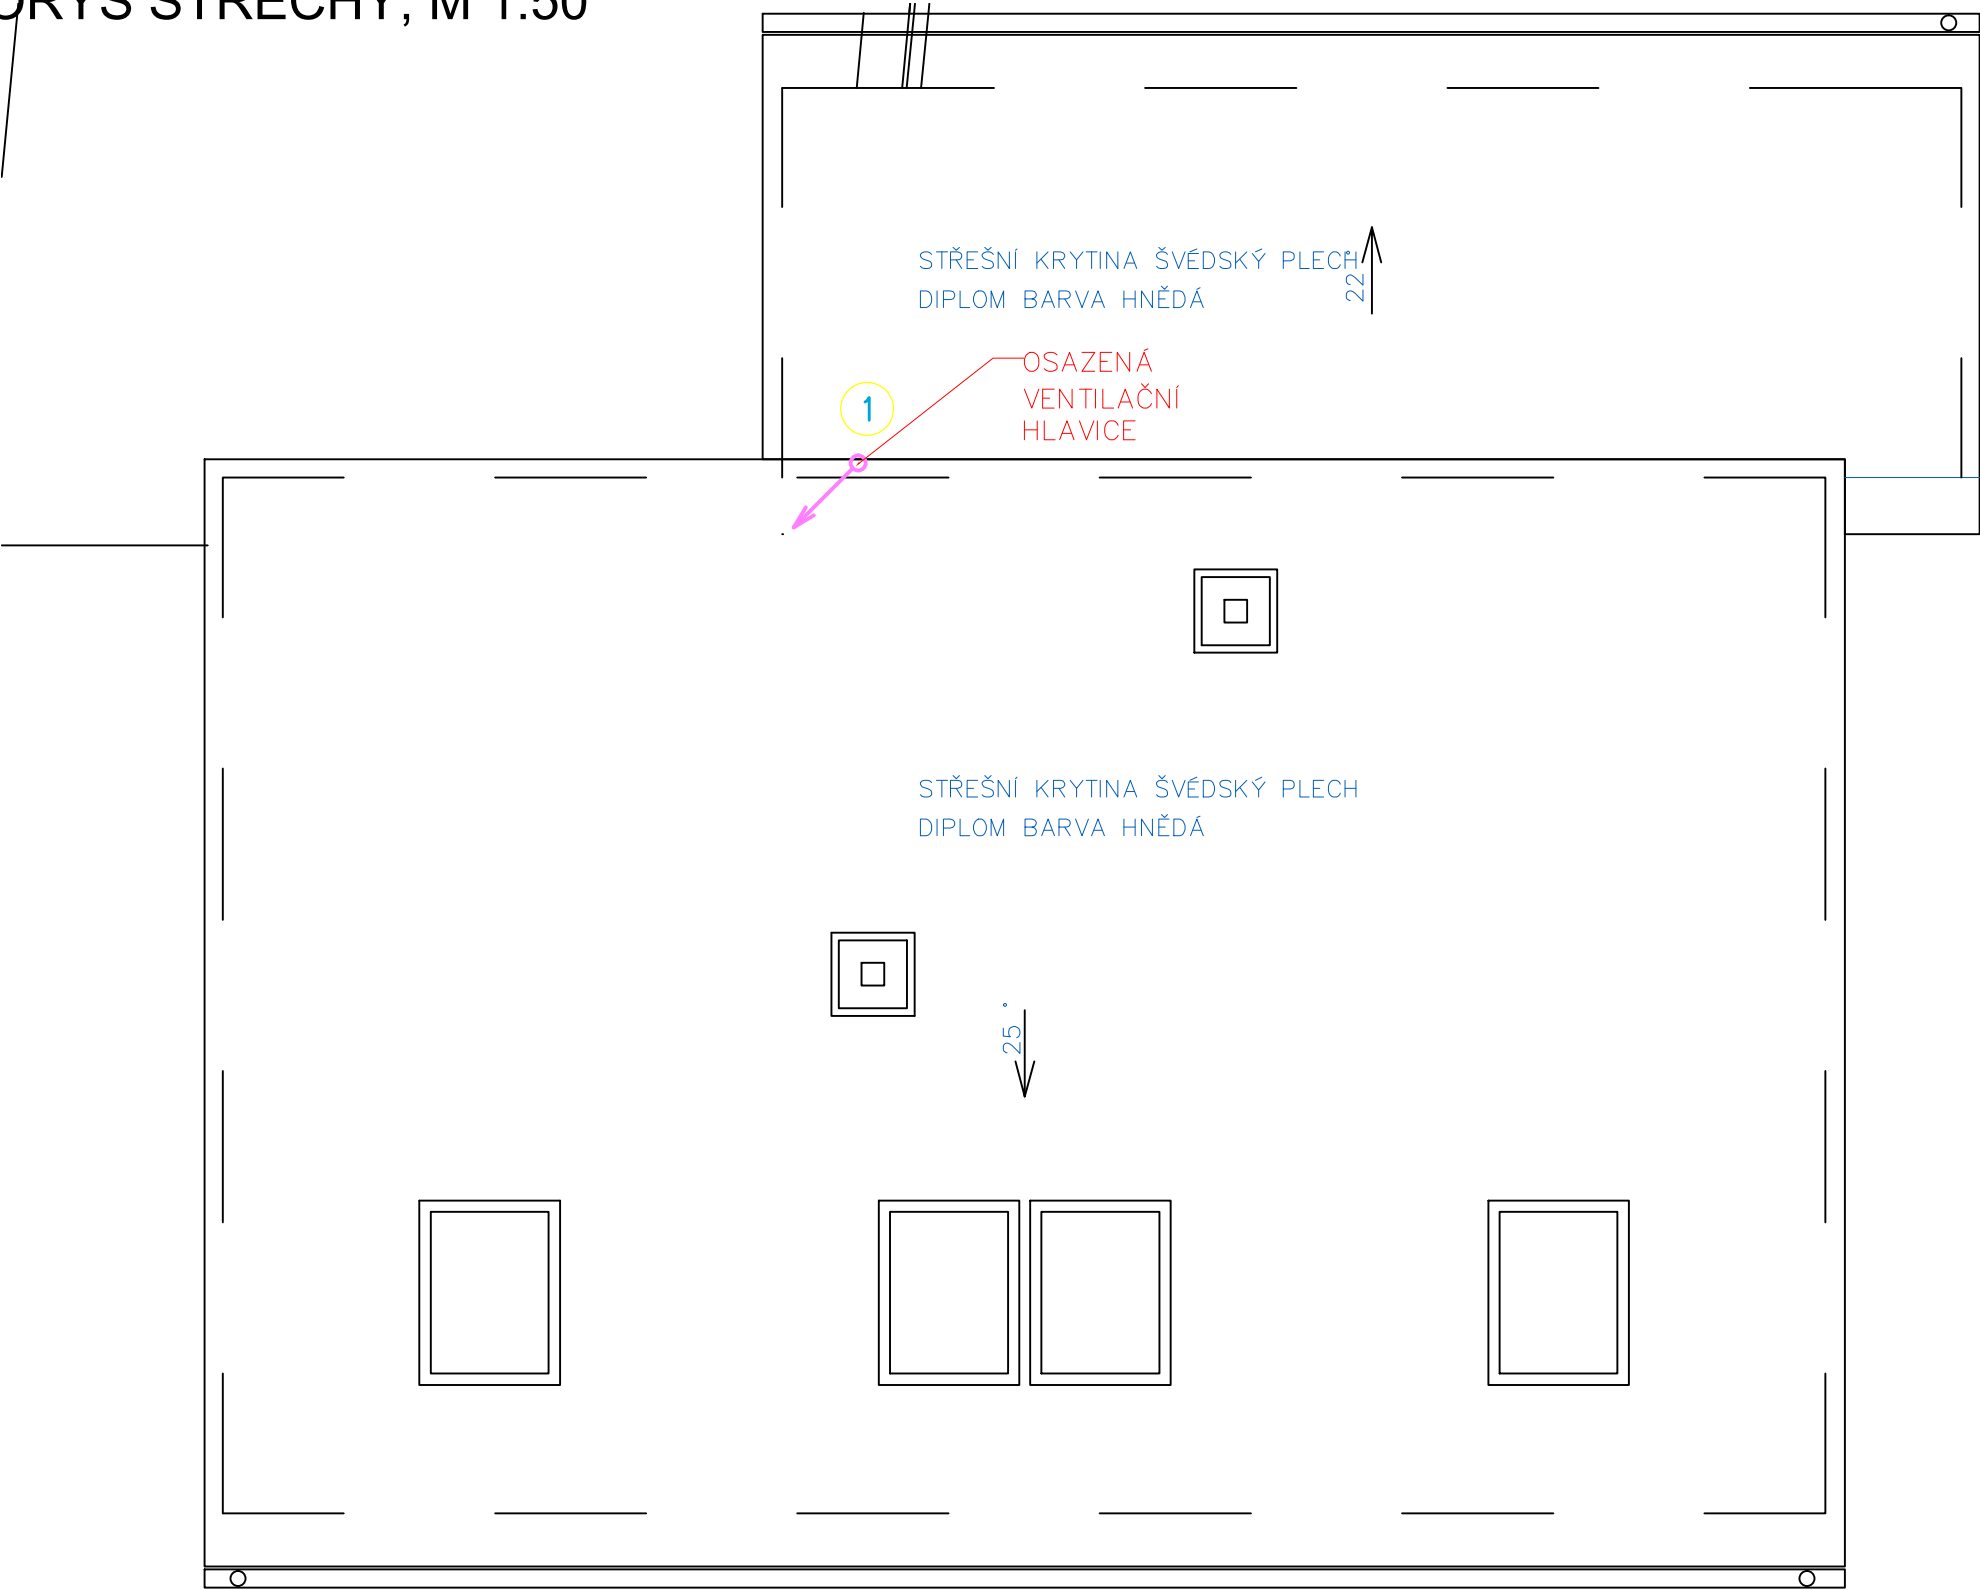
PŮDORYS STŘECHY, M 1:50




Legenda ZTI:  
Klesající potrubí

autor projektu:		Ing. arch. Lukáš Doubrava		ČKA 3842		 <div>PROJEKČNÍ KANCELÁŘ T.17. LISTOPADU 11 126/43 OLOMOUC 77900 www.architekt-doubrava.com</div>		
projekt:	zodp. proj.:	Ing. arch. Lukáš Doubrava		IČ: 69695113 tel: 736 607 765				
	vypracoval:	Ing. Vladimír Fajmon		IČ: 73318671 tel: 776 868 154				
	profese:	Ing. Rostislav Hynek		IČ: tel:				
stavebník:		POVODÍ MORAVY s.p., DŘEVAŘSKÁ 932/11, 602 00 BRNO				datum:	prosinec 17	
katastrální území:		699888	obec:	Mostkovice	kraj:	Olomoucký	stupeň:	DPS
akce:						paré:		
<b>SPRÁVNÍ BUDOVA VD PLUMLOV - REKONSTRUKCE ZÁZEMÍ PRO DĚLNÍKY</b>								
část:						označení části:		
ZDRAVOTECHNICKÉ INSTALACE						D.1.4.3		
výkres:						měřítko:		výkres č. :
PŮDORYS STŘECHY						1 : 50		6.


PODÉLNÝ PROFIL KANALIZAČNÍ VĚTVY - 1, M 1:75

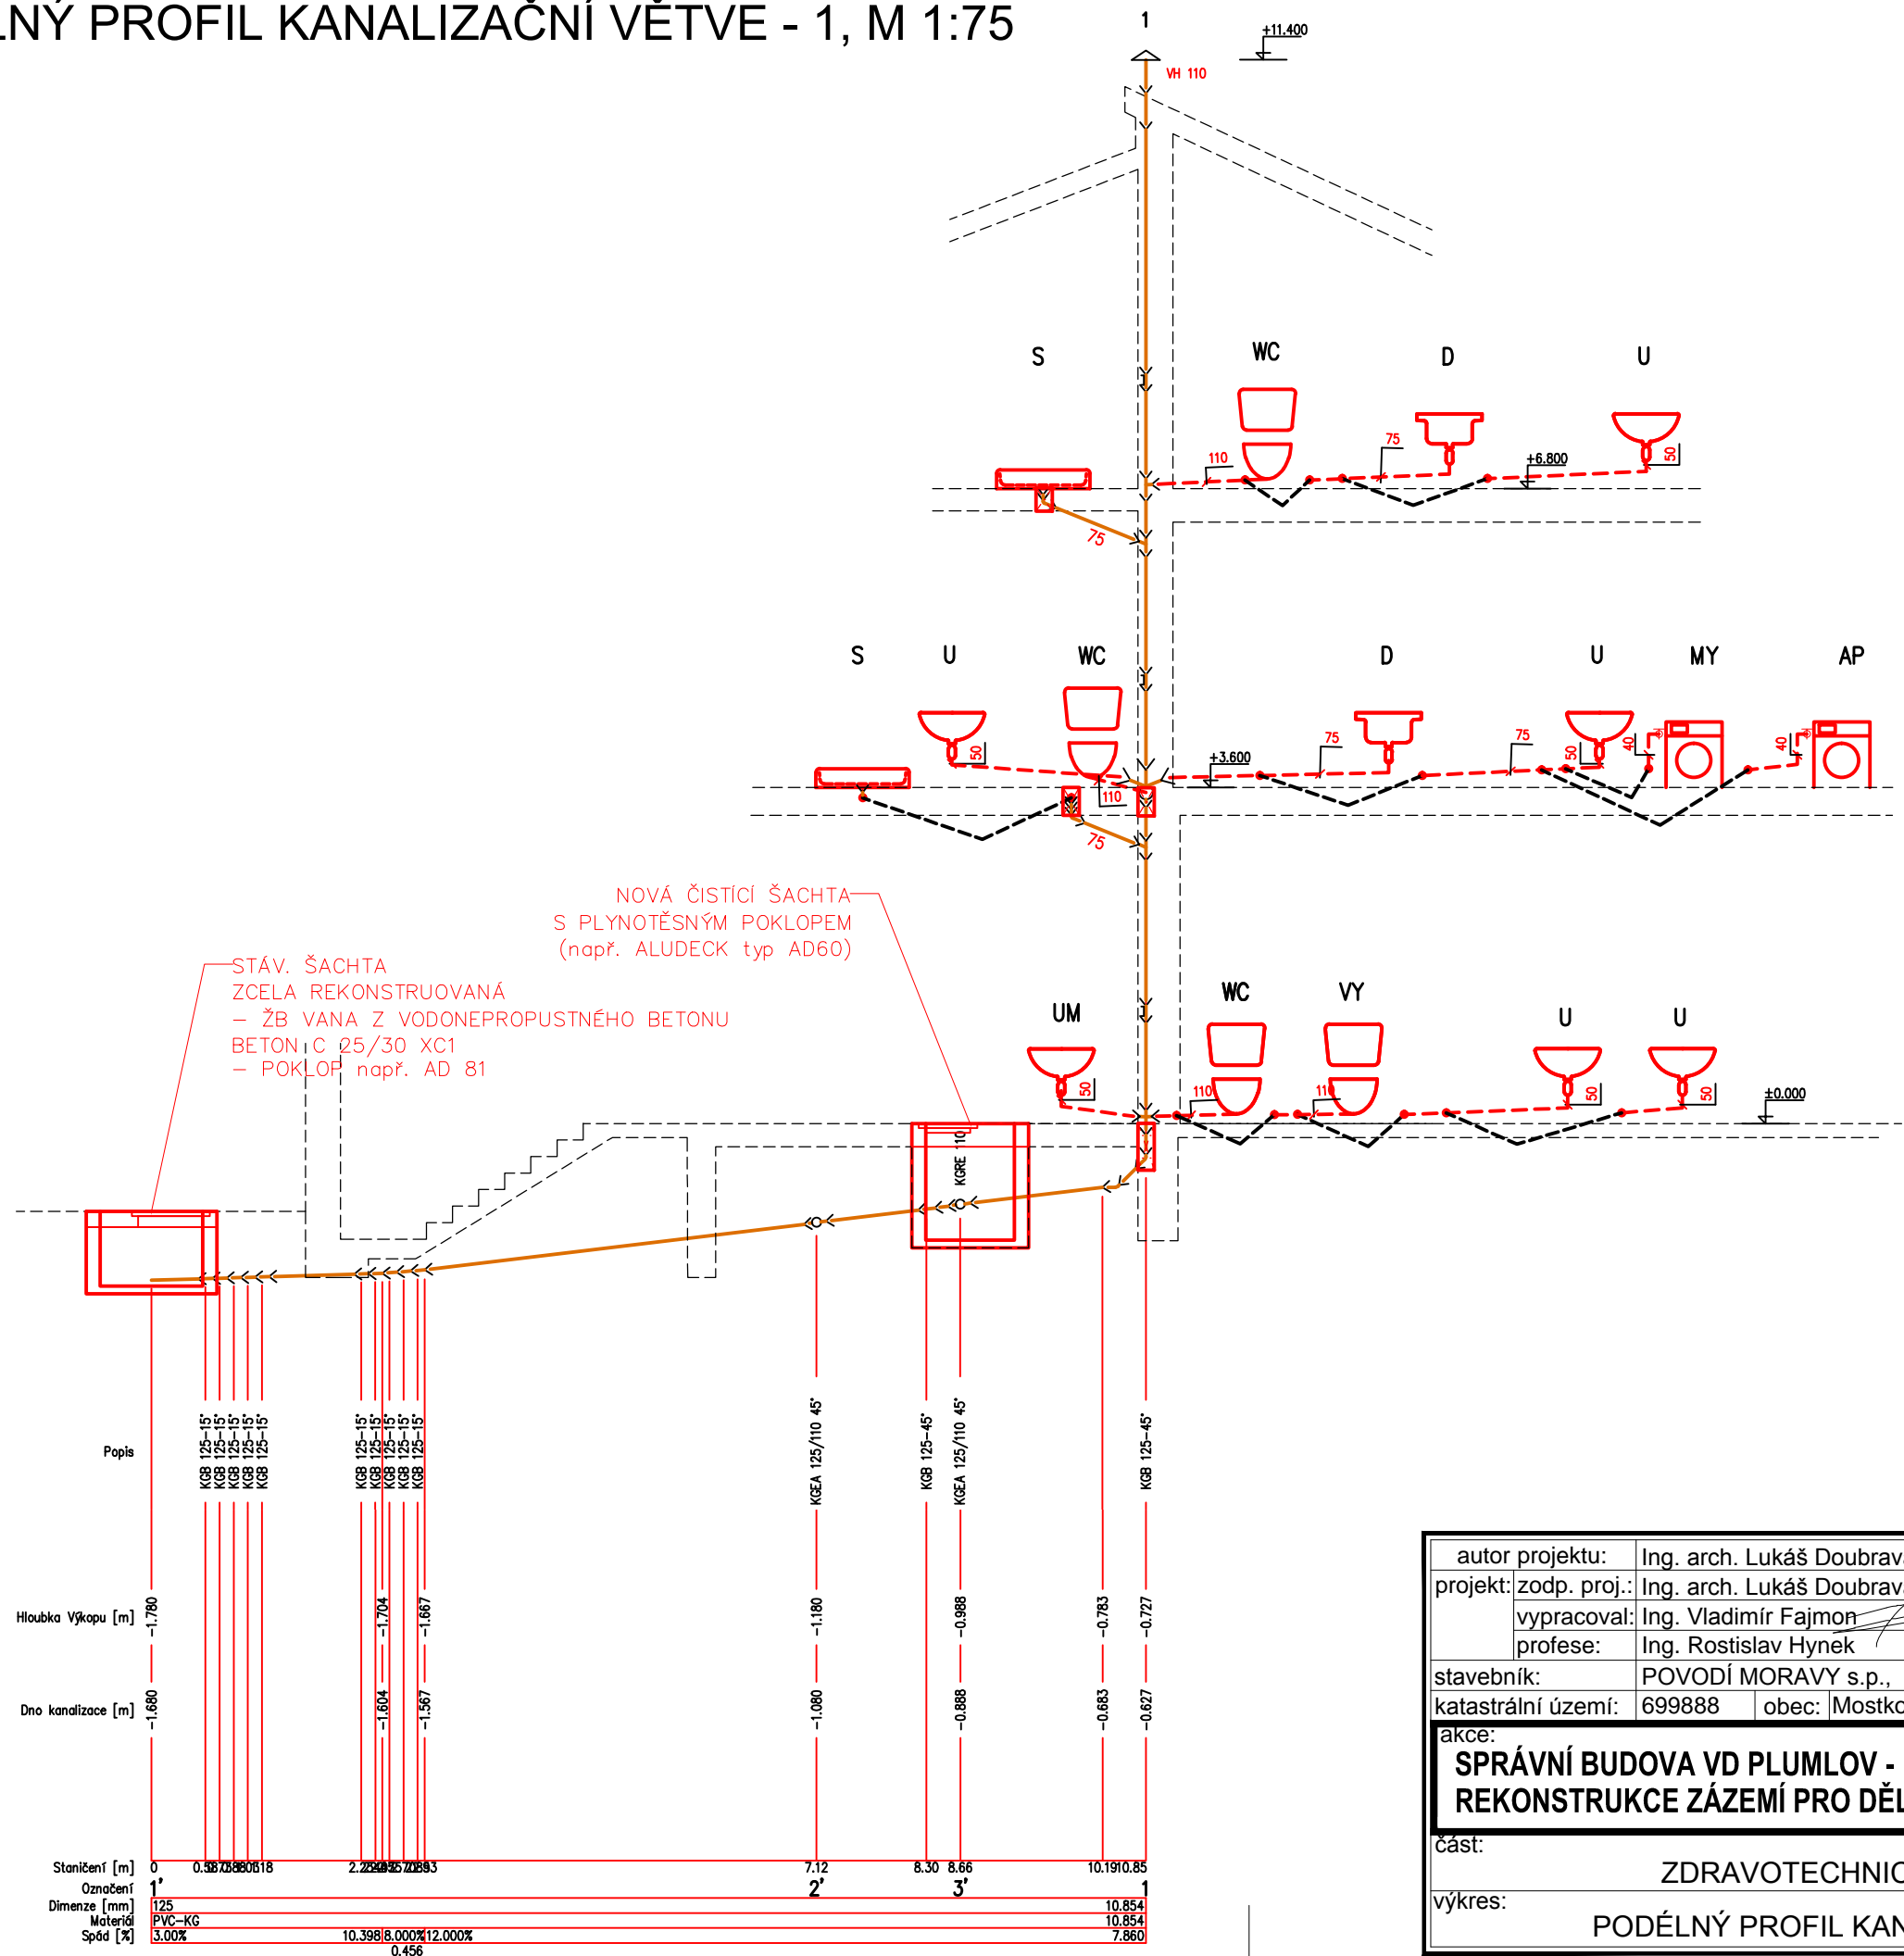

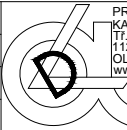autor projektu:	Ing. arch. Lukáš Doubrava	ČKA 3842	 <div>PROJEKČNÍ KANCELÁŘ 11.17. LISTOPADU 112643 OLOMOUC 77900 www.architekt-doubrava.com</div>	
projekt:	zodp. proj.: Ing. arch. Lukáš Doubrava	IČ: 69695113 tel: 736 607 765		
	vypracoval: Ing. Vladimír Fajmon	IČ: 73318671 tel: 776 868 154		
	profese: Ing. Rostislav Hynek	IČ: tel:		
stavebník:	POVODÍ MORAVY s.p., DŘEVAŘSKÁ 932/11, 602 00 BRNO		datum:	prosinec 17
katastrální území:	699888	obec: Mostkovice	stupeň:	DPS
akce:	SPRÁVNÍ BUDOVA VD PLUMLOV - REKONSTRUKCE ZÁZEMÍ PRO DĚLNÍKY		paré:	
část:	ZDRAVOTECHNICKÉ INSTALACE		označení částí:	D.1.4.3
výkres:	PODÉLNÝ PROFIL KANALIZAČNÍ VĚTVY - 1		měřítko:	1 : 75
			výkres č. :	7.




## PODÉLNÝ PROFIL KANALIZAČNÍ VĚTVE - 2, 3, M 1:75

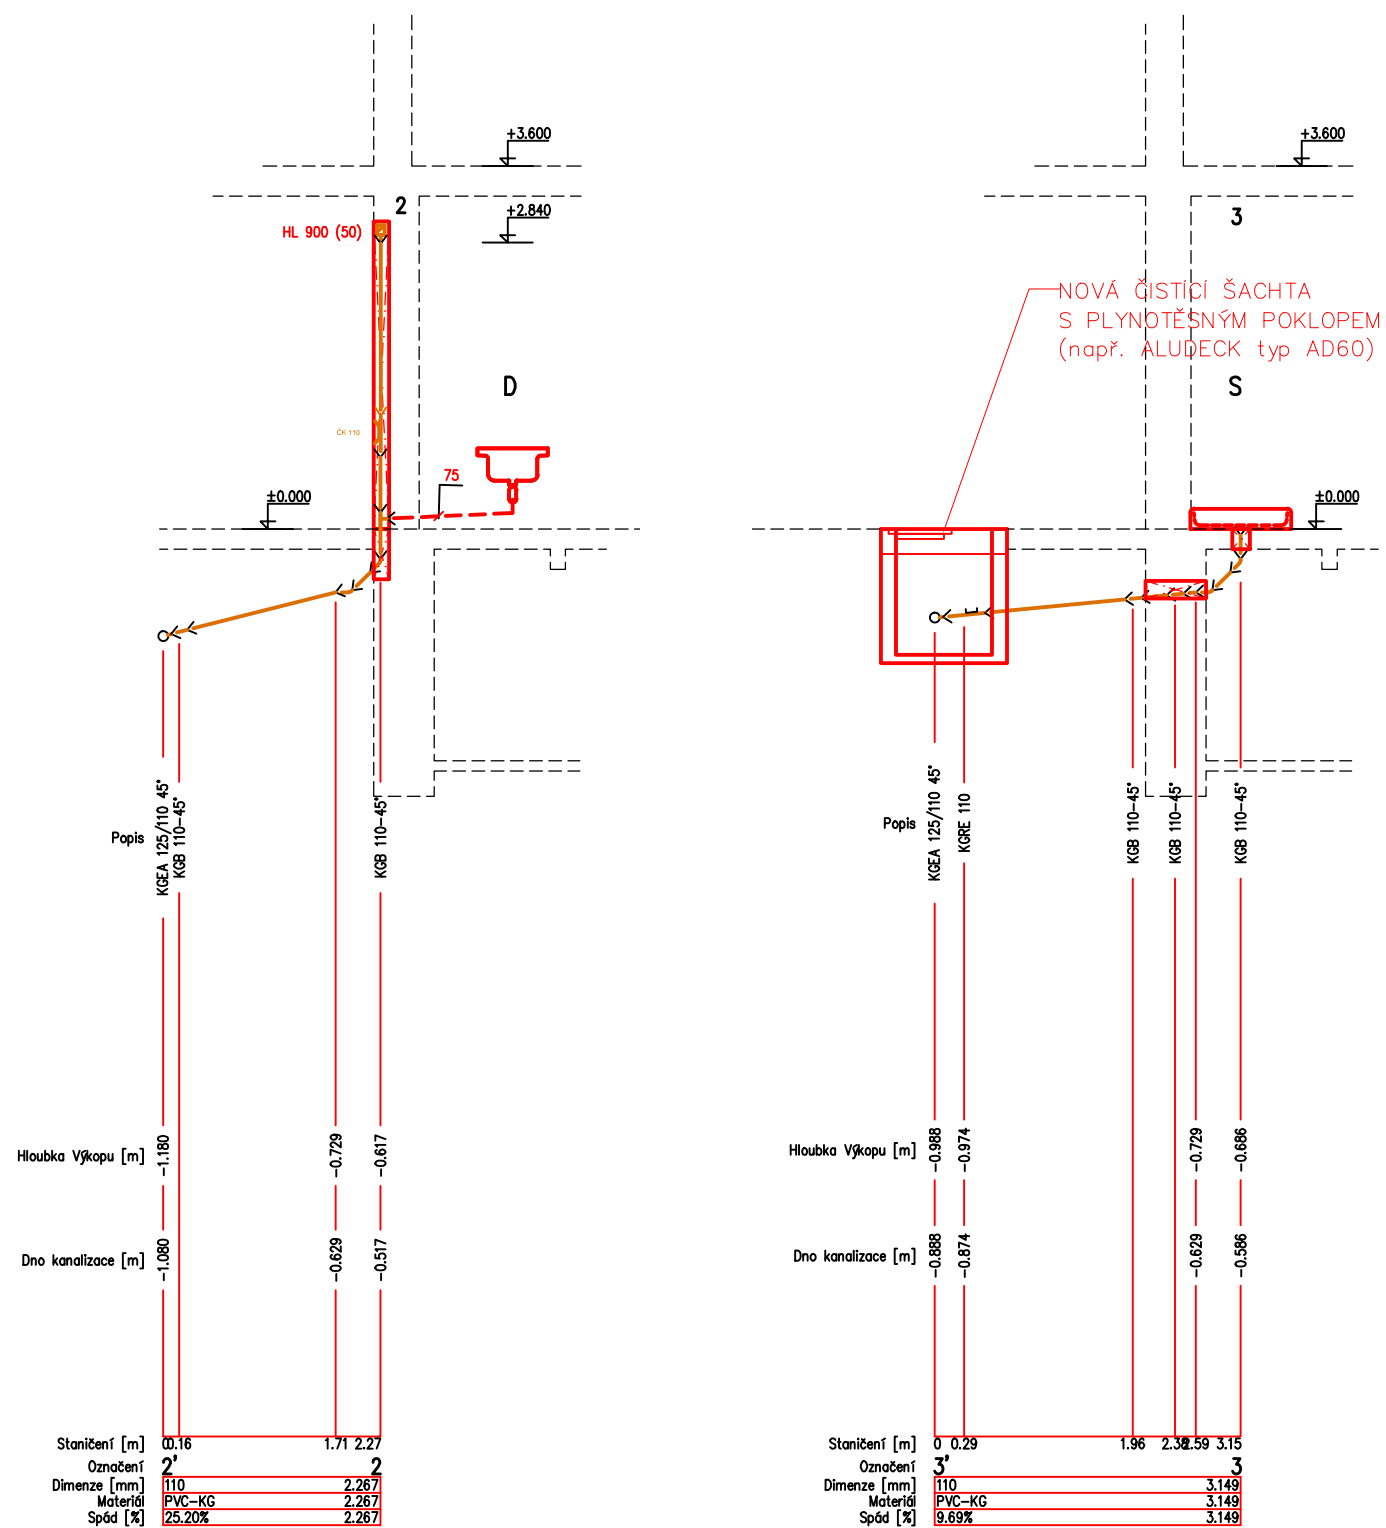

autor projektu:		Ing. arch. Lukáš Doubrava		ČKA 3842		 <div>PROJEKČNÍ KANCELÁŘ 11.17. LISTOPADU 1126/43 OLOMOUC 77900 www.architekt-doubrava.com</div>		
projekt:	zodp. proj.:	Ing. arch. Lukáš Doubrava		IČ: 69695113	tel: 736 607 765			
	vypracoval:	Ing. Vladimír Fajmon		IČ: 73318671	tel: 776 868 154			
	profese:	Ing. Rostislav Hyněk		IČ:	tel:			
stavebník:		POVODÍ MORAVY s.p., DŘEVAŘSKÁ 932/11, 602 00 BRNO				datum:	prosinec 17	
katastrální území:		699888	obec:	Mostkovice	kraj:	Olomoucký	stupeň:	DPS
akce:							paré:	
<b>SPRÁVNÍ BUDOVA VD PLUMLOV - REKONSTRUKCE ZÁZEMÍ PRO DĚLNÍKY</b>								
část:		ZDRAVOTECHNICKÉ INSTALACE				označení části:		
						<b>D.1.4.3</b>		
výkres:		PODÉLNÝ PROFIL KANALIZAČNÍ VĚTVY - 2, 3				měřítko:	výkres č. :	
						1 : 75	<b>8.</b>	

autor projektu:	Ing. arch. Lukáš Doubrava	ČKA 3842	 <div>PROJEKČNÍ KANCELÁŘ TI 17, LISTOPADU 1125/43 OLOMOUC 77900 www.architekt-doubrava.com</div>	
projekt: zodp. proj.:	Ing. arch. Lukáš Doubrava	IČ: 69695113 tel: 736 607 765		
vypracoval:	Ing. Vladimír Fajmon	IČ: 73318671 tel: 776 868 154		
profese:	Ing. Rostislav Hynek	IČ: tel:		
stavebník:	POVODÍ MORAVY s.p., DŘEVAŘSKÁ 932/11, 602 00 BRNO		datum:	prosinec 17
katastrální území:	699888	obec: Mostkovice	kraj: Olomoucký	stupeň: DPS
akce:			paré:	
SPRÁVNÍ BUDOVA VD PLUMLOV - REKONSTRUKCE ZÁZEMÍ PRO DĚLNÍKY				
část:	ZDRAVOTECHNICKÉ INSTALACE		označení části:	D.1.4.3
výkres:	VNITŘNÍ ČISTÍCÍ ŠACHTA		měřítko:	výkres č. :
			1 : 25	9.

# VZOROVÉ ULOŽENÍ POTRUBÍ VODOVODNÍ PŘÍPOJKY - PE

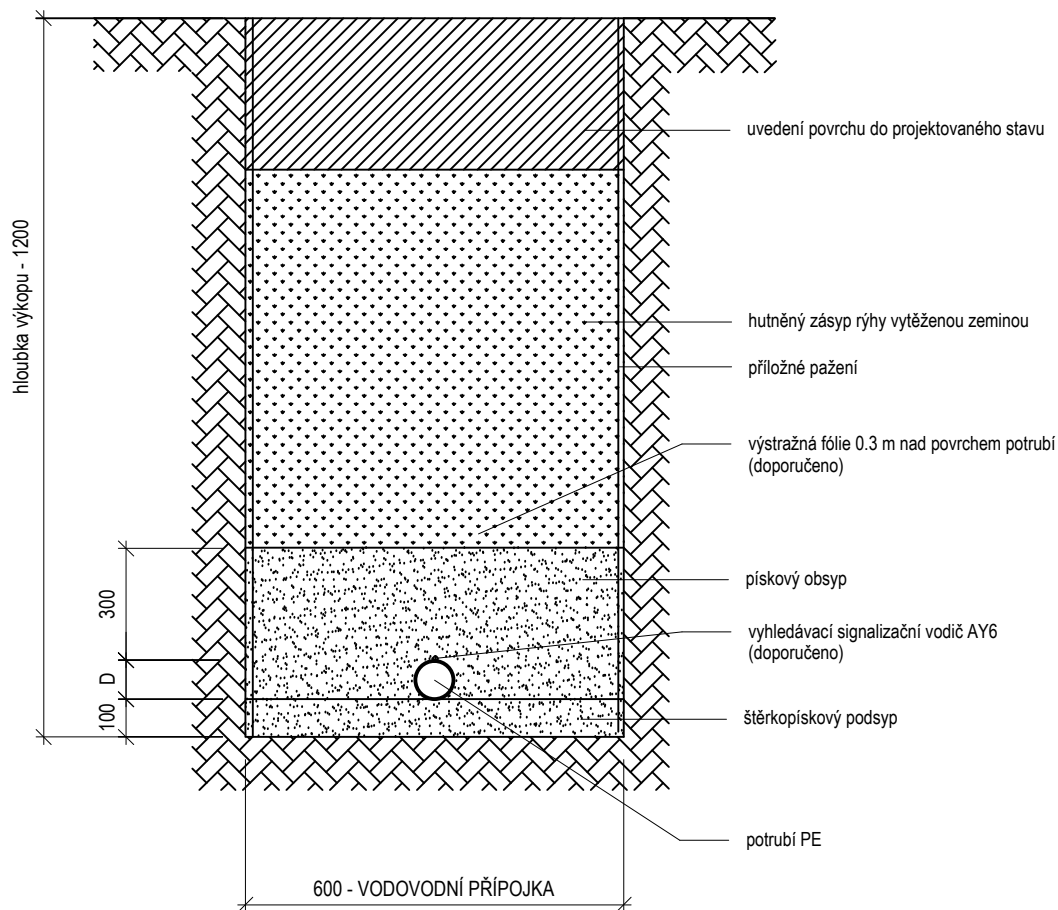


PŘED ZAHÁJENÍM ZEMNÍCH PRACÍ JE NUTNÉ NECHAT VYTYČIT SÍŤ JEJICH SPRÁVCI


autor projektu:		Ing. arch. Lukáš Doubrava		ČKA 3842		 <div>PROJEKČNÍ KANCELÁŘ Tř.17. LISTOPADU 1126/43 OLOMOUC 77900 www.architekti-doubrava.com</div>	
projekt:	zodp. proj.:	Ing. arch. Lukáš Doubrava		IČ: 69695113	tel: 736 607 765		
	vypracoval:	Ing. Vladimír Fajmon		IČ: 73318671	tel: 776 868 154		
	profese:	Ing. Rostislav Hynek		IČ:	tel:		
stavebník:		POVODÍ MORAVY s.p., DŘEVAŘSKÁ 932/11, 602 00 BRNO				datum:	prosinec 17
katastrální území:		699888	obec: Mostkovice	kraj: Olomoucký	stupeň:	DPS	
akce:						paré:	
<b>SPRÁVNÍ BUDOVA VD PLUMLOV - REKONSTRUKCE ZÁZEMÍ PRO DĚLNÍKY</b>							
část:						označení části:	
ZDRAVOTECHNICKÉ INSTALACE						D.1.4.3	
výkres:						měřítko:	výkres č. :
VZOROVÉ ULOŽENÍ POTRUBÍ VODOVODNÍ PŘÍPOJKY - PE						1 :	10.

# VZOROVÝ PŘÍČNÝ ŘEZ ULOŽENÍM POTRUBÍ - PP, PVC

A. BEZ VÝSKYTU PODZEMNÍ VODY

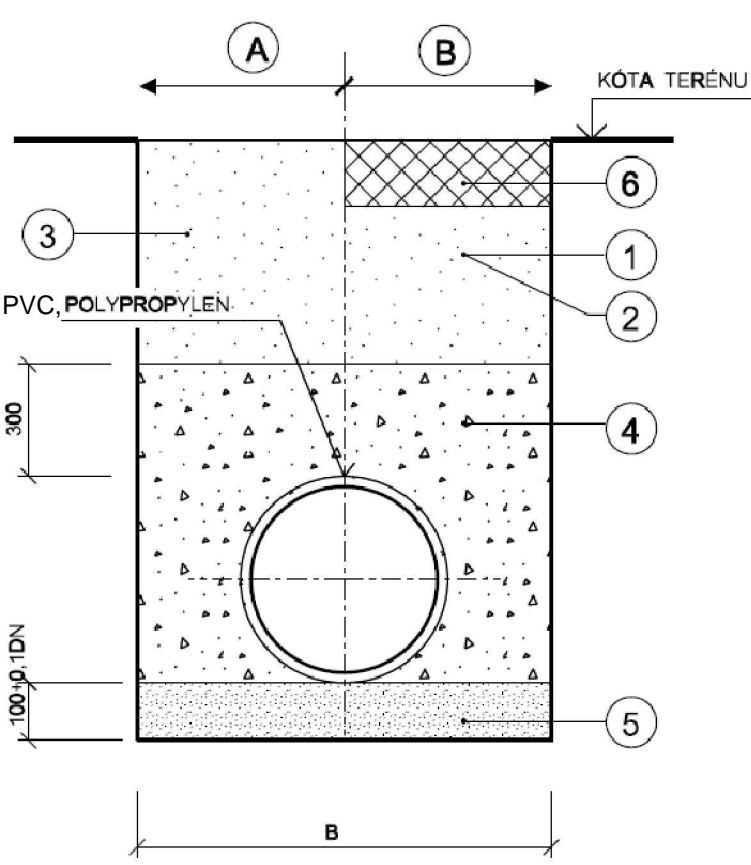

B. V PODZEMNÍ VODĚ

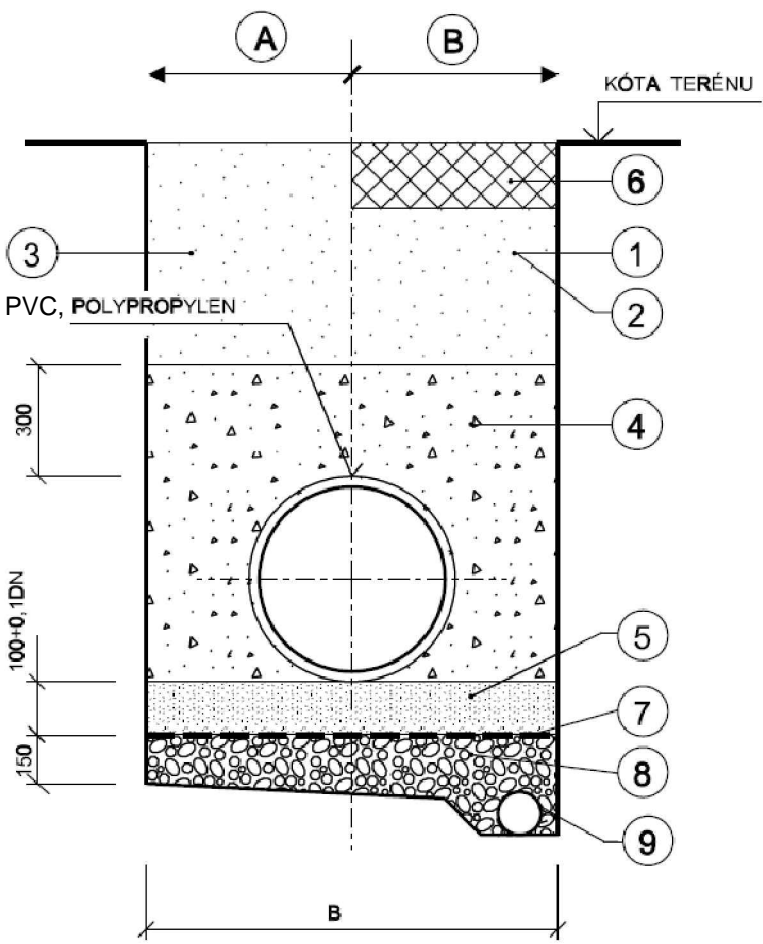

	MIN. ŠÍŘKA RÝHY (včetně příložného pažení - tl. 50mm)	MIN. ŠÍŘKA RÝHY (včetně pažících boxů - tl. 150mm)
DN	A	B
100	1100	1300
150	1100	1300
200	1100	1300
250	1100	1300
300	1100	1300
400	1200	1400
500	1350	1550


LEGENDA:

- 1. Místní komunikace - vhodný zásypový materiál dle TP 146. Hutněný po vrstvách max. 20cm.
- 2. Státní a krajské komunikace - vhodný zásypový materiál dle TP 146. Hutněný po vrstvách max. 20cm.
- 3. Nepojížděné plochy - zhutněný zásyp zeminou z výkopu po vrstvách max. 20cm.
- 4. Obsyp štěrkopískem (8-16mm), max. zrno 20mm hutněným po vrstvách 15cm.
- 5. Štěrkopískový podysp hutněný (8-16mm) zrna max. 20mm
- 6. Konstrukce vozovky viz. Souhrnná technická zpráva
- 7. Separální geotextílie 300g/m²
- 8. Hutněný štěrk
- 9. Drenážní trubka PVC DN 100 (po ukončení stavby zaslepit)

SKLADBA:

- (A.) Ve volném terénu
- (B.) Ve vozovce

PŘED ZAHÁJENÍM ZEMNÍCH PRACÍ JE NUTNÉ NECHAT VYTÝČIT SÍTĚ JEJICH SPRÁVCI

autor projektu:	Ing. arch. Lukáš Doubrava	ČKA 3842		
projekt:	zodp. proj.: Ing. arch. Lukáš Doubrava	IČ: 69695113 tel: 736 607 765		
	vypracoval: Ing. Vladimír Fajmon	IČ: 73318671 tel: 776 868 154		
	profese: Ing. Rostislav Hynek	IČ: tel:		
stavebník:	POVODÍ MORAVY s.p., DŘEVAŘSKÁ 932/11, 602 00 BRNO		datum:	prosinec 17
katastrální území:	699888	obec: Mostkovice	stupeň:	DPS
akce:	<b>SPRÁVNÍ BUDOVA VD PLUMLOV - REKONSTRUKCE ZÁZEMÍ PRO DĚLNÍKY</b>		paré:	
část:	ZDRAVOTECHNICKÉ INSTALACE		označení části:	<b>D.1.4.3</b>
výkres:	VZOROVÝ PŘÍČNÝ ŘEZ ULOŽENÍM POTRUBÍ - PP, PVC		měřítko:	výkres č. : 1 : <b>11.</b>