
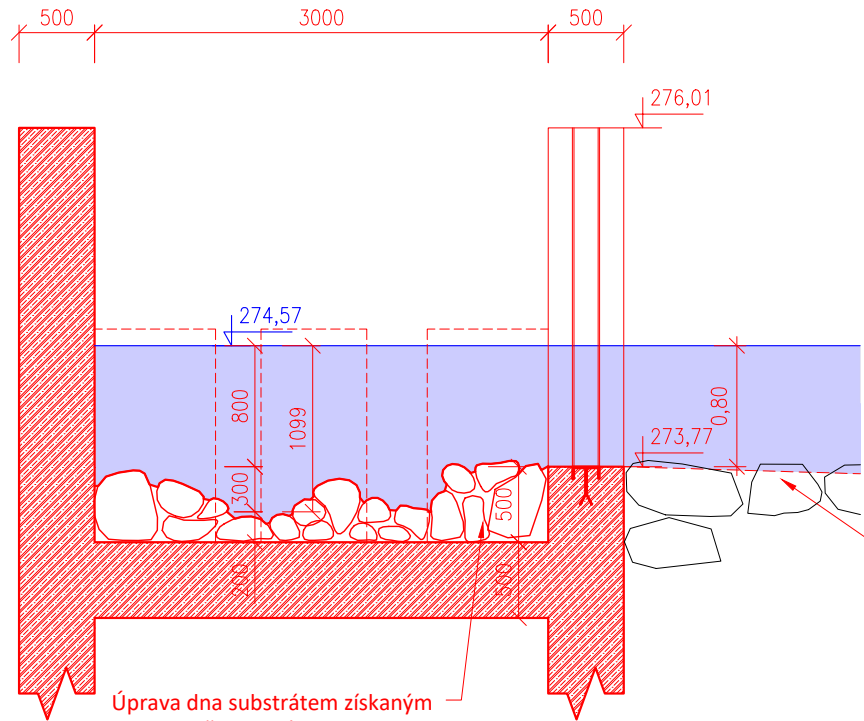



Řez I-I'

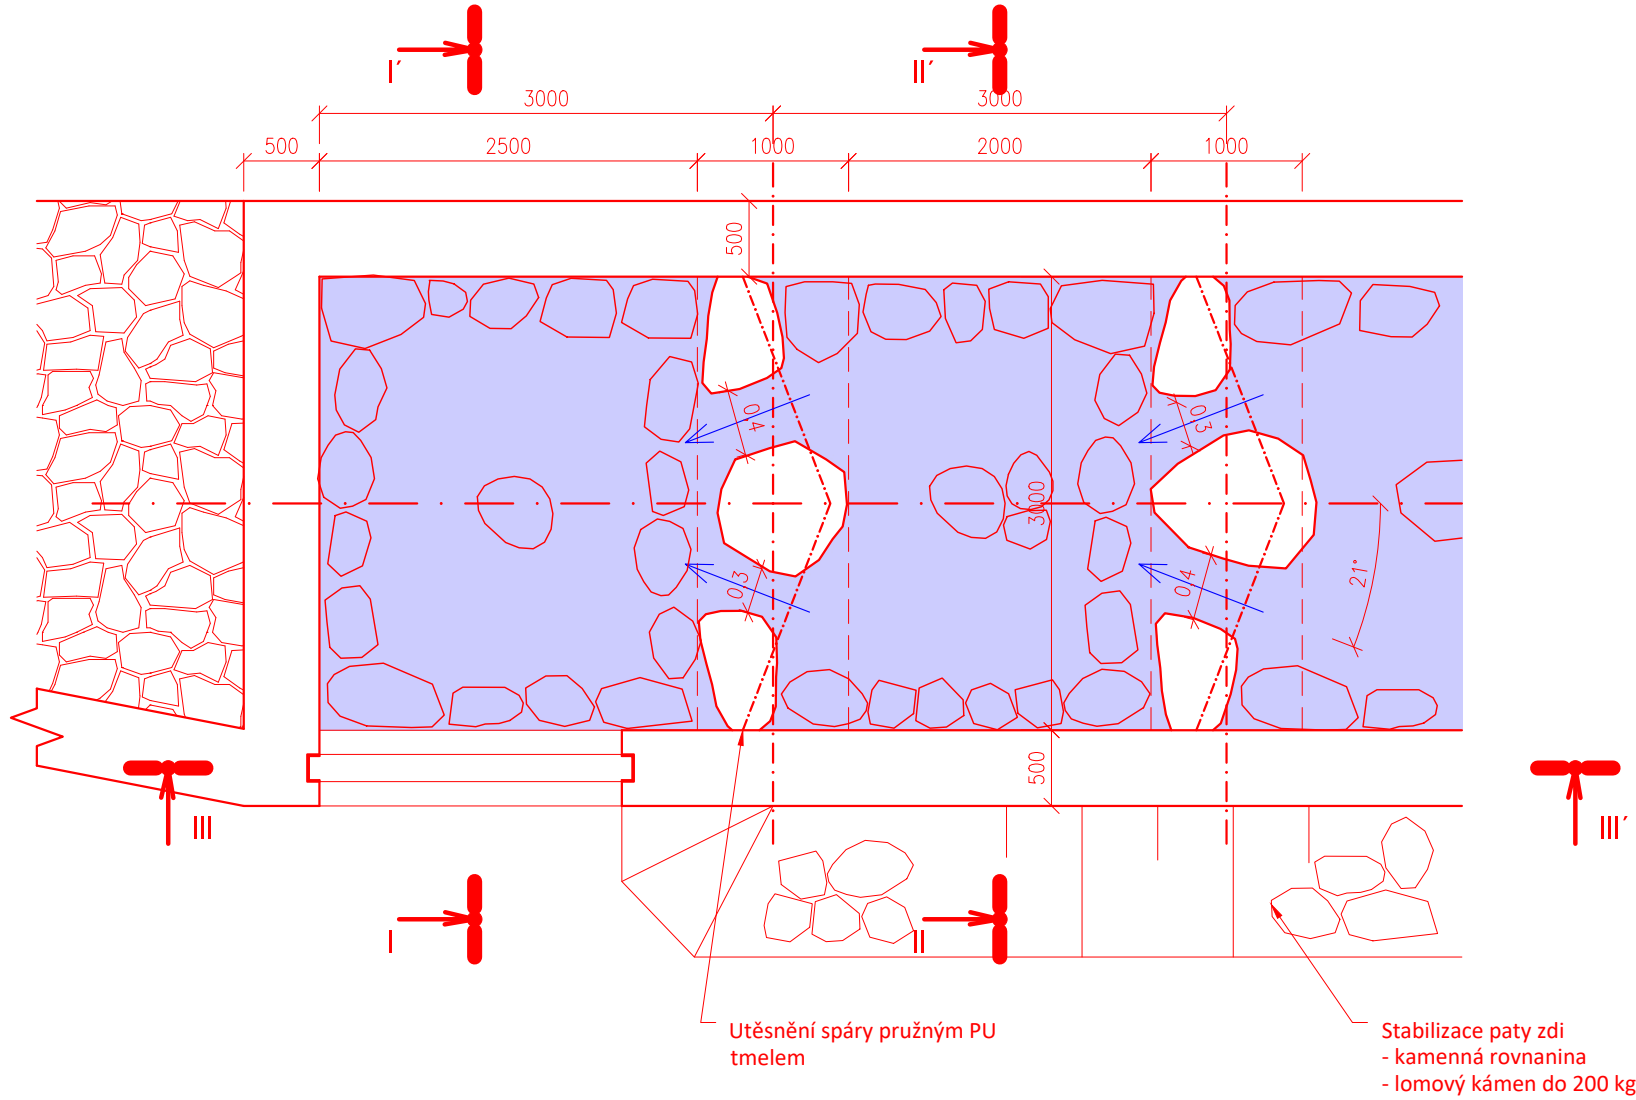


Půdorys


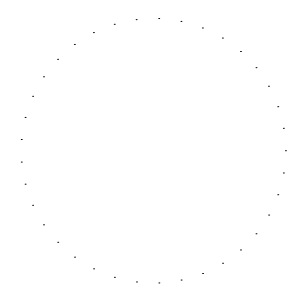

 
 


Řez II-II'

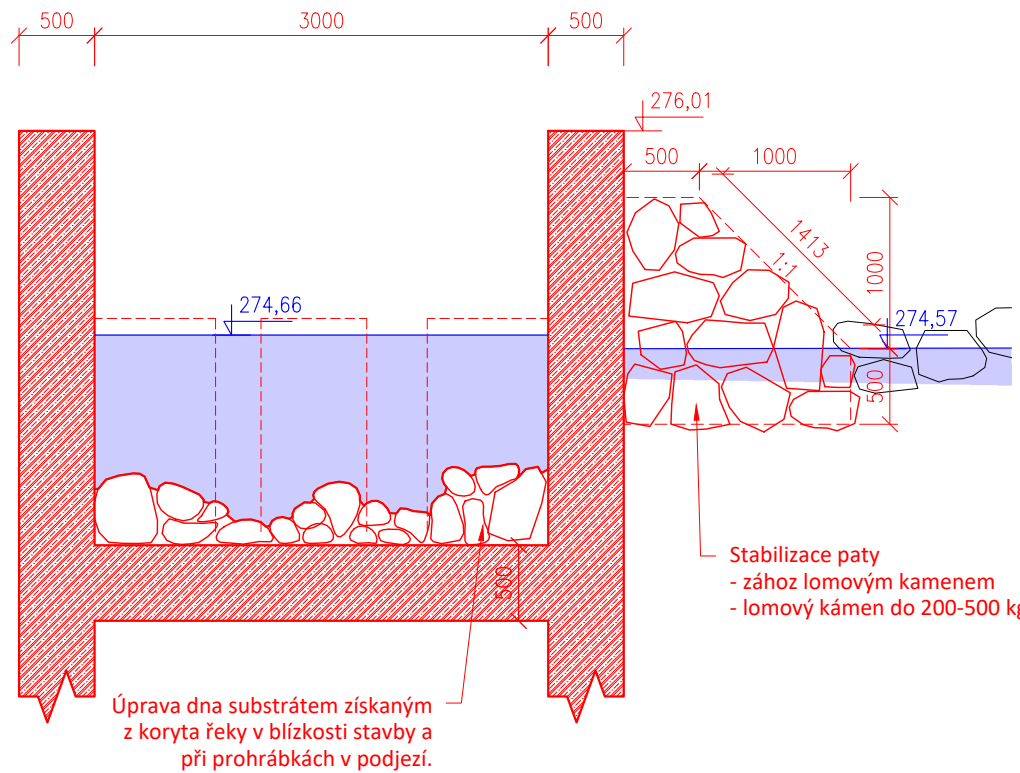

Řez III-III'

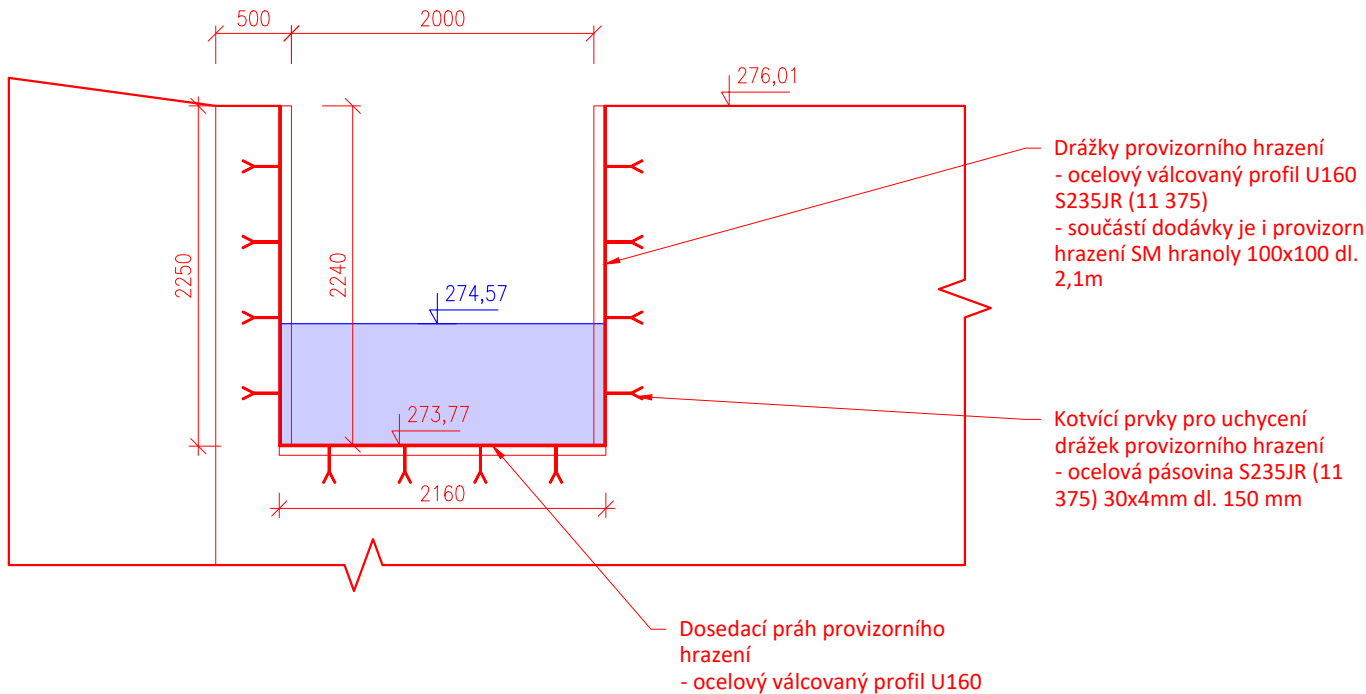

<div><div>VODOHOSPODÁŘSKÝ ROZVOJ A VÝSTAVBA a.s. Nábřeží 4 150 56 Praha 5 DIVIZE 06</div></div>		VÝŠKOPISNÝ SYSTÉM: BpV POLOHOPISNÝ SYSTÉM: S-JTSK		<div></div>	
		Verze			Paré
Navrhl ING. V. KOTEROVÁ 	Odp. projektant ING. V. KOTEROVÁ 	Techn. kontrola Ing. Pavel Menhard 			
Kraj Ústecký	Obec Kadaň				
Investor Povodí Ohře, státní podnik	K.Ú. Kadaň	Soubor Kadan_RP_DPS.dwg			
Jez na Ohři (Kadaň - dolní) - rybí přechod					
D.1.2. Výkresová část					
Vzorové řešení – vstupní úsek					
			Měřítko 1:50	Č. výkresu D.1.2.5.2.	