



PŮDORYS
1 : 25

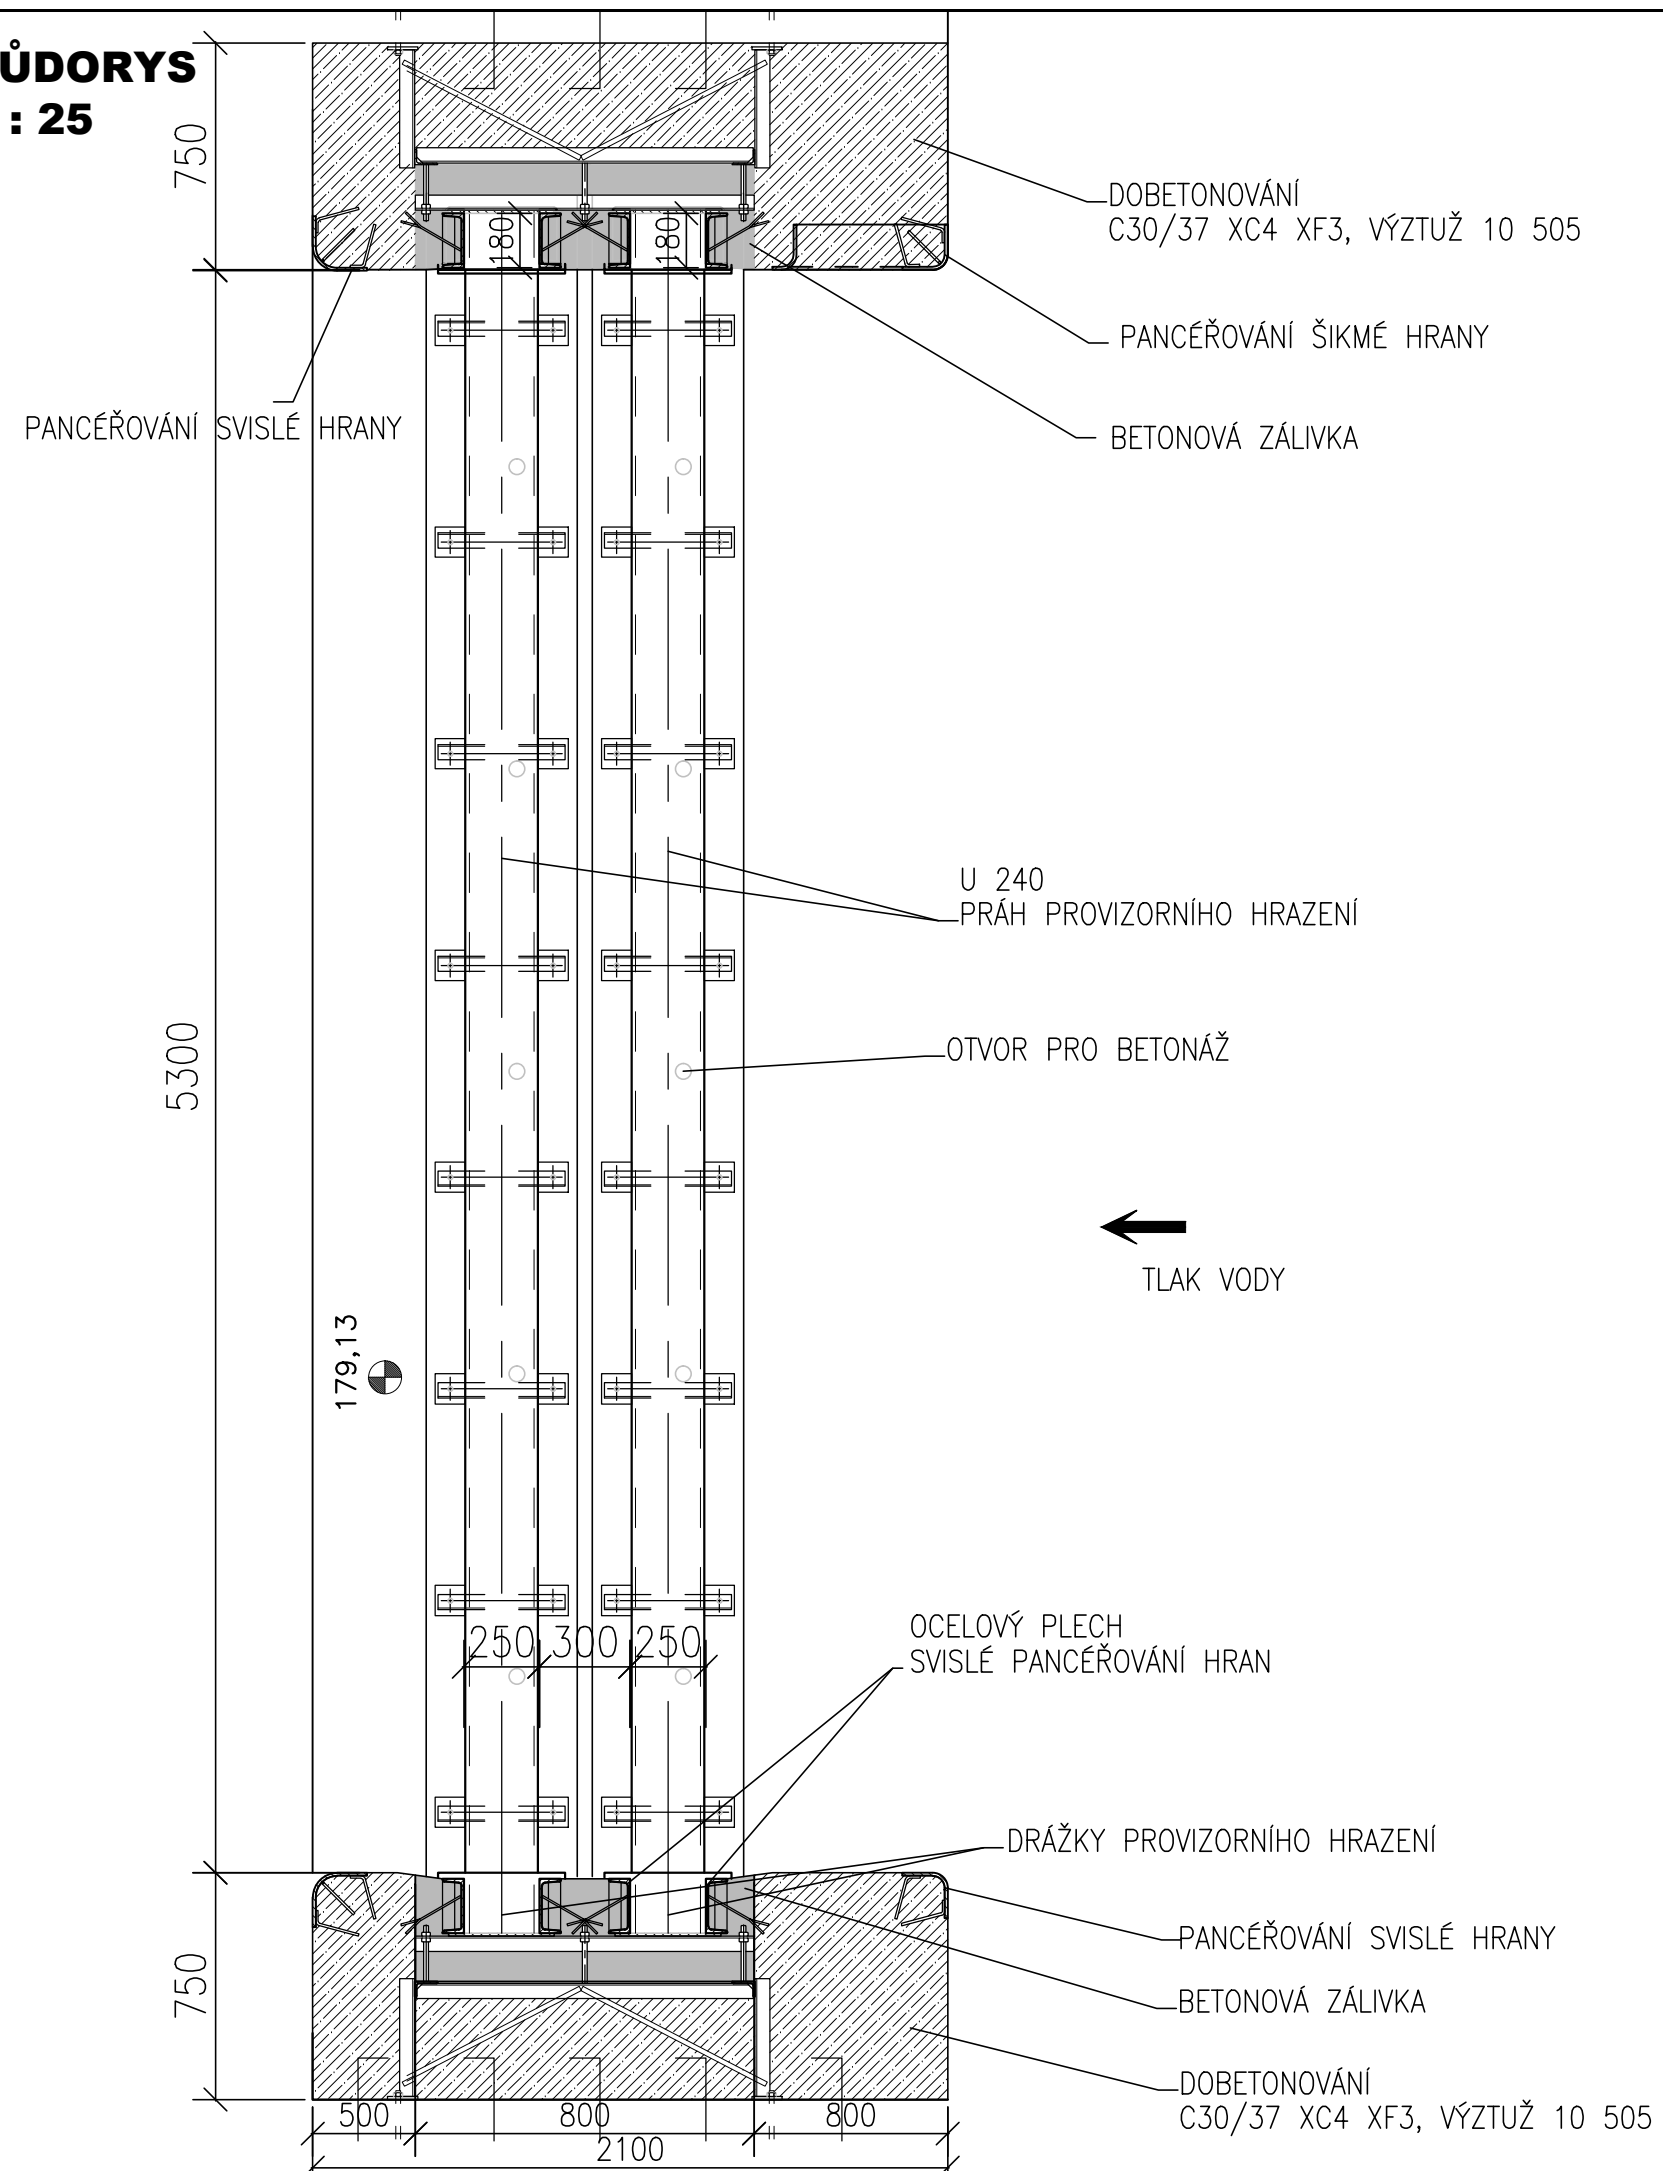

ŘEZ
1 : 25

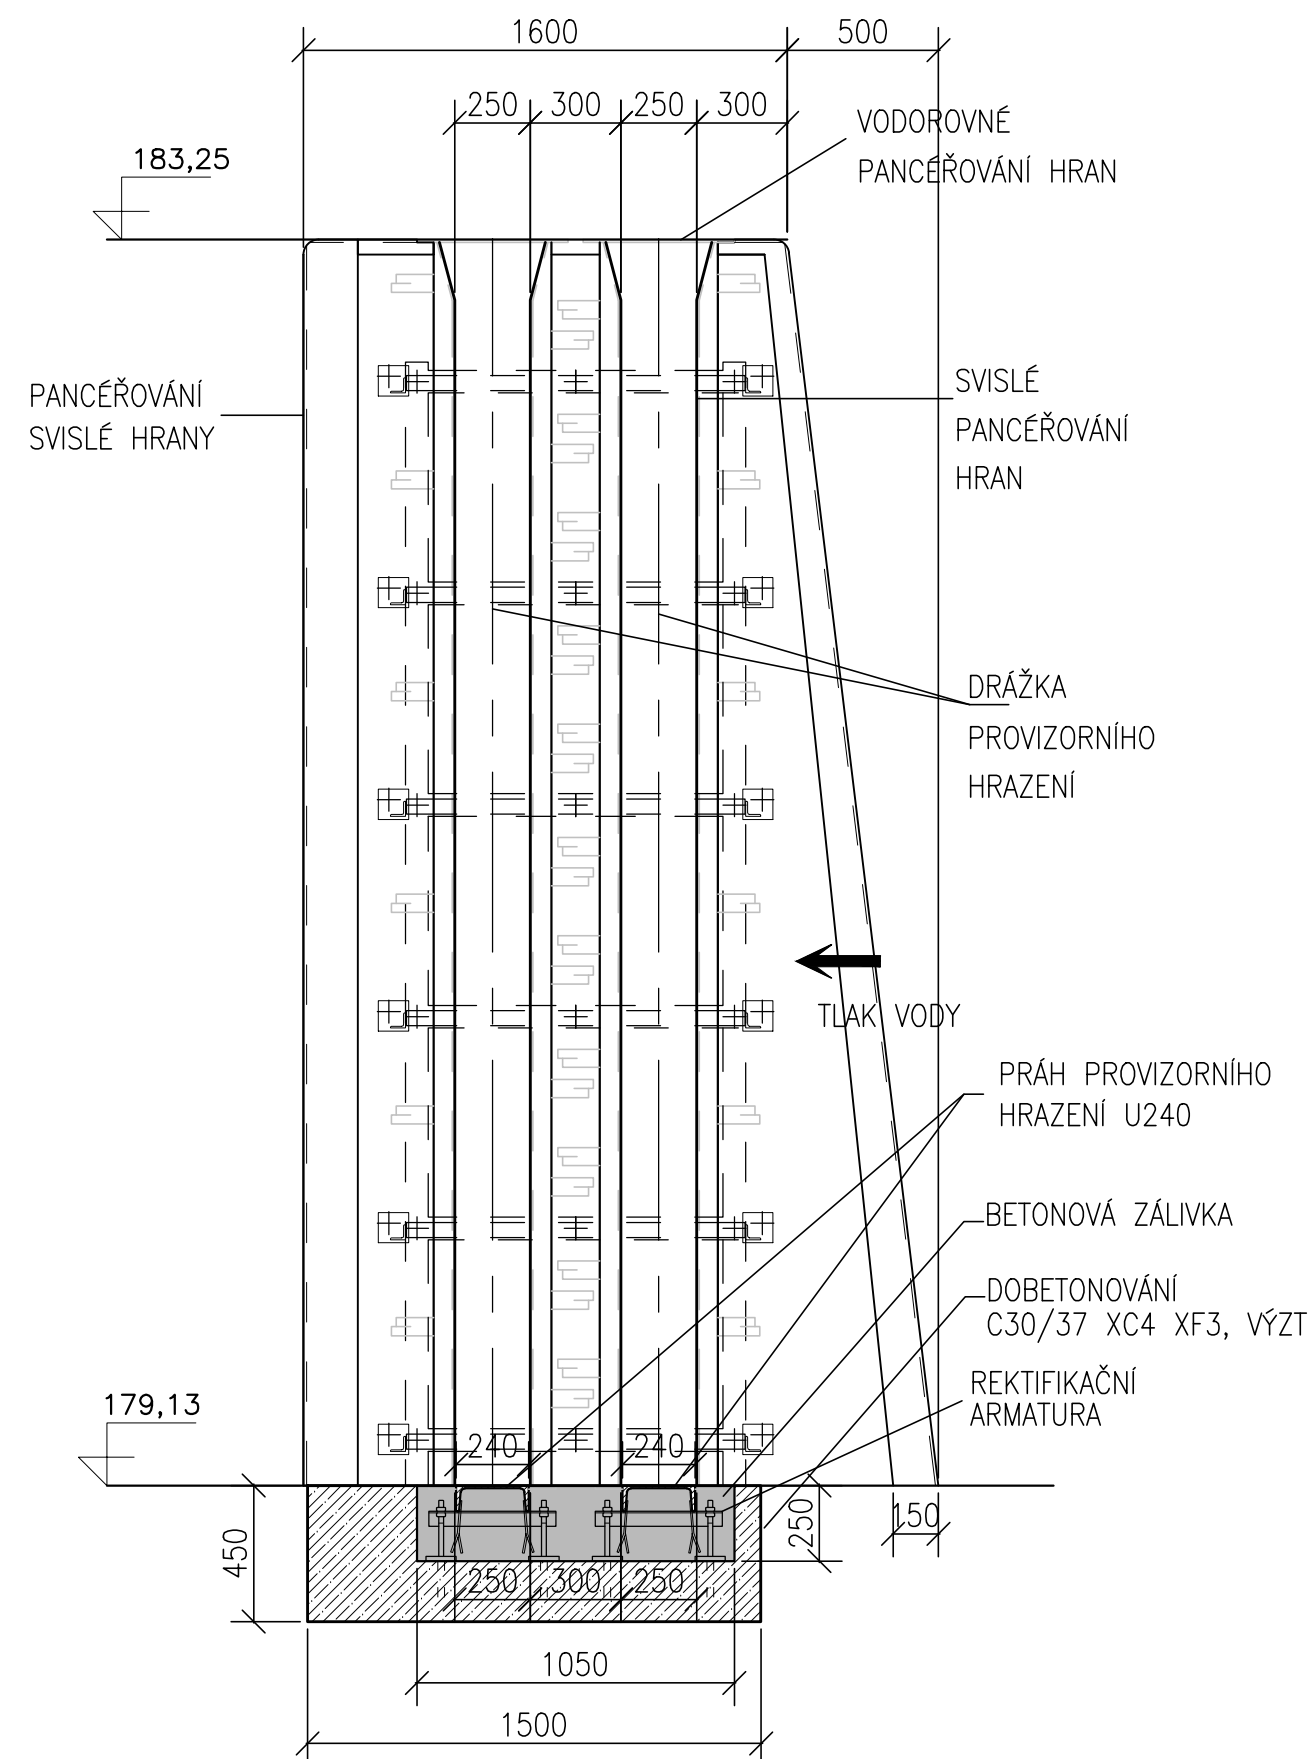

KÓTOVÁNO V mm



		Tel: +420 541 554 111 Fax: +420 541 211 205		E-mail: info@aquatis.cz http://www.aquatis.cz	
		Botanická 834/56, 602 00 Brno			
Zodpovědný projektant ING. ALENA JÁNOVÁ		Hlavní inženýr projektu ING. MICHAEL TRNKA, CSc.		Vedoucí střediska ING. MICHAEL TRNKA, CSc.	
Vypracoval ING. IVANA VÍTKOVÁ		Kontroloval ING. MICHAEL TRNKA, CSc.		Zakázkové číslo 171175.87	
Datum 10/2017	Stupeň dokumentace DPS	Název souboru D_1_1_8_S001_DRAŽKY_PROVIZ_HR.dwg			
Akce BAŤŮV KANÁL, PK SPYTIHNĚV, PK VESELÍ n.M. - KOMPLEXNÍ OPRAVA PK SPYTIHNĚV					
Příloha	SO 01 DRAŽKY PROVIZORNÍHO HRAZENÍ V HORNÍM OHRAVÍ				
Měřítko 1 : 25		Číslo přílohy D.1.1.8.1			
Objednatel POVODÍ MORAVY, s. p.					