




PŮDORYS

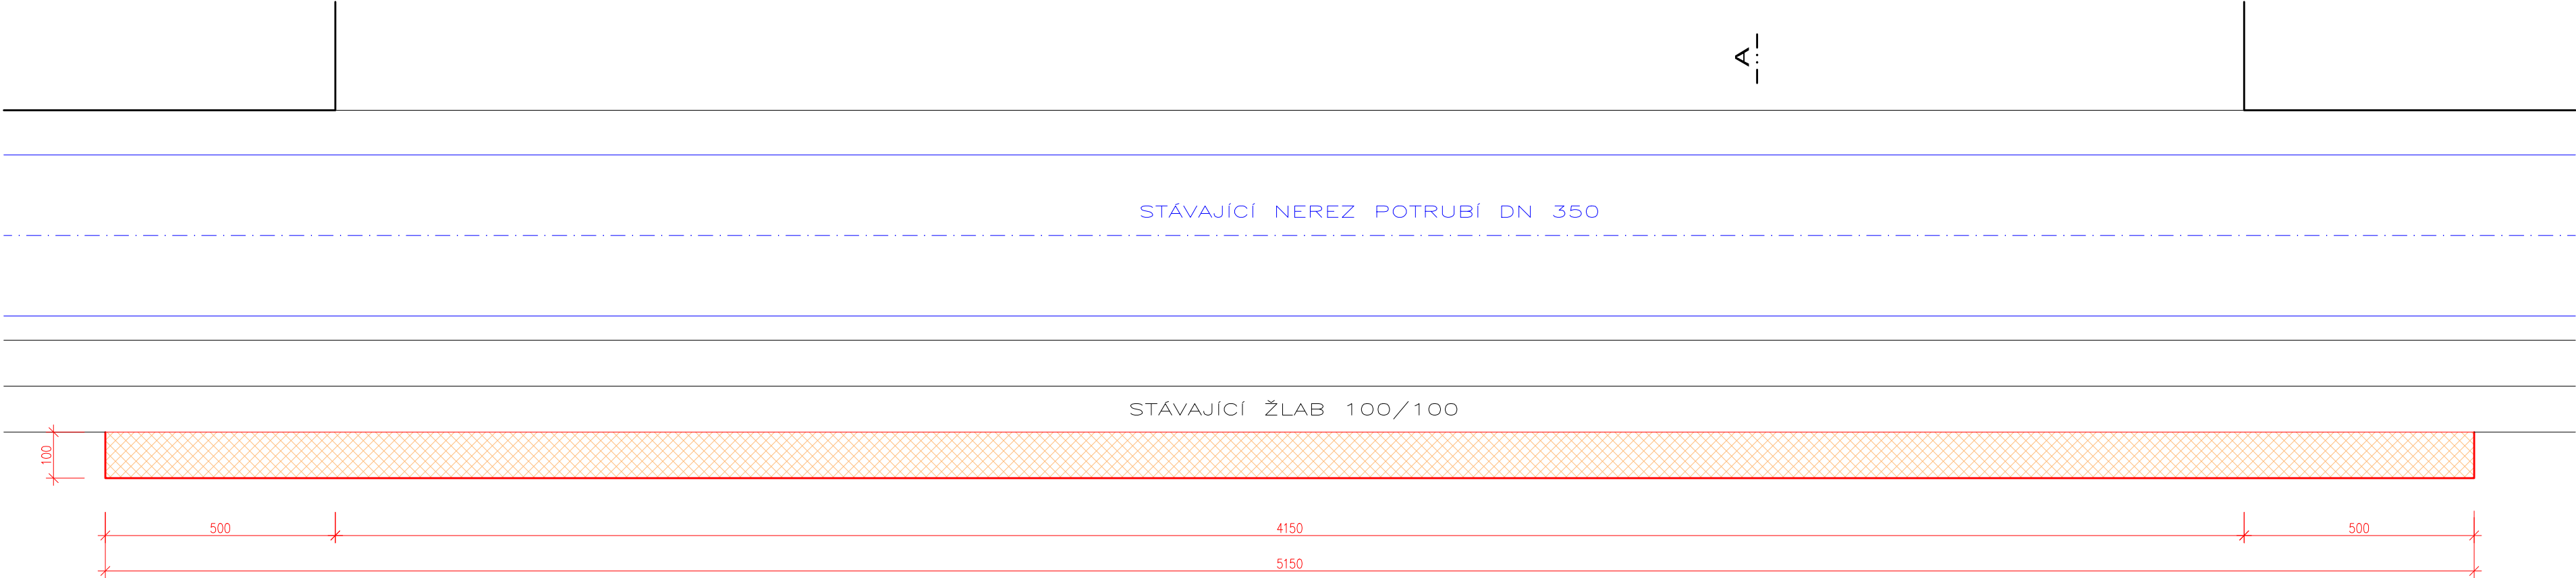


ŘEZ A-A

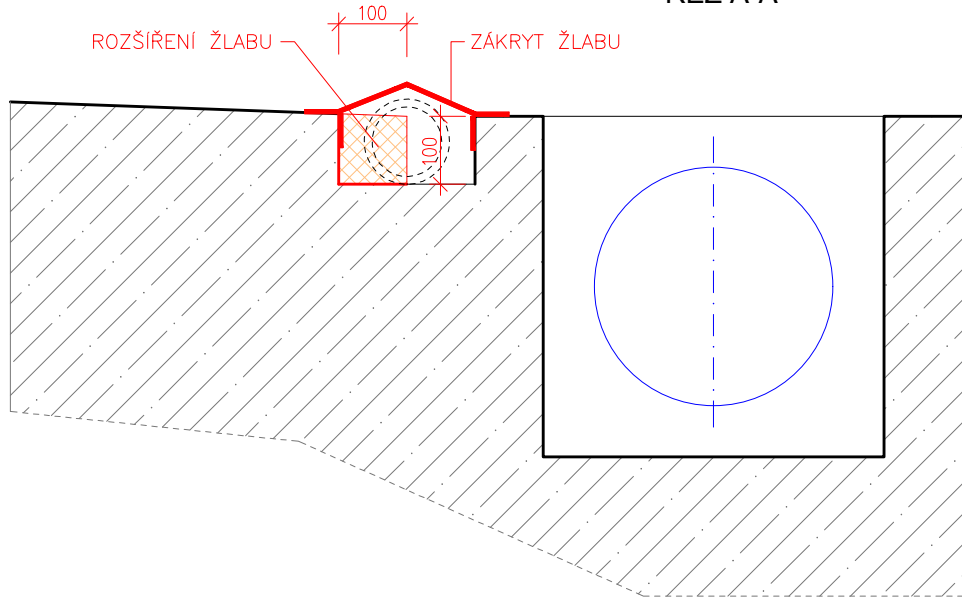

ZÁKRYT ŽLABU - PŮDORYS

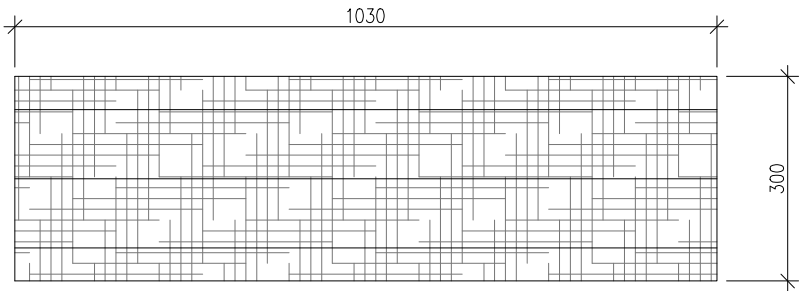

ZÁKRYT ŽLABU
PŘÍČNÝ ŘEZ

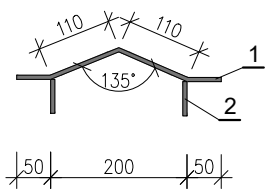

ZÁKRYT ŽLABU

TABULKA PRVKŮ (BEZ PROŘEZU)

Č. PRVKU	MATERIÁL	DÉLKA (m)	KS	DÉLKA (PLOCHA) CELKEM	HMOTNOST kg/m(m2)	HMOTNOST CELEKM
1	PLECH tl. 6mm	0,32/1,03	5	(1,65)	49,1	81,02
2	TYČ 50/6	0,05	20	1,00	2,36	2,36
POVRCHOVÁ ÚPRAVA POZINKOVÁNÍM						83,38

Zodpovědný pracovník	Vypracoval		 AQUA CENTRUM Břeclav s.r.o.	
Ing. Milan Bartolšic	Ing. Jan Varadinec			
Investor: Povodí Moravy, s.p., Dřevařská 11, 60200 Brno			Kapusty 27, 690 06 Břeclav IČO 60710063, DIČ CZ60710063 tel.: 519 333 689, email: aqc@wo.cz	
Akce:	Oprava přívodního potrubí pro rybochov Koryčany		Formát	
Datum			listopad 2022	
Číslo stavby				
Příloha:	ÚPRAVA ŽLABU V MÍSTĚ NAPOJENÍ TUNELU POD HRÁZÍ		Měřítko 1:10	Číslo přílohy D.1.1.b.3