


KŘÍŽENÍ S VODOVODEM - V ULICI POTOČNÍ
M 1:50

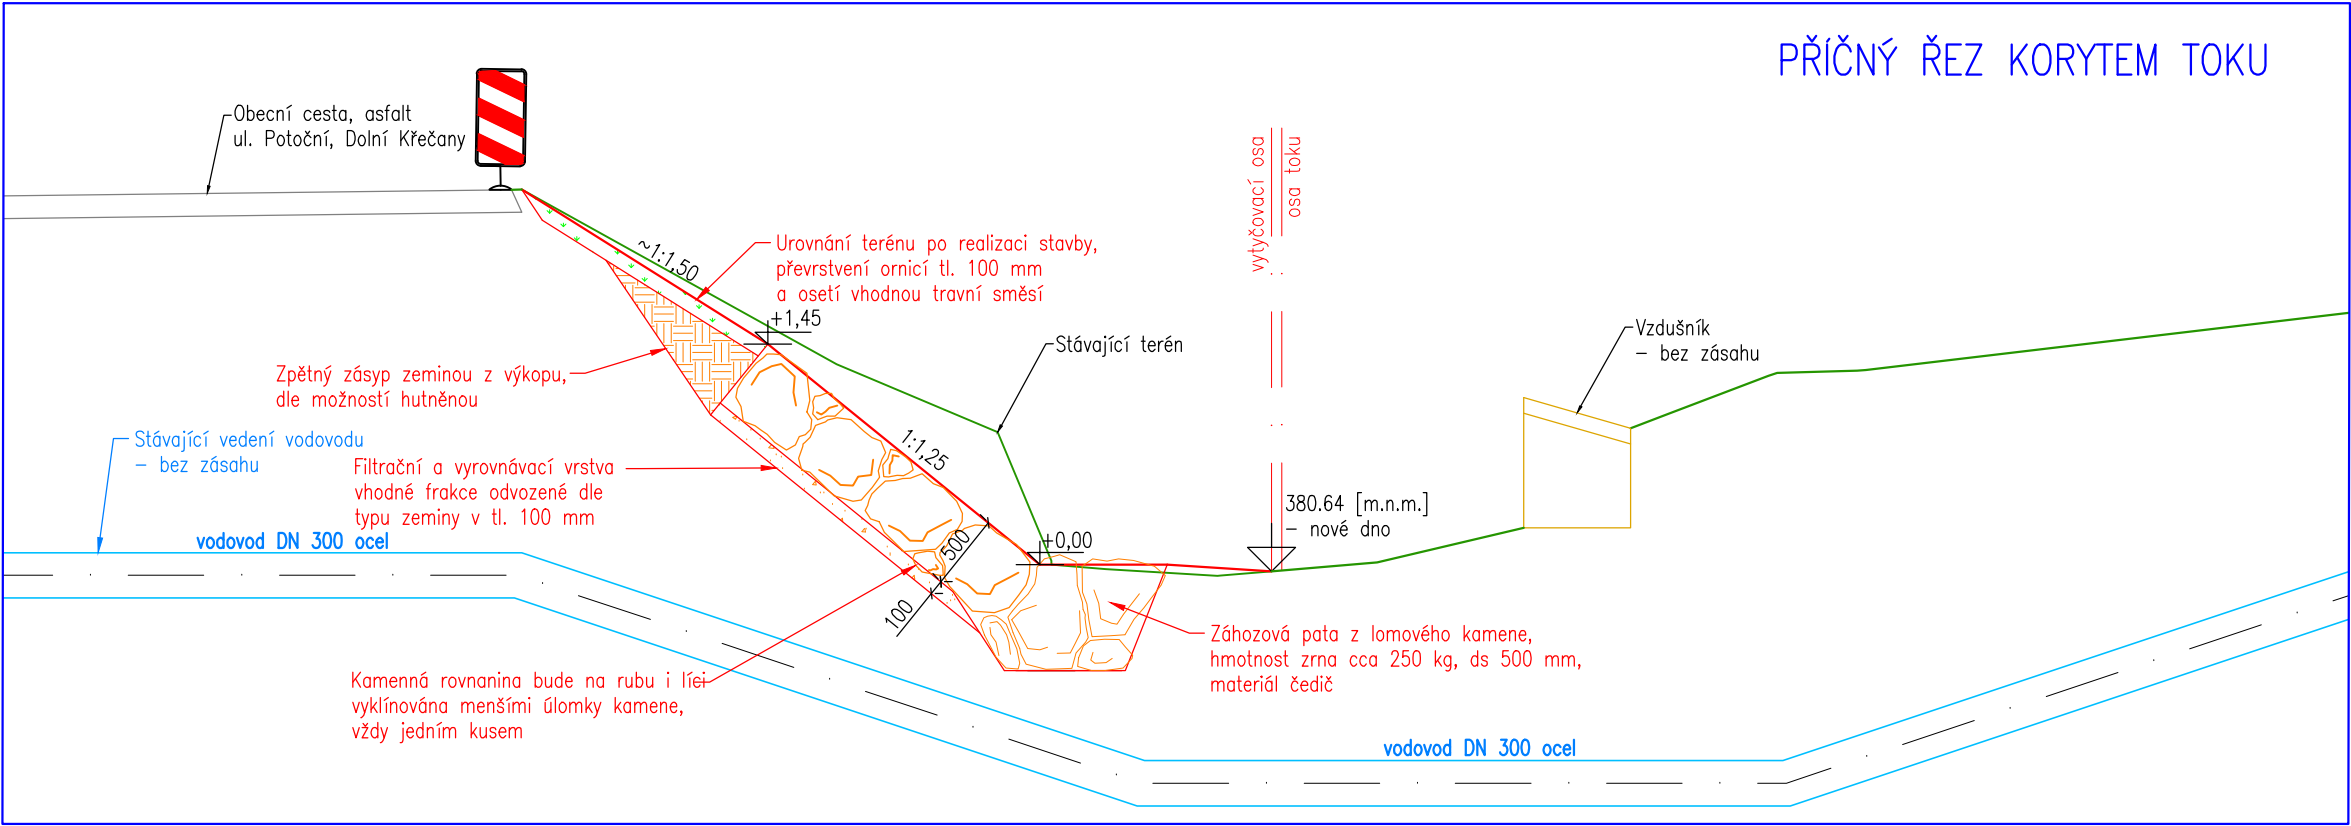


Práce v oblasti vodovodu:

- Zemina v bezprostřední blízkosti vodovodu bude odkopávána ručně
- Kamenný zához bude pokládán se zvýšenou opatrností s přihlédnutím k existenci vodovodní sítě
- Vzdušník na pravém břehu nebude dotčen, dle žádosti pracovníků SČVK

Poznámky:

- Na žádost projektanta došlo k přesnému vytyčení vodovodních sítí v bezprostřední blízkosti koryta
- Přesná poloha vodovodu se může lišit, dané zobrazení vychází z hodnot stanovených hloubek v ose koryta, březích a hraně komunikace


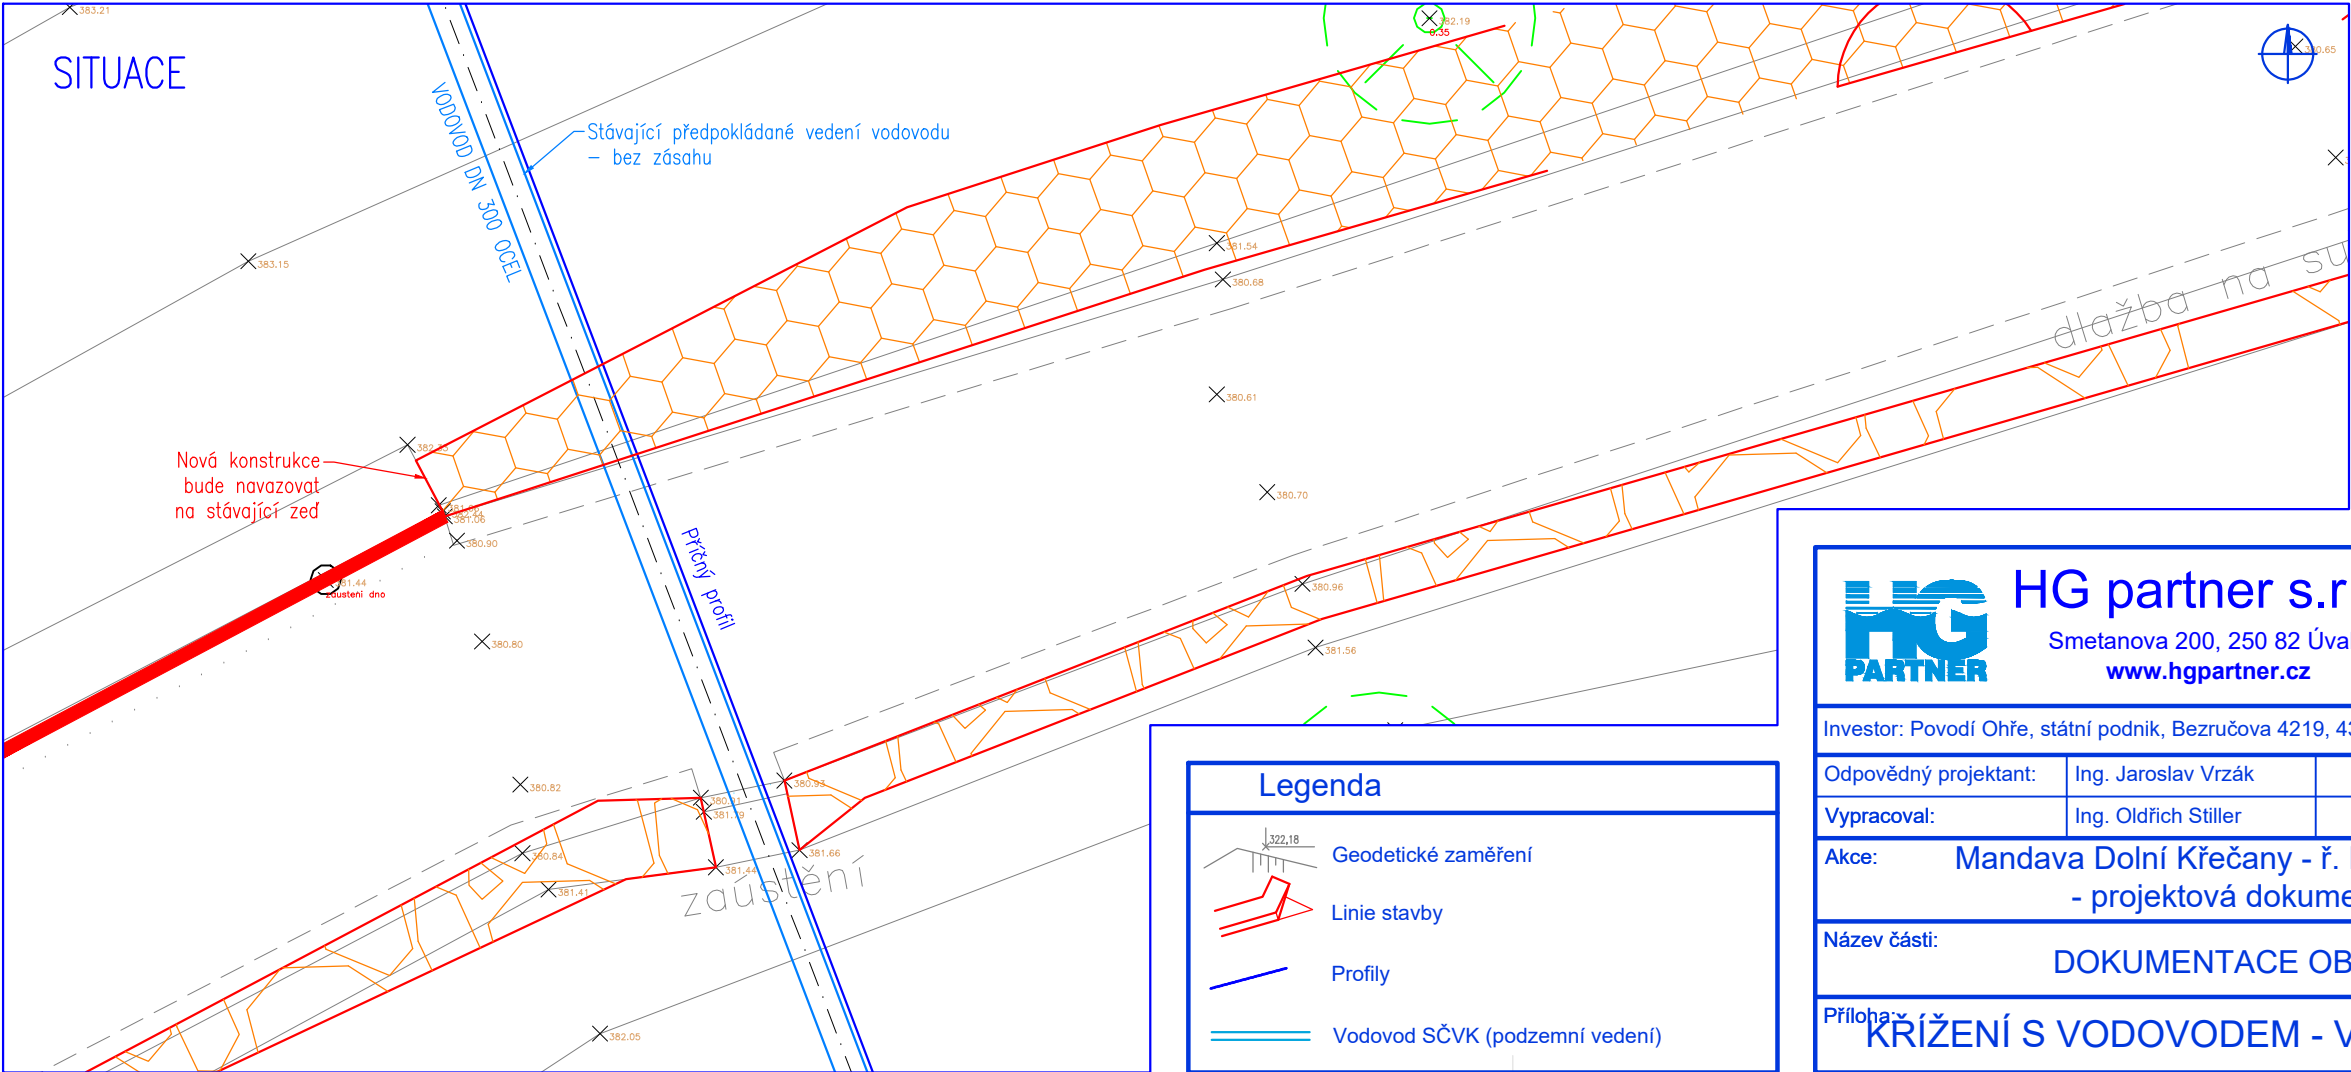


Legenda	
	Geodetické zaměření
	Linie stavby
	Profily
	Vodovod SČVK (podzemní vedení)



HG partner s.r.o. Smetanova 200, 250 82 Úvaly www.hgpartner.cz Telefon: 246 082 015 e-mail: hgp@hgpartner.cz		Paré č.:	
Investor: Povodí Ohře, státní podnik, Bezručova 4219, 430 03 Chomutov		Počet A4:	2
Odpovědný projektant:	Ing. Jaroslav Vrzák	Datum:	06/2021
Vypracoval:	Ing. Oldřich Stiller	Změna:	-
Akce: Mandava Dolní Křečany - ř. km 15,5 - 17,6 - projektová dokumentace		Stupeň:	DSJ
Název části: DOKUMENTACE OBJEKTŮ		Č. zakázky:	H-20/001
Příloha: KŘÍŽENÍ S VODOVODEM - V ULICI POTOČNÍ		Část:	D
Měřítko: 1:50		Č. přílohy:	D.10.1

KŘÍŽENÍ S VODOVODEM - U ULICE SOUBĚŽNÁ
M 1:50

PODÉLNÝ ŘEZ

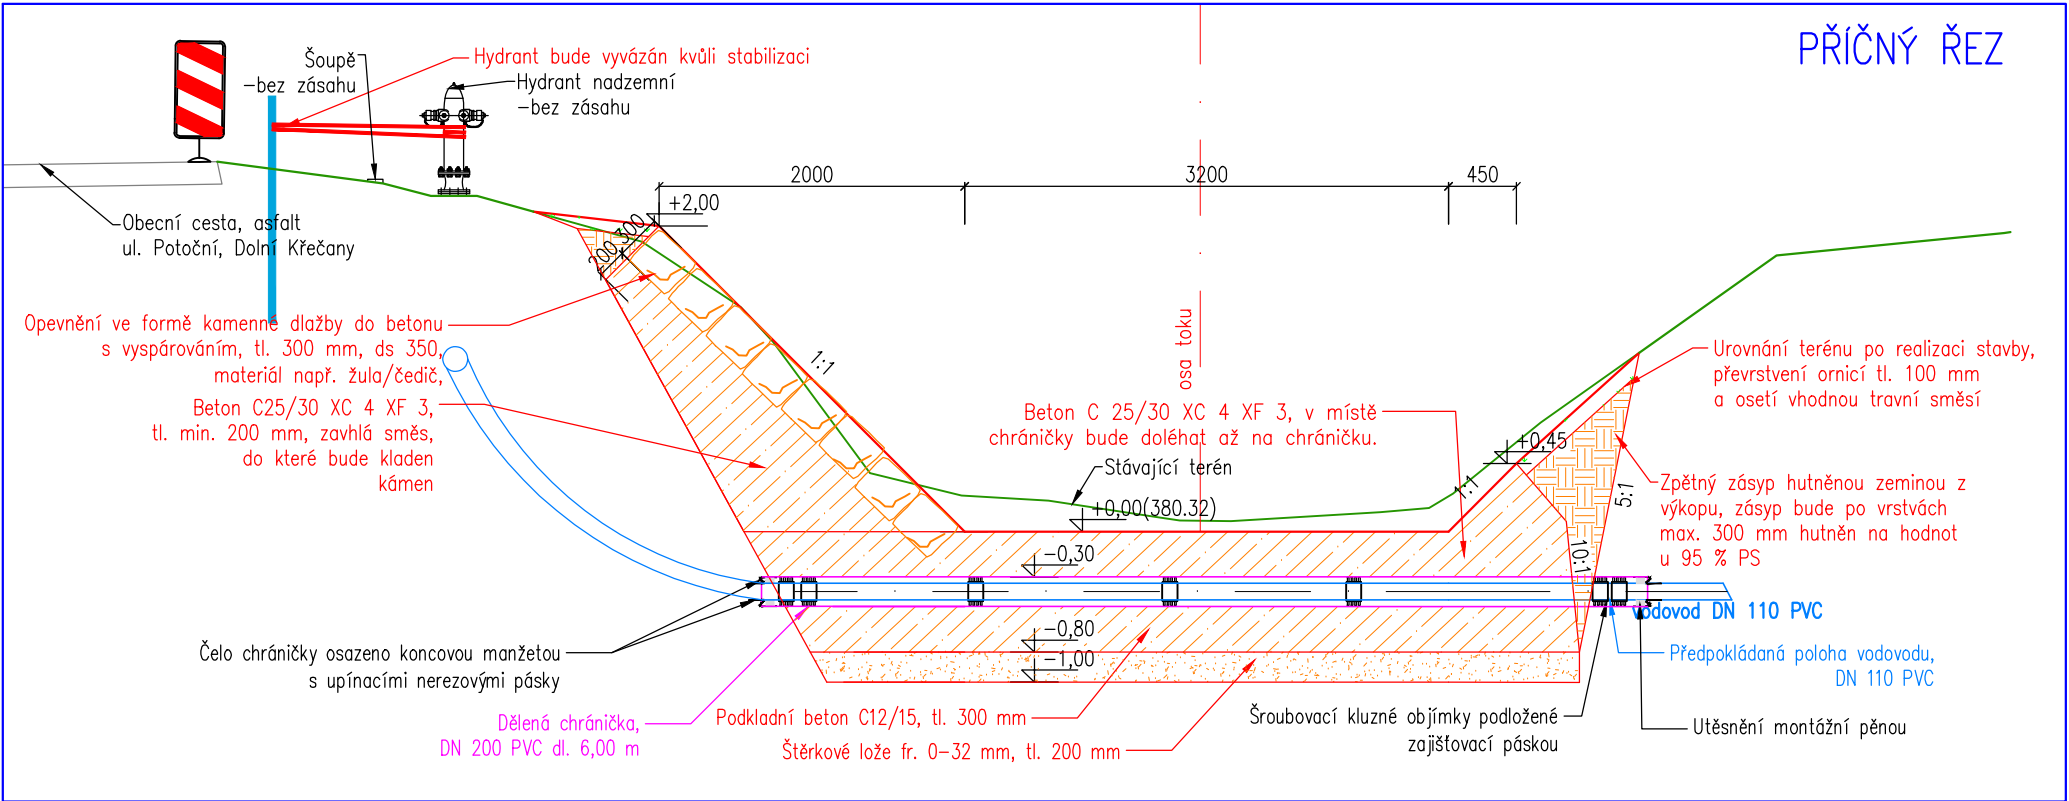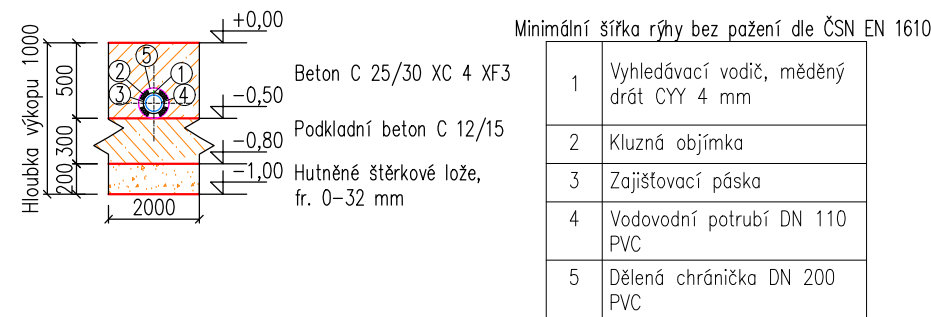




SITUACE PŘELOŽKY

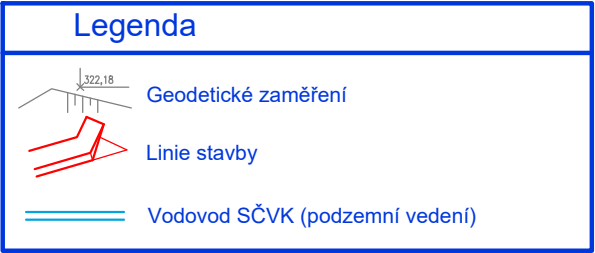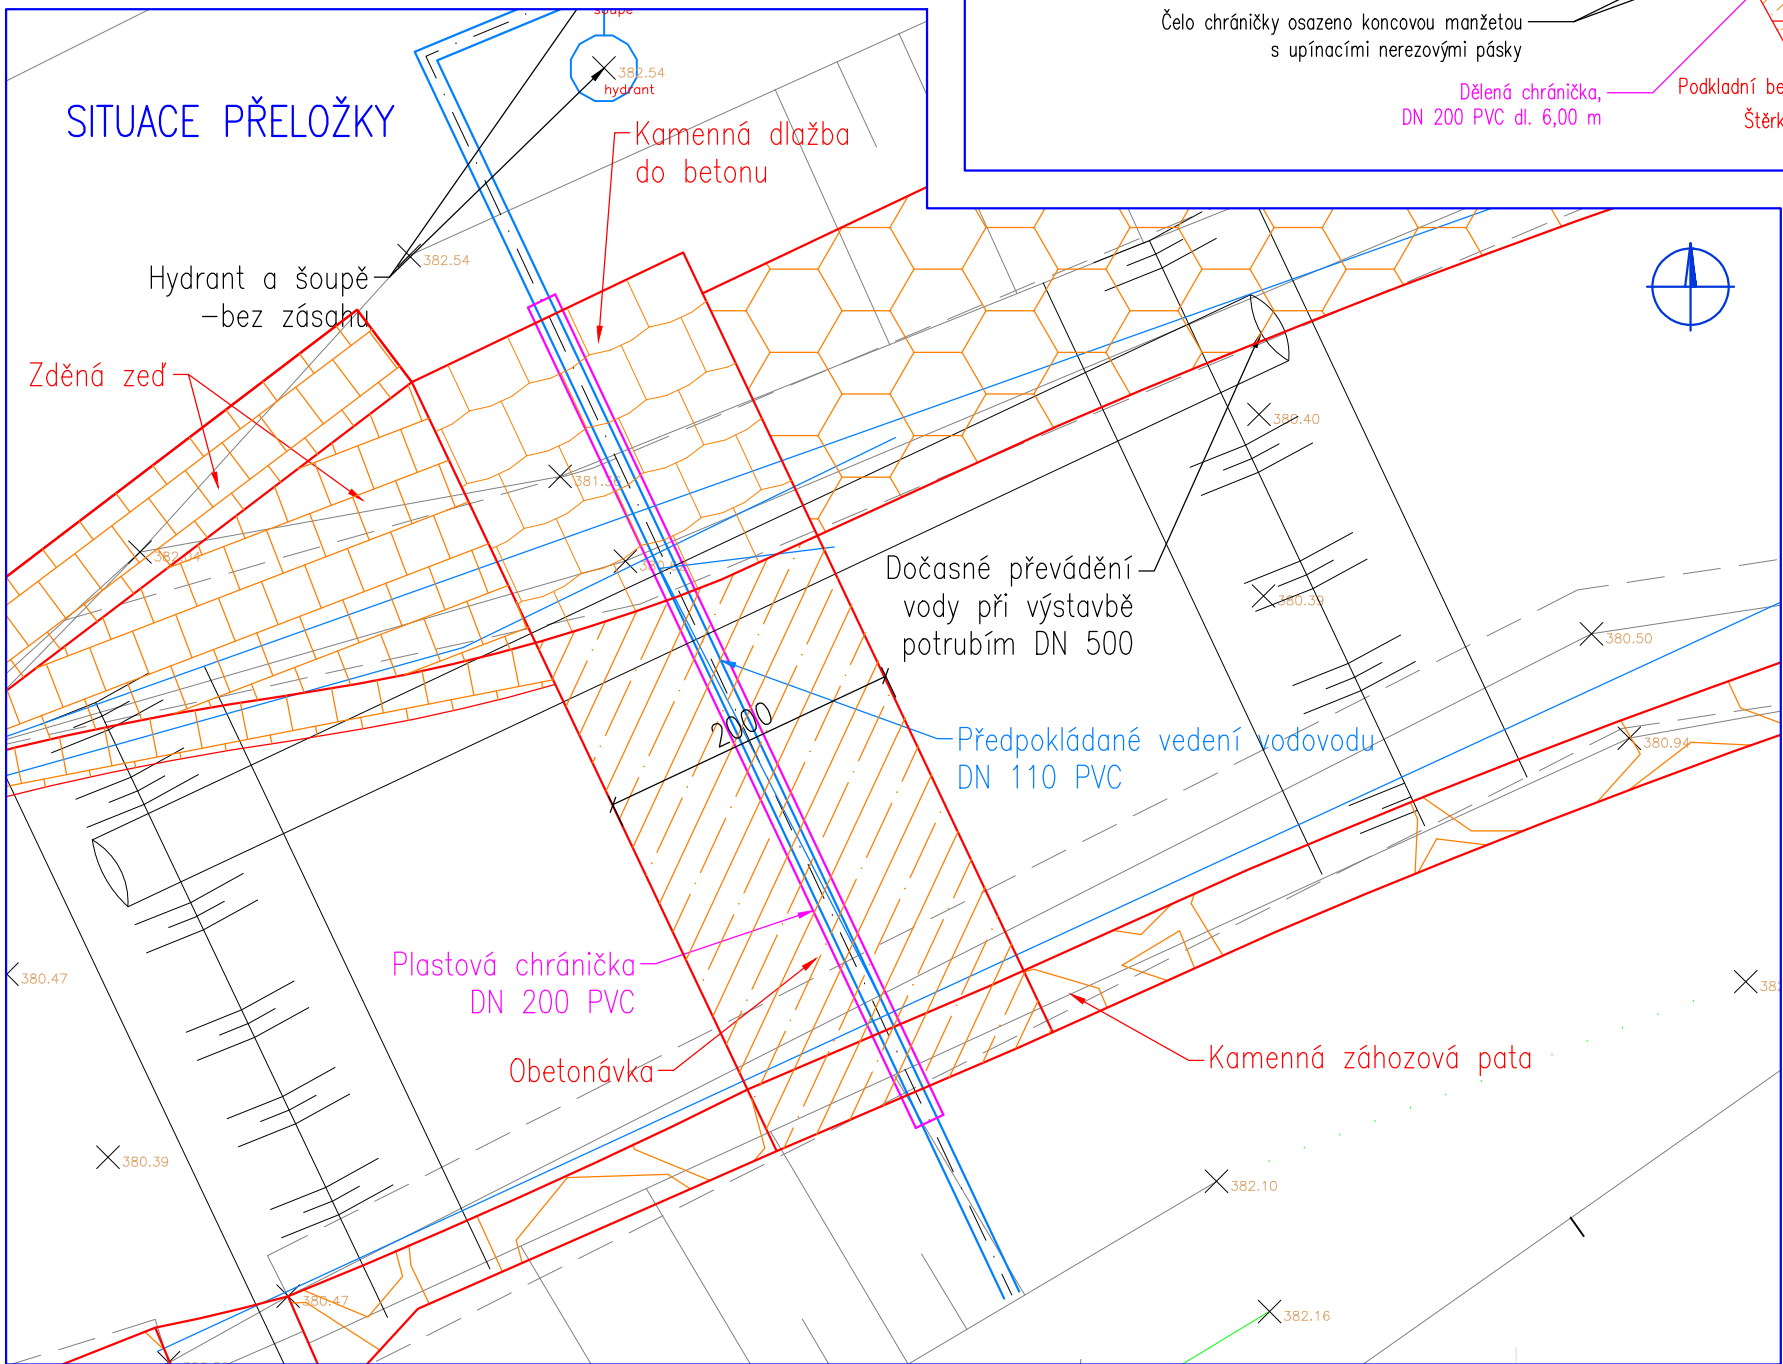

HG partner s.r.o. Smetanova 200, 250 82 Úvaly www.hgpartner.cz Telefon: 246 082 015 e-mail: hgp@hgpartner.cz		Paré č.:	
Investor: Povodí Ohře, státní podnik, Bezručova 4219, 430 03 Chomutov		Počet A4:	2
Odpovědný projektant:	Ing. Jaroslav Vrzák	Datum:	06/2021
Vypracoval:	Ing. Oldřich Stiller	Změna:	-
Akce: Mandava Dolní Křečany - ř. km 15,5 - 17,6 - projektová dokumentace		Stupeň:	DSJ
Název části: DOKUMENTACE OBJEKTŮ		Č. zakázky:	H-20/001
Příloha: KŘÍŽENÍ S VODOVODEM - U ULICE SOUBĚŽNÁ		Část:	D
Měřítko: 1:50		Č. přílohy:	D.10.2

KŘÍŽENÍ S VODOVODEM - U ULICE STRÁŽNÍ
M 1:50

PODÉLNÝ ŘEZ

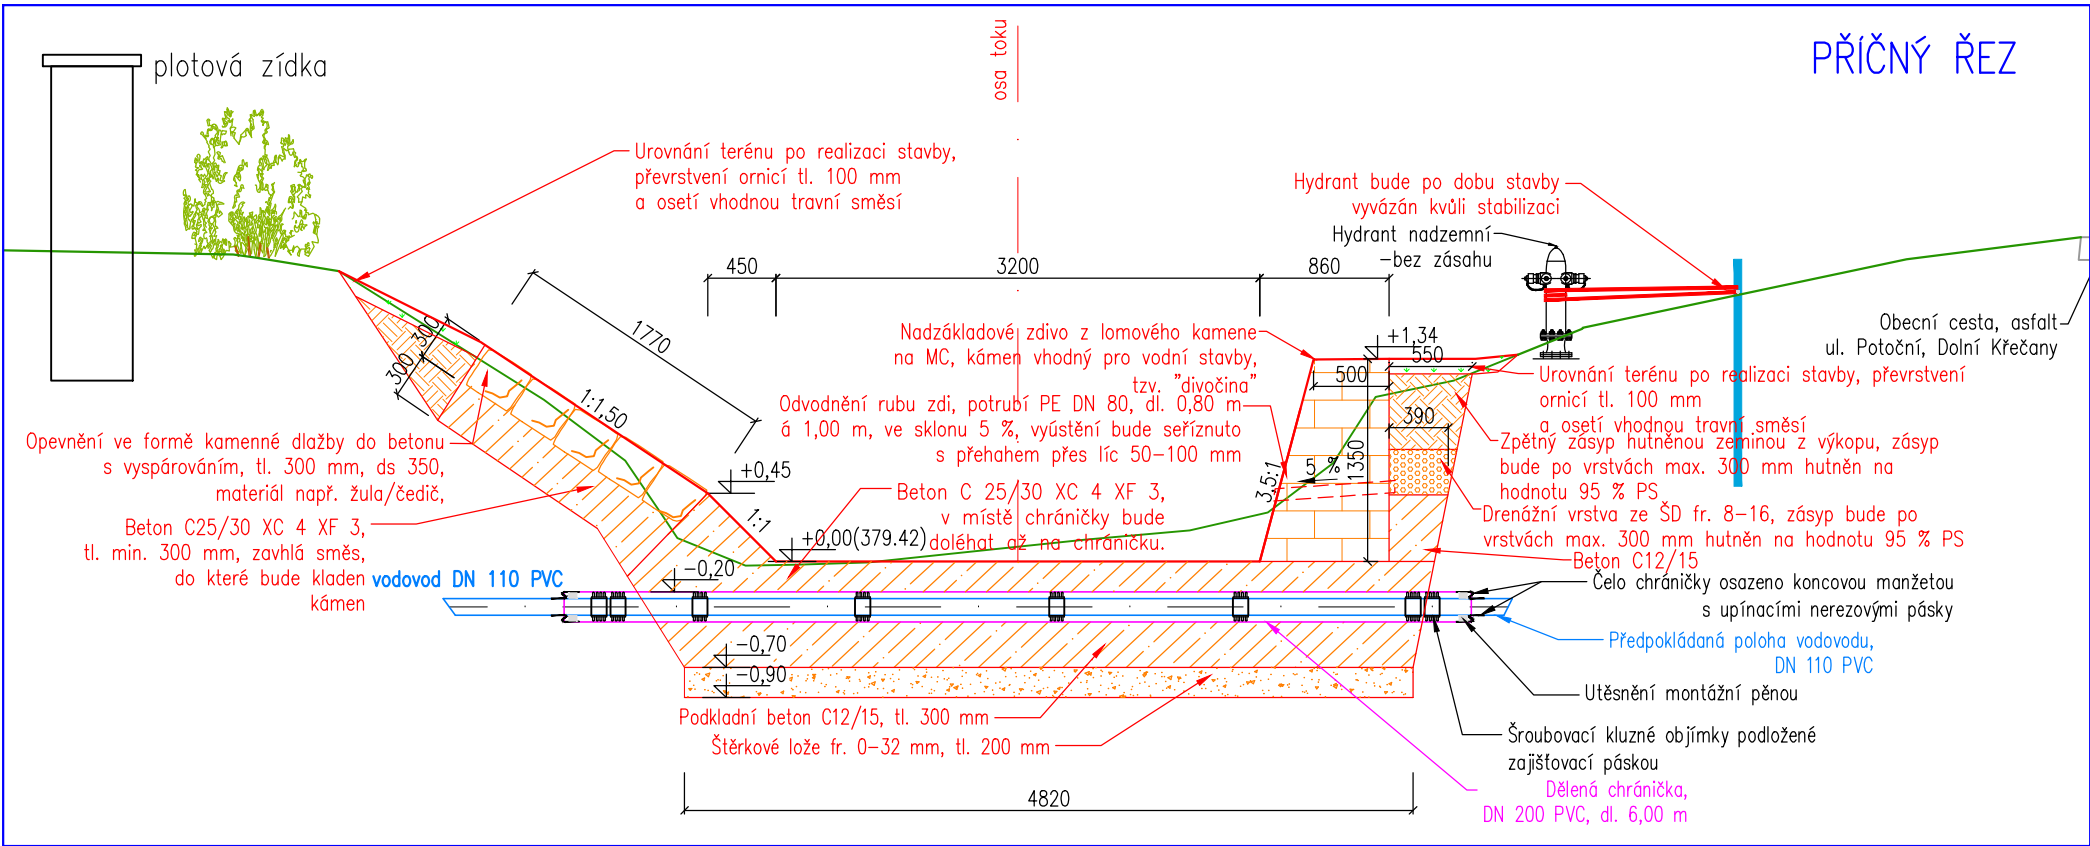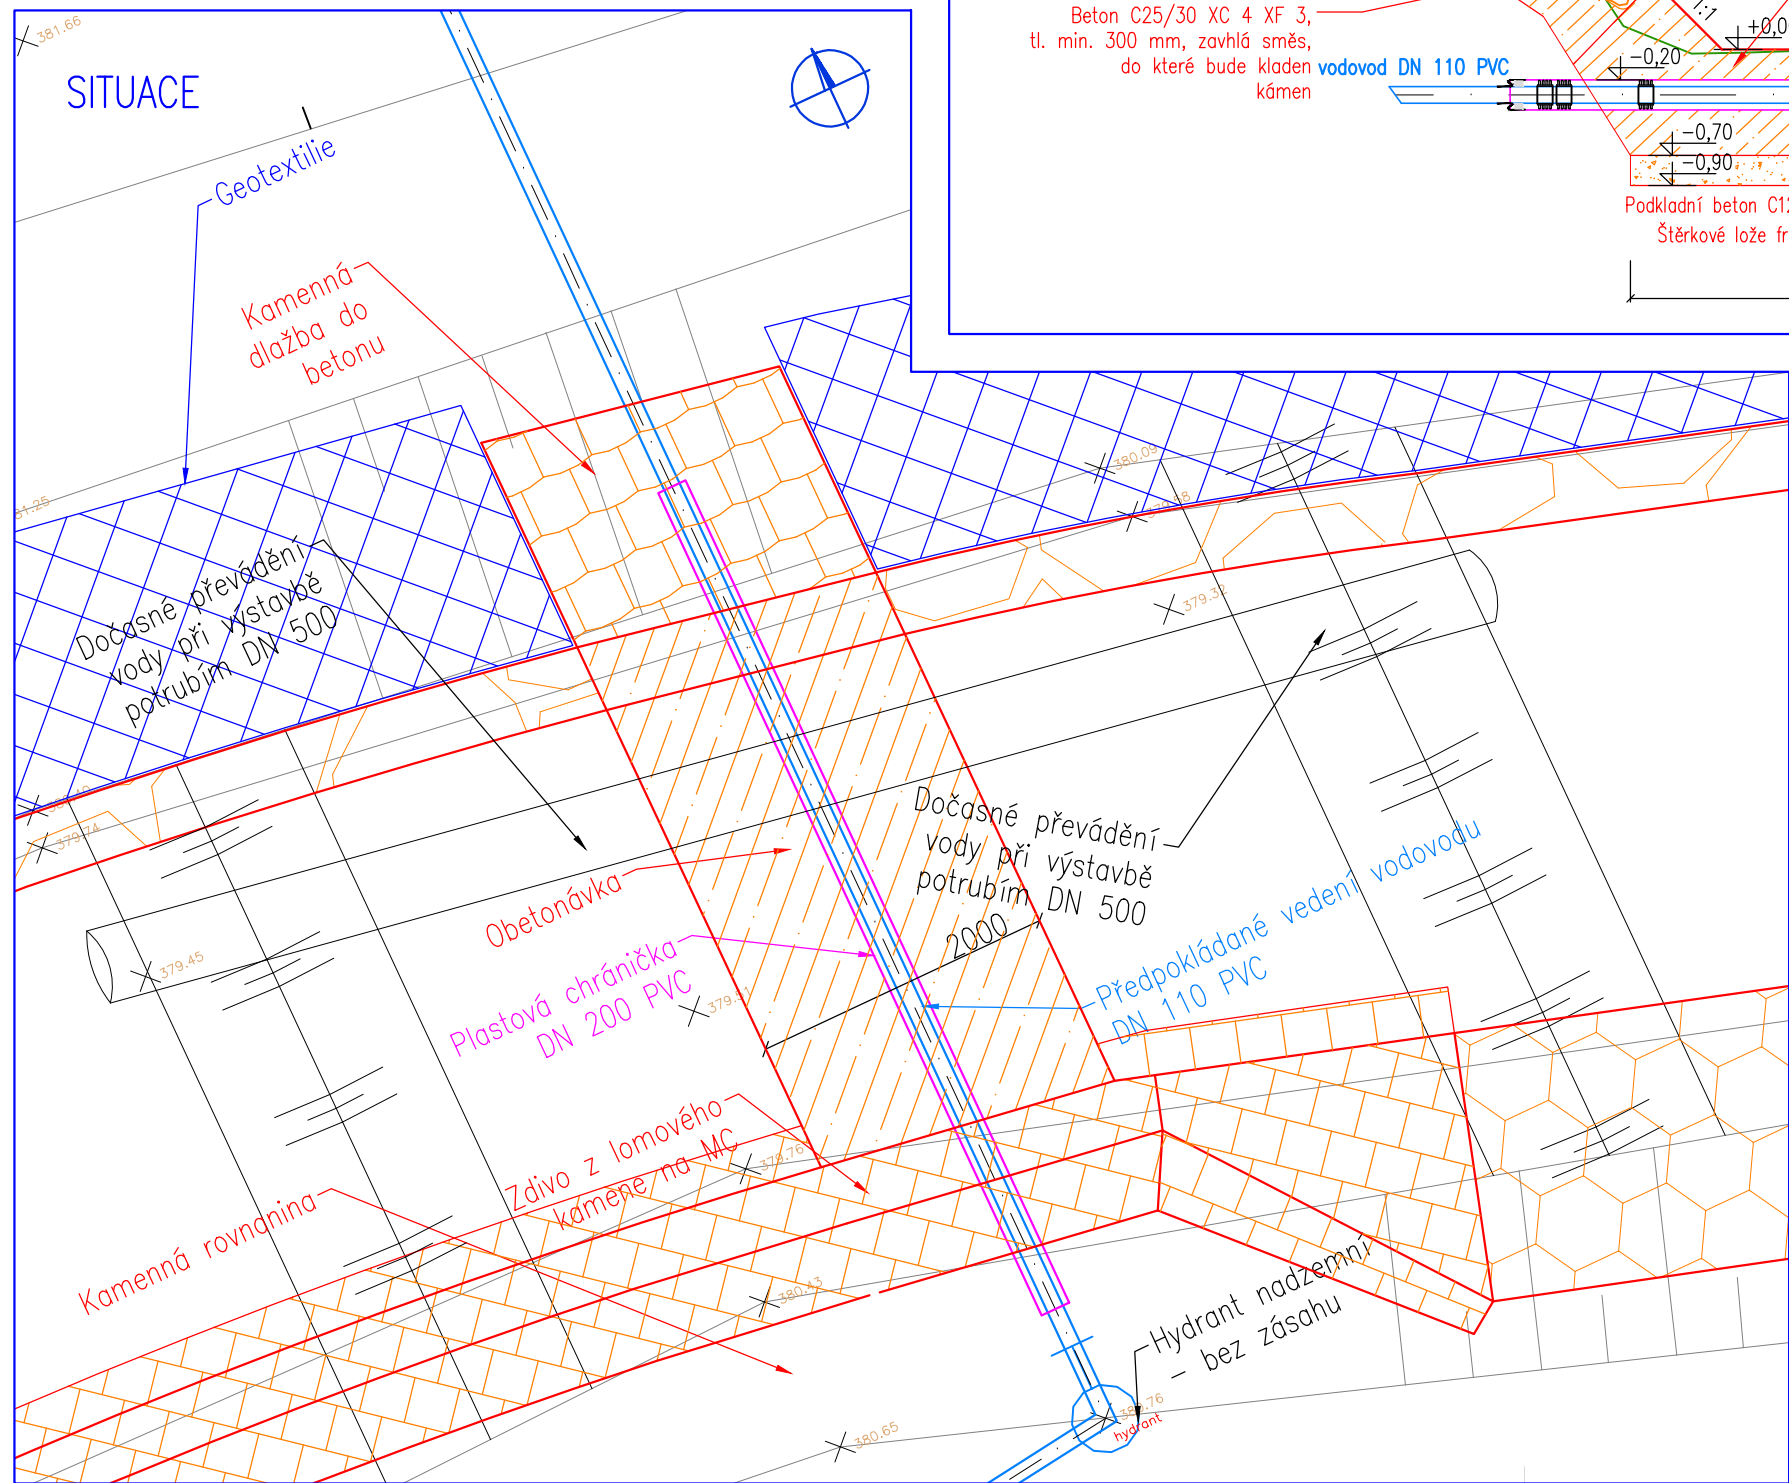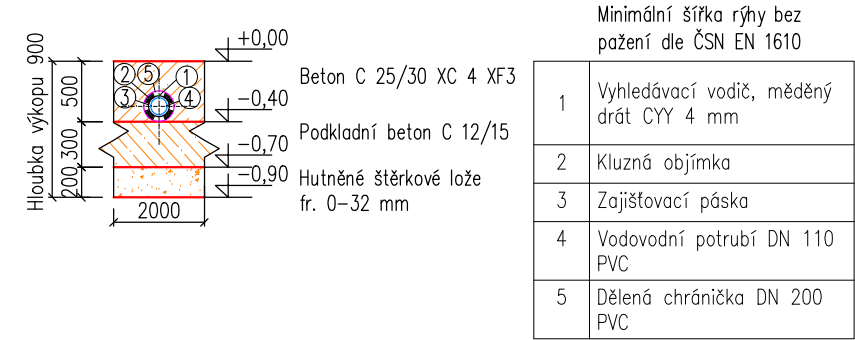

Legenda	
	Geodetické zaměření
	Linie stavby
	Vodovod SČVK (podzemní vedení)

HG partner s.r.o. Smetanova 200, 250 82 Úvaly www.hgpartner.cz Telefon: 246 082 015 e-mail: hgp@hgpartner.cz		Paré č.:	
Investor: Povodí Ohře, státní podnik, Bezručova 4219, 430 03 Chomutov		Počet A4:	2
Odpovědný projektant:	Ing. Jaroslav Vrzák	Datum:	06/2021
Vypracoval:	Ing. Oldřich Stiller	Změna:	-
Akce: Mandava Dolní Křečany - ř. km 15,5 - 17,6 - projektová dokumentace		Stupeň:	DSJ
Název části: DOKUMENTACE OBJEKTŮ		Č. zakázky:	H-20/001
Příloha: KŘÍŽENÍ S VODOVODEM - U ULICE STRÁŽNÍ		Část:	D
Měřítko: 1:50		Č. přílohy:	D.10.3