
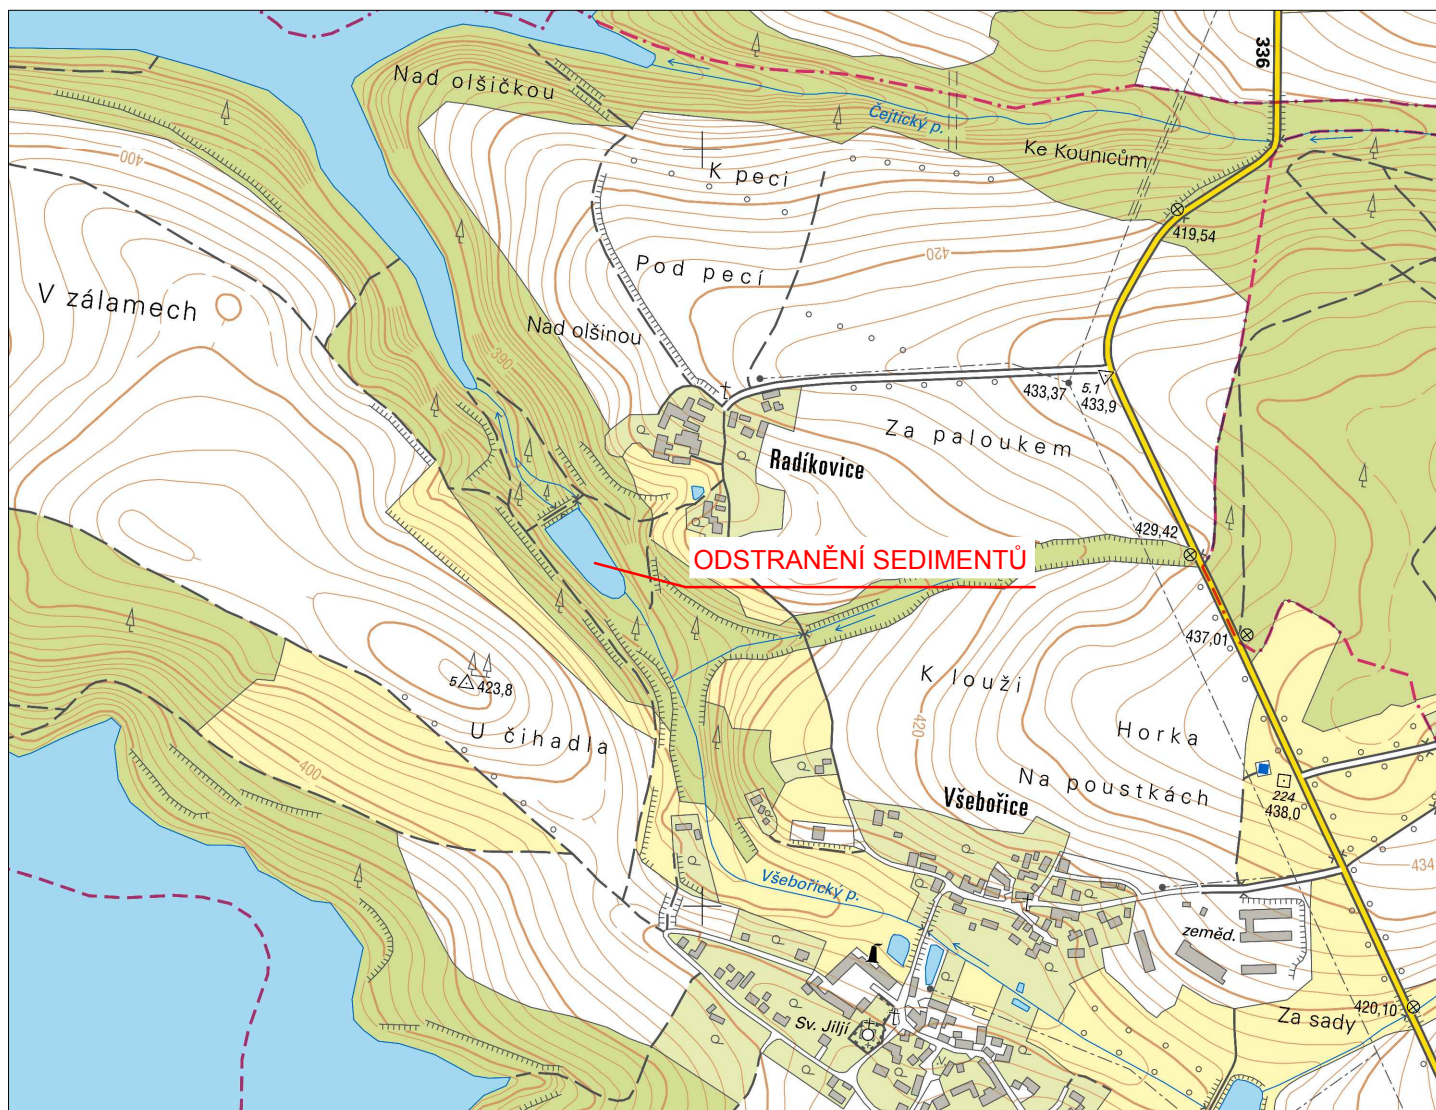



MVN Všebořice - odstranění sedimentů

PŘEHLEDNÁ SITUACE 1 : 10 000

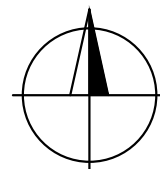

Souřadnicový systém : JTSK

Výškový systém : Bpv

 Povodí Vltavy, státní podnik HOLEČKOVA 3178/8, 150 00 PRAHA 5		PRACOVIŠTĚ : Oddělení projektových činností Litvínovická 709/5 370 01 České Budějovice tel. 387 683 111
		VED. PRACOVIŠTĚ : Ing. P. FILIP
KRESLIL : I. PRENEROVÁ	VYPRACOVAL : I. PRENEROVÁ	HL. INŽ. PROJEKTU : Ing. P. FILIP
AKCE : MVN VŠEBOŘICE - ODSTRANĚNÍ SEDIMENTŮ		
PŘÍLOHA : PŘEHLEDNÁ SITUACE		MĚŘÍTKO : 1 : 10 000
STUPEŇ : DSP	OBJEDNATEL : POVODÍ VLTAVY, s.p. - ZÁVOD DV	FORMÁT : 1 x A4
KRAJ : STŘEDOČESKÝ	DATUM : ČERVEN 2020	ČÍSLO PŘÍLOHY : C.
		ČÍSLO ZAKÁZKY : 720/2515/19