 




EXTERIER




INTERIER

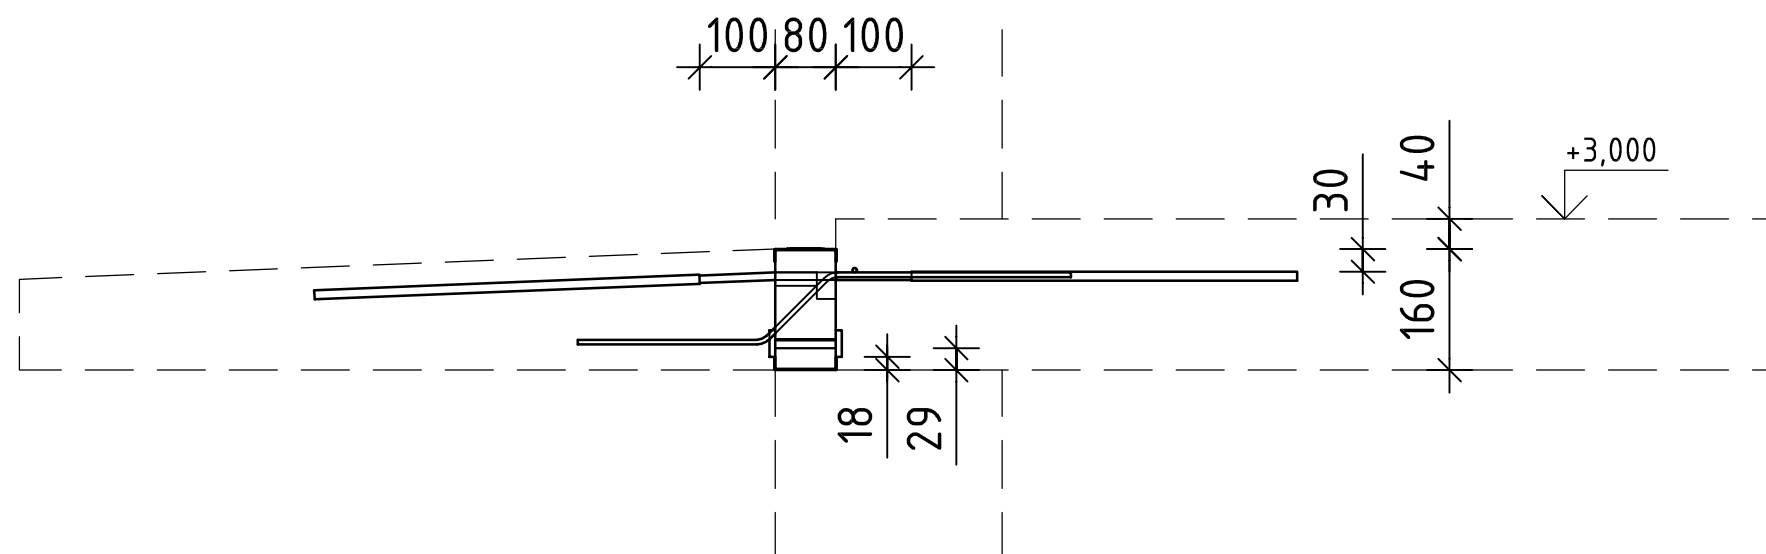


SMYKOVÁ VÝZTUŽ NEREZOVÁ Ø6

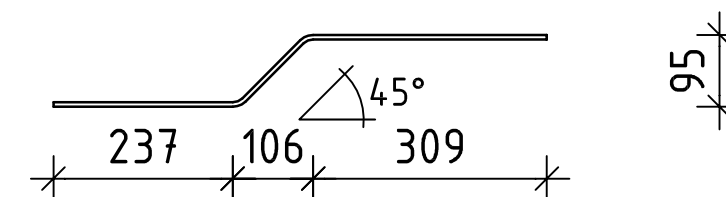

PŮDORYS

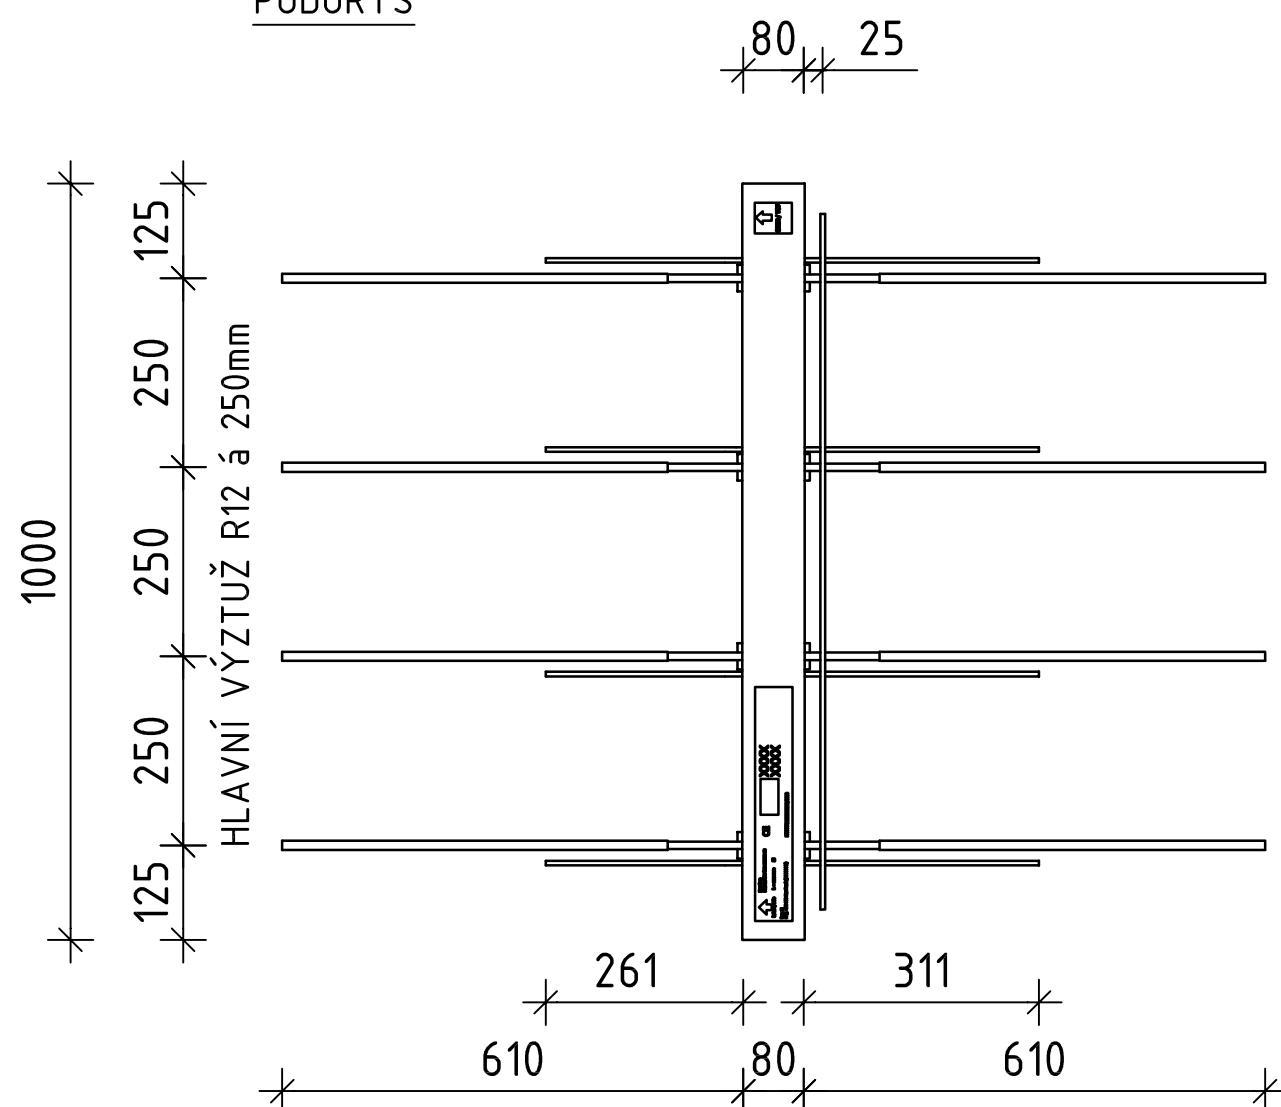

SMYKOVÁ VÝZTUŽ NEREZOVÁ Ø6

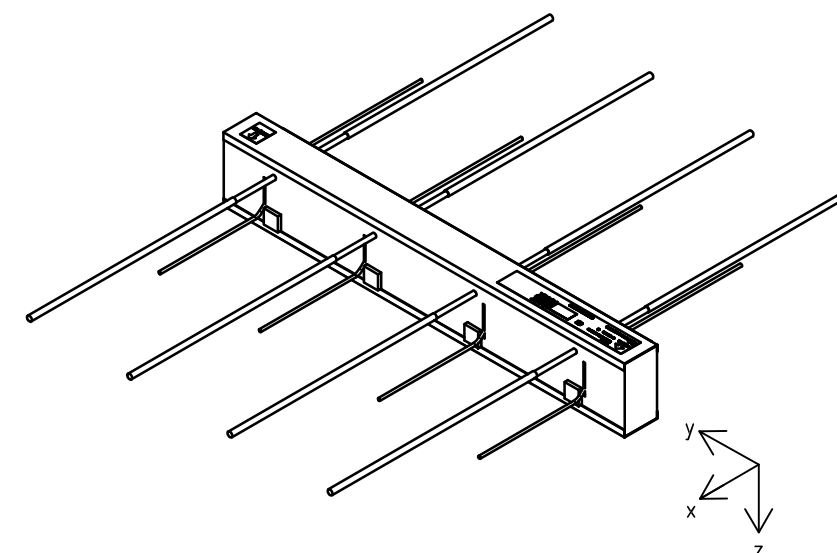

<b>KONSTA CB</b> SPOL. S R.O. Inženýrsko projektová firma Rudolfovská 26/12 370 01 České Budějovice tel.: 775 909 647, 739 204 850 e-mail: konsta.simek@volny.cz	VYPRACOVAL Ing. ŠIMEK V.	PROJEKTANT Ing. ŠIMEK V.	ZODP. PROJEKTANT Ing. ŠIMEK V.	DOKUMENTACE DATUM	DPS 11/2022
	ZÁKAZNÍK Povodí Vltavy, státní podnik Holečkova 3178/8, 150 00 Praha 5 - Smíchov			POČET FORMÁTŮ 2xA4	
	STAVBA VD Hluboká n. Vlt. - rekonstrukce provozní budovy s výstavbou krytých stání			ZAK.ČÍSLO 64-19-3	
	MĚŘÍTKO 1:50	VÝKRES D.1.2. STAVEBNĚ KONSTRUKČNÍ ČÁST VZOROVÝ VÝKRES IZONOSNÍKU	ARCHIVNÍ ČÍSLO 64/19		POŘ.Č. D.1.2.5