



ŘEZ 1, MĚŘÍTKO 1:25

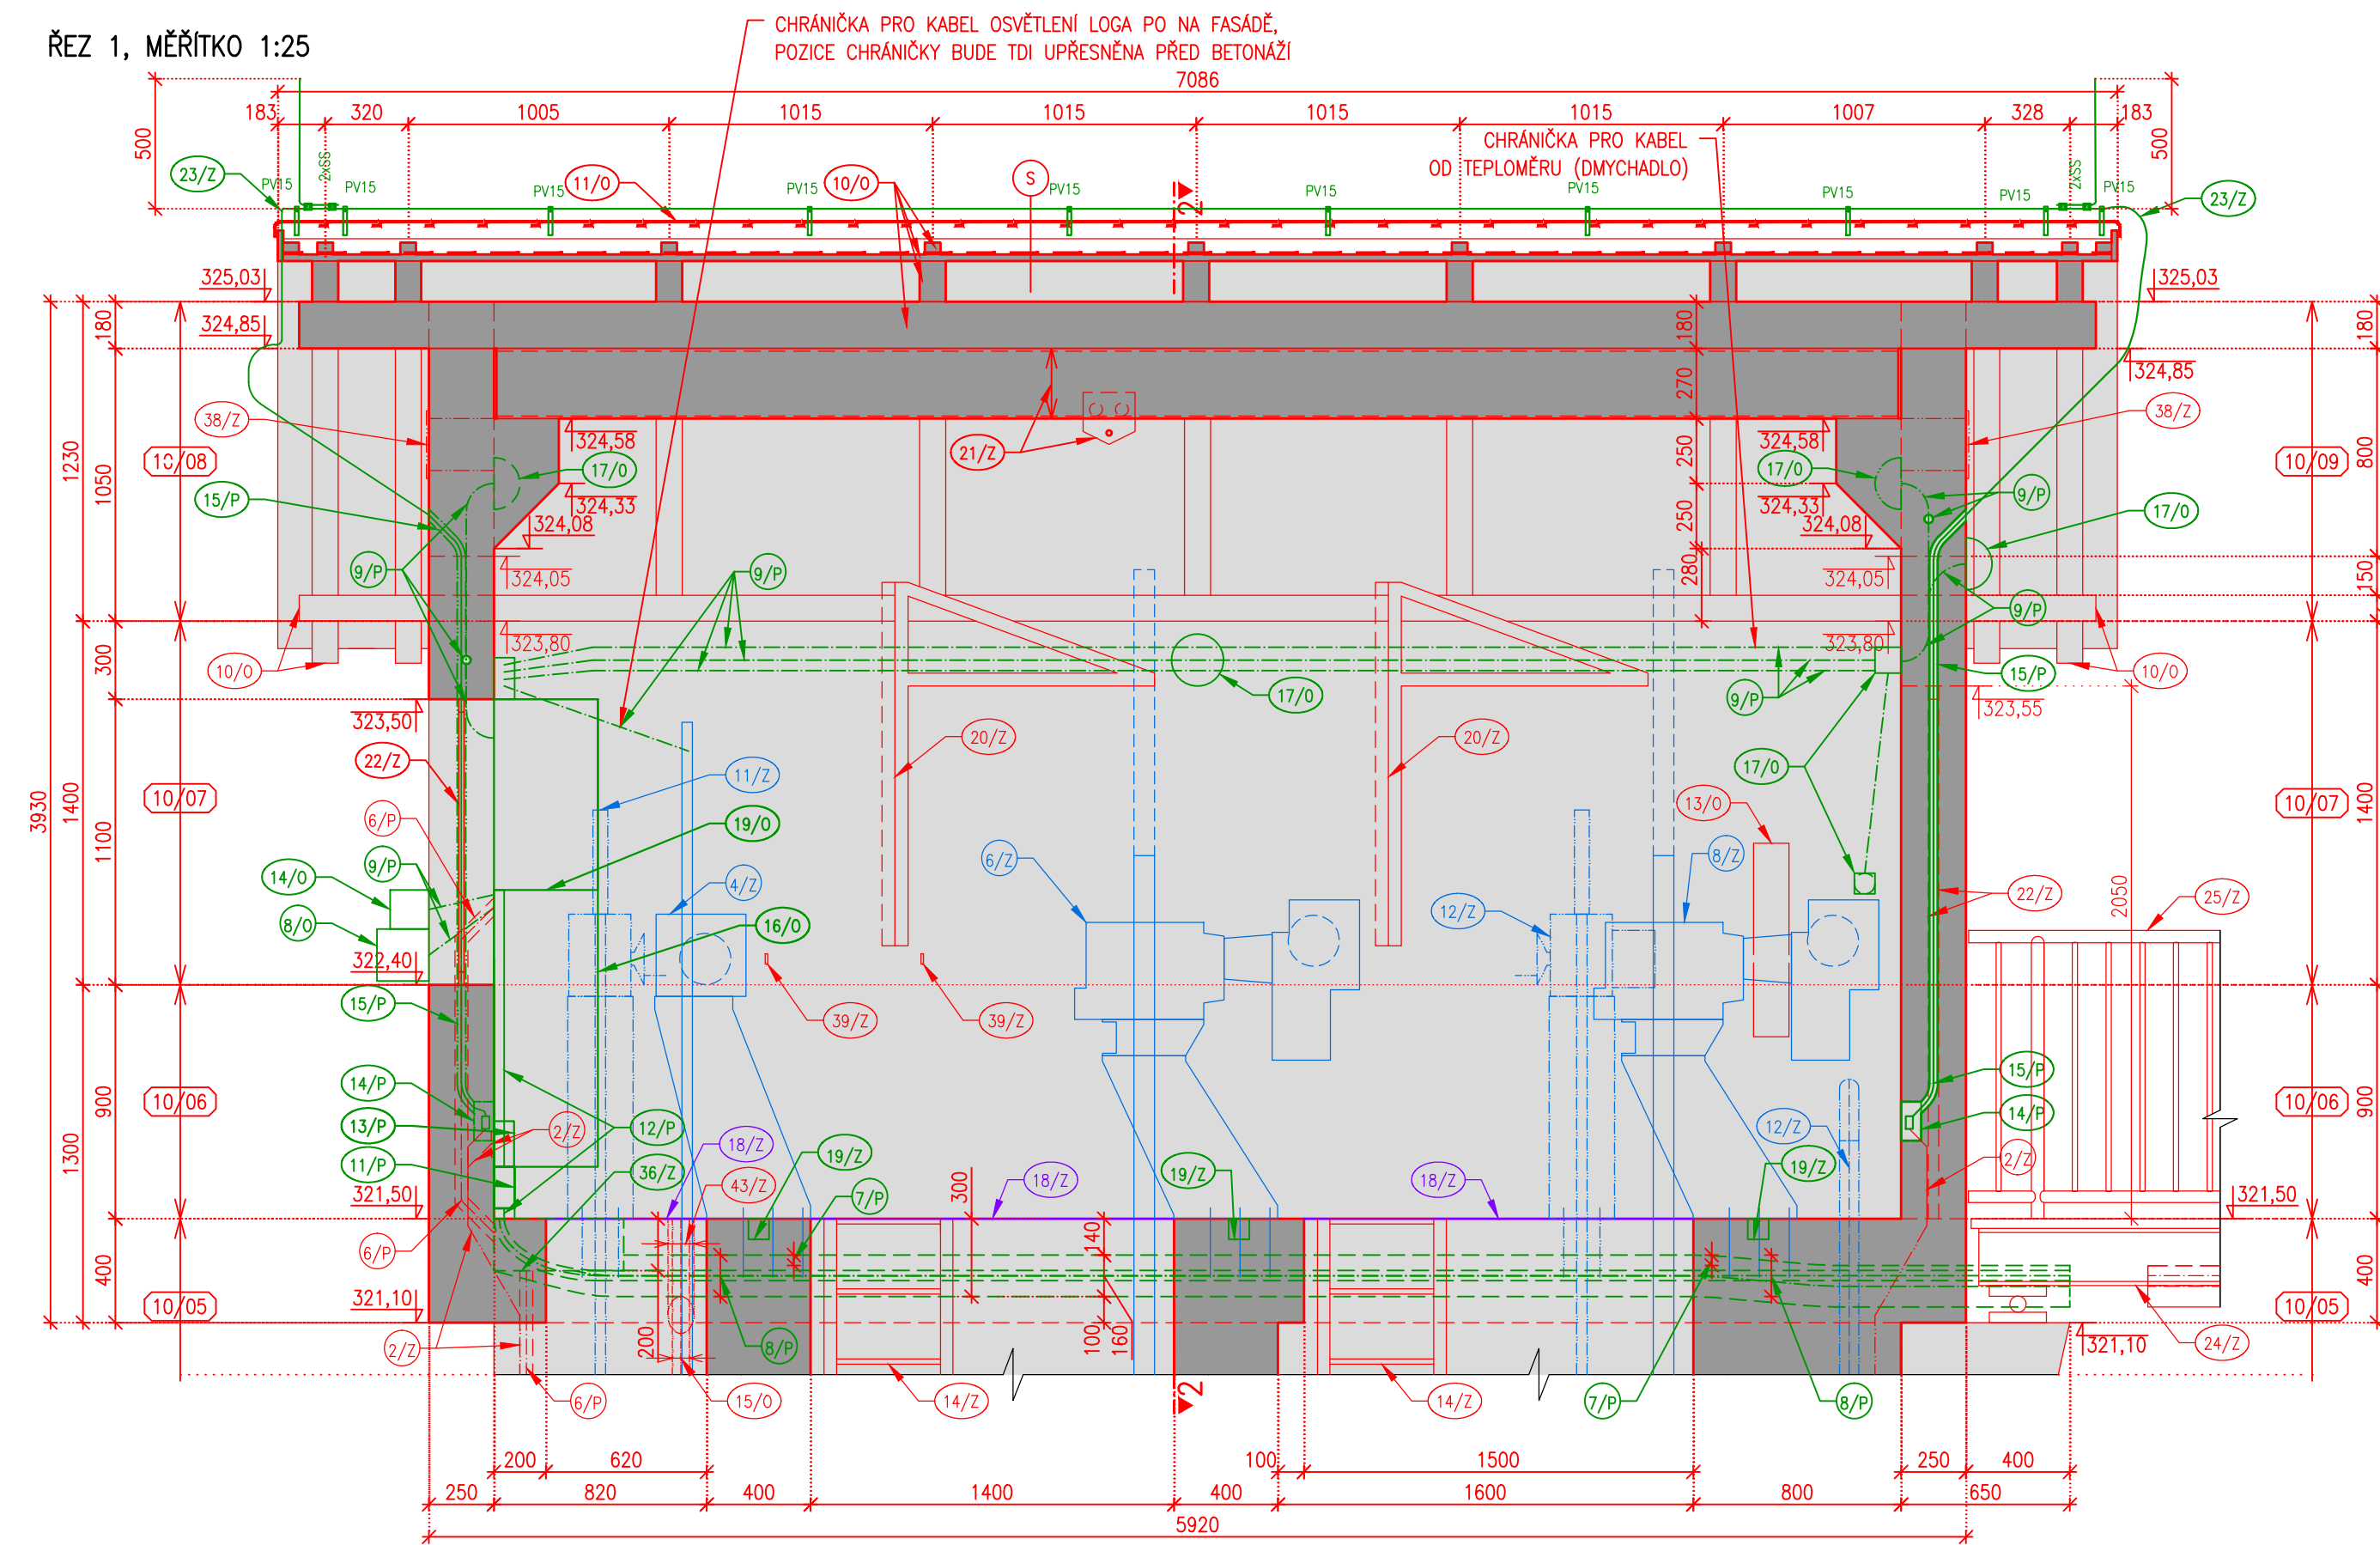

ŘEZ 2, MĚŘÍTKO 1:25

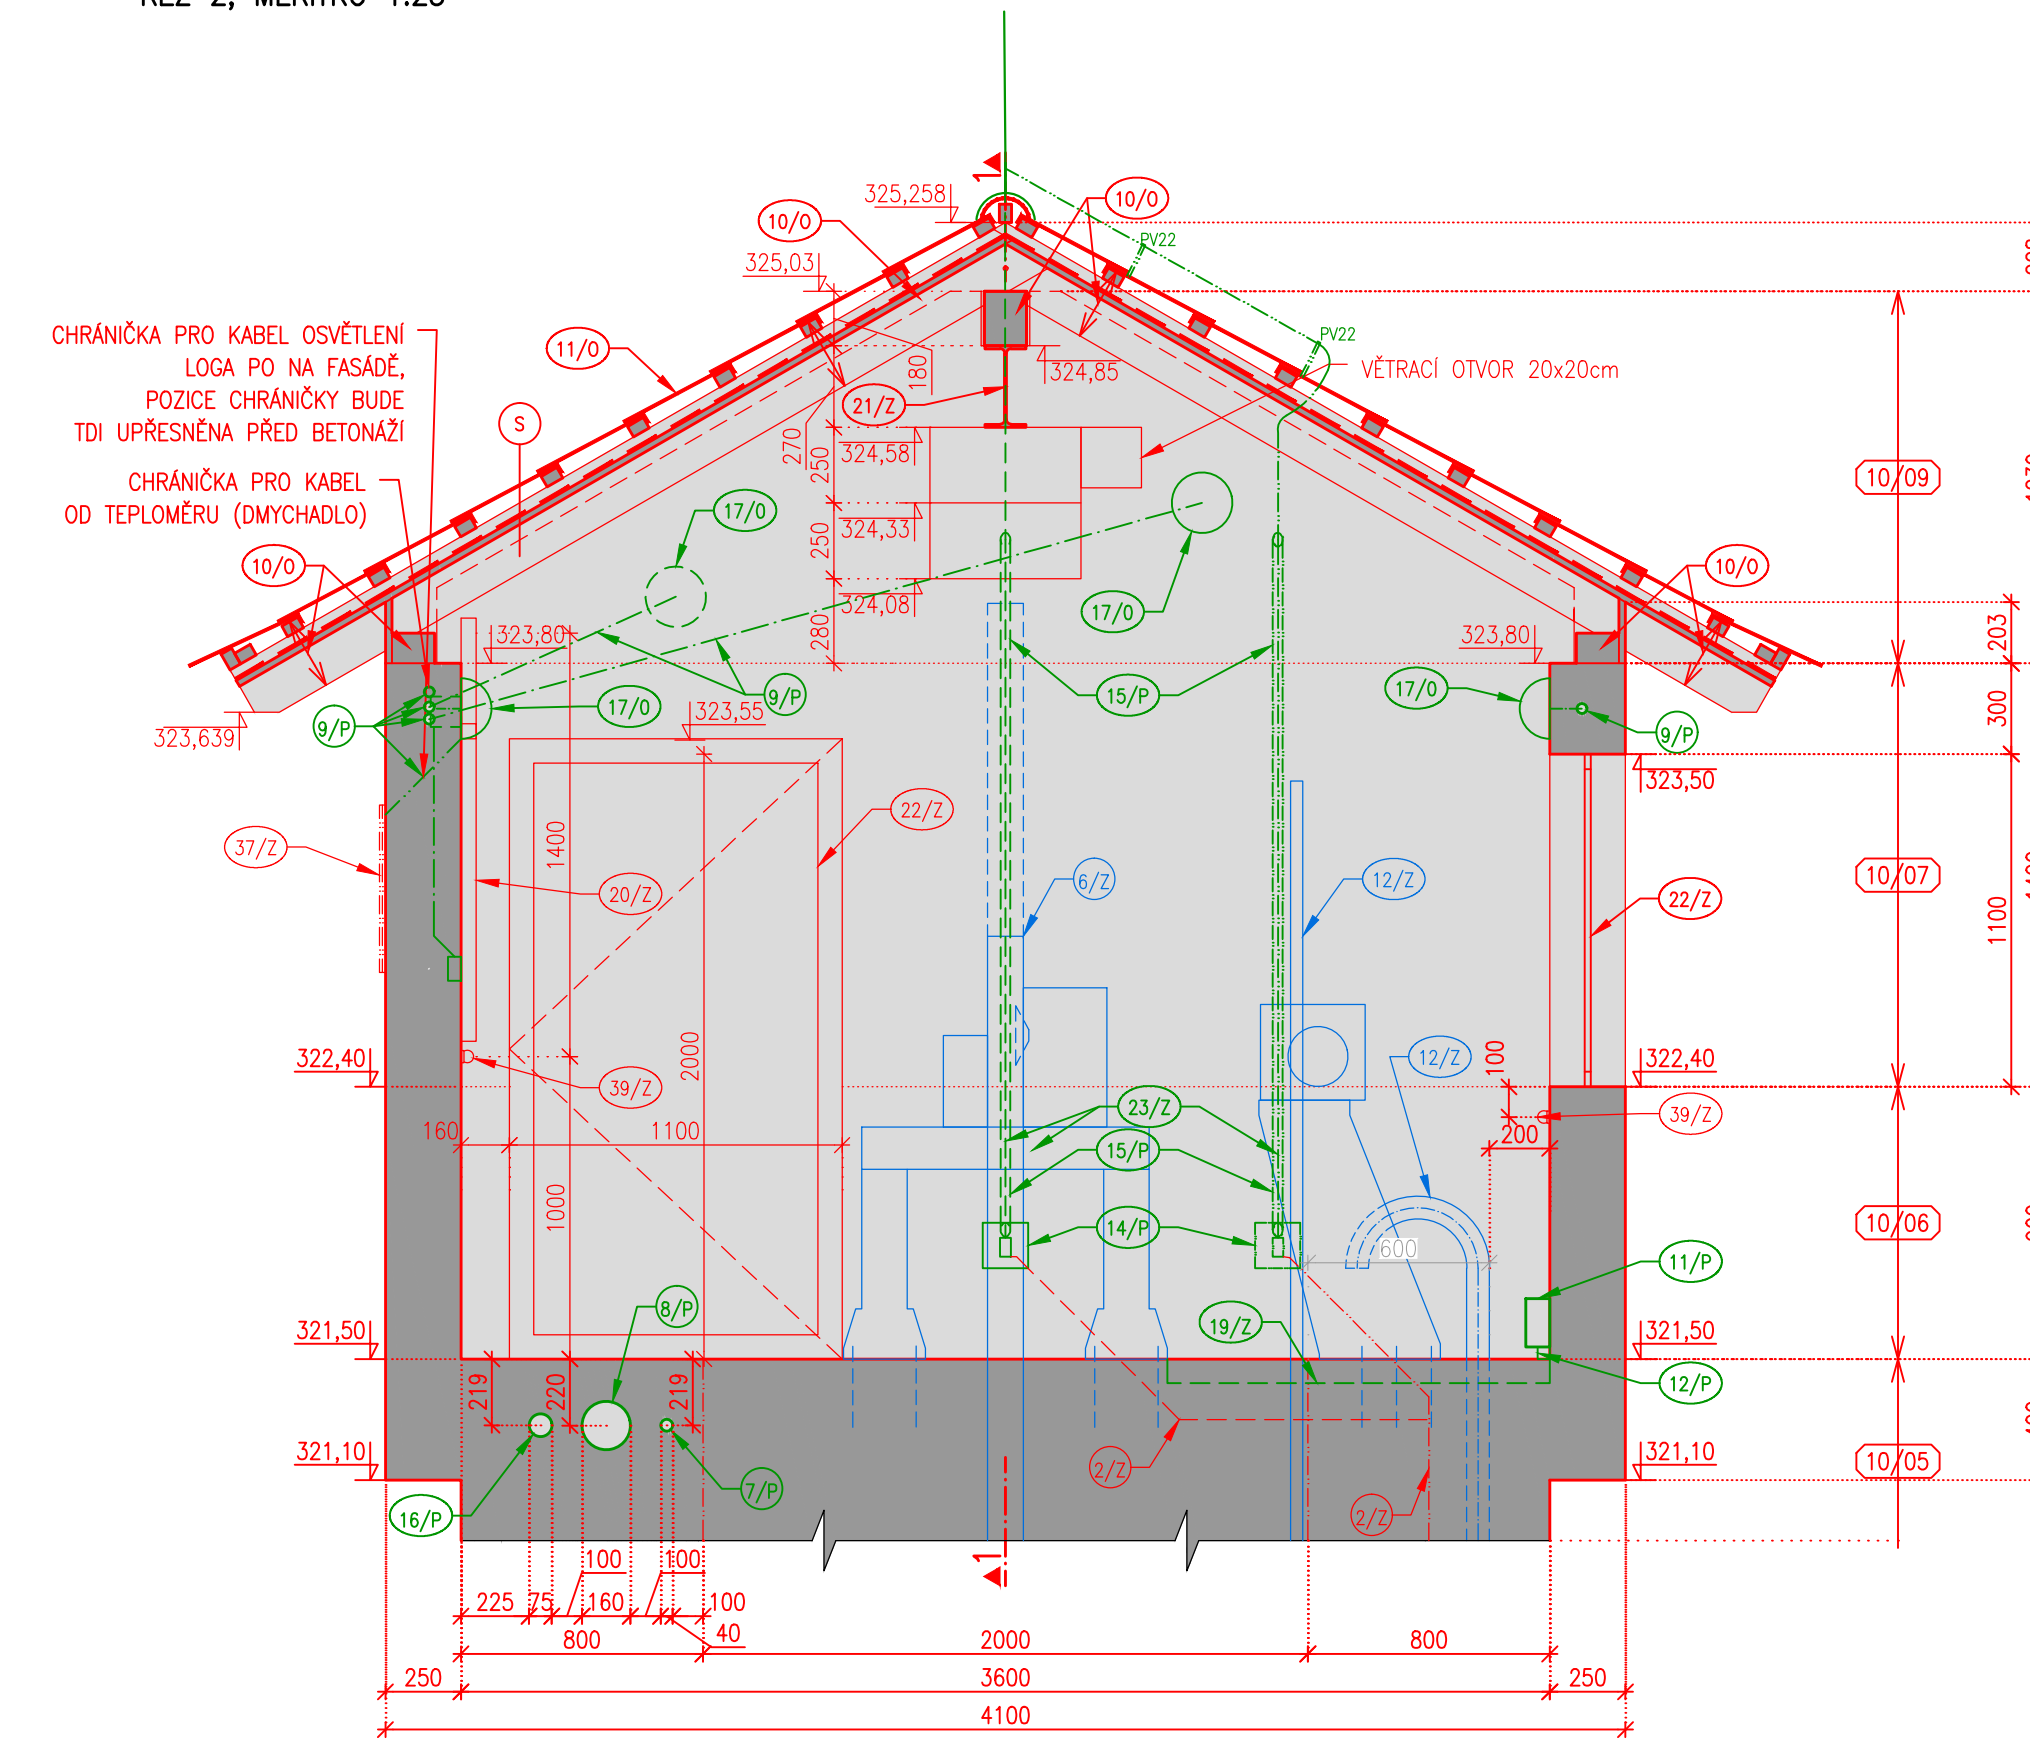

- 5 SKLADBA STŘECHY:
- STŘEŠNÍ KRYTINA KERAMICKÁ (11/0)
  - STŘEŠNÍ LAŤ 40/60 (10/0)
  - KONTRA LAŤ 40/60 (10/0)
  - PAROPROPUSTNÁ POJISTNA HYDROIZOLACE (10/0)
  - BEDNĚNÍ (PALUBKA SMRKOVÁ) (10/0)

LEGENDA:

MODRÁ – STROJNÍ VYBAVENÍ

ZELENÁ – ELEKTRO ZAŘÍZENÍ, CHRÁNIČKY PRO ELEKTRO, KABELOVÉ ŽLABY, OSVĚTLENÍ, OCHRANA PŘED BLESKEM, ATE

## FIALOVÁ – POKLOPY V PODLAZE

ČERVENÁ – VŠE OSTATNÍ (ŽB, OKNA, DVEŘE, KROV, ZABUDOVANÉ ZEMNĚNÍ, CHRÁNIČKY MIMO ELEKTRO, ..

SOUŘADNÝ SYSTÉM JTSK  
VÝŠKOVÝ SYSTÉM B.p.v.

GOLIK  VIT

Golik V.H., s. r. o., Ing. Pavel Golík, Babice nad Svitavou 162 66401, tel: 734 136 339, e-mail: golik@golikvh.cz

Objednatel: Povodí Odry, s. p.	Stupeň dokumentace: DPS	Datum / č. zakázky: 03/2023 / s21/06
Vedoucí projektant: Ing. Pavel Golík	Odpovědný projektant: Ing. Jiří Čejp	Vypracoval: Ing. Jiří Čejp
Akce: VD Baška – převedení extrémních povodní, stavba č. 4142 SO 02 Sdružený objekt		Souprava č.:
Příloha: D.2_3.5.2 Strojovna – půdorys a řezy		Měřítko: 1:50