



PŘÍČNÝ ŘEZ
M 1 : 50

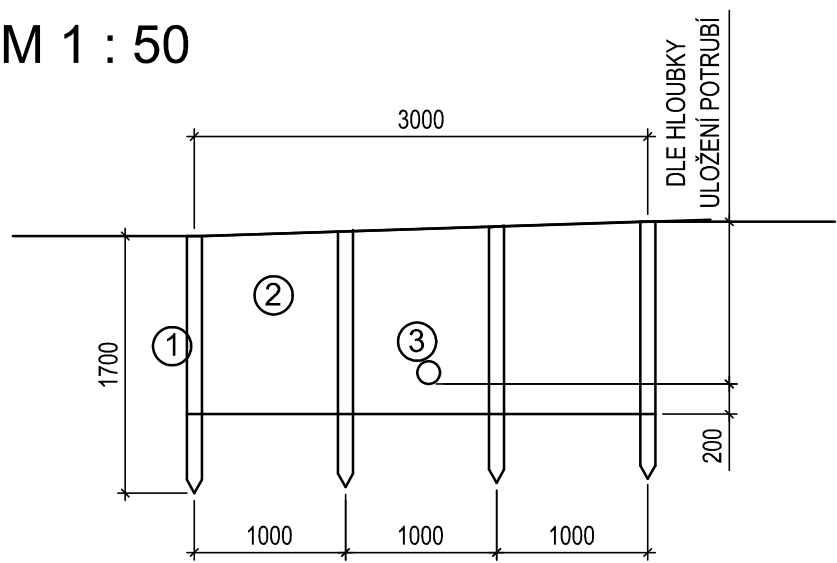

PŮDORYS
M 1 : 100

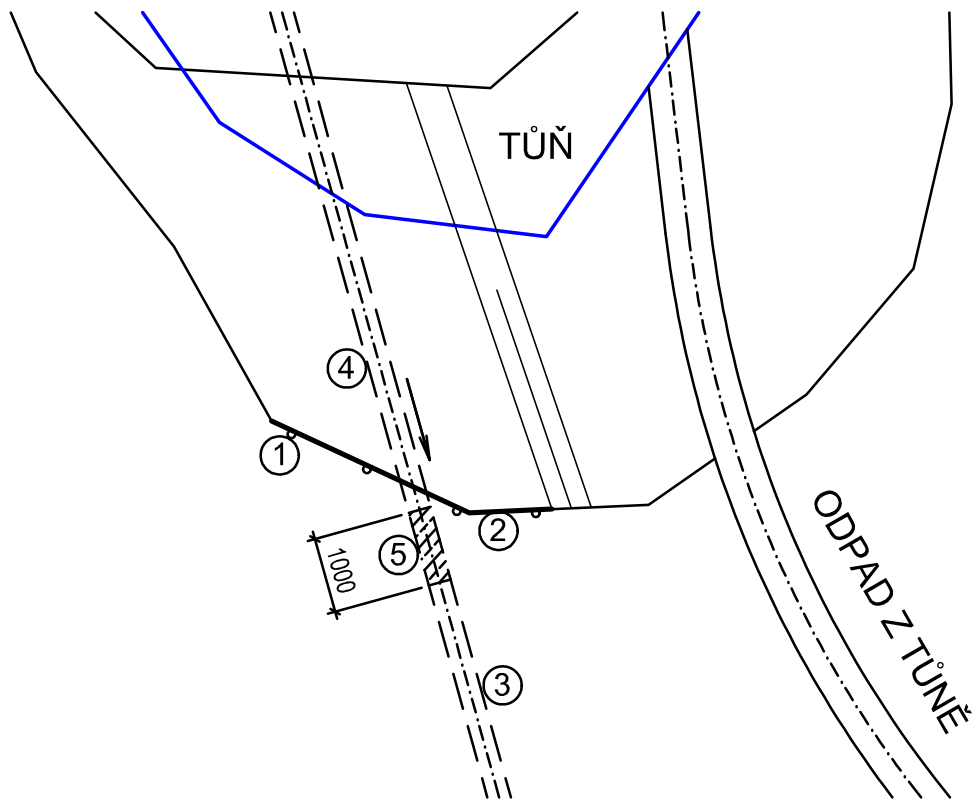

- ① DŘEVĚNÉ PILOTY (SMRK ODKORNĚNÝ), / PRŮMĚR 100, dl. 1,7 m
- ② GEOTEXILIE NETKANÁ SEPARAČNÍ OCHRANNÁ FILTRAČNÍ 300g/m2 (PŘIPEVNIT K PILOTÁM HŘEBÍKY)
- ③ STÁVAJÍCÍ TRUBNÍ VEDENÍ DN 200 (BETON)
- ④ STÁVAJÍCÍ TRUBNÍ VEDENÍ DN 200 (BETON) - ODSTRANIT
- ⑤ STÁVAJÍCÍ TRUBNÍ VEDENÍ DN 200 (BETON) - ZABETONOVAT NA DÉLKU 1 m

INVESTOR: POVODÍ OHŘE, s.p.	VYPRACOVAL: Ing. K. VRÁNA, Ing. M. VEJVALKOVÁ, Ing. K. VEJVALKOVÁ		KV+MV AQUA s.r.o. Dominova 2463/15 158 00 Praha 5	
KRAJ KARLOVARSKÝ	KATASTRÁLNÍ ÚZEMÍ: JEDLIČNÁ, POUSTKA U FRANTIŠKOVÝCH LÁZNÍ			
IDVT (DVOREČSKÝ P.): 10221999	IDVT (LBP DVOREČSKÉHO P.): 10236164	ČÍSLO HYDROLOGICKÉHO POŘADÍ: 1-13-01-0190-0-00		
AKCE: REVITALIZACE DVOREČSKÉHO POTOKA A LBP DVOREČSKÉHO POTOKA			DATUM: 5/2022	
			STUPEŇ: DUSP + DPS	
PŘÍLOHA: PŘÍTOK DVOREČSKÉHO POTOKA TĚSNÍCÍ CLONA		MĚŘÍTKO: 1 : 100, 1 : 50	Č.PŘÍLOHY: D.4.11	
			POČET A4: 2 A4	