


LEGENDA PLOCH:

- DOČASNÝ STAVENIŠTNÍ SJEZD - Štěrkoдр
- KRAJNICE
- ZATRAVNĚNÍ - REKULTIVACE

LEGENDA ČAR:

- GEODETICKÉ ZAMĚŘENÍ
- KATASTRÁLNÍ HRANICE (VNĚJŠÍ)
- KATASTRÁLNÍ HRANICE (VNITŘNÍ)
- NOVÝ STAV
- ROZHLEDOVÉ POMĚRY

POZN1: PD PŘEDPOKLÁDÁ ULOŽENÍ INŽENÝRSKÝCH SÍTÍ DLE NORMY ČSN 73 6005 "PROSTOROVÉ USPOŘÁDÁNÍ SÍTÍ." AUTOR PD NEPŘEBÍRÁ ZODPOVĚDNOST ZA PŘÍPADNÉ KOLIZE S INŽENÝRSKÝMI SÍTĚMI V PŘÍPADĚ ŽE TOTO ZAŘÍZENÍ NEBUDE ULOŽENO DLE ČSN 73 6005 NEBO JINAK, NEŽ DLE PŘEDANÝCH ZÁKRESŮ.
POZN2: POKLOPY ŠACHET, ULIČNÍCH VPUSTÍ, ŠOUPATA, HYDRANTY A JINÉ ARMATURY BUDOU VÝŠKOVĚ UPRAVENY DO NOVÉ
POZN3: V MÍSTĚCH NAPOJENÍ NA STÁVAJÍCÍ STAV NAPOJIT NOVÉ KONSTRUKCE PLYNULÉ
POZN4: SOUŘADNICOVÝ SYSTÉM: S-JTSK VÝŠKOVÝ SYSTÉM: Bpv

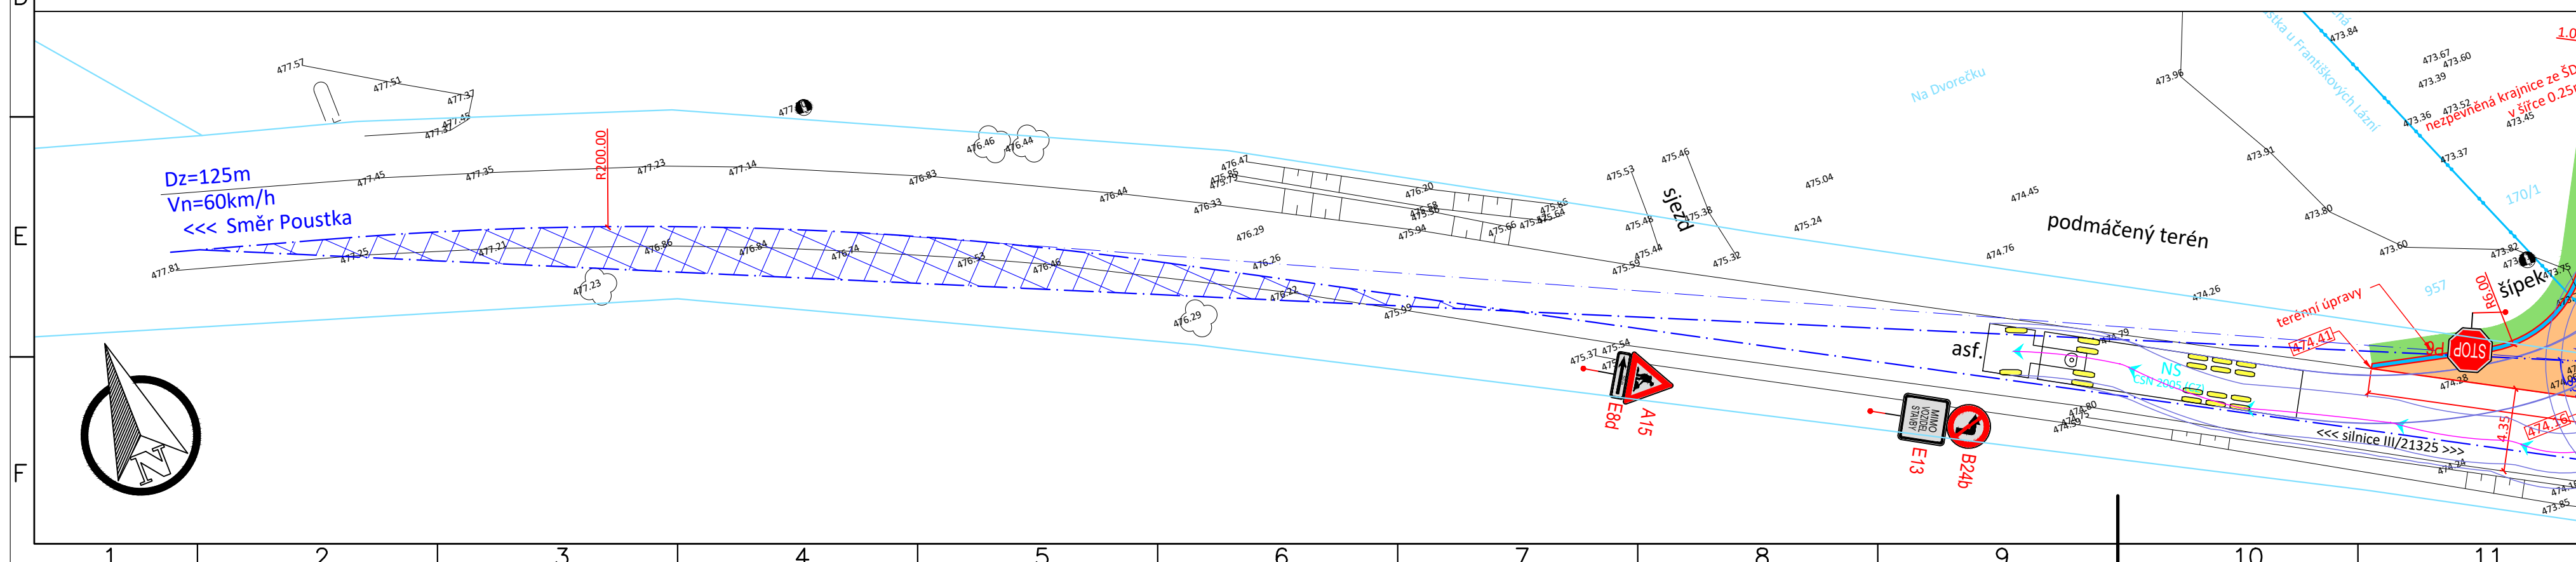

 PROJEKČNÍ KANCELÁŘ		Bc. Michal Pašava Projektová činnost ve výstavbě Inženýrské, dopravní a gabionové stavby		Otisk autorizačního razítka:	
Projektant:		Zodpovědný projektant:		HIP projektant:	
Michael Šťastný		Bc. Michal Pašava		Bc. Michal Pašava	
Kraj: Karlovarský		OÚ:		Poustka a Františkovy Lázně	
Objednatel: Povodí Ohře, státní podnik, Bezručova 4219, 430 03 Chomutov - ing. Blanka Novotná				Datum: 05/2022	
Akce:		Dočasný staveništní sjezd pro akci: Revitalizace Dvorečského potoka a jeho levostranného bezejmenného přítoku		Číslo zakázky: 2017-41	
				Měřítko: 1 : 250	
				Číslo přílohy: 101.3	
SO:		Dopravní řešení		Stupeň: DOS	
Příloha:		Situace stavby "A"		Paré číslo:	
				DOS	
Office: Březinova 18/13, 350 02 Cheb, mob: 774 406 860, email: info@idgpro.cz, www.IDGpro.cz - IČ: 737 94 775, DIČ: CZ8308311825					