



REVIZNÍ ŠACHTY KABELOVÉ TRASY „mp” - PRAVÁ STRANA


ŘEZ A - A  
M 1 : 20

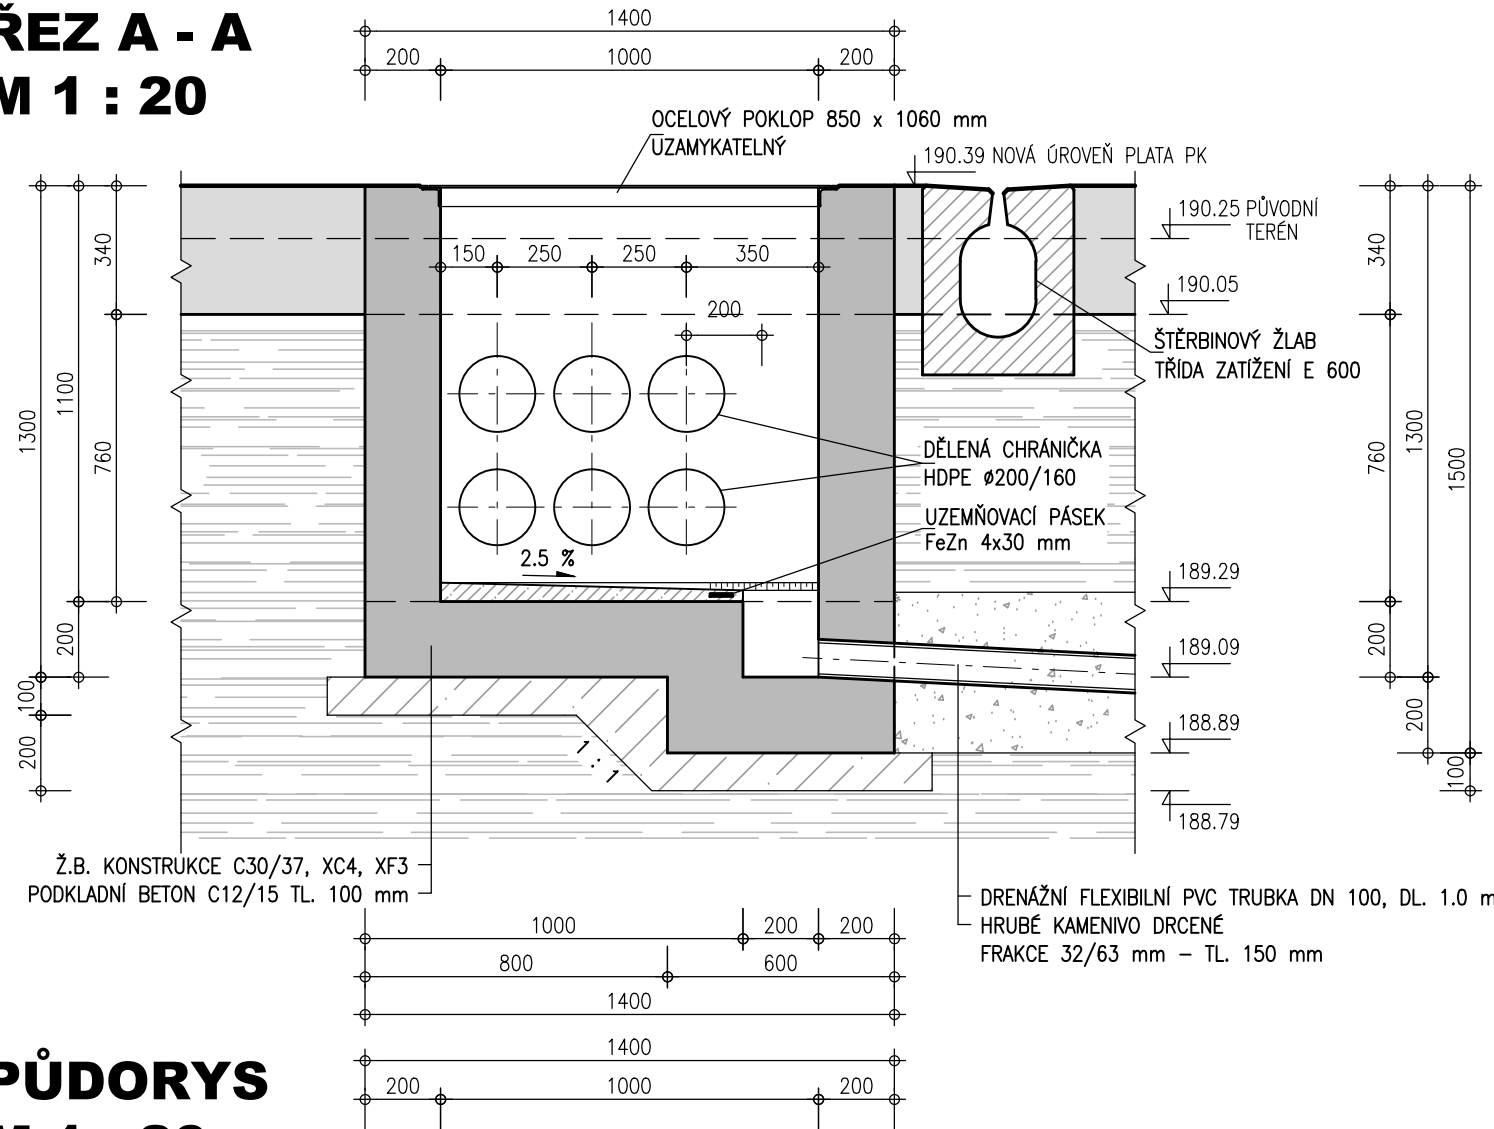

PŮDORYS  
M 1 : 20

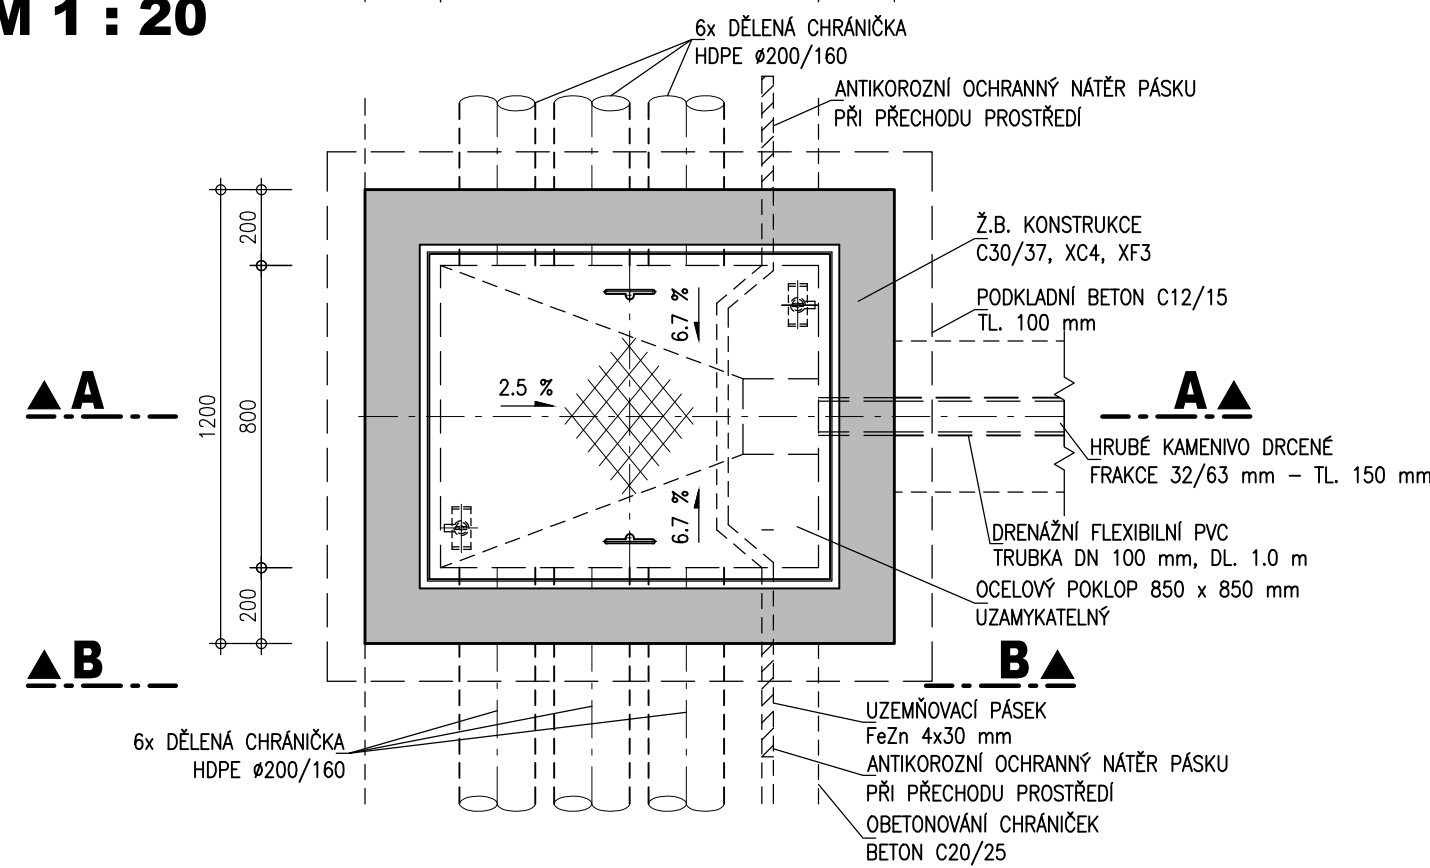


ŘEZ B - B  
M 1 : 20

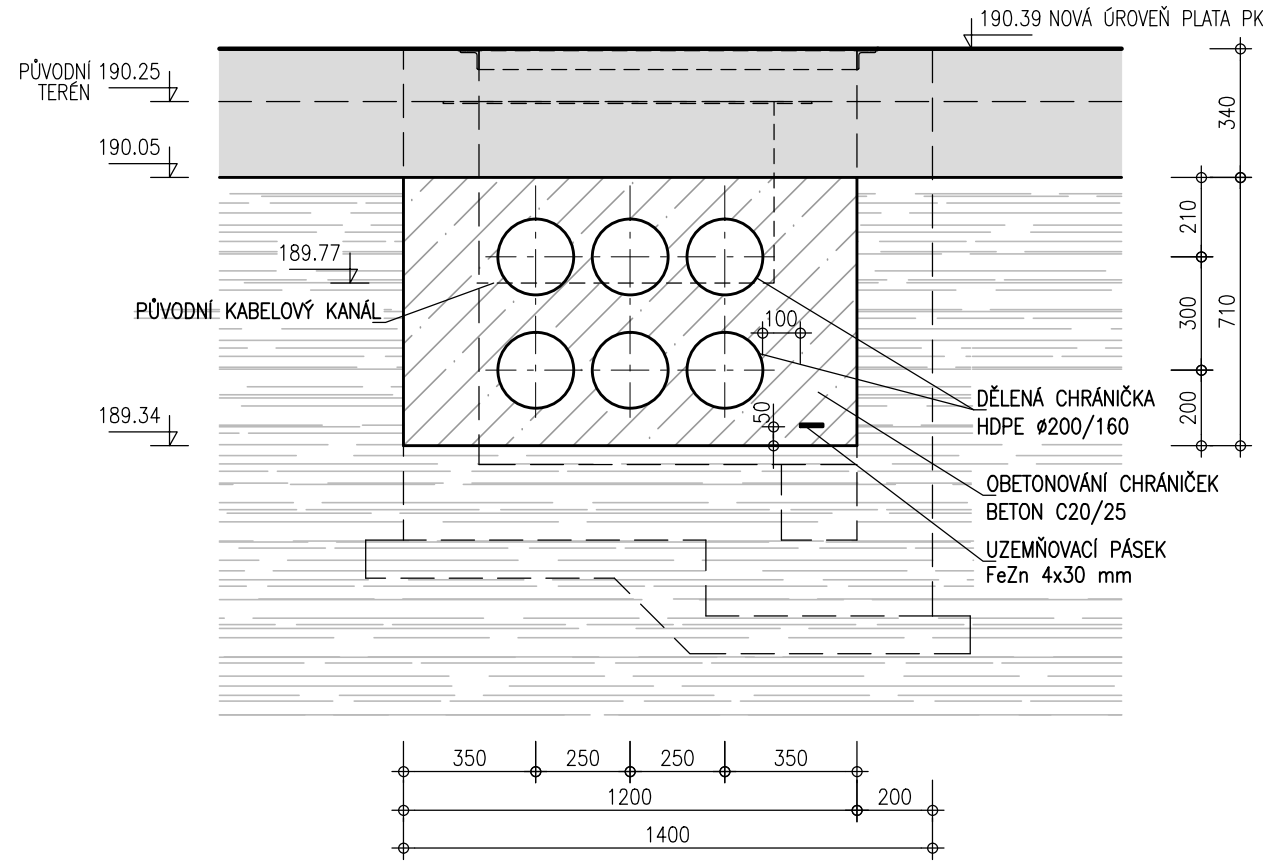


REVIZNÍ ŠACHTY KABELOVÉ TRASY „ml” - LEVÁ STRANA


ŘEZ A - A  
M 1 : 20

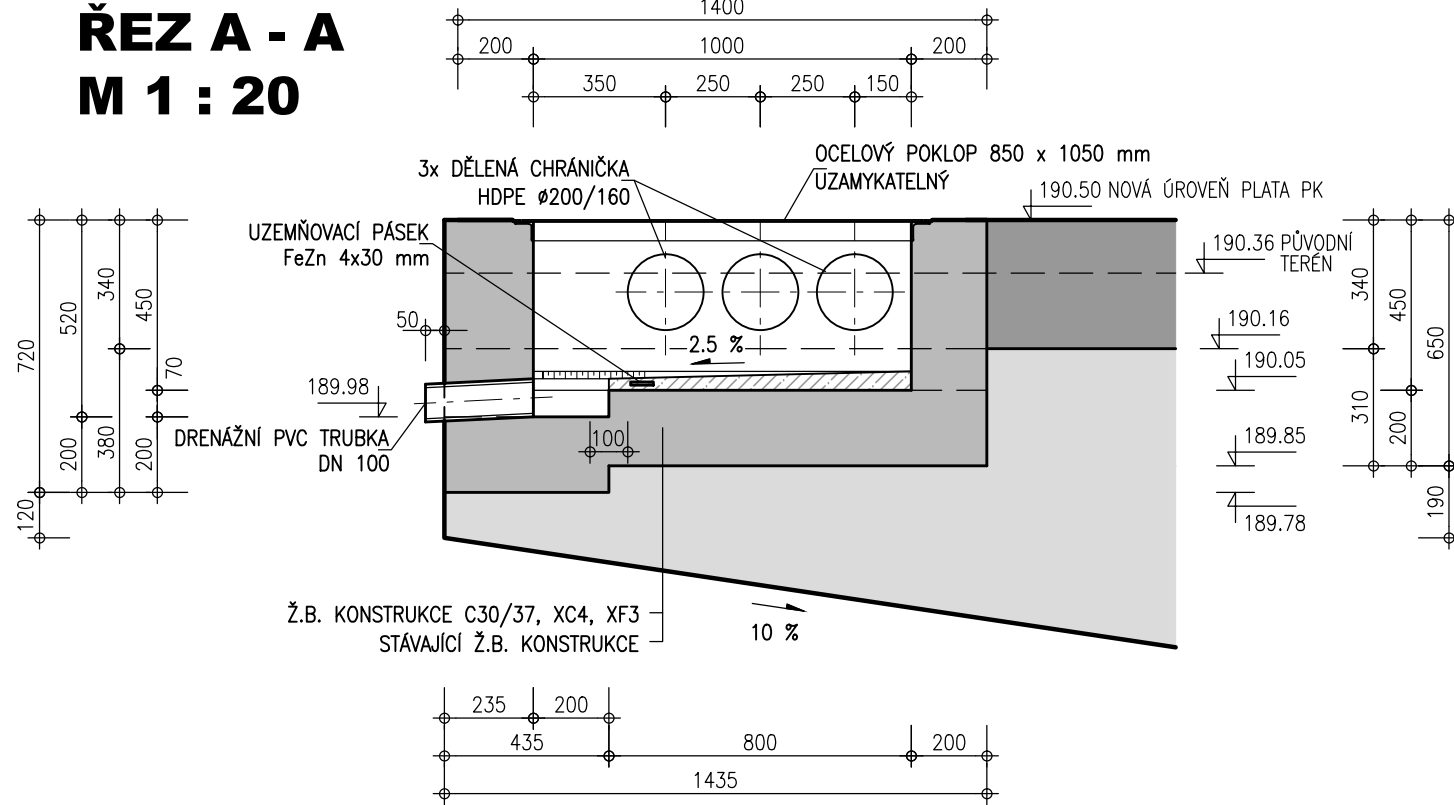

ŘEZ B - B  
M 1 : 20

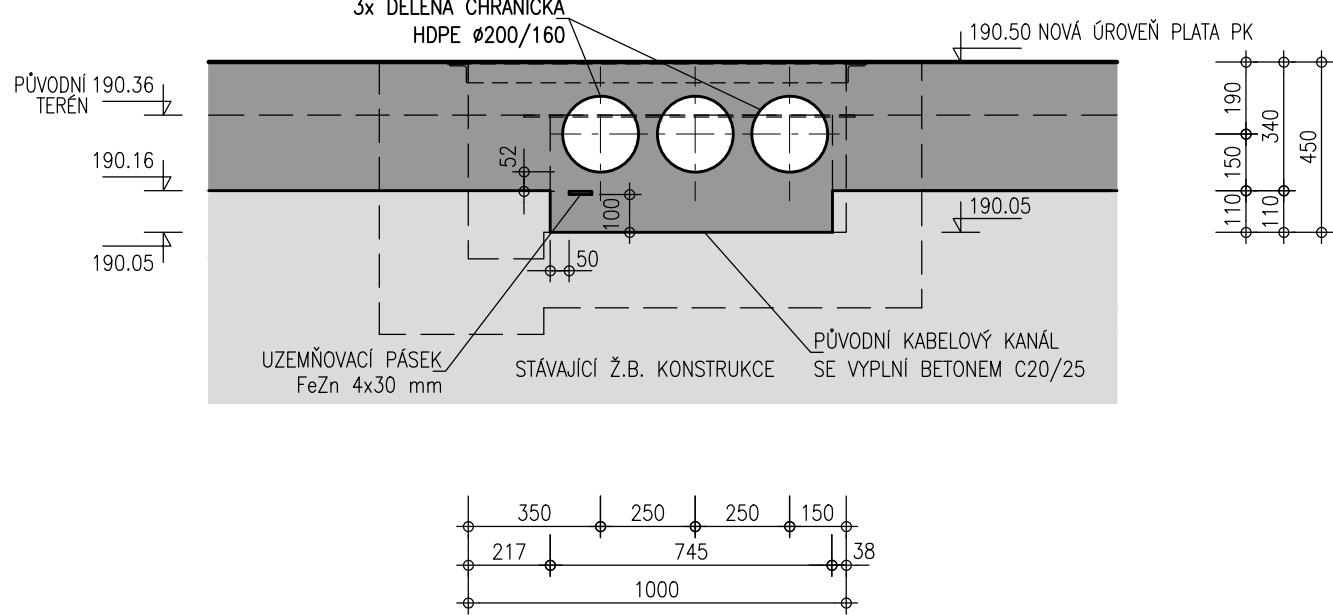

PŮDORYS  
M 1 : 20

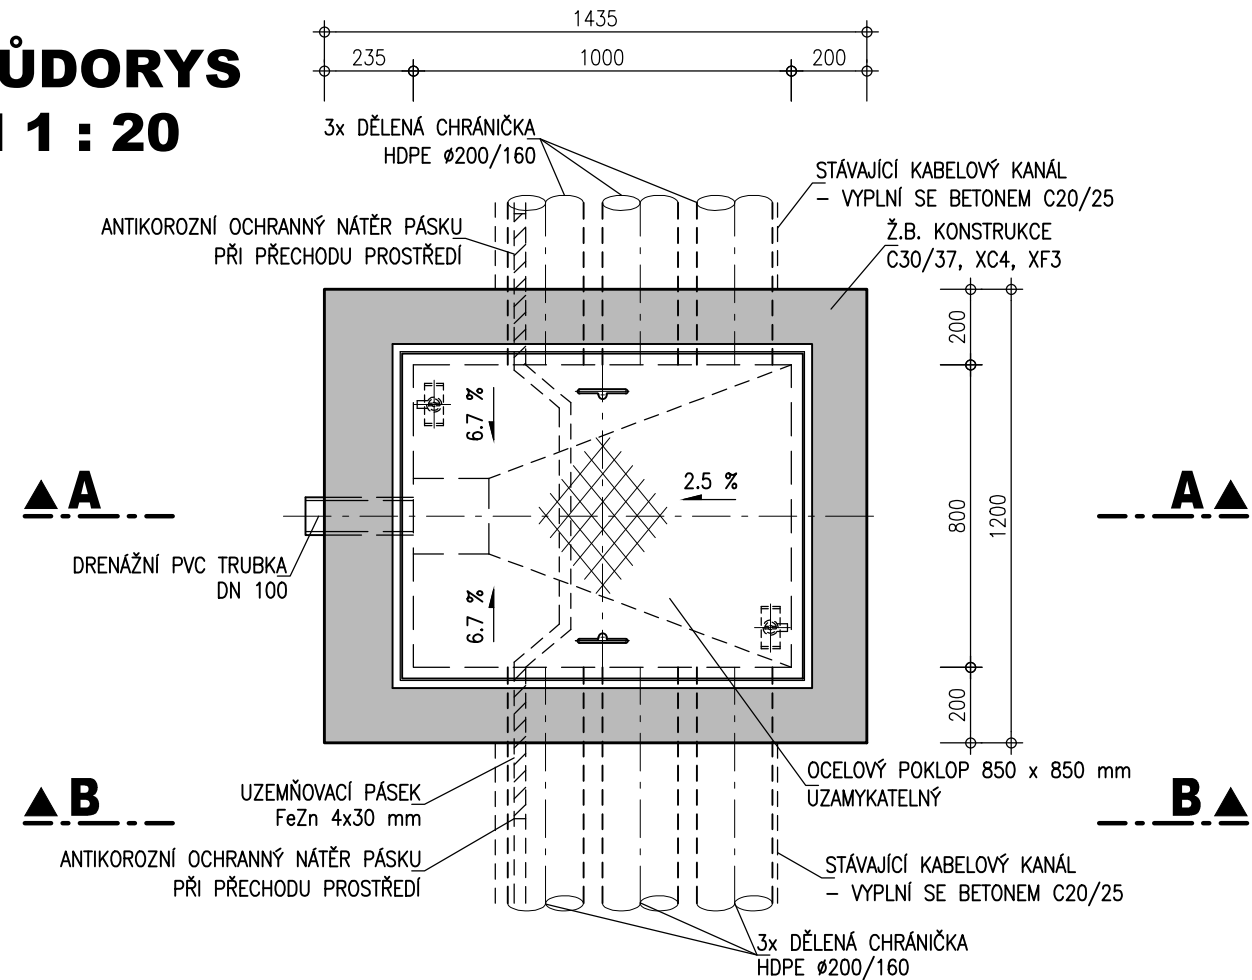

VÝŠKOVÝ SYSTÉM - B.p.v.  
KÓTOVÁNO V MILIMETRECH

ZPRACOVÁNO PRO :

**AQUATIS**

AQUATIS a.s. Botanická 834/56, 602 00 Brno	Tel: +420 541 554 111 Fax: +420 541 211 205	E-mail: info@aquatis.cz http://www.aquatis.cz
Zodpovědný projektant: ING. MICHAL NOVOTNÝ	Hlavní inženýr projektu: ING. MICHAL NOVOTNÝ	Vedoucí střediska: ING. OLDŘICH NEUMAYER, CSc.
Vypracoval: ING. ZDENĚK ZALUBIL	Kontroloval: ING. OLDŘICH NEUMAYER, CSc.	Zakázkové číslo: 021199A
Datum: KVĚTEN, 2018	Stupeň dokumentace: POVODNOVÝ PLÁN STAVBY	Název souboru: C_115.dwg

PK MODŘANY  
REKONSTRUKCE PLAT  
POVODNOVÝ PLÁN STAVBY  
C. GRAFICKÁ ČÁST POVODNOVÉHO PLÁNU

Příloha

**REVIZNÍ ŠACHTY KABELOVÉ TRASY**

Měřítko: **1 : 20** Číslo přílohy: **C.115.**

Objednatel:  
POVODÍ VLTAVY, STÁTNÍ PODNIK