



PŮDORYS
1:100

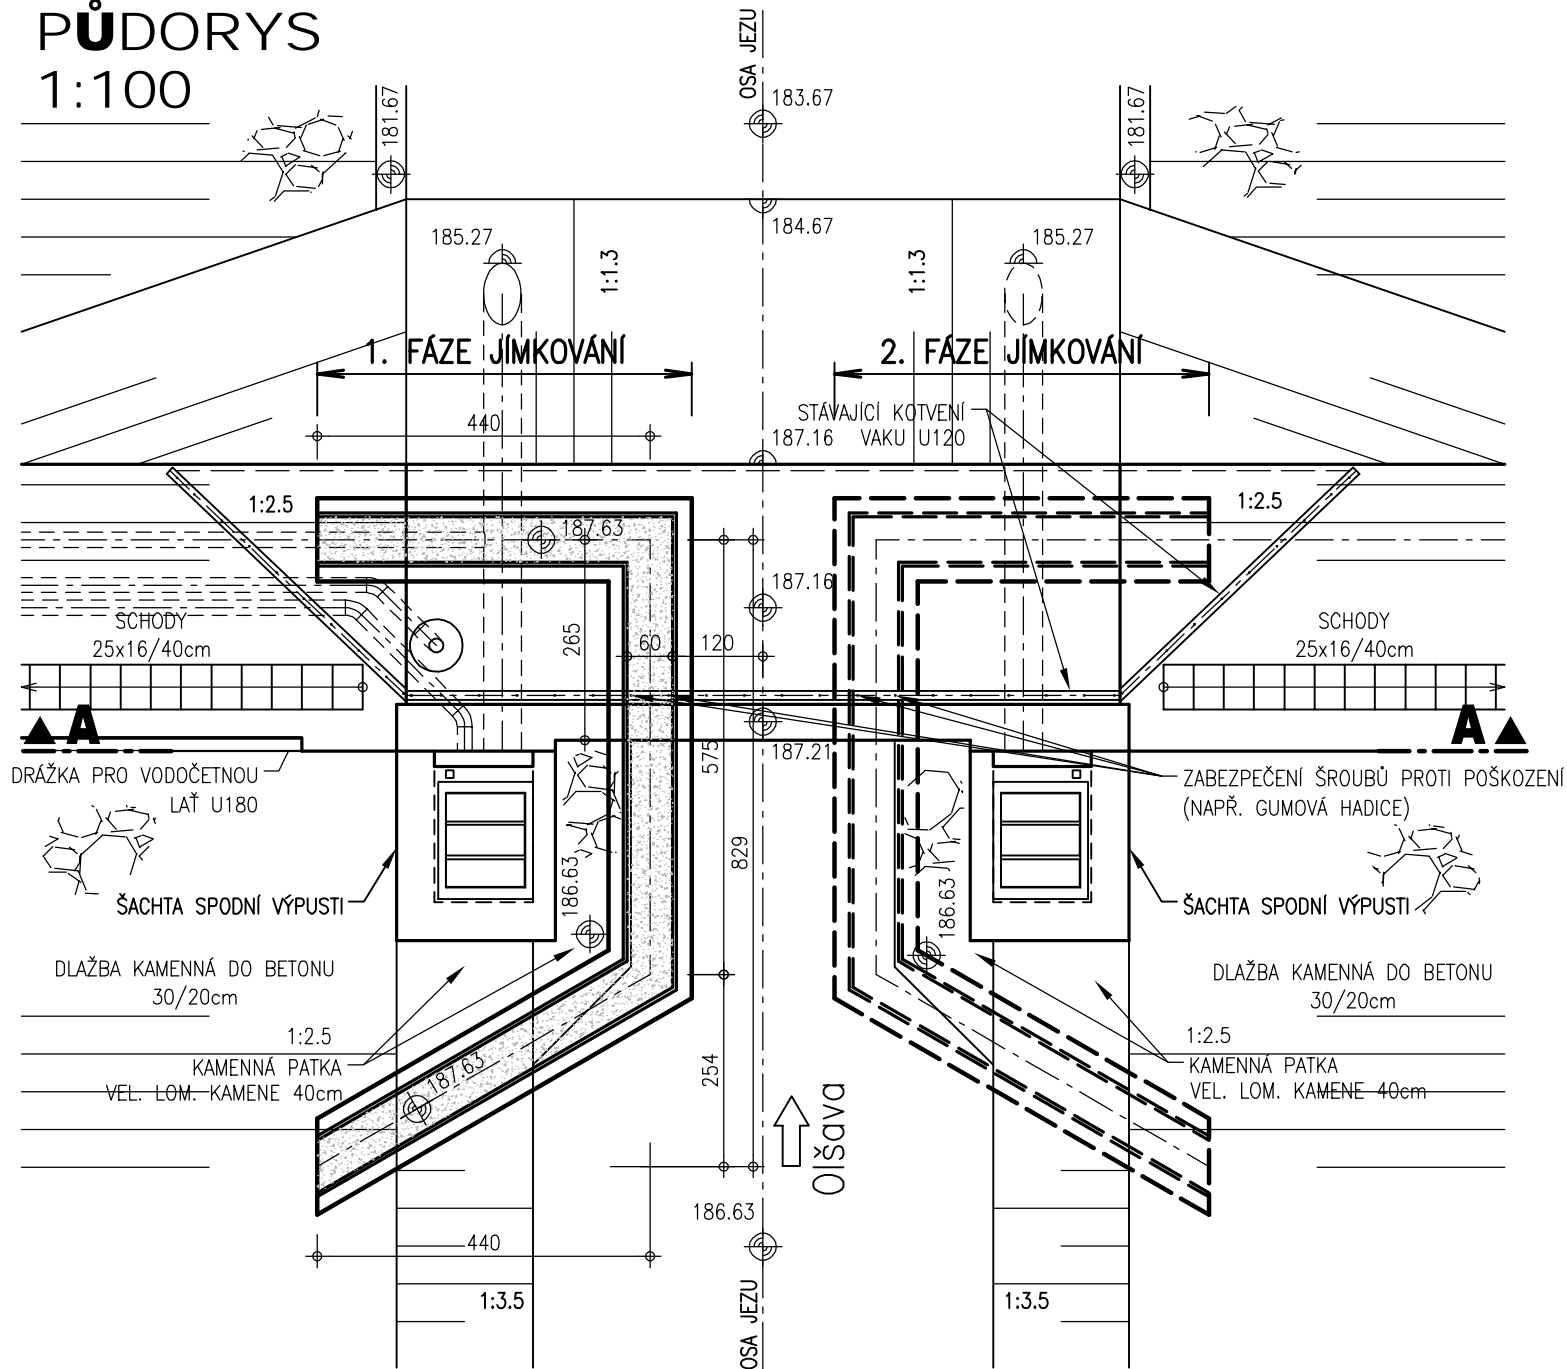

ŘEZ A-A
1:100

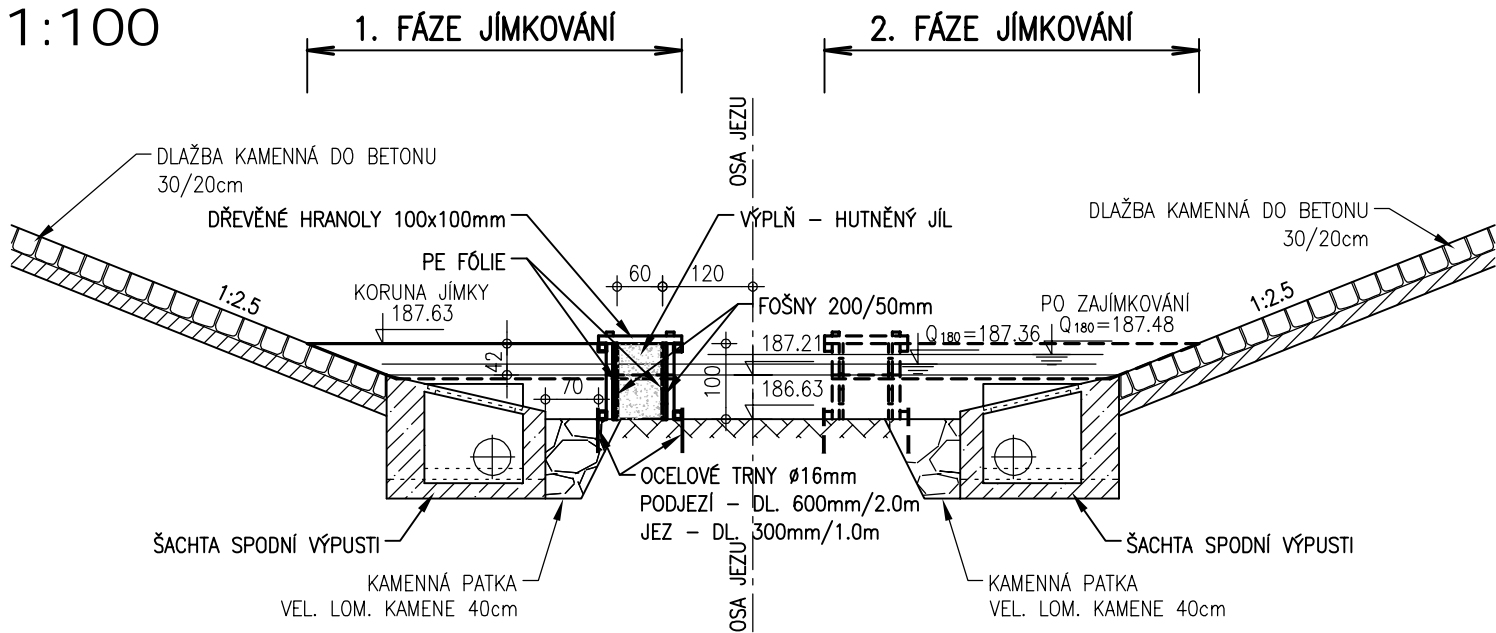

POZNÁMKY:
VÝŠKOVÝ SYSTÉM : BPV
KÓTOVÁNO V CM

AQUATIS a.s. Botanická 834/56, 602 00 Brno		Tel: +420 541 554 111 Fax: +420 541 211 205	E-mail: info@aquatis.cz http://www.aquatis.cz
Zodpovědný projektant ING. IVO VANEK	Hlavní inženýr projektu ING. IVO VANEK	Vedoucí střediska ING. OLDŘICH NEUMAYER, CSc	
Vypracoval MILOS LOJDA	Kontroloval ING. OLDŘICH NEUMAYER, CSc	Zakázkové číslo 221028_32_001	
Datum ČERVEN 2022	Stupeň dokumentace DPPS	Název souboru Jez_Podolí_D_2_1_2.dwg	
Akce			
JEZ PODOLÍ - VÝMĚNA VAKU			
Příloha			
POV, SITUACE A ŘEZ A-A			
Měřítko 1:100	Číslo přílohy D.2.1.2		
Objednatel Povodí Moravy s.p.			