




PŮDORYS M 1 : 50

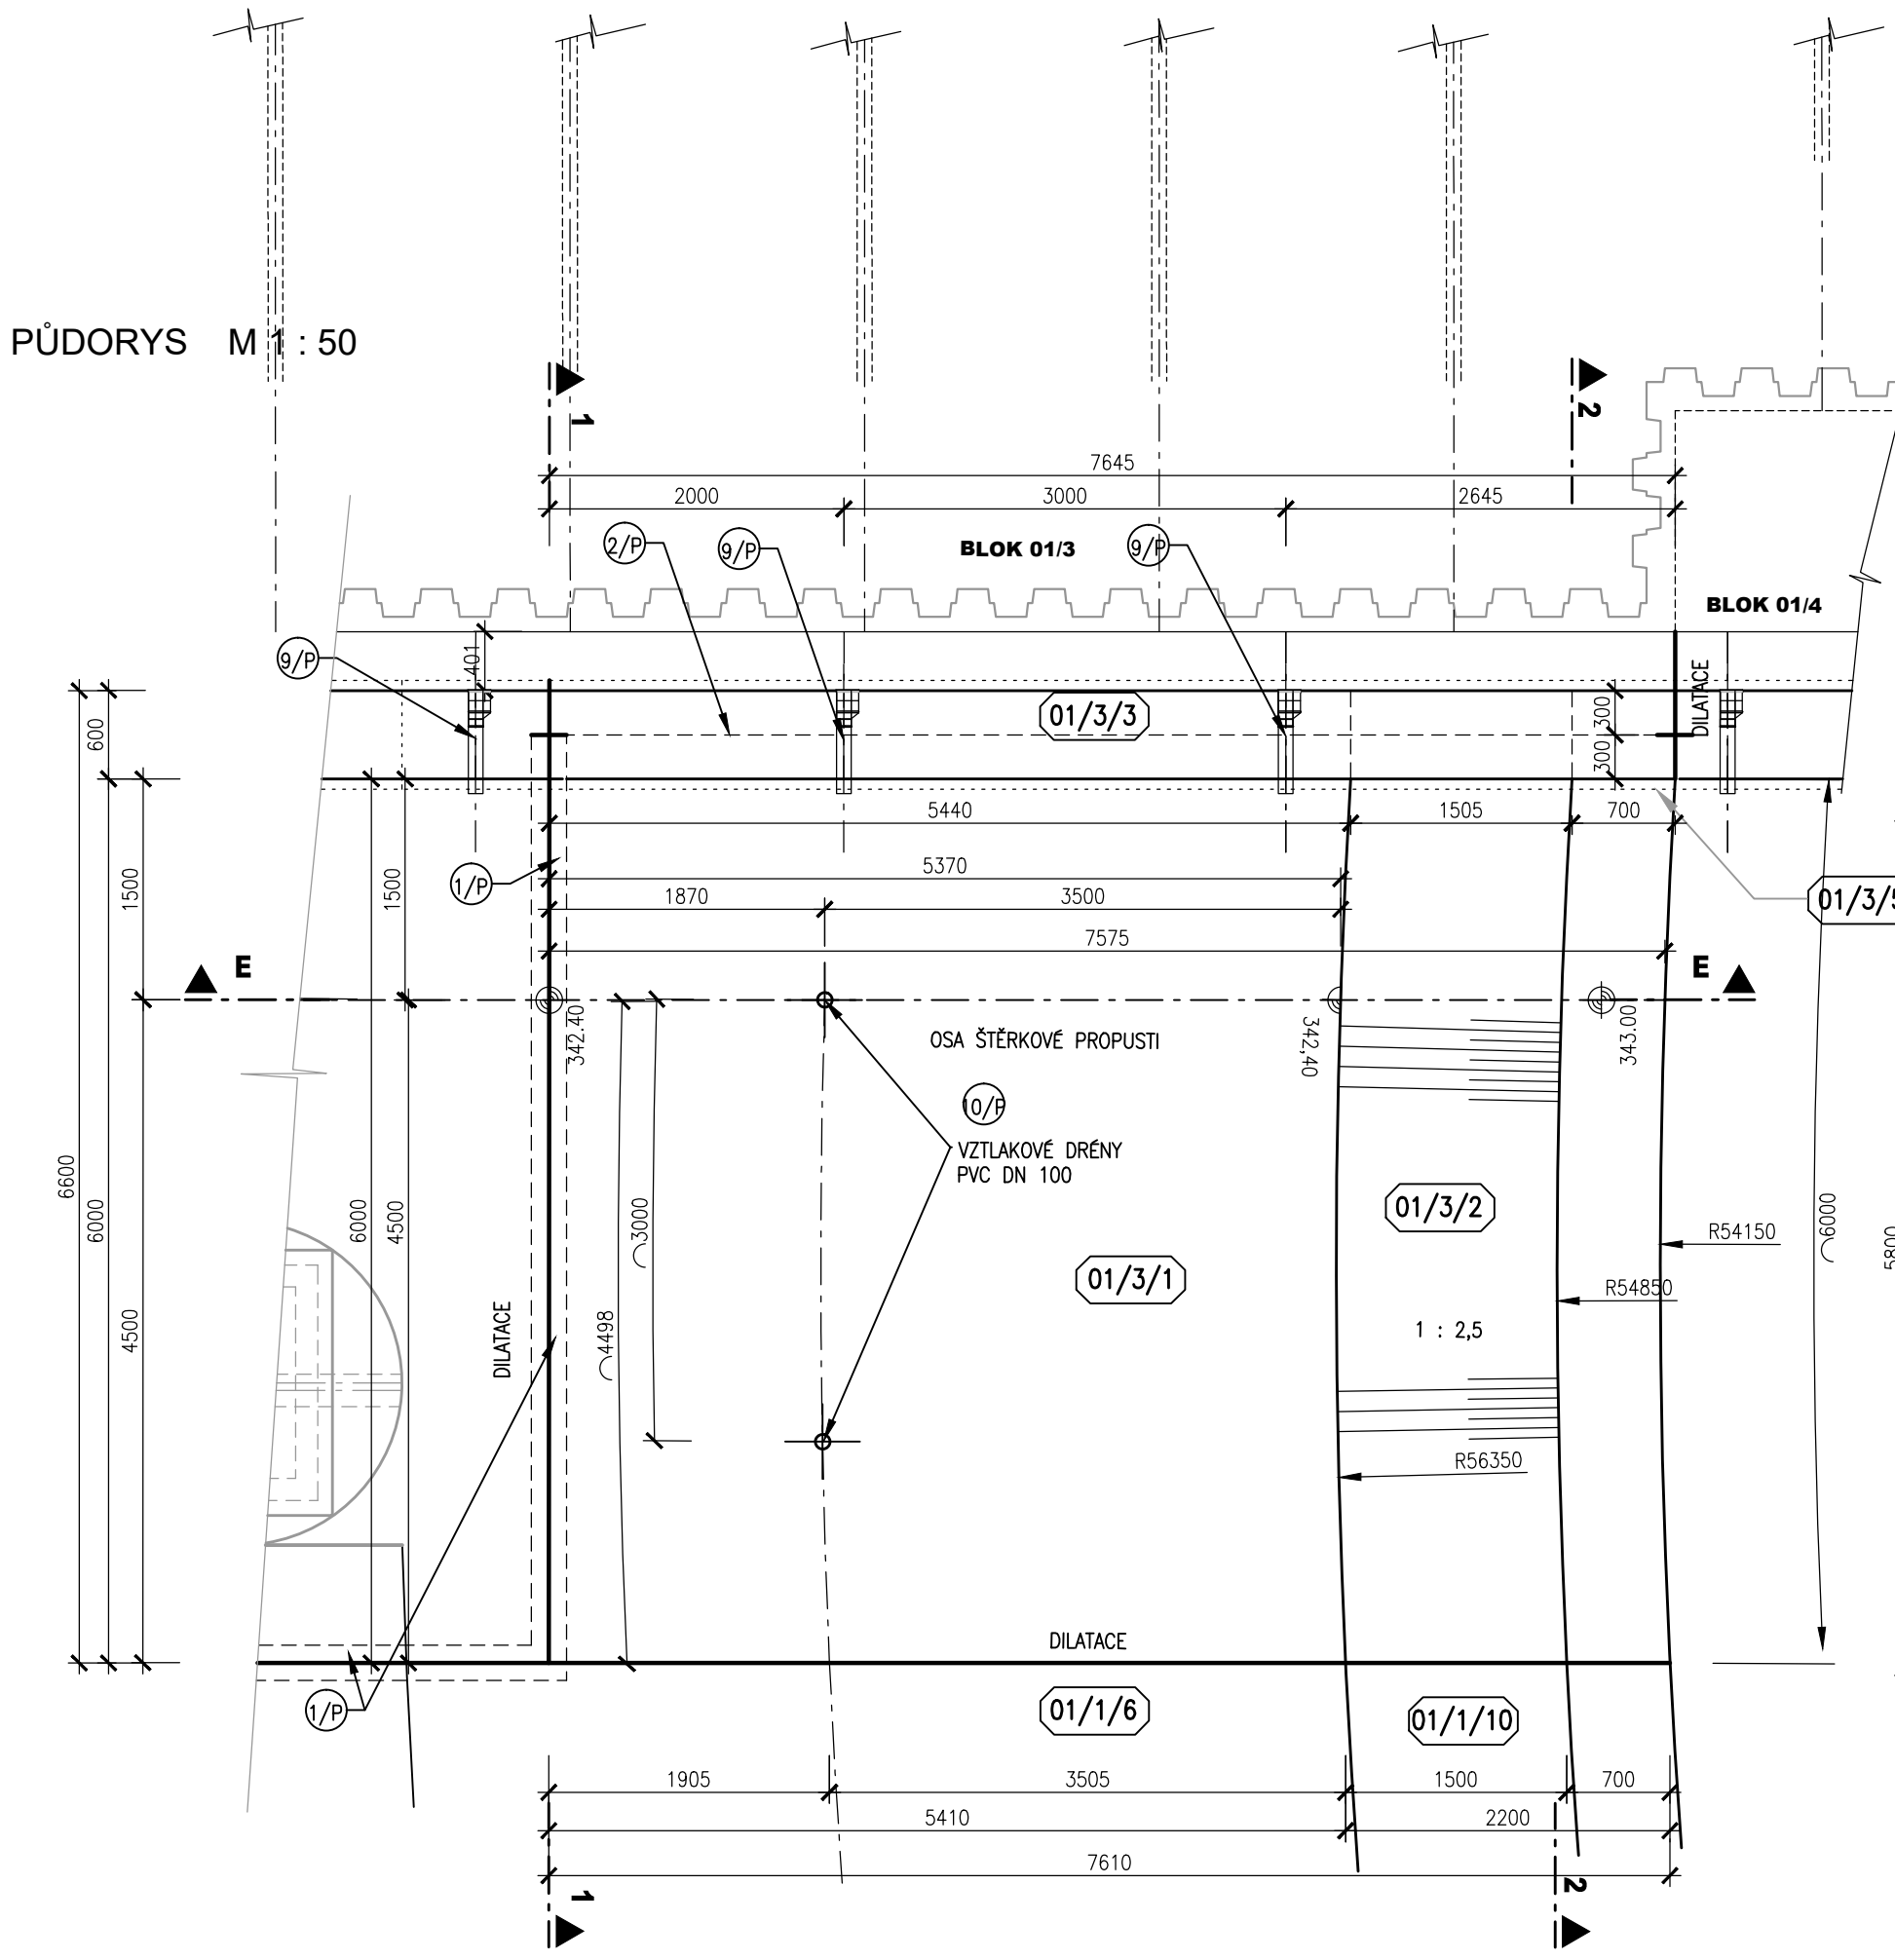


PODÉLNÝ ŘEZ ŠTĚRKOVOU PROPUSTÍ ŘEZ E-E
M 1:50

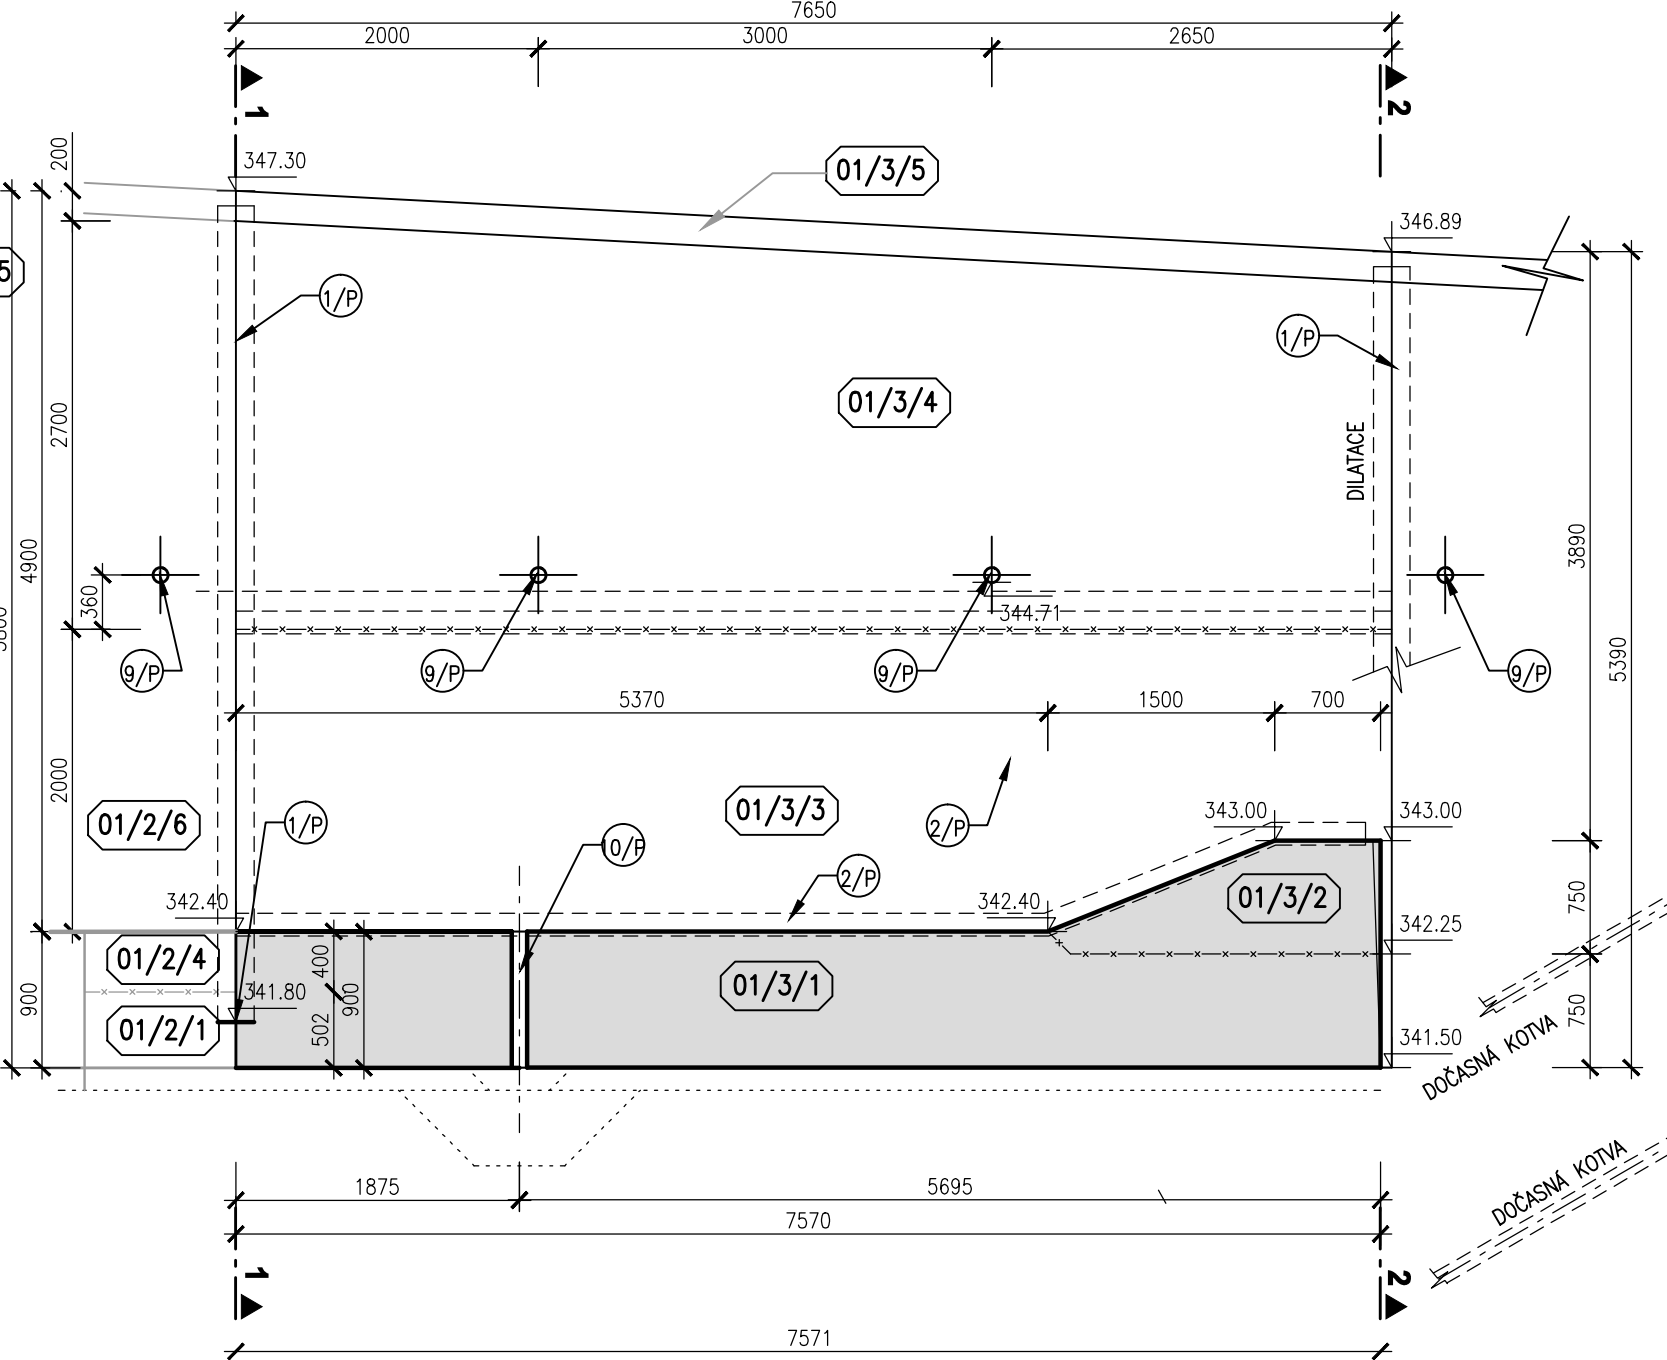

ŘEZ 1-1 M : 50

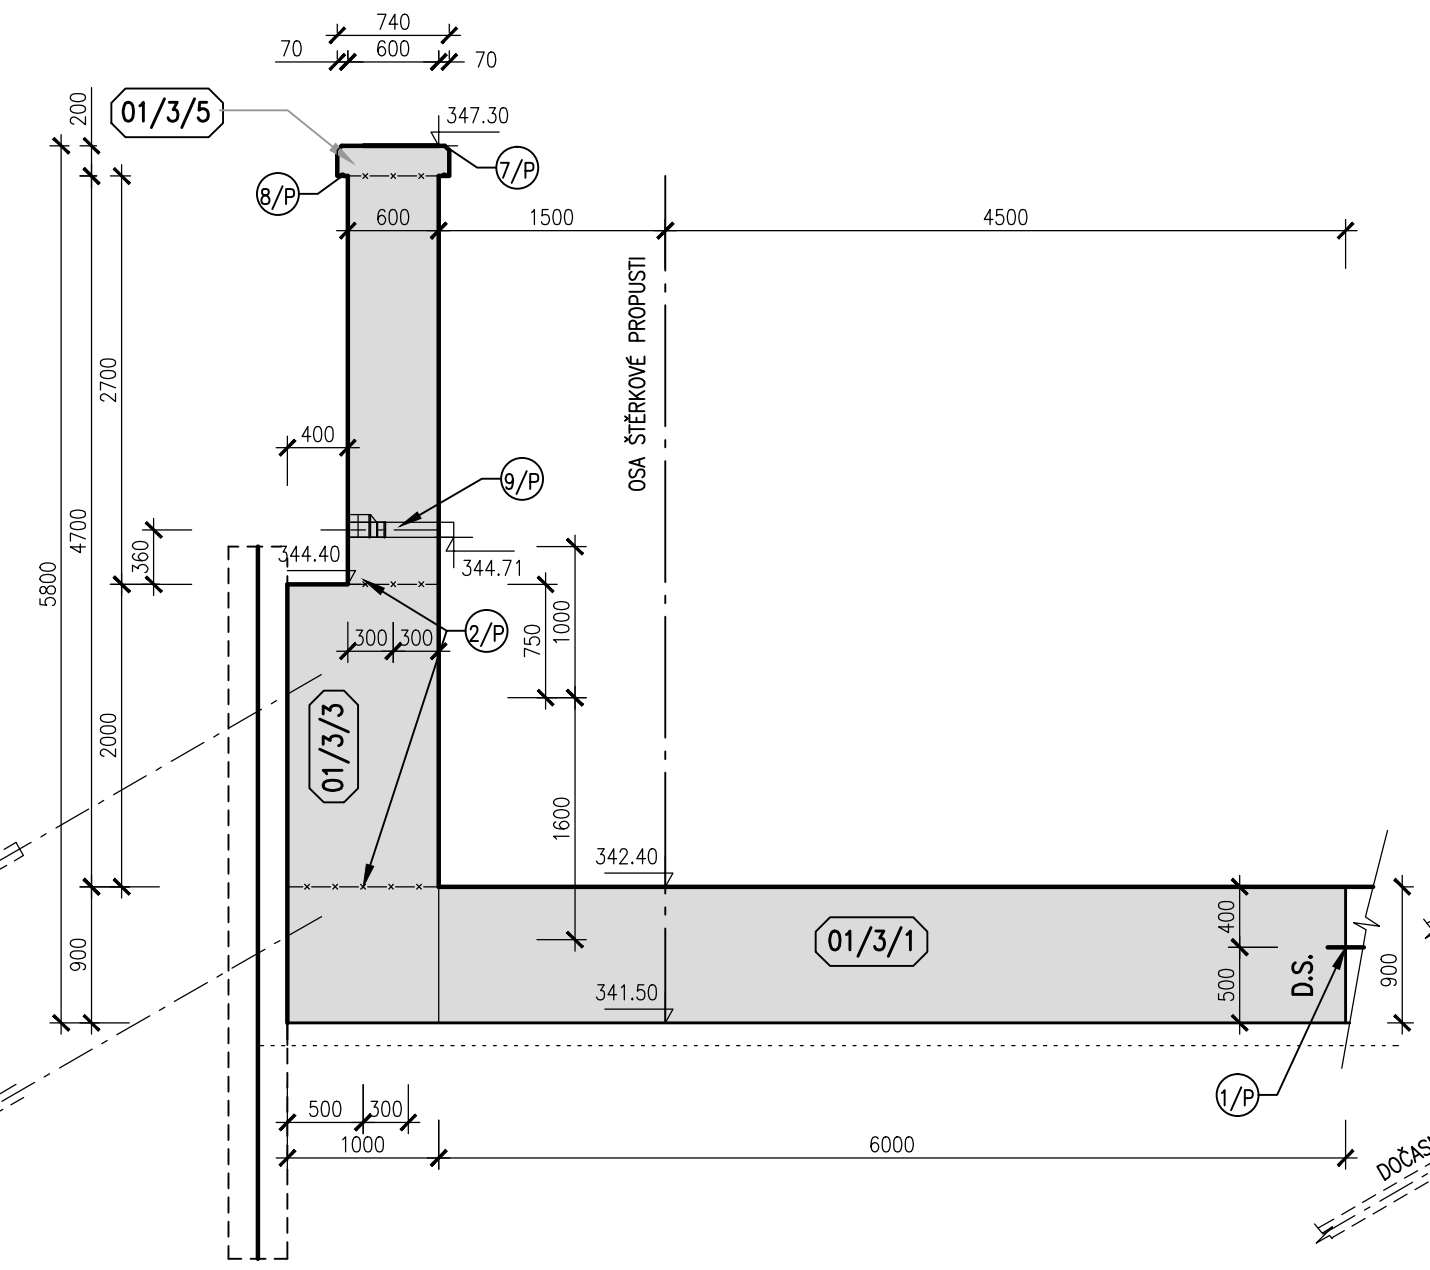

ŘEZ 2-2 M 1 : 50

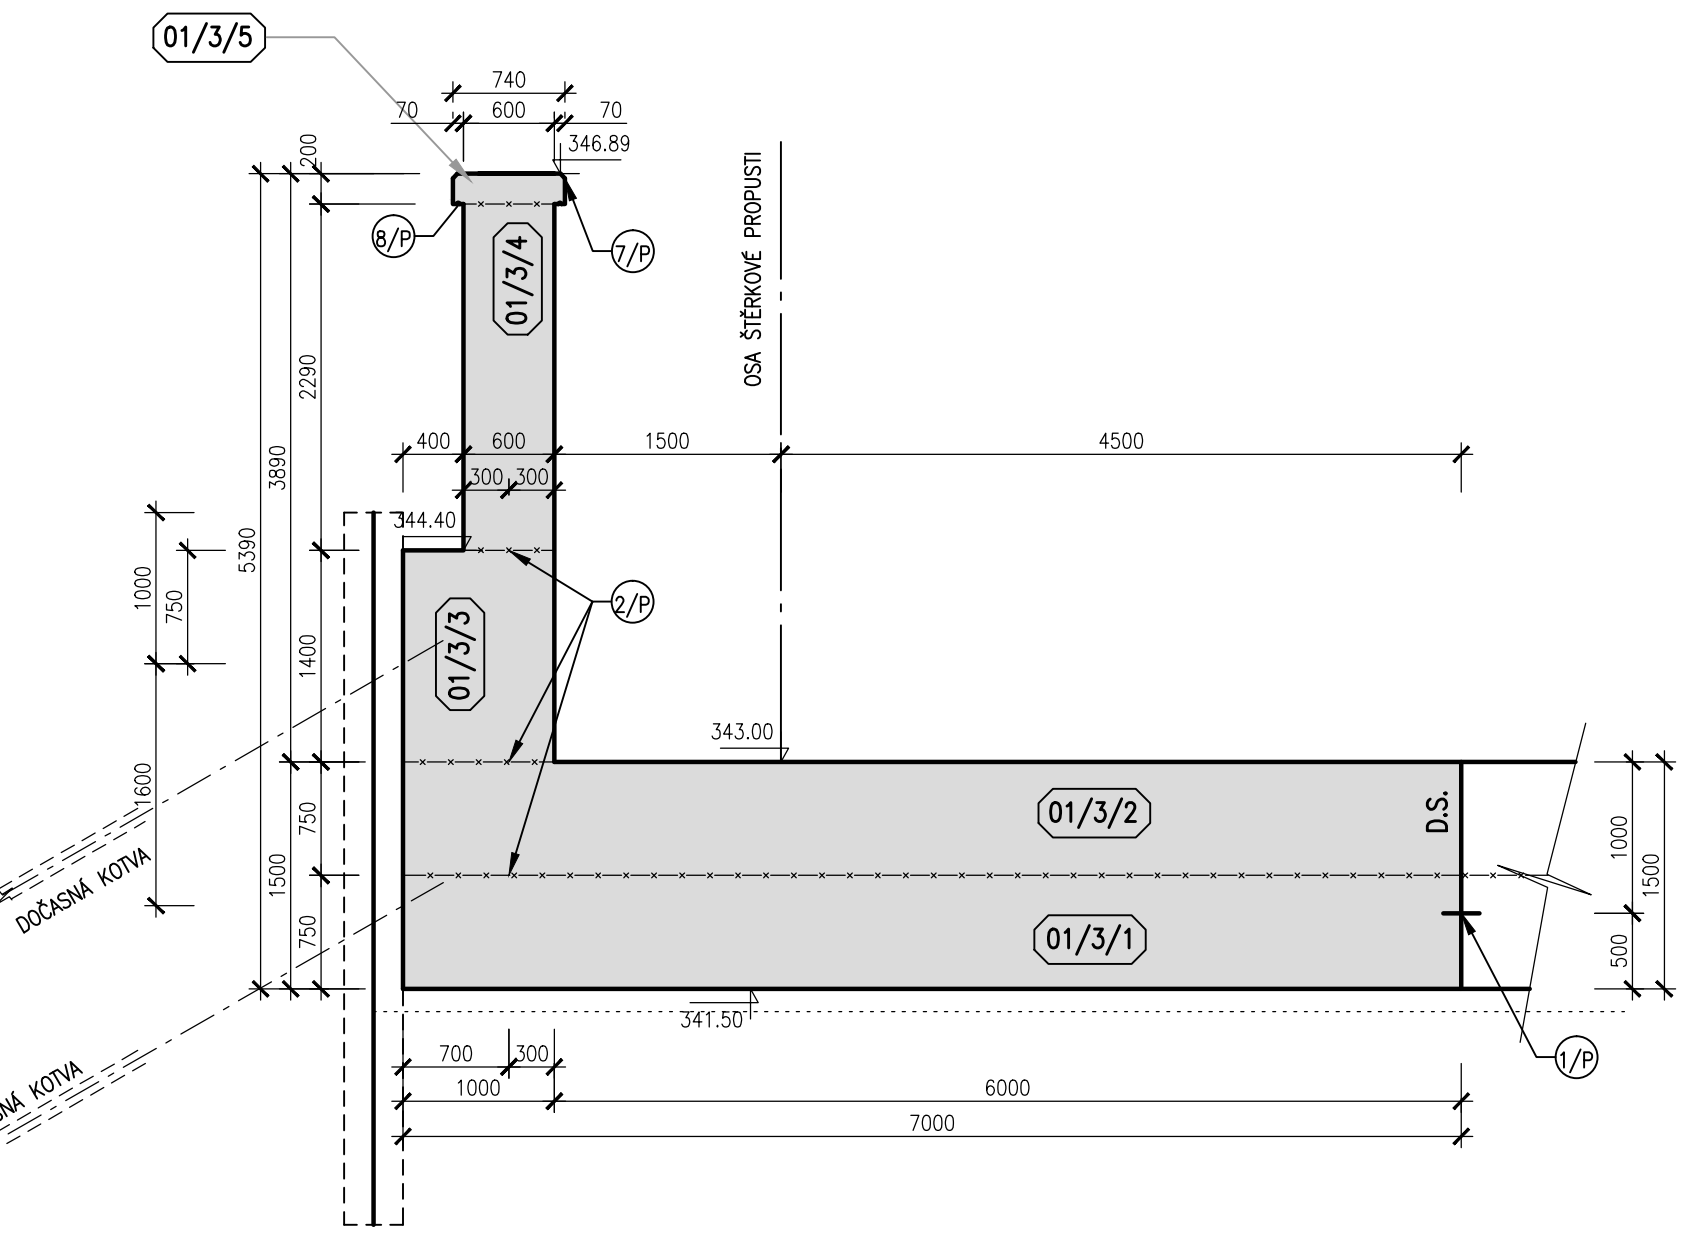

POZNÁMKA:

- 1) DETAIL A (MONOLITICKÁ ŘÍMSA) VIZ PŘÍLOHA 01_3.5.6
- 2) VYTÝČENÍ VIZ PŘÍLOHA 01_3.2.2 VYTÝČOVACÍ VÝKRES

BETON C30/37 XC4 XF3 XA1
KRYTÍ VÝZTUŽE 50 mm

AQUATIS a.s. Botanická 834/56, 602 00 Brno		Tel: +420 541 554 111 Fax: +420 541 211 205		E-mail: info@aquatis.cz http://www.aquatis.cz	
Zadavatel: projektant ING. DANIEL BRÁZDA		Hlavní inženýr projektu ING. DANIEL BRÁZDA		Vedoucí stavebníka ING. JIRÍ ŠVANEČKA	
Výpracoval: ING. JANA HERTLOVÁ		Kontroloval: ING. TOMÁŠ OHERA		Zakázkové číslo 121095A	
Datum ČERVEN 2022		Stupeň dokumentace DPS		Název souboru 01_43_BLOK_3.dwg	
Akce 02.060-OPATŘENÍ V ÚSEKU BRANTICE, OHO, DÍLČÍ STAVBA 02.061 JEZ BRANTICE, STAVBA Č. 5882 SO 01 VAKOVÝ JEZ					
Příloha VÝKRES TVARU - BLOK 01/3					
Měřítko 1 : 50		Číslo přílohy 01_4.3			
Objednatel POVODÍ ODRY, státní podnik					

02.060-OPATŘENÍ V ÚSEKU BRANTICE, OHO,
DÍLČÍ STAVBA 02.061
JEZ BRANTICE, STAVBA Č. 5882
SO 01 VAKOVÝ JEZ