



PŮDORYS


▲_1_(05/11)

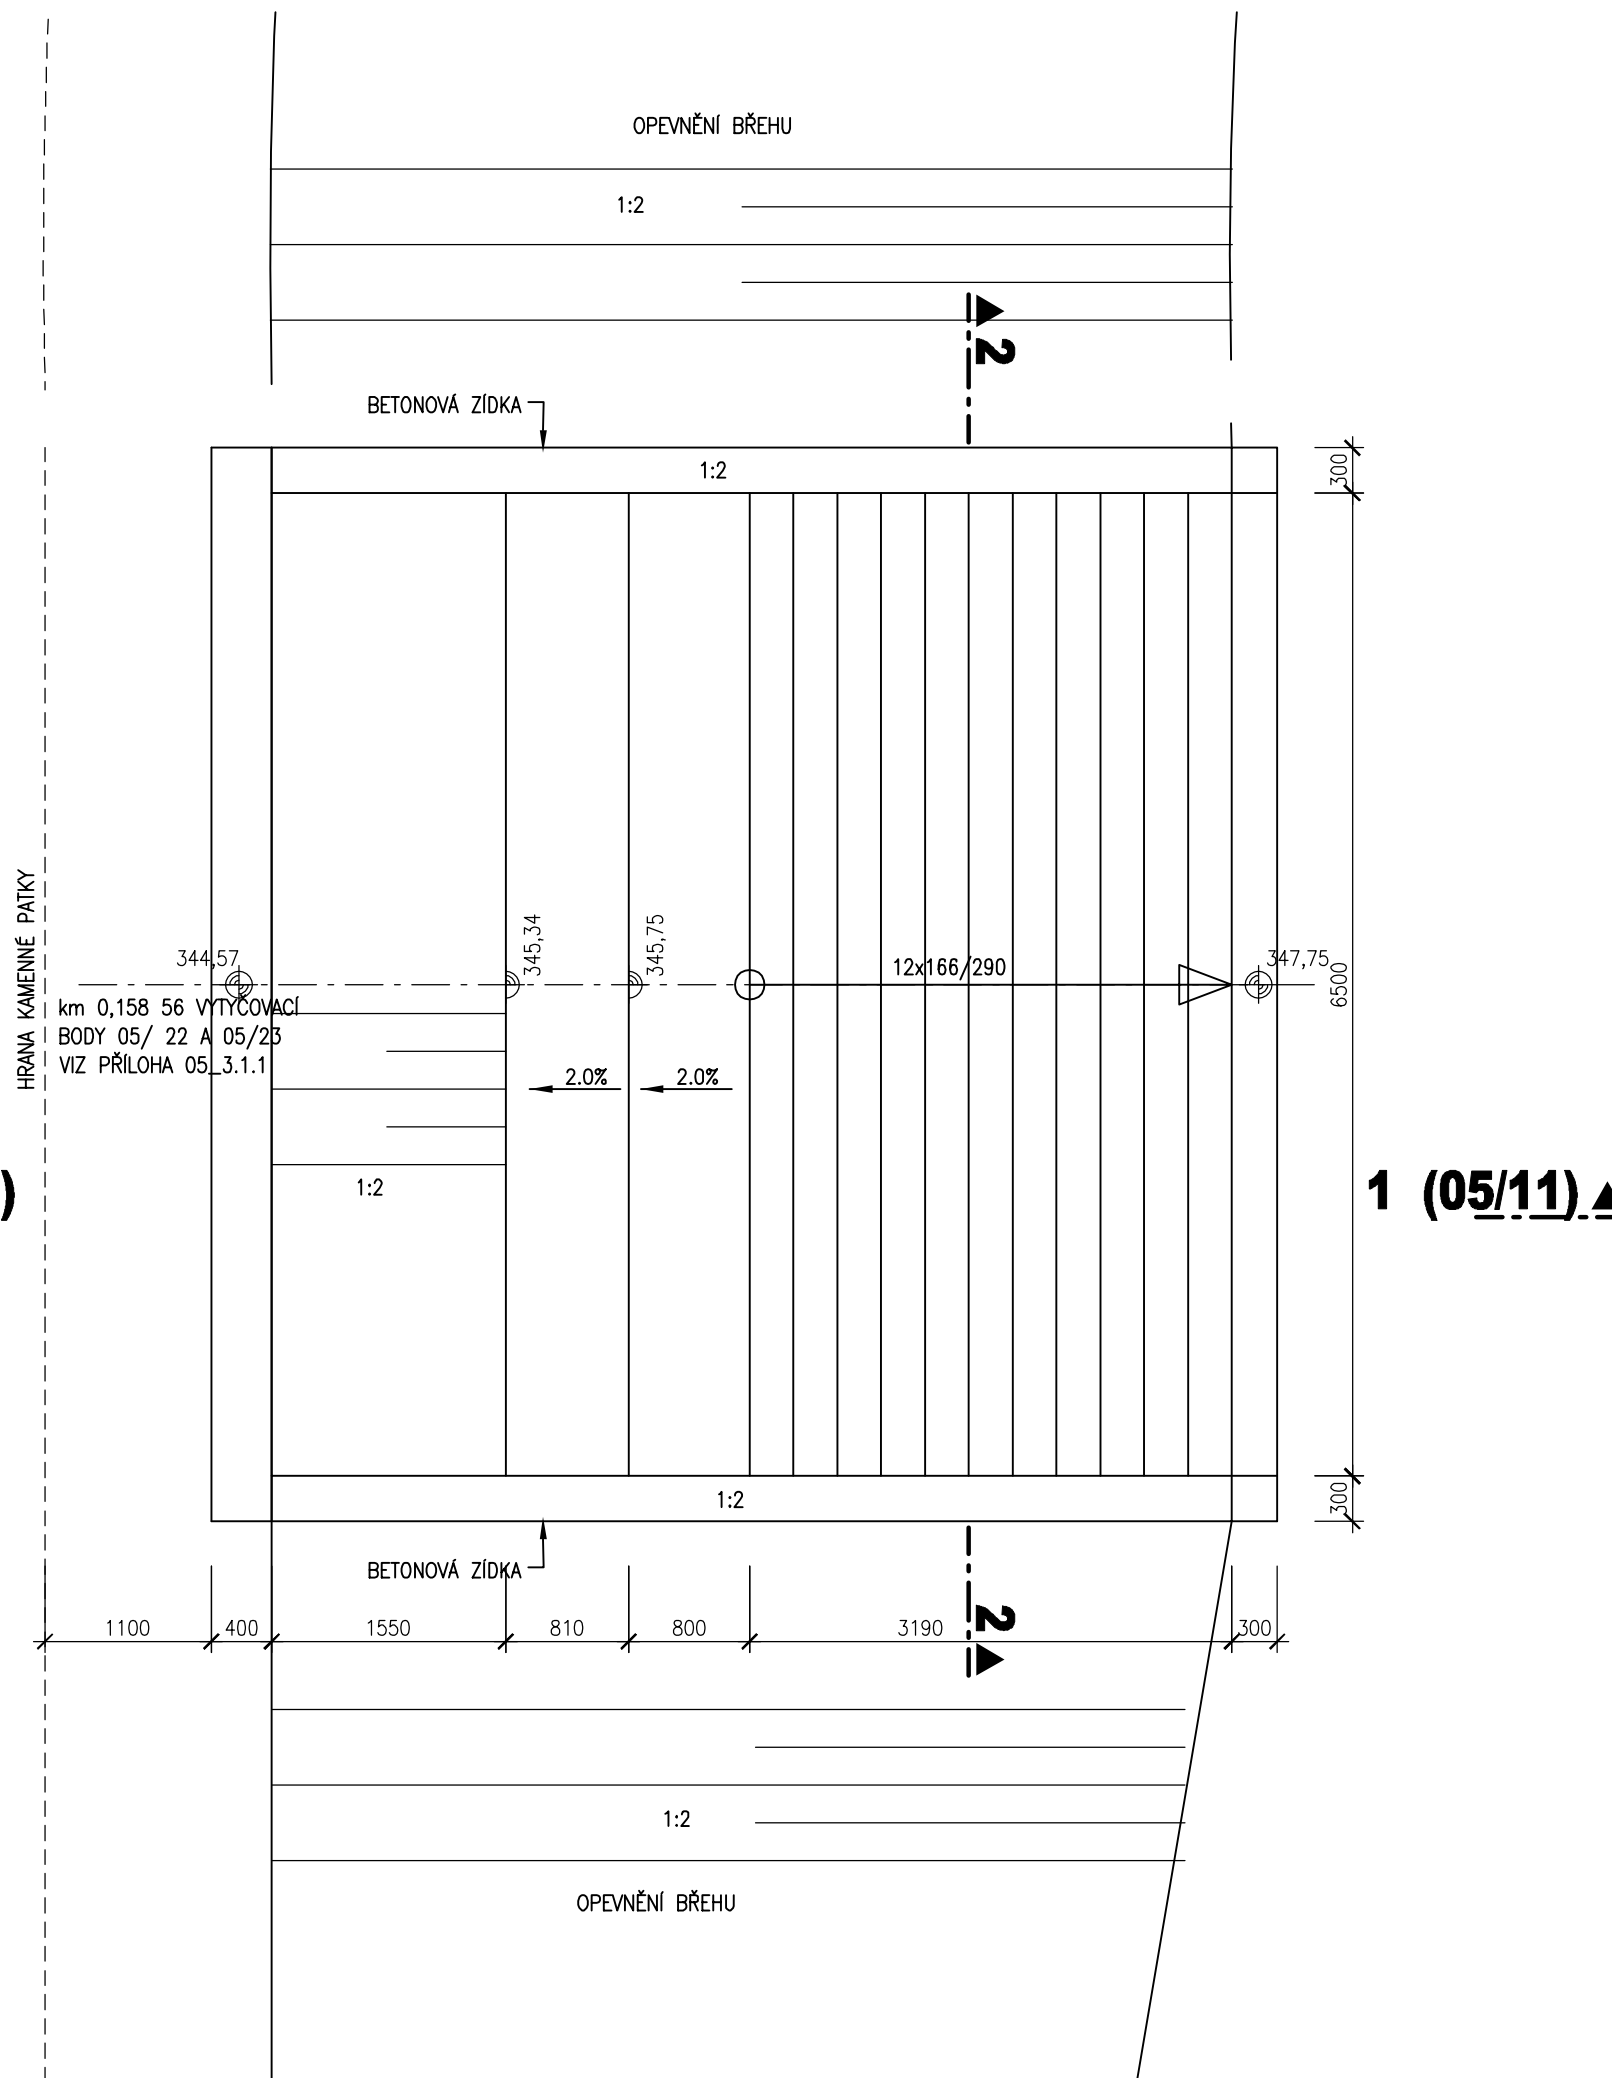

PŘÍČNÝ ŘEZ 1-1 (ŘEZ 05/11)

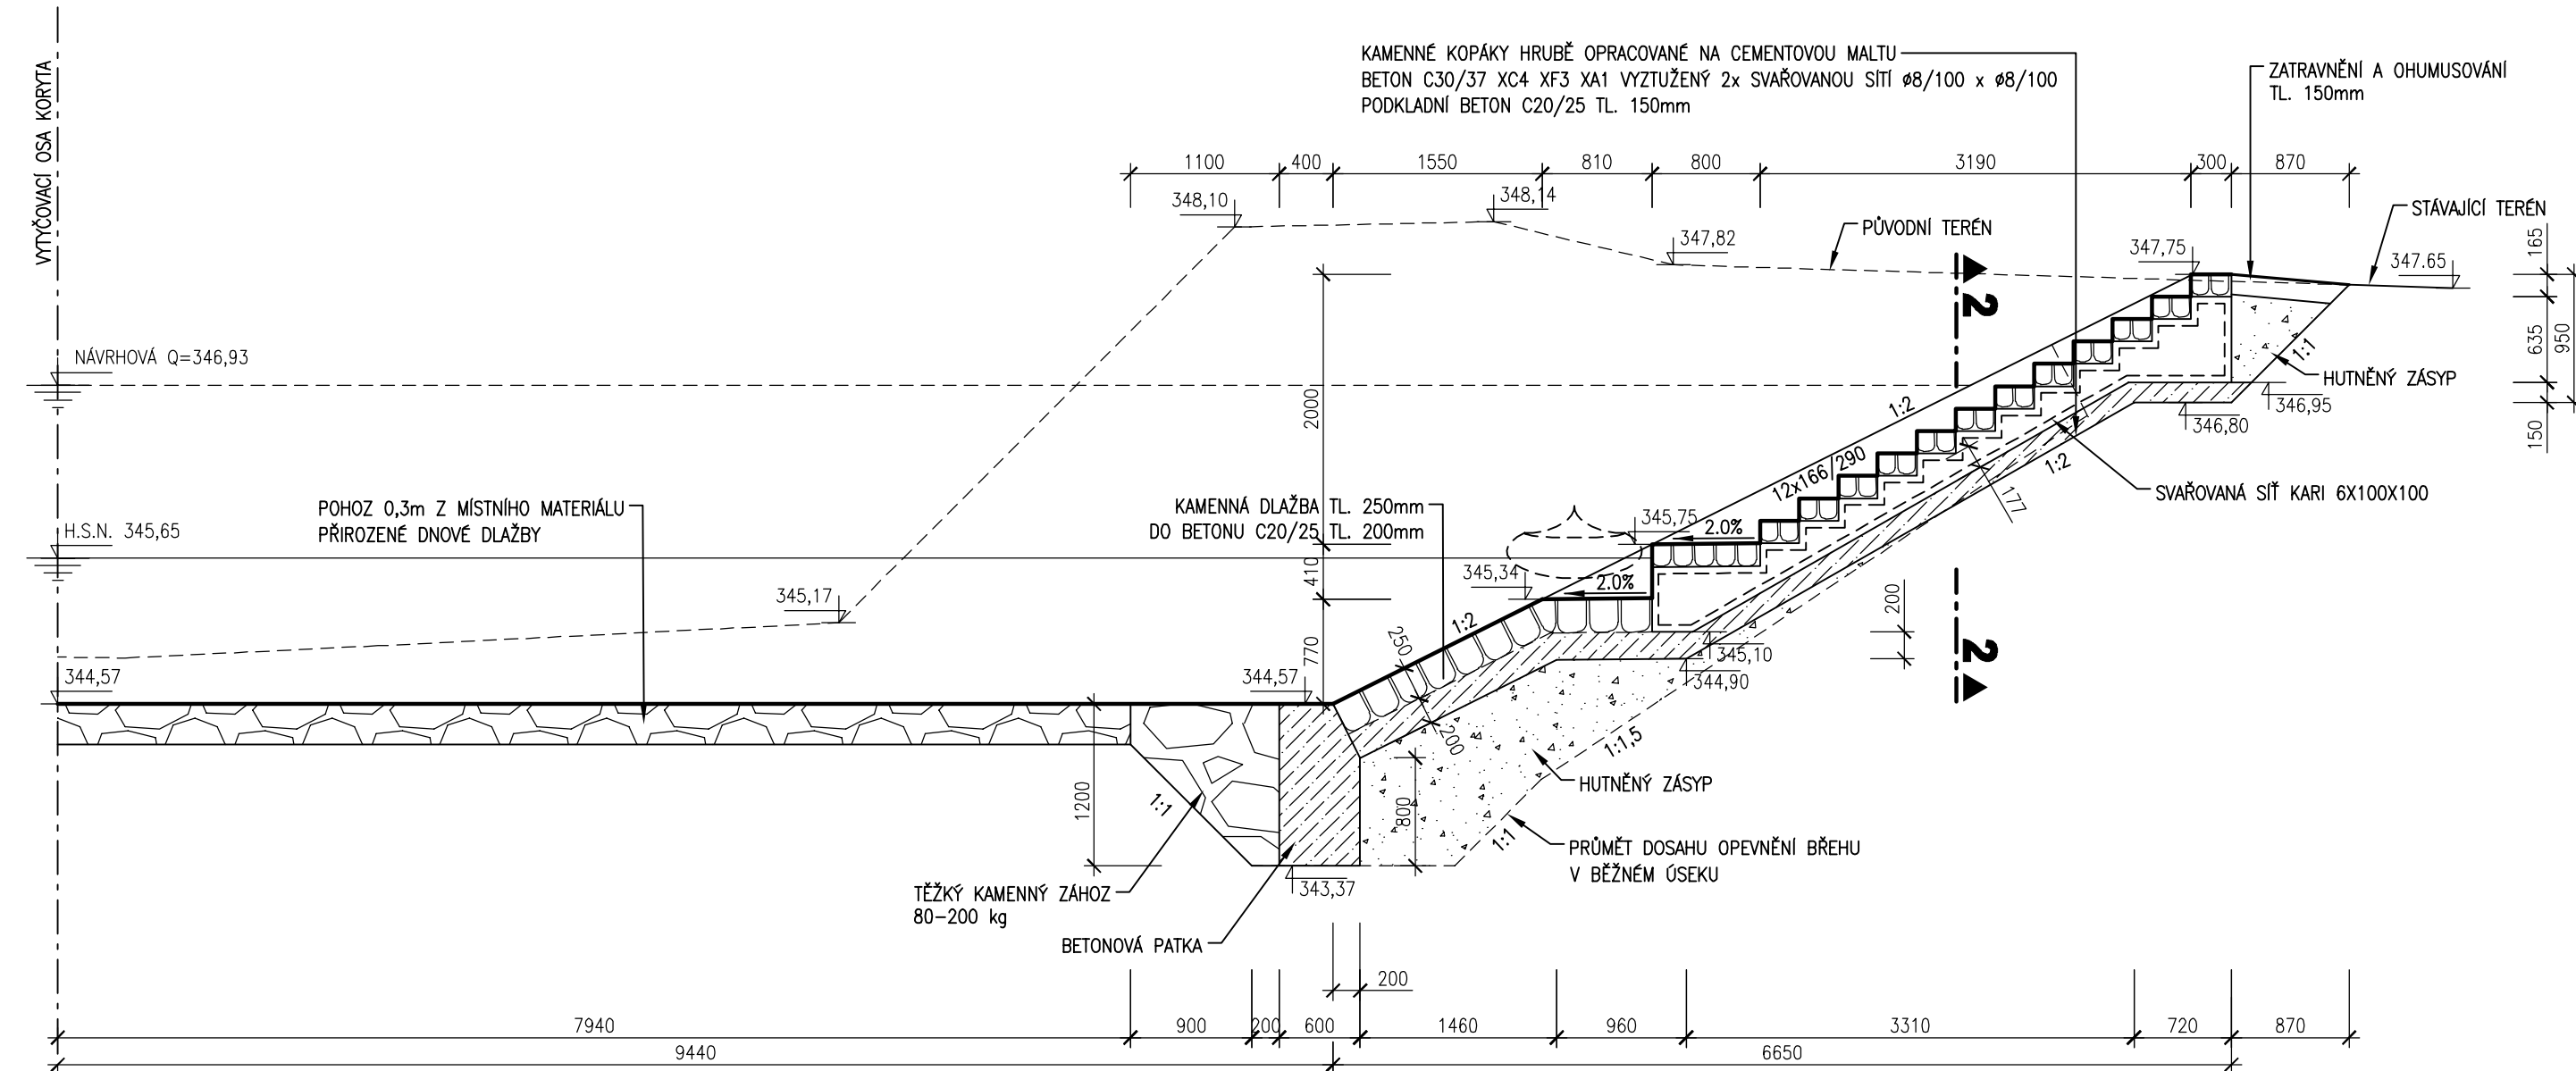

PODÉLNÝ ŘEZ 2 - 2

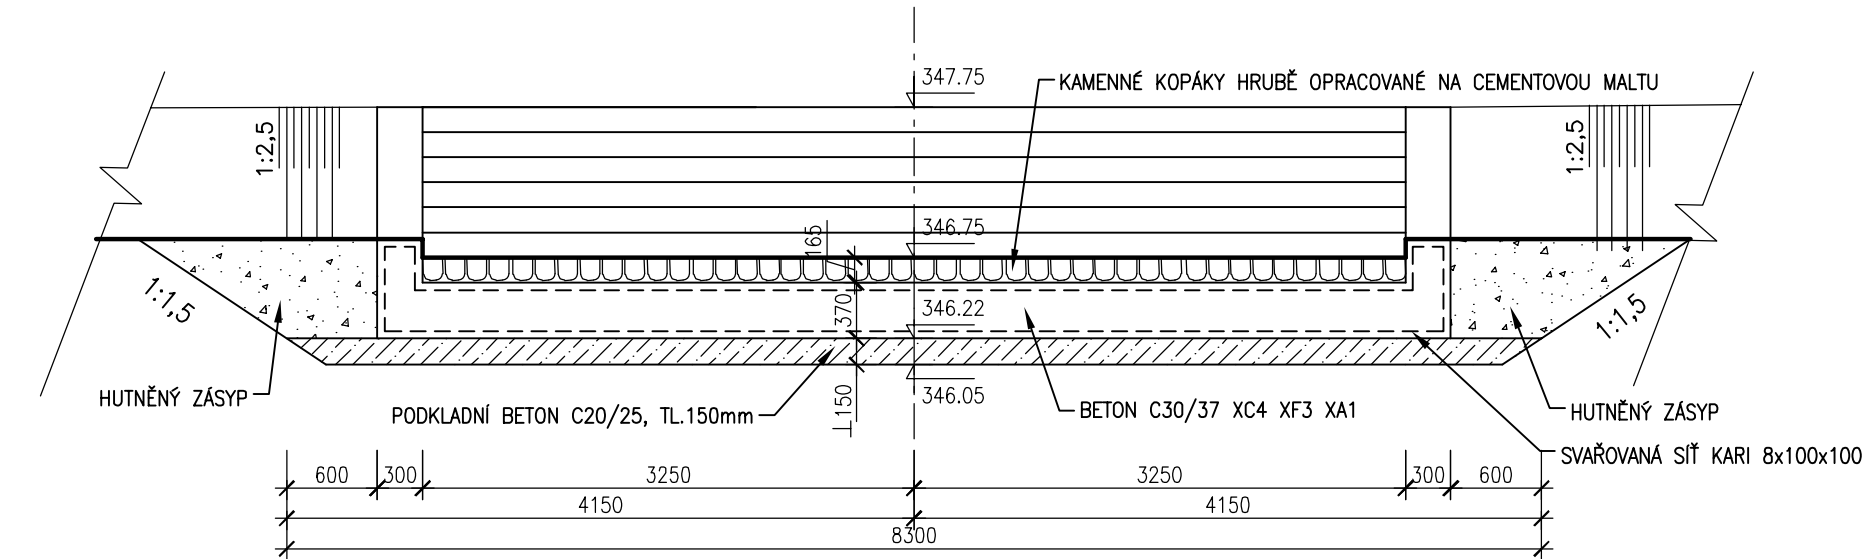

		AQUATIS a.s. Botanická 834/56, 602 00 Brno		Tel: +420 541 554 111 Fax: +420 541 211 205	E-mail: info@aquatis.cz http://www.aquatis.cz
Zodpovědný projektant ING. DANIEL BRÁZDA		Hlavní inženýr projektu ING. DANIEL BRÁZDA		Vedoucí střediska ING. JIRÍ ŠVANCARA	
Vypracoval ING. PAVEL BÁRTA		Kontroloval ING. TOMÁŠ OHERA		Zakázkové číslo 121095A	
Datum ČERVEN, 2022		Stupeň dokumentace DPS		Název souboru 05_3_4_6 SCHODY VODÁČÍ.dwg	
Akce <div style="text-align: center;"> 02.060-OPATŘENÍ V ÚSEKU BRANTICE, OHO, DÍLČÍ STAVBA 02.061 JEZ BRANTICE, STAVBA Č. 5882 SO 05 ÚPRAVA KORYTA </div>					
Příloha <div style="text-align: center;"> PŘÍSTUPOVÉ SCHODIŠTĚ PRO VODÁČKY </div>					
Měřítko 1:50		Číslo přílohy <div style="text-align: right;"> 05_3_4_6 </div>			
Objeďnatel POVOŘÍ ODŘY, státní podnik					