



naše značka
5002761253
vyřizuje
Ing. Petra Vítková
datum
01.02.2023

Ing. Vít Pučálek
Trpín č.p. 151
56974 Trpín

Věc:

Vsetínská Bečva - Pržno - Vsetín - Huslenky - oprava

K.ú. - p.č.: Vsetín

Stavebník: Povodí Moravy, s.p., Dřevařská 932/11, 60200 Brno

Účel stanoviska: Povolení stavby - stavební režim (ÚR+SP)

GasNet, s.r.o., jako provozovatel distribuční soustavy (PDS) a technické infrastruktury, zastoupený GasNet Služby, s.r.o., vydává toto stanovisko:

V zájmové lokalitě se nachází stávající STL plynovodní vedení, které nebude dle předložené situace výše uvedenou stavbou dotčeno - se stavbou souhlasíme bez připomínek.

V rozsahu této stavby souhlasíme s povolením stavby dle zákona 183/2006 Sb. ve znění pozdějších předpisů. Tento souhlas platí pro územní řízení, řízení o územním souhlasu, veřejnoprávní smlouvy pro umístění stavby, zjednodušené územní řízení, ohlášení, stavební řízení, společné územní a stavební řízení, vodoprávní řízení, veřejnoprávní smlouvu o provedení stavby nebo oznámení stavebního záměru s certifikátem autorizovaného inspektora.

Pokud se stane stanovisko v době své platnosti součástí rozhodnutí stavebního úřadu (bude citována naše značka stanoviska), prodlužuje se jeho platnost o dobu platnosti rozhodnutí stavebního úřadu.

V zájmovém území se mohou nacházet plynárenská zařízení jiných vlastníků či správců, případně i dlouhodobě nefunkční/neprovozovaná plynárenská zařízení bez dostupných informací o jejich poloze a vlastnictví.

Platí pouze pro území vyznačené v příloze tohoto stanoviska a to 24 měsíců ode dne jeho vydání.

V případě dotčení pozemku v majetku společnosti GasNet, s.r.o. je třeba dále projednat smluvní vztah k tomuto pozemku. Kontakt na projednání naleznete na adrese www.gasnet.cz/cs/kontaktni-system/, činnost "Smluvní vztahy - pozemky a budovy plynárenských zařízení".

GasNet Služby, s.r.o.

Plynárenská 499/1 · Zábřovice · 602 00 Brno · T 555 90 10 10 · www.gasnet.cz

IČ: 27935311 · DIČ: CZ27935311

Zápis do obchodního rejstříku: Krajský soud v Brně, sp. zn. C 57165, dne 26. 7. 2007

Certificate of incorporation: Regional Court in Brno, ref. number C 57165, on 26th July 2007

Zákaznická linka GasNet 555 90 10 10, info@gasnet.cz, www.gasnet.cz




Za správnost a úplnost dokumentace předložené s žádostí včetně jejího souladu s platnými předpisy plně zodpovídá její zpracovatel. Stanovisko nenahrazuje případná další stanoviska k jiným částem stavby.









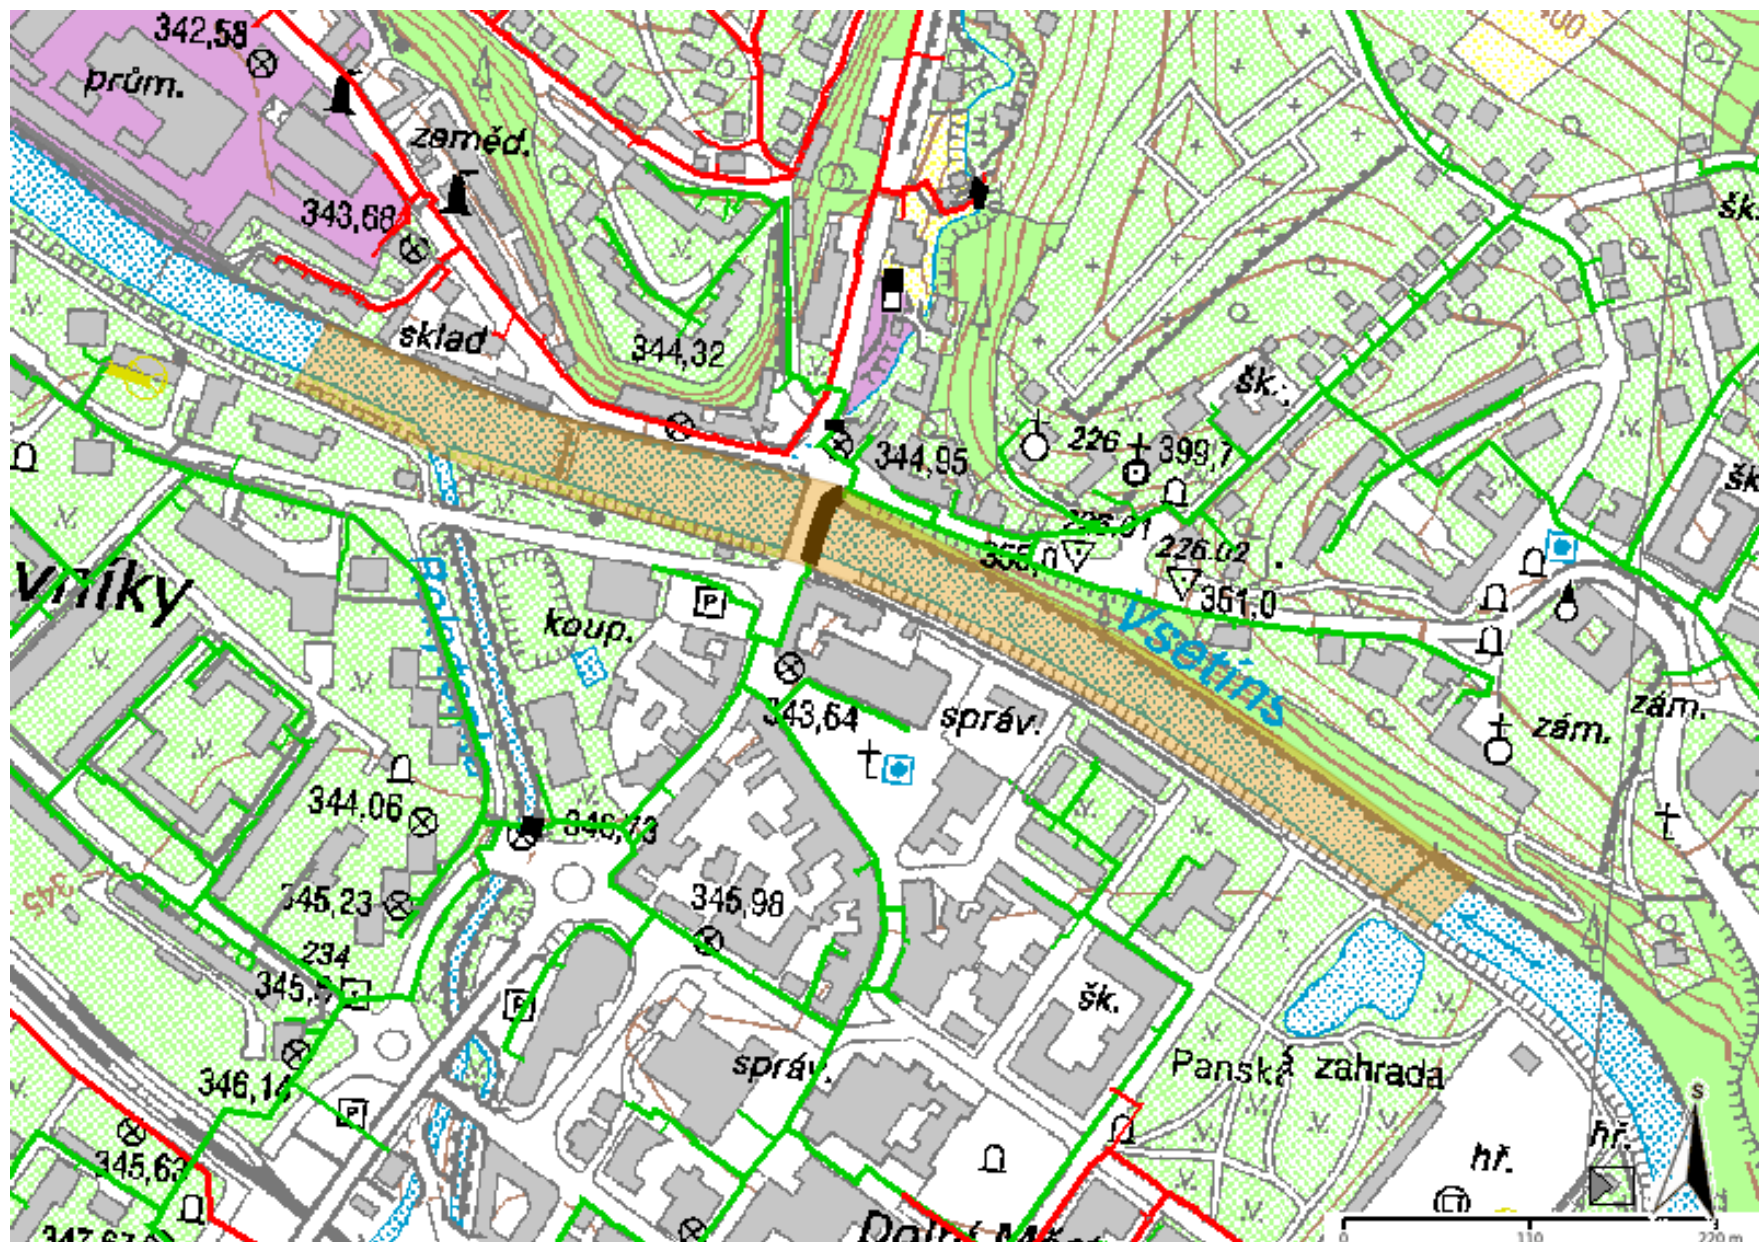








V případě další korespondence nebo jednání (např. změna stavby) uvádějte naši značku - 5002761253 a datum tohoto stanoviska. Kontakty jsou k dispozici na <https://www.gasnet.cz/cs/kontaktni-system/>.

GasNet, s.r.o.
zastoupená společností GasNet Služby, s.r.o., IČ 27935311
Ing. Petra Vítková
Technik externích požadavků-Morava
Oddělení zpracování ext.požadavků-Morava
PETRA.VITKOVA@GASNET.CZ

Přílohy: Orientační zakres plynárenského zařízení, Detailní zakres plynárenského zařízení, Ověřená příloha žadatele, Ověřená příloha žadatele


Provozovatel DS: GasNet, s.r.o.; Stavebník: Povodí Moravy, s.p., Dřevařská 932/11, 60200 Brno. K.ú.: Vsetín.




	linie plynovodu
	NTL
	STL
	VTL
	WVTL
	nefunkční
	plánovaná stavba před realizací
	ve výstavbě, neuveďeno do provozu
	regulační stanice
	ochranné zařízení
	kabel
	elektropřipojka
	kabel protikorozi ochrany
	anodové uzemnění
	stanice katodové ochrany
	pásmo vlivu anodového uzemnění SKAO
	neplynovodní zařízení/
	technologie (linie/ bod/plocha)

Příloha: Detailní zákres plynárenského zařízení. Tato příloha je nedílnou součástí stanoviska č. 5002761253 ze dne 01.02.2023.

Provozovatel DS: GasNet, s.r.o.; Stavebník: Povodí Moravy, s.p., Dřevařská 932/11 , 60200 Brno. K.ú.: Vsetín.

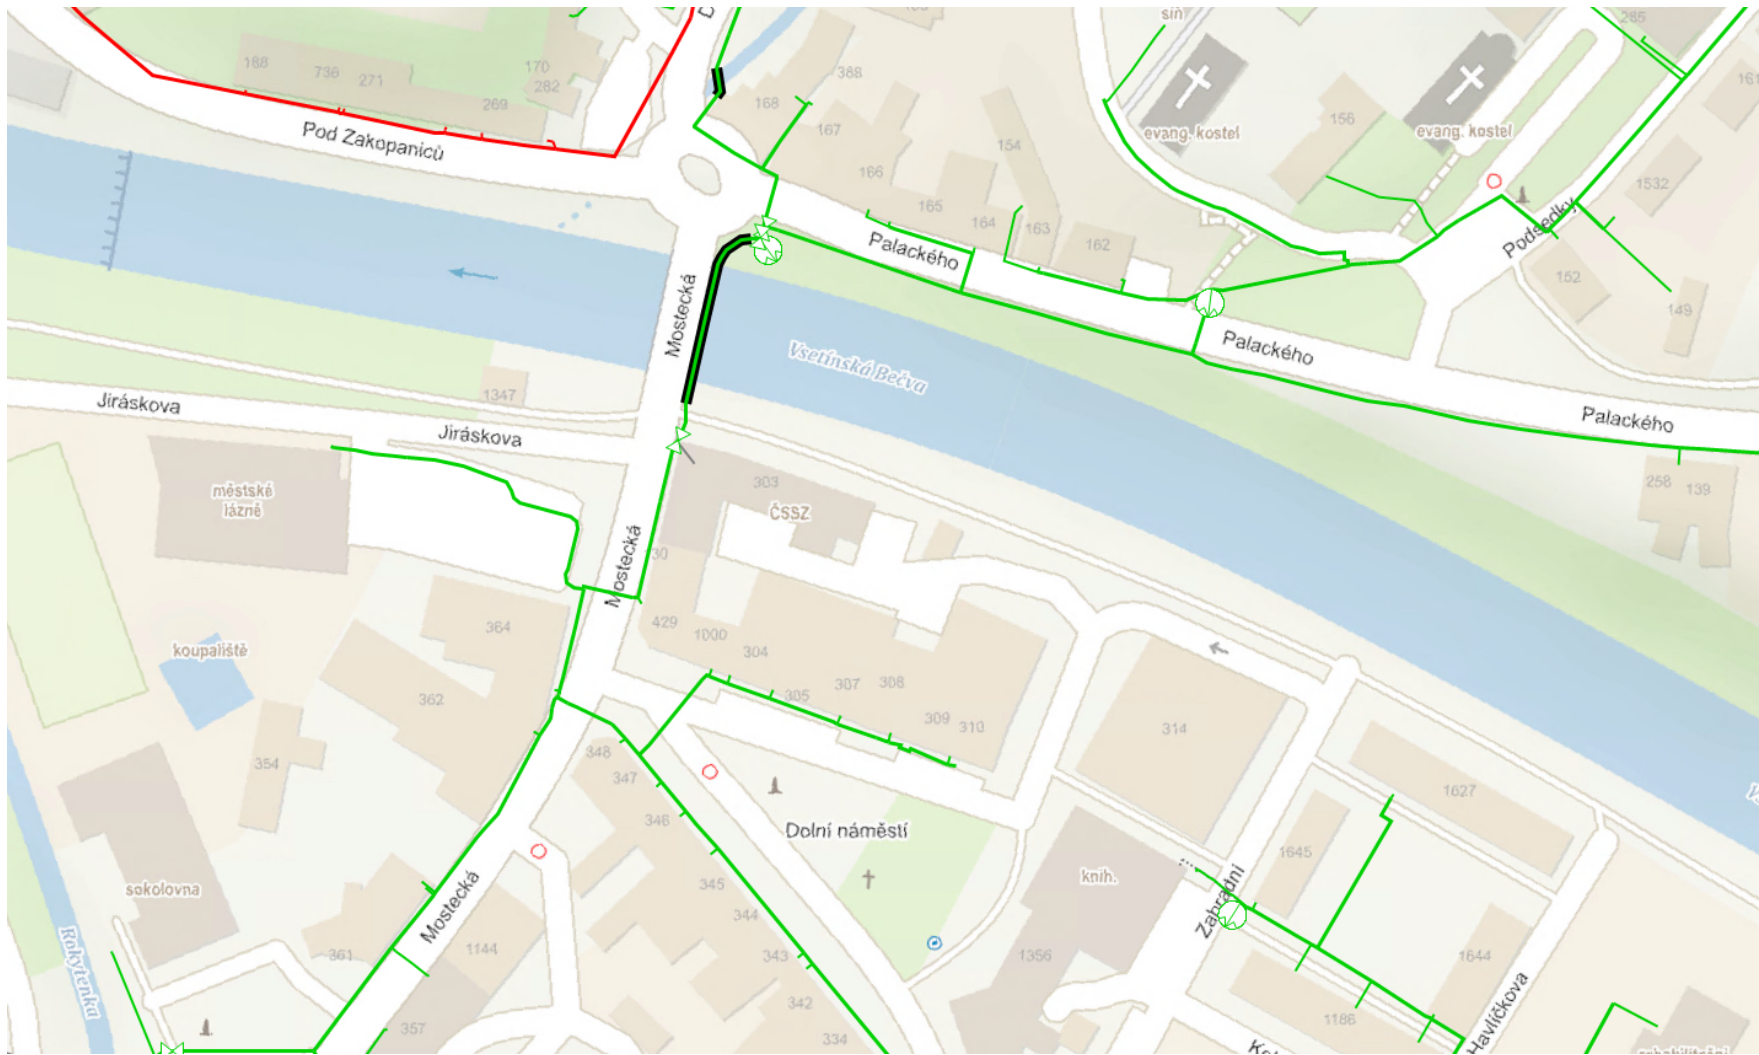

Legenda:	
linie plynovodu	
	NTL
	STL
	VTL
	WTL
	nefunkční
	plánovaná stavba před realizací
	ve výstavbě, neuvedeno do provozu
	regulační stanice
	ochranné zařízení
	kabel
	elektropřípojka
	kabel protikorozní ochrany
	anodové uzemnění
	stanice katodové ochrany
	pásmo vlivu anodového uzemnění SKAO
	neplynovodní zařízení/technologie (linie/bod/plocha)

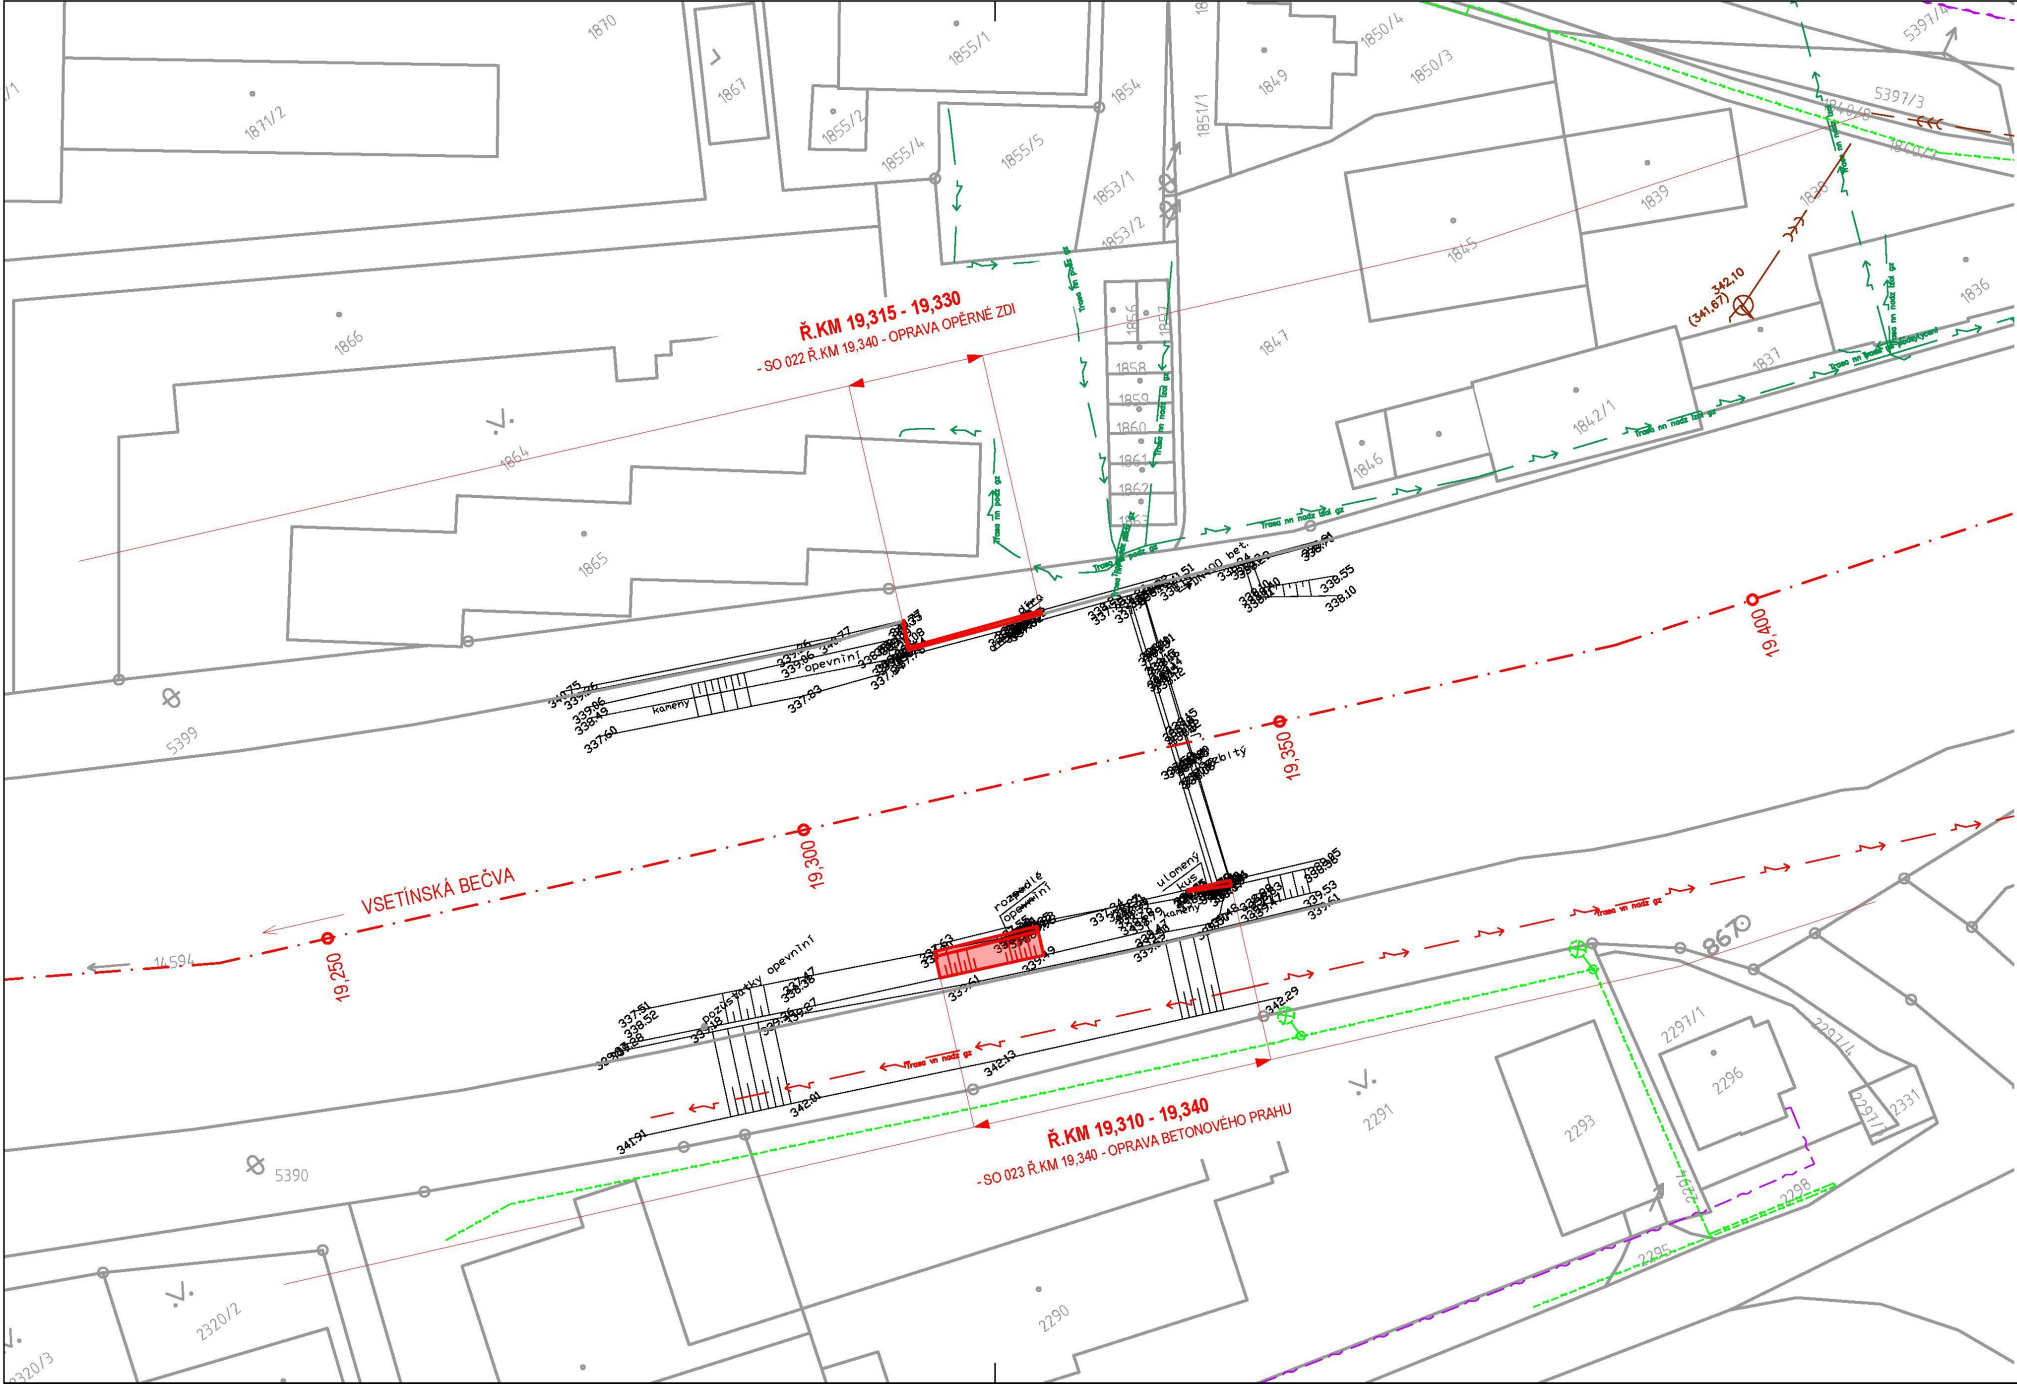
 


- LEGENDA PLOCH:**
- DLAŽBA Z LOMOVÉHO KAMENE
 - LOMOVÝ KÁMEN
- LEGENDA INŽENÝRSKÝCH SÍTÍ:**
- ELEKTRICKÉ VEDENÍ NN - PODZEMNÍ
 - ELEKTRICKÉ VEDENÍ VN - PODZEMNÍ
 - ELEKTRICKÉ VEDENÍ VN - NADZEMNÍ
 - VEDENÍ PLYNU - STL
 - VEDENÍ PLYNU - VTL
 - TELEKOMUNIKACE
 - VODOVOD
 - KANALIZACE
 - OSVĚTLENÍ - ELEKTRICKÉ VEDENÍ NN - PODZEMNÍ

- LEGENDA ČAR A SYMBOLŮ:**
- HRANICE NÁVRHU
 - NÁVRH
 - HRANICE KATASTRU NEMOVITOSTÍ
 - STÁVAJÍCÍ STAV

- 194 64 VÝŠKOVÁ KÓTA
- 505 ČÍSLO PARCELY
- NÁLETOVÉ DŘEVINY KE KÁCENÍ

0 10 20 40 m

	POVODÍ MORAVY, s.p. Dřevařská 11, 602 00 Brno IČ: 70890013, DIČ: CZ70890013 tel.: +420 541 637 111 e-mail: info@pmo.cz	OBJEDNATEL: CLIENT:	AUTORIZACE: AUTHORIZED BY:	
			ČÍSLO PARCE: DOCUMENT SET NUMBER:	
Ing. Vít Pučálek Trpín 151, 569 74 Trpín IČ: 04373863, DIČ: CZ8208233528 tel.: +420 737 367 558 e-mail: v.pucalek@gmail.com	NÁZEV AKCE: TITLE: VSETÍNSKÁ BEČVA PRŽNO - VSETÍN - HUSLENKY - OPRAVA TOKU	GENERÁLNÍ PROJEKTANT: GENERAL DESIGNER: 	HLAVNÍ INŽENÝR PROJEKTU: CHIEF PROJECT MANAGER: Ing. Vít Pučálek	
			PROJEKTANT: DESIGNER: Ing. Vít Pučálek	
STAVEBNÍ OBJEKT: BUILDING PART: SO 022 - Ř.KM 19,340 - OPRAVA OPĚRNÉ ZDI SO 023 - Ř.KM 19,340 - OPRAVA BETONOVÉHO PRAHU	OBSAH: CONTENT: SITUACE STAVBY - VSETÍN 1		ZAKÁZKA Č.: CONTRACT NO.: 22-19	
			DATUM: DATE: 10/2022	
			MĚŘÍTKO: SCALE: 1:500	
			STUPĚŇ PD: PROJECT STATUS: DPS	
			ČÍSLO VÝKRESU: DRAWING NUMBER: C.5.3.	

Provozovatel DS: GasNet, s.r.o.; Stavebník: Povodí Moravy, s.p. , Dřevařská 932/11 , 60200 Brno. K.ú.: Vsetín.

