


Vltava, ř.km 328,673 - měrný profil jez Kimlíček

SITUACE POV 1 : 500

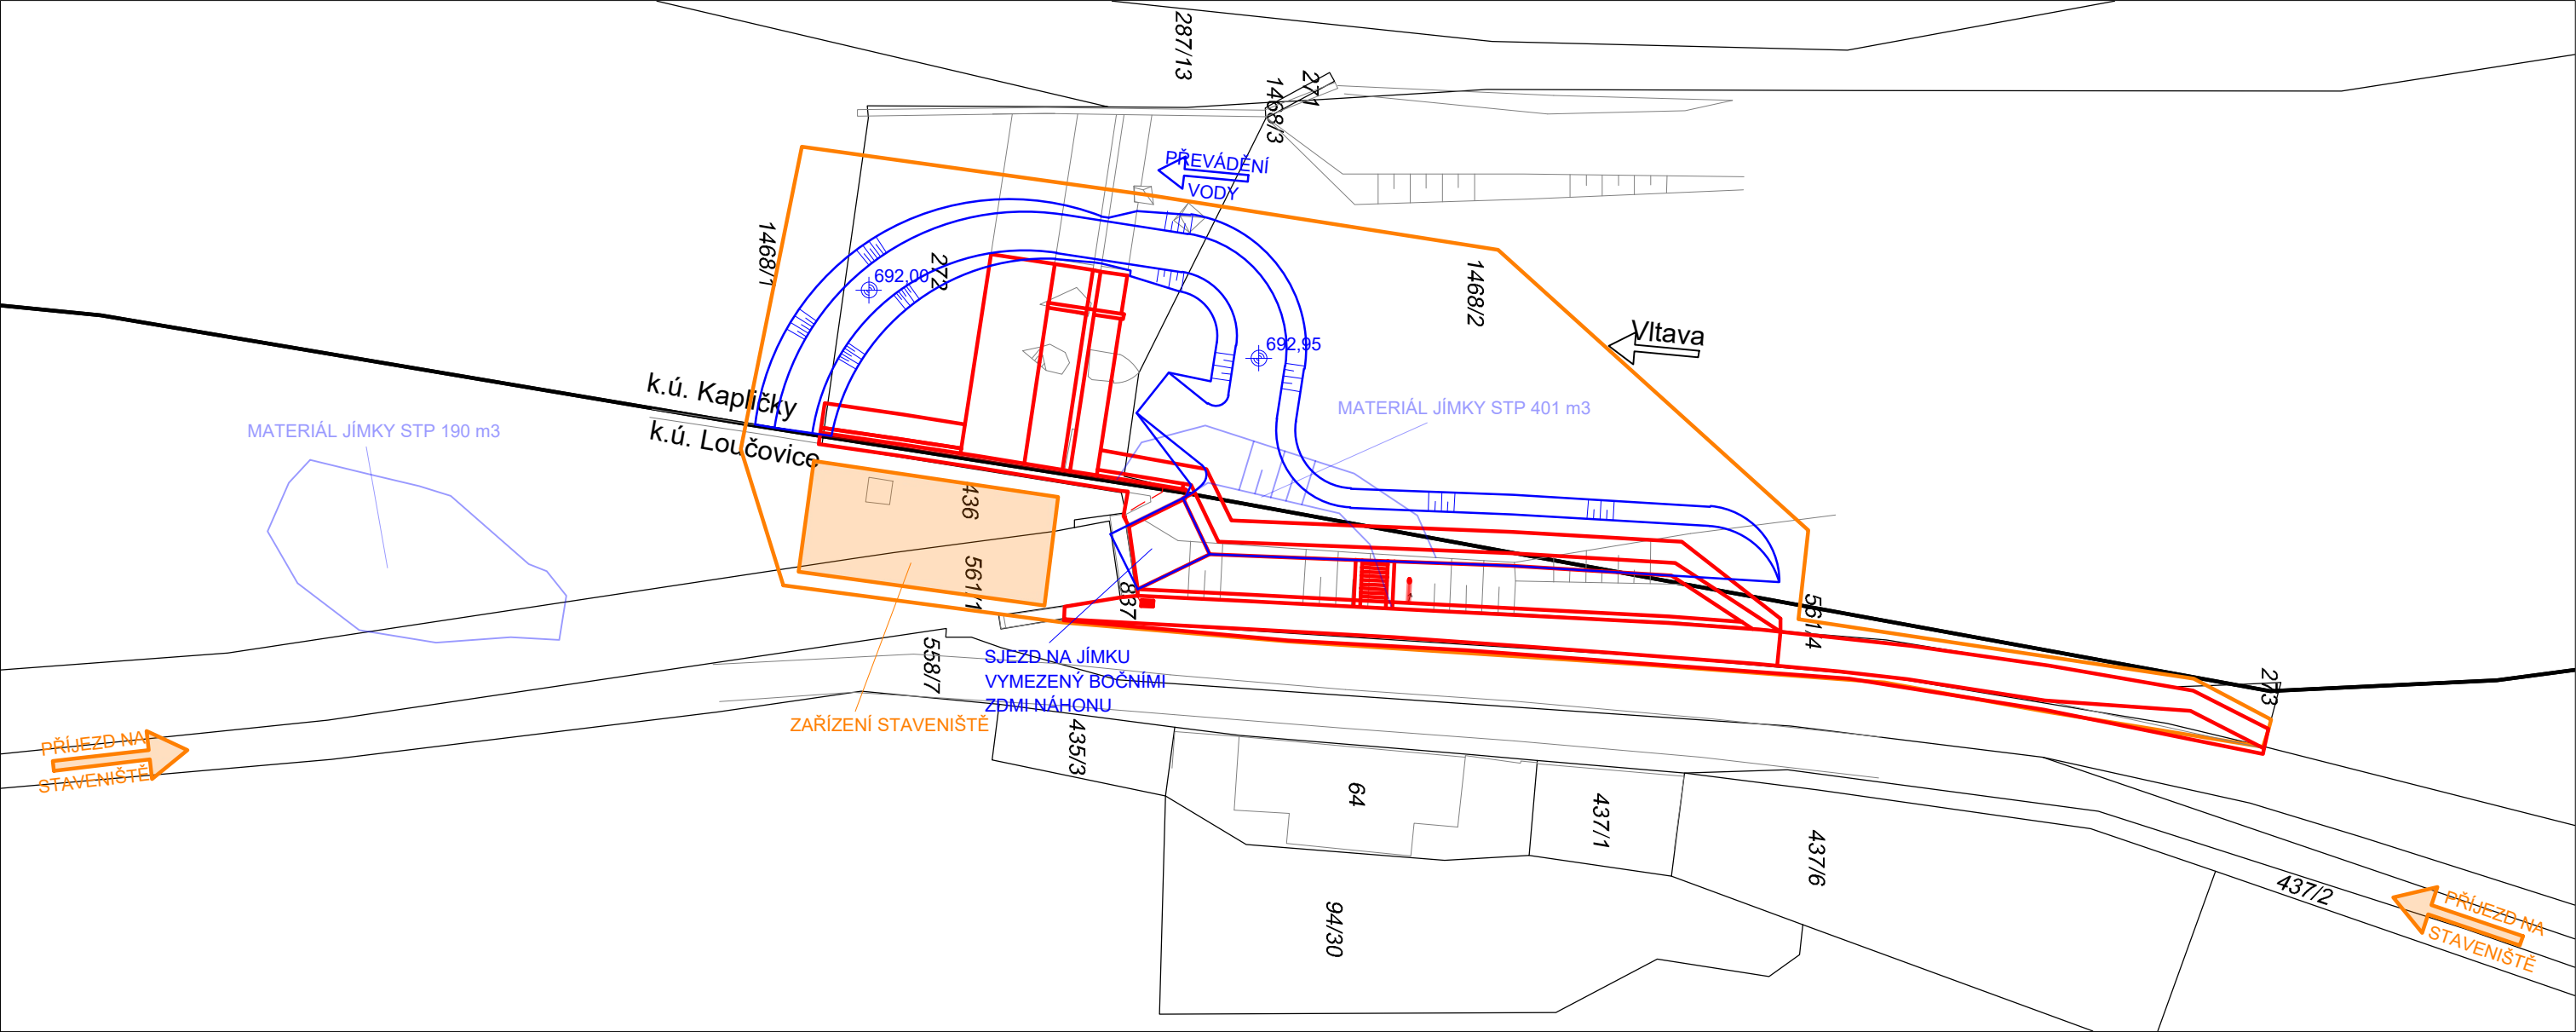

OBVOD STAVENIŠTĚ



JÍMKOVÁNÍ



 <b>Povodí Vltavy, státní podnik</b> Holečkova 3178/8, 150 00 PRAHA 5		PRACOVISTĚ : Oddělení projektových činností Litvínovická 709/5 370 01 České Budějovice tel. 387 683 111
VYPRACOVAL : Ing. P. FILIP	HLINĚŽ PROJEKTU : Ing. P. FILIP	VED. PRACOVISTĚ : Ing. P. FILIP
AKCE : <b>Vltava, ř.km 328,673 - měrný profil jez Kimlíček</b>		
PŘÍLOHA : <b>SITUACE POV</b>	MĚŘÍTKO : 1 : 500	
STUPEŇ : DPS	OBJEDNATEL : Povodí Vltavy, státní podnik	FORMÁT : 2 x A4
KRAJ : JIHOČESKÝ	DATUM : ŘÍJEN 2023	ČÍSLO ZAK : 720/2749/23
		ČÍSLO PŘÍLOHY : <b>C.3.</b>