

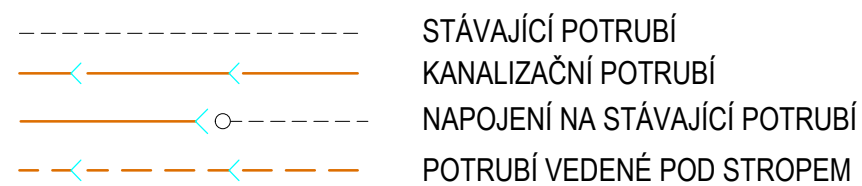
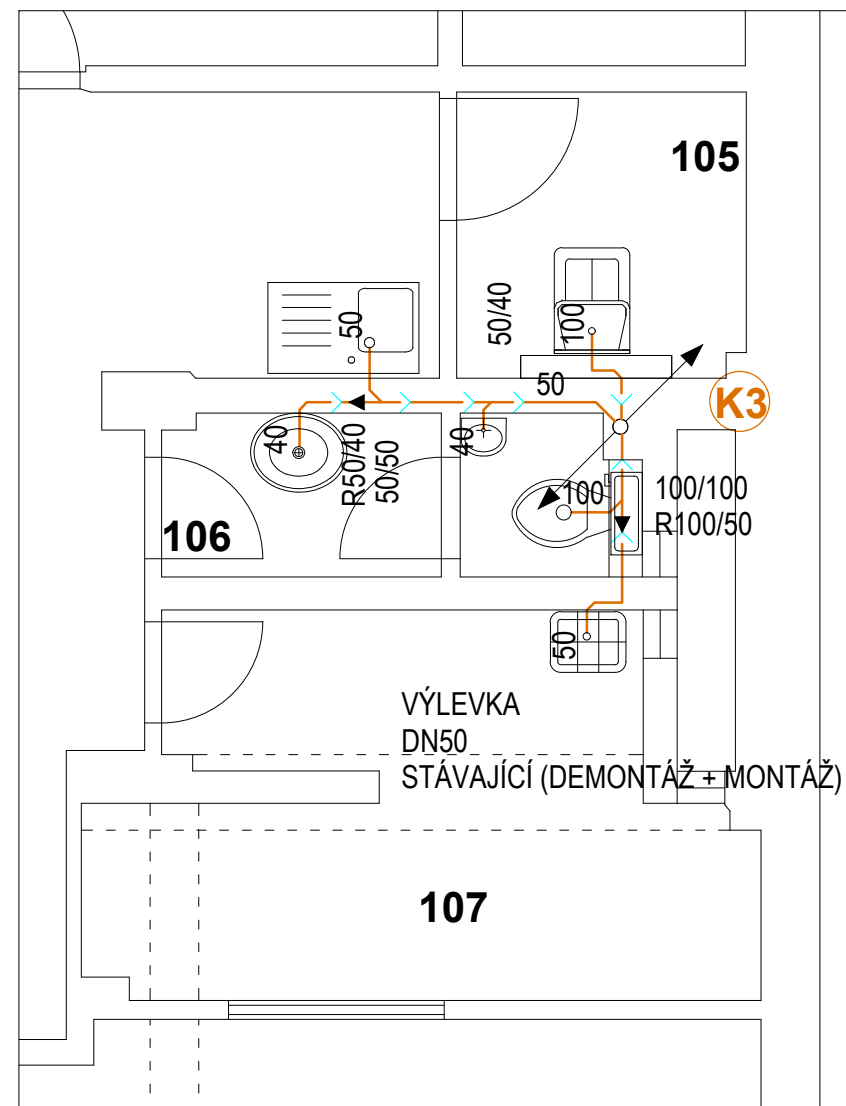


TABULKA MÍSTNOSTÍ

MÍSTNOST Č.	POPIS MÍSTNOSTI	PLOCHA m2	POZNÁMKA
105	ÚKLIDOVÁ KOMORA	3,7	PVC, OBKLAD VÝLEVKA 1,5m
106	WC	3,4	OBKLAD 2,8m, PODHLED
107	SKLAD	9,4	OBKLAD VÝLEVKA 1,5m

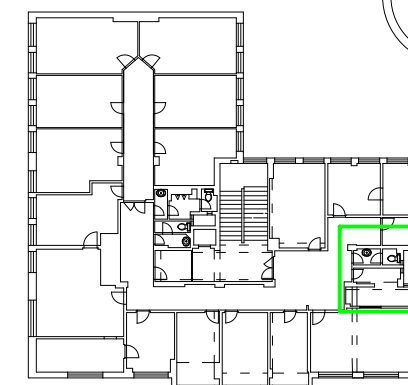

LEGENDA :

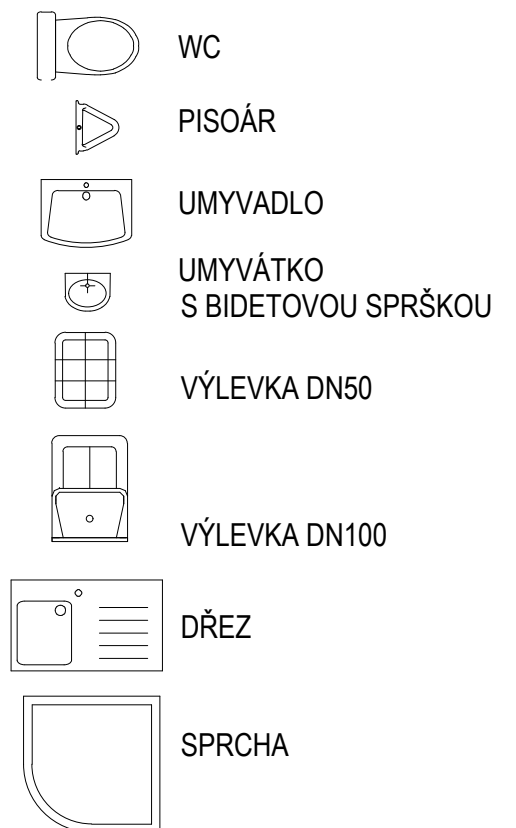

ŘEŠENÁ ČÁST
PRAVÁ STRANA

Projektant:	Ing. Jitka Krpatová	Ing. Jan Krpata AQUA-TECHNIK Mladenovova 3230/1 142 00 Praha 4
Zodp. projektant:	Ing. Jan Krpata	
Objednatel:	UZEI	
Stavba: MÁNESOVA 1453/75 PRAHA 2	Datum:	05/2023
	Stupeň	
	Č.zakázky	043052023
	CAD	
Obsah: PŮDORYS 2.NP (1.PATRO) KANALIZACE - PRÁVÁ STRANA	Měřítko 1:50	Číslo výkresu 4