


PŮDORYSNÝ ŘEZ III-III (192,00 m n.m.)

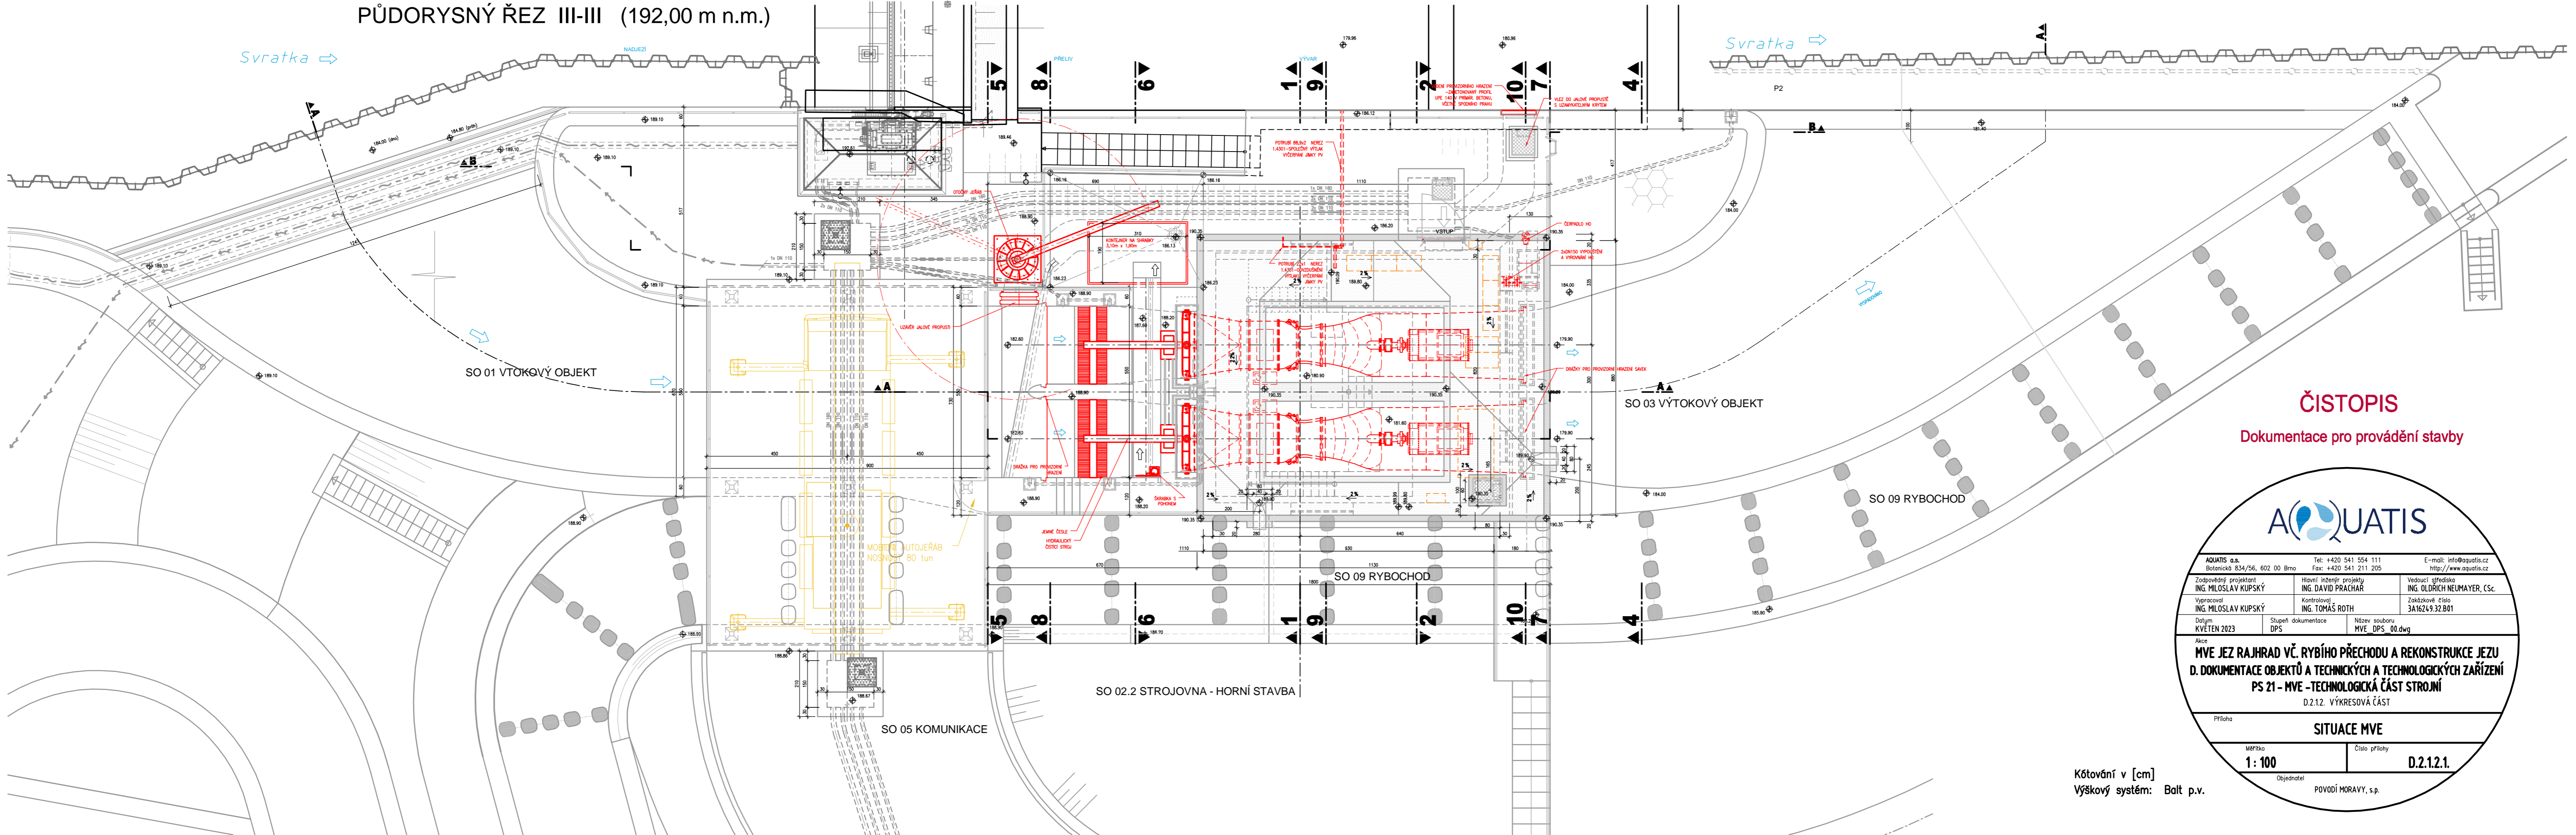

ČISTOPIS
Dokumentace pro provádění stavby

AQUATIS a.s. Botanická 834/56, 602 00 Brno		Tel: +420 541 554 111 Fax: +420 541 211 205	E-mail: info@aquatis.cz http://www.aquatis.cz
Zodpovědný projektant ING. MILOSLAV KUPSKÝ	Hlavní inženýr projektu ING. DAVID PRACHAR	Vedoucí střediska ING. OLDŘICH NEUMAYER, CSc.	
Vypracoval ING. MILOSLAV KUPSKÝ	Kontroloval ING. TOMÁŠ ROTH	Základové číslo 3A16Z49.32.B01	
Datum KVĚTEN 2023	Stupeň dokumentace DPS	Název souboru MVE_DPS_00.dwg	
Akce MVE JEZ RAJHRAD VČ. RYBÍHO PŘECHODU A REKONSTRUKCE JEZU D. DOKUMENTACE OBJEKTŮ A TECHNICKÝCH A TECHNOLOGICKÝCH ZAŘÍZENÍ PS 21 - MVE - TECHNOLOGICKÁ ČÁST STROJNÍ D.2.12. VÝKRESOVÁ ČÁST			
Příloha SITUACE MVE			
Měřítko 1:100		Číslo přílohy D.2.12.1.	
Objednatel POVOŘÍ MORAVY, s.p.			

Kótování v [cm]
Výškový systém: Balt p.v.