


SCHEMA KROVU - PŮDORYS

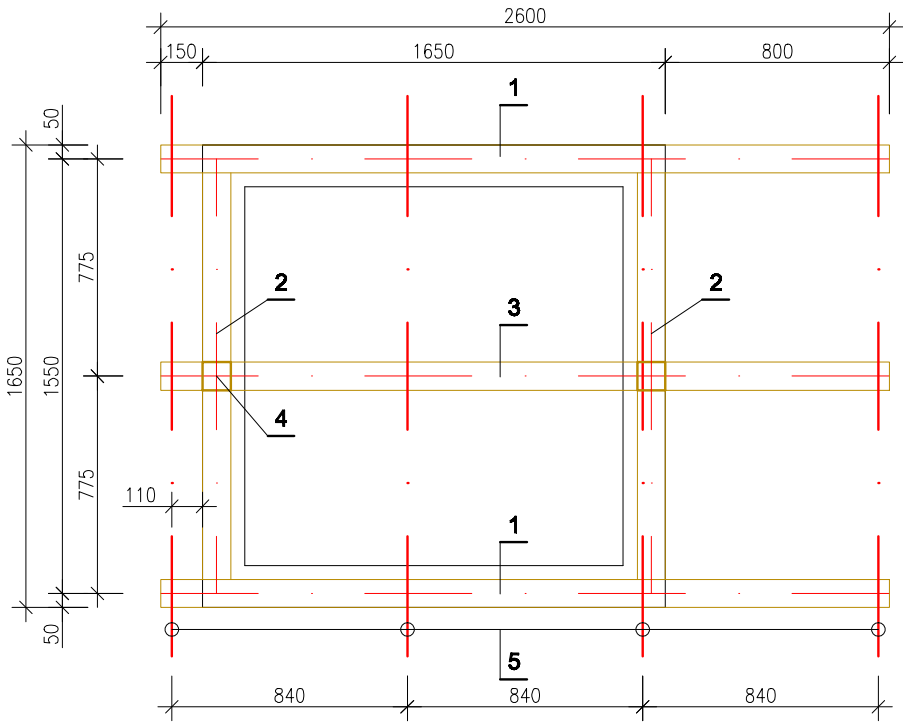


TABULKA PRVKŮ KROVU (bez prořezu)


Číslo prvku	Název prvku	Profil	Délka	Počet kusů	Délka celkem	
1	Pozednice	100/100	2,60m	2	5,20m	PRVEK BUDE STABILIZOVAN NA ŠROUBOVICE ø16mm UKOTVENÉ VE VĚNCI, 1ks/0,50m
2	Pozednice	100/100	1,45m	2	2,90m	
3	Vrch. vaznice	100/120	2,60m	1	2,60m	
4	Sloupek	100/100	0,64m	2	1,28m	
5	Krokev	80/100	1,41m	8	11,28m	
6	Pásek	80/80	0,60m	2	1,20	

 

PLOCHA STŘECHY: 8,10m2
DÉLKA HŘEBENE: 2,70m

SCHEMA KROVU - PODÉLNÝ ŘEZ

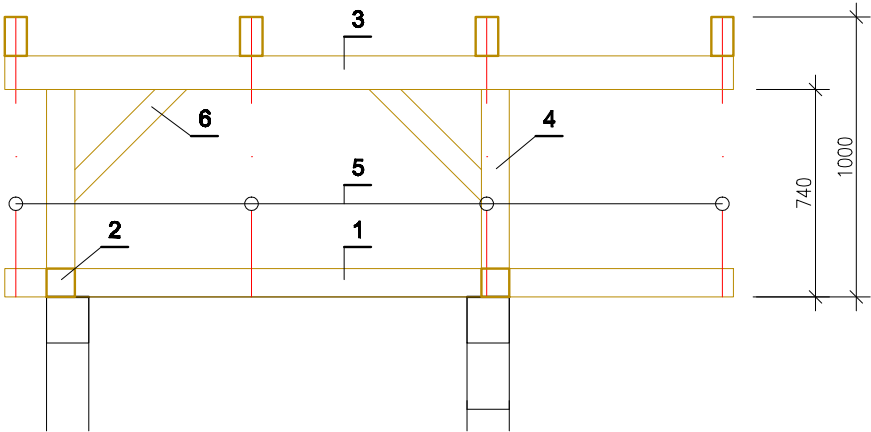

SCHEMA KROVU - PŘÍČNÝ ŘEZ

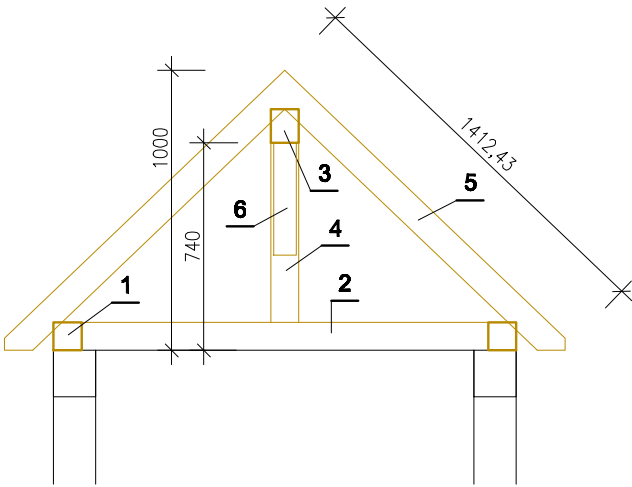

Zodpovědný pracovník	Vypracoval		 AQUA CENTRUM Břeclav s.r.o. Kapusty 27, 690 06 Břeclav IČO 60710063, DIČ CZ60710063 tel.: 519 333 689, email: aqc@wo.cz	
Ing. Milan Bartolšic	Ing. Jan Varadínek			
Investor: Povodí Moravy, s.p., Dřevařská 11, 60200 Brno			Formát	
Akce: Ludkovický potok, Ludkovice, ř.km 7,424, oprava limnigrafické stanice a poškozených částí opevnění koryta toku			Datum	červen 2022
			Číslo stavby	
Příloha: OPRAVA LIMNIGRAFICKÉ STANICE SCHÉMA KROVU			Měřítko 1:25	Číslo přílohy D.1.1.b.7