


CELKOVÁ SITUACE STAVBY

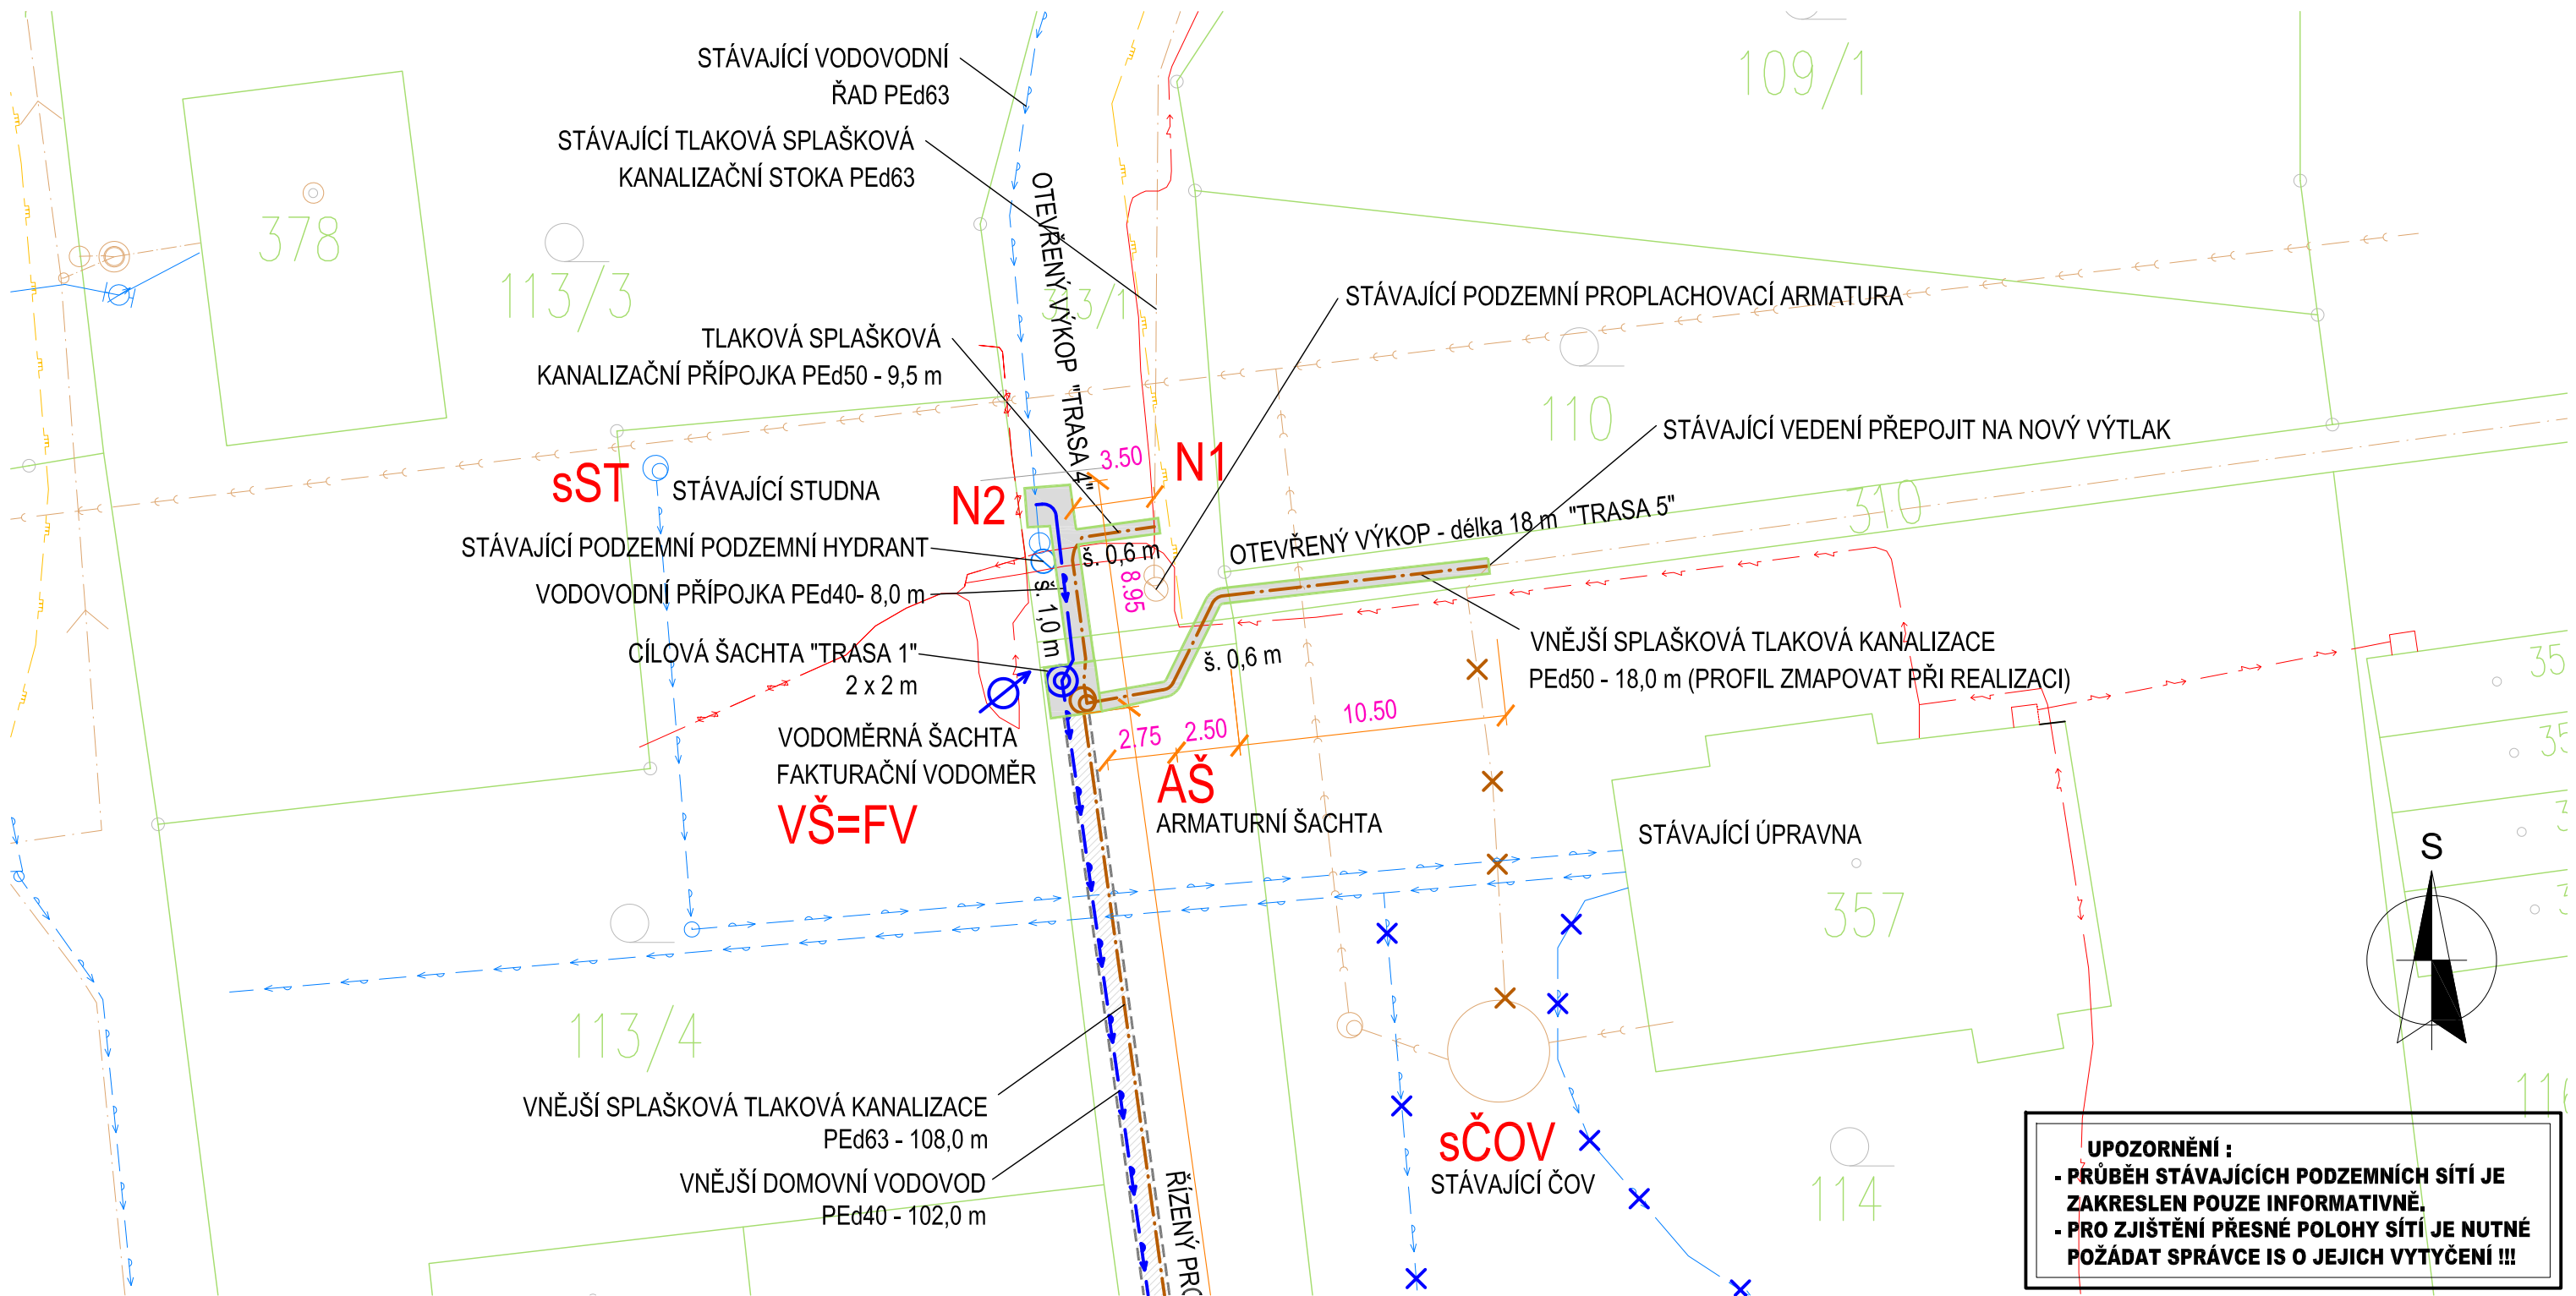

Legenda:

Legenda inženýrských sítí:

- stávající vedení elektro NN
- stávající sdělovací vedení
- stávající stoka veřejné tlakové splaškové kanalizace
- stávající STL plynovod
- stávající vodovodní řad

Legenda přípojek:

- stávající vedení elektro NN
- nová vodovodní přípojka
- nová přípojka tlakové splaškové kanalizace

Legenda nových domovních vedení:

- nový domovní vodovod
- nové splaškové kanalizace
- nové potrubí dešťové kanalizace

Legenda objektů:

- PŠx - plastová revizní šachta
- ČŠ - čerpací šachta splaškových vod
- VŠ=FV - vodoměrná šachta D400, fakturační vodoměr
- sEL - stávající elektro sloupek
- sČOV - stávající domovní ČOV
- sST - stávající studna
- AŠ - podzemní armaturní šachta D400 (dělicí místo mezi přípojkou a domovním vedením)

UPOZORNĚNÍ :
- PRŮBĚH STÁVAJÍCÍCH PODZEMNÍCH SÍTÍ JE ZAKRESLEN POUZE INFORMATIVNĚ.
- PRO ZJIŠTĚNÍ PŘESNÉ POLOHY SÍTÍ JE NUTNÉ POŽÁDAT SPRÁVCE IS O JEJICH VYTYČENÍ !!!

ZODP. PROJEKTANT :	Ing. Radko Vondra	 pridos Na Potoce 648, Hradec Králové 11 tel.,fax.: 495539037, IČO:132 07 245 e-mail: pridoss@gmail.cz
VYPRACOVAL :	T. Balažovič	
INVESTOR :	Povodí Labe, státní podnik	
MÍSTO :	k.ú. Kostomlátky	
ODDÍL :	D.1.4. TECHNIKA PROSTŘEDÍ STAVEB	
AKCE : VD KOSTOMLÁTKY - výstavba provozního zázemí na p.parc.č. 258/1, k.ú. Kostomlátky		DATUM : 03/2024
		STUPEŇ : DPS
		MĚŘÍTKO : 1:250
CELKOVÁ SITUACE STAVBY		02