

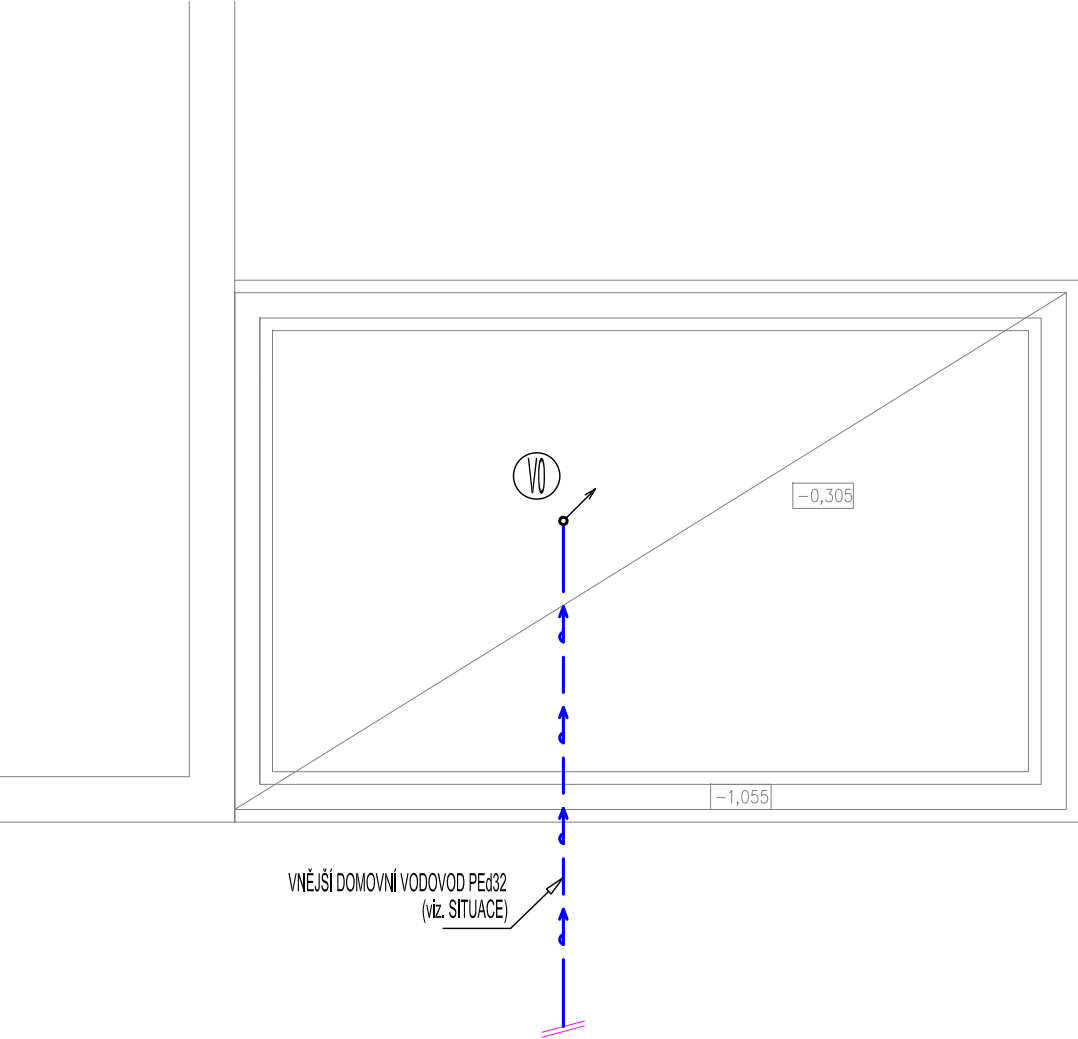


PŮDORYS ZÁKLADŮ - VNITŘNÍ VODOVOD

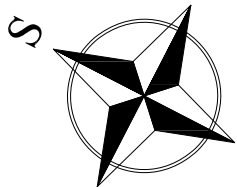

PŮDORYS I.NP - VNITŘNÍ VODOVOD

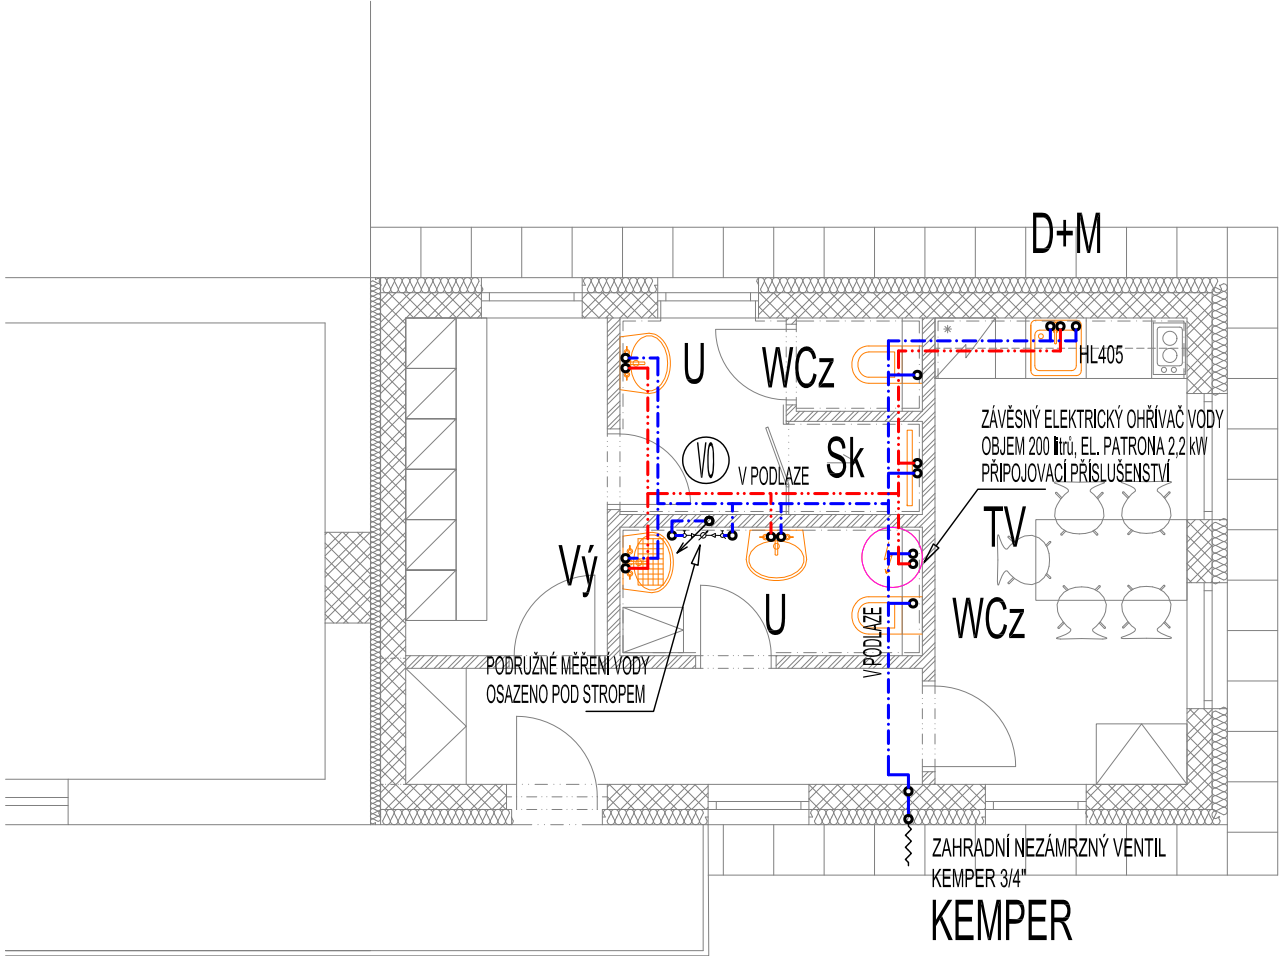

LEGENDA:

ZNAČKA	POPIS	TYP	POZNÁMKA:
	POTRUBÍ STUDENÉ VODY	PPr PN 16	<ul style="list-style-type: none"><li>VEŠKERÉ POTRUBÍ STUDENÉ A TEPLÉ VODY BUDE PROVEDENO Z POTRUBÍ PPr PN 16.</li><li>PŘIPOJOVACÍ POTRUBÍ BUDE VEDENO V DRÁŽKÁCH VE STĚNÁCH, UPEVNĚNO PŘÍCHYTKAMI A ZAZDĚNO.</li><li>VŠECHNY ROZVODY TEPLÉ VODY BUDOU OPATŘENY TEPELNOU IZOLACÍ Z PĚNĚNÉHO PE, TLOUŠTKY IZOLACE DLE DN - VIZ. TECHNICKÁ ZPRÁVA.</li><li>VŠECHNY ROZVODY STUDENÉ VODY BUDOU OPATŘENY IZOLACÍ Z PĚNĚNÉHO PE.</li><li>MONTÁŽ VODOVODNÍCH POTRUBÍ BUDE PROVÁDĚNA DLE MONTÁŽNÍCH PŘEDPISŮ VÝROBCŮ POTRUBÍ.</li><li>VŠECHNY PROSTUPY VODOVODNÍCH POTRUBÍ MEZI POŽÁRNÍMI ÚSEKY BUDOU OPATŘENY PROTIPOŽÁRNÍMI MANŽETAMI.</li></ul>
	POTRUBÍ TEPLÉ VODY	PPr PN 16	
	NOVÝ VNĚJŠÍ DOMOVNÍ VODOVOD	IPE100 SDR 11	
V1 ↗	STOUPACÍ POTRUBÍ VODY	PPr PN 16	
PV	PODRUŽNÝ VODOMĚR	-	

ZODP. PROJEKTANT :	Ing. Radko Vondra	 Na Potoce 648, Hradec Králové 11 tel./fax.: 495539037, IČO:132 07 245 e-mail: pridos@mail.cz
KRESLIL:	T. Balažovič	
INVESTOR :	Povodí Labe, státní podnik	
MÍSTO :	k.ú. Kostomlátky	
ODDÍL :	D.1.4. TECHNIKA PROSTŘEDÍ STAVEB	
AKCE : VD KOSTOMLÁTKY - výstavba provozního zázemí na p.parc.č. 258/1, k.ú. Kostomlátky.		DATUM : 03/2024
PŮDORYS I.NP - VNITŘNÍ VODOVOD		STUPEŇ : DPS
		MĚŘÍTKO : 1:75
		05