



PŮDORYS ZÁKLADŮ - VNITŘNÍ KANALIZACE

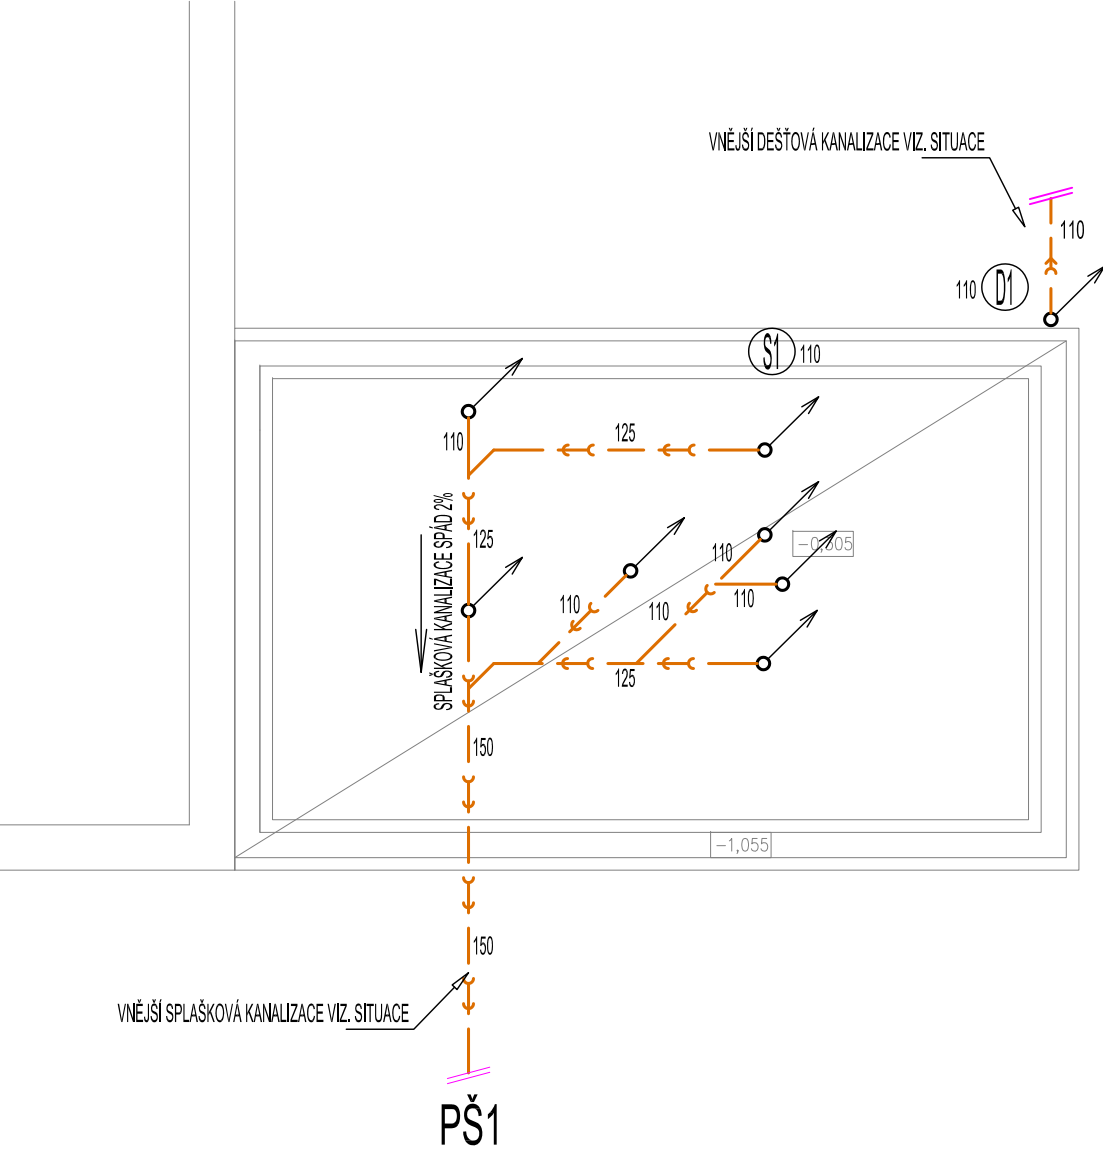


PŮDORYS I.NP - VNITŘNÍ KANALIZACE

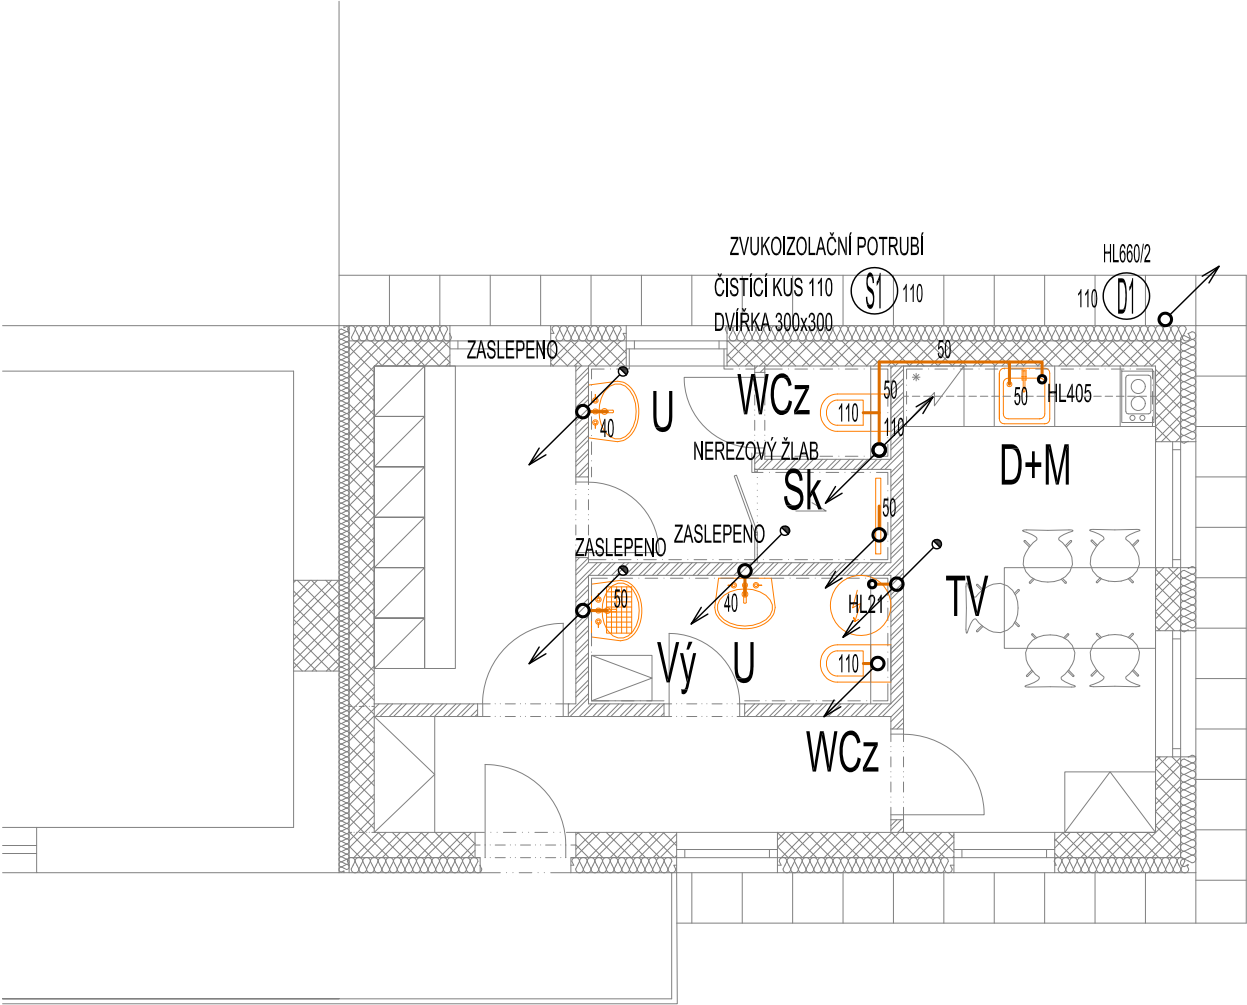

LEGENDA:

ZNAČKA	POPIS	TYP	<div>POZNÁMKA:</div> <ul style="list-style-type: none"><li>• PŘIPOJOVACÍ A ODPADNÍ POTRUBÍ VNITŘNÍ KANALIZACE BUDE PROVEDENO Z MATERIÁLU PP HT - SYSTÉM, SVODNÉ POTRUBÍ BUDE PROVEDENO Z PVC KG-SYSTÉM.</li><li>• PŘIPOJOVACÍ A ODPADNÍ POTRUBÍ BUDE VEDENO V DRÁŽKÁCH VE STĚNÁCH, UPEVNĚNO PŘÍCHYTKAMI A ZAZDĚNO.</li><li>• SVODNÉ POTRUBÍ VNITŘNÍ KANALIZACE BUDE VEDENO POD TERÉNEM, ULOŽENO NA PÍSKOVÉ LOŽE A ZASYPÁNO.</li><li>• MONTÁŽ KANALIZAČNÍCH POTRUBÍ BUDE PROVÁDĚNA DLE MONTÁŽNÍCH PŘEDPISŮ VÝROBCE.</li><li>• VŠECHNY PROSTUPY POTRUBÍ MEZI POŽÁRNÍMI ÚSEKY BUDOU OPATŘENY PROTIPOŽÁRNÍMI MANŽETAMI PŘÍSLUŠNÉHO PROFILU.</li><li>• VÝBĚR ZAŘÍZOVACÍCH PŘEDMĚTŮ BUDE KONZULTOVÁN S INVESTOREM A ARCHITEKTEM.</li></ul>
	PŘIPOJOVACÍ POTRUBÍ KANALIZACE	HT - SYSTÉM	
	SVODNÉ POTRUBÍ SPLAŠKOVÉ KANALIZACE	KG - SYSTÉM	
	SVODNÉ POTRUBÍ DEŠŤOVÉ KANALIZACE	KG - SYSTÉM	
PŠ	PLASTOVÁ REVIZNÍ ŠACHTA	-	
S1	ODPADNÍ POTRUBÍ SPLAŠKOVÉ KANALIZACE	HT - SYSTÉM	
D1	ODPADNÍ POTRUBÍ DEŠŤOVÉ KANALIZACE	KLEMPÍŘSKÝ VÝROBEK	

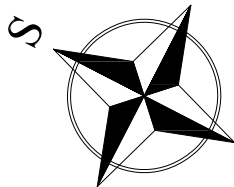

ZODP. PROJEKTANT :	Ing. Radko Vondra	<div></div> <div>Na Potoce 648, Hradec Králové 11</div> <div>tel./fax.: 495539037, IČO:132 07 245</div> <div>e-mail: pridos@mail.cz</div>
KRESLIL:	T. Balažovič	
INVESTOR :	Povodí Labe, státní podnik	
MÍSTO :	k.ú. Kostomlátky	
ODDÍL :	D.1.4. TECHNIKA PROSTŘEDÍ STAVEB	
AKCE : VD KOSTOMLÁTKY - výstavba provozního zázemí na p.parc.č. 258/1, k.ú. Kostomlátky.		DATUM : 03/2024
		STUPEŇ : DPS
		MĚŘÍTKO : 1:75
PŮDORYS I.NP - VNITŘNÍ KANALIZACE		03