



PŮDORYS ZÁKLADŮ - VNITŘNÍ VODOVOD

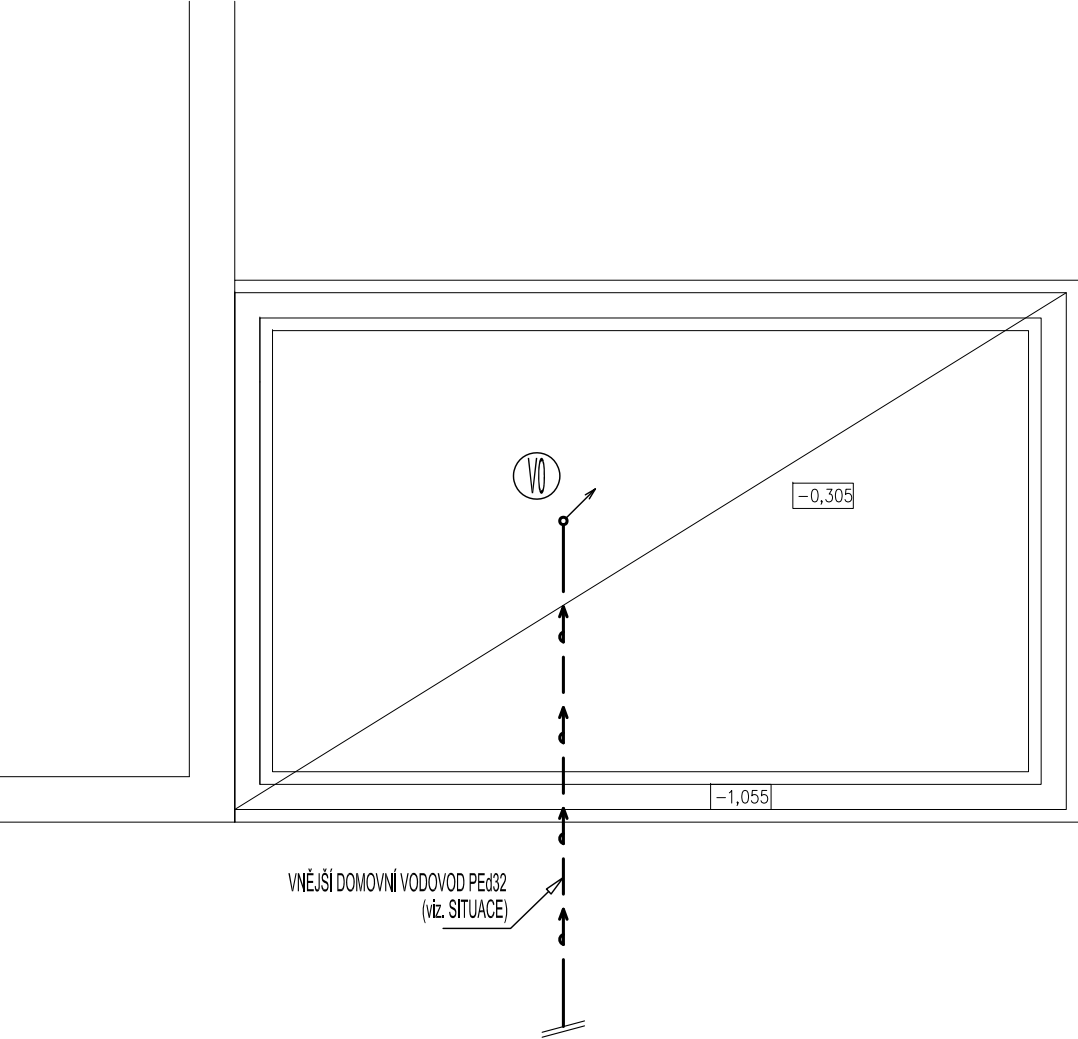


PŮDORYS I.NP - VNITŘNÍ VODOVOD

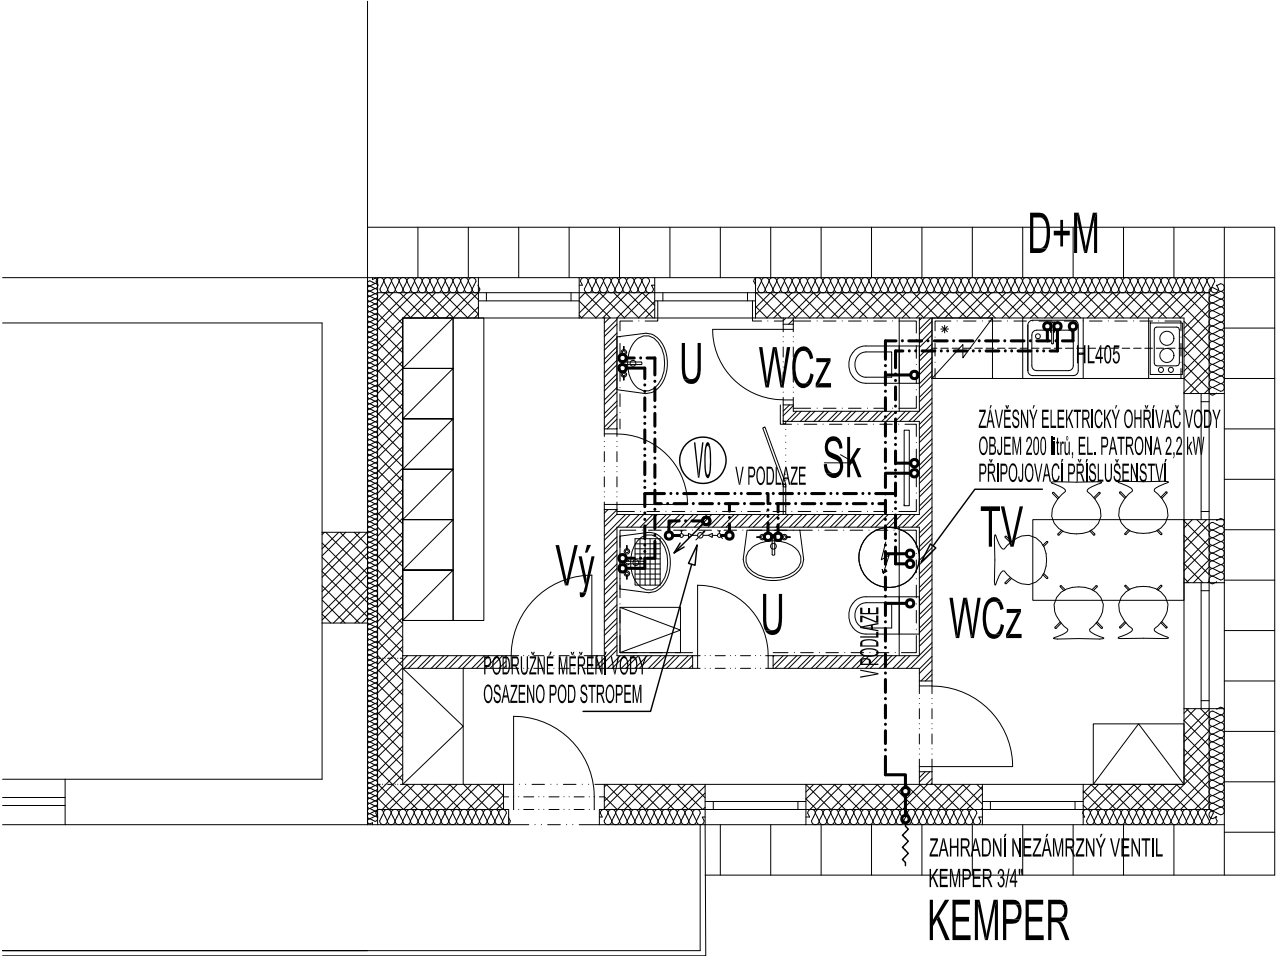

LEGENDA:

ZNAČKA	POPIS	TYP	POZNÁMKA:
— · — · —	POTRUBÍ STUDENÉ VODY	PPr PN 16	<ul style="list-style-type: none">- VEŠKERÉ POTRUBÍ STUDENÉ A TEPLÉ VODY BUDE PROVEDENO Z POTRUBÍ PPr PN 16.- PŘIPOJOVACÍ POTRUBÍ BUDE VEDENO V DRÁŽKÁCH VE STĚNÁCH, UPEVNĚNO PŘÍCHYTKAMI A ZAZDĚNO.- VŠECHNY ROZVODY TEPLÉ VODY BUDOU OPATŘENY TEPELNOU IZOLACÍ Z PĚNĚNÉHO PE, TLOUŠTKY IZOLACE DLE DN - VIZ. TECHNICKÁ ZPRÁVA.- VŠECHNY ROZVODY STUDENÉ VODY BUDOU OPATŘENY IZOLACÍ Z PĚNĚNÉHO PE.- MONTÁŽ VODOVODNÍCH POTRUBÍ BUDE PROVÁDĚNA DLE MONTÁŽNÍCH PŘEDPISŮ VÝROBCŮ POTRUBÍ.- VŠECHNY PROSTUPY VODOVODNÍCH POTRUBÍ MEZI POŽÁRNÍMI ÚSEKY BUDOU OPATŘENY PROTIPOŽÁRNÍMI MANŽETAMI.
— · · · —	POTRUBÍ TEPLÉ VODY	PPr PN 16	
— → —	NOVÝ VNĚJŠÍ DOMOVNÍ VODOVOD	IPE100 SDR 11	
V1 ↗	STOUPACÍ POTRUBÍ VODY	PPr PN 16	
PV	PODRUŽNÝ VODOMĚR	-	

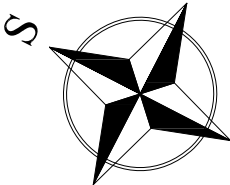

ZODP. PROJEKTANT :	Ing. Radko Vondra	<div> pridos Na Potoce 648, Hradec Králové 11 tel./fax.: 495539037, IČO:132 07 245 e-mail: pridos@mail.cz</div>
KRESLIL:	T. Balažovič	
INVESTOR :	Povodí Labe, státní podnik	
MÍSTO :	k.ú. Kostomlátky	
ODDÍL :	D.1.4. TECHNIKA PROSTŘEDÍ STAVEB	
AKCE : VD KOSTOMLÁTKY - výstavba provozního zázemí na p.parc.č. 258/1, k.ú. Kostomlátky.		DATUM : 03/2024
		STUPEŇ : DPS
		MĚŘÍTKO : 1:75
PŮDORYS I.NP - VNITŘNÍ VODOVOD		05