



PŮDORYS II.NP - ÚSTŘEDNÍ VYTÁPĚNÍ - A

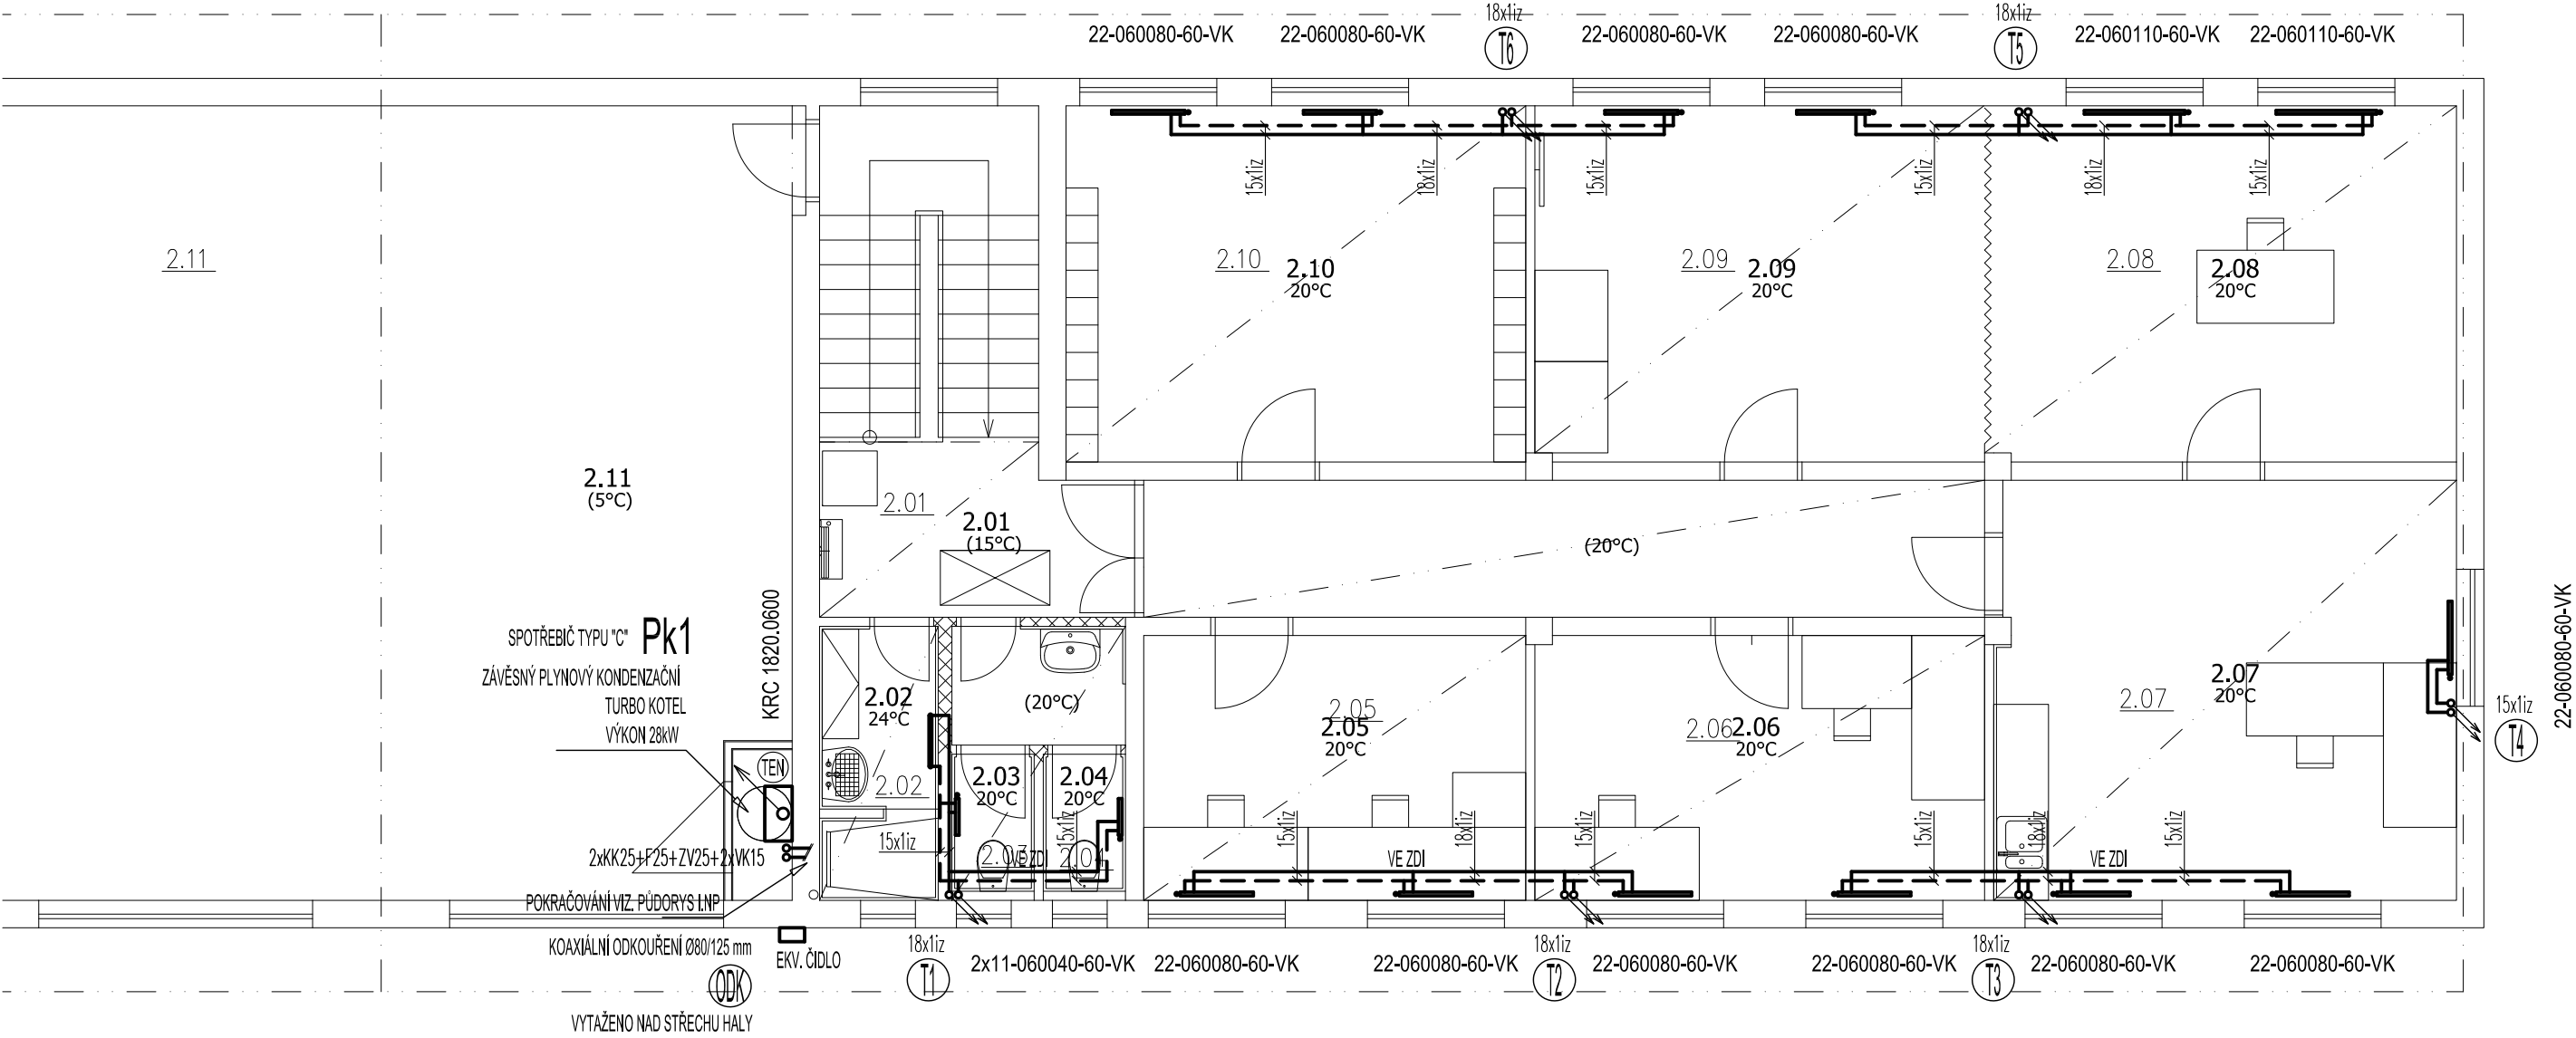

LEGENDA:

ZNAČKA	POPIS	TYP
	PŘÍVODNÍ POTRUBÍ TOPNÉ VODY	MĚĎ, Plast
	ZPĚTNÉ POTRUBÍ TOPNÉ VODY	MĚĎ, Plast
	OCELOVÉ DESKOVÉ TĚLESO	např. RADIK VK (Korado Č.T.)
	OCELOVÉ TRUBKOVÉ TĚLESO	např. KORALUX Rondo Classic (Korado Č.T.)
POZNÁMKA: - OTOPNÉ PLOCHY TVOŘÍ: OCELOVÁ DESKOVÁ TĚLESA např. KORADO a.s. ČESKÁ TŘEBOVÁ TYP RADIK VK SE ZABUDOVANÝM VNITŘNÍM PROPOJOVACÍM ROZVODEM A VENTILOVOU VLOŽKOU; OCELOVÁ TRUBKOVÁ TĚLESA TYP např. KORALUX RONDO CLASSIC; - POTRUBÍ TOPNÉ VODY BUDE PROVEDENO Z MĚDĚNÉHO POTRUBÍ. - POTRUBÍ TOPNÉ VODY BUDE VEDENO POD STROPEM A OPATŘENO TEPELNOU IZOLACÍ tl. 20 mm. - ODVOD SPALIN A PŘÍVOD SPALOVACÍHO VZDUCHU BUDE PROVEDEN KONCENTRICKÝM VEDENÍM NAD STŘECHU.		



ZODP. PROJEKTANT :	Ing. Radek Vondra	<div> pridos Na Potoce 648, Hradec Králové 11 tel./fax: 495539037, IČO:132 07 245 e-mail: pridos@mail.cz</div>
KRESLIL:	T. Balažovič	
INVESTOR :	Povodí Labe, státní podnik	
MÍSTO :	PS Turnov - areál provozního střediska	
ODDÍL :	D.1.4. TECHNIKA PROSTŘEDÍ STAVEB	
AKCE : POVODÍ LABE - PS TURNOV REKONSTRUKCE TZB A ELEKTROINSTALACE BUDOVY PS		DATUM : 07/ 2023
		STUPEŇ : DSP + DPS
		MĚŘÍTKO : 1:75
PŮDORYS II.NP - ÚSTŘEDNÍ VYTÁPĚNÍ - A		03