


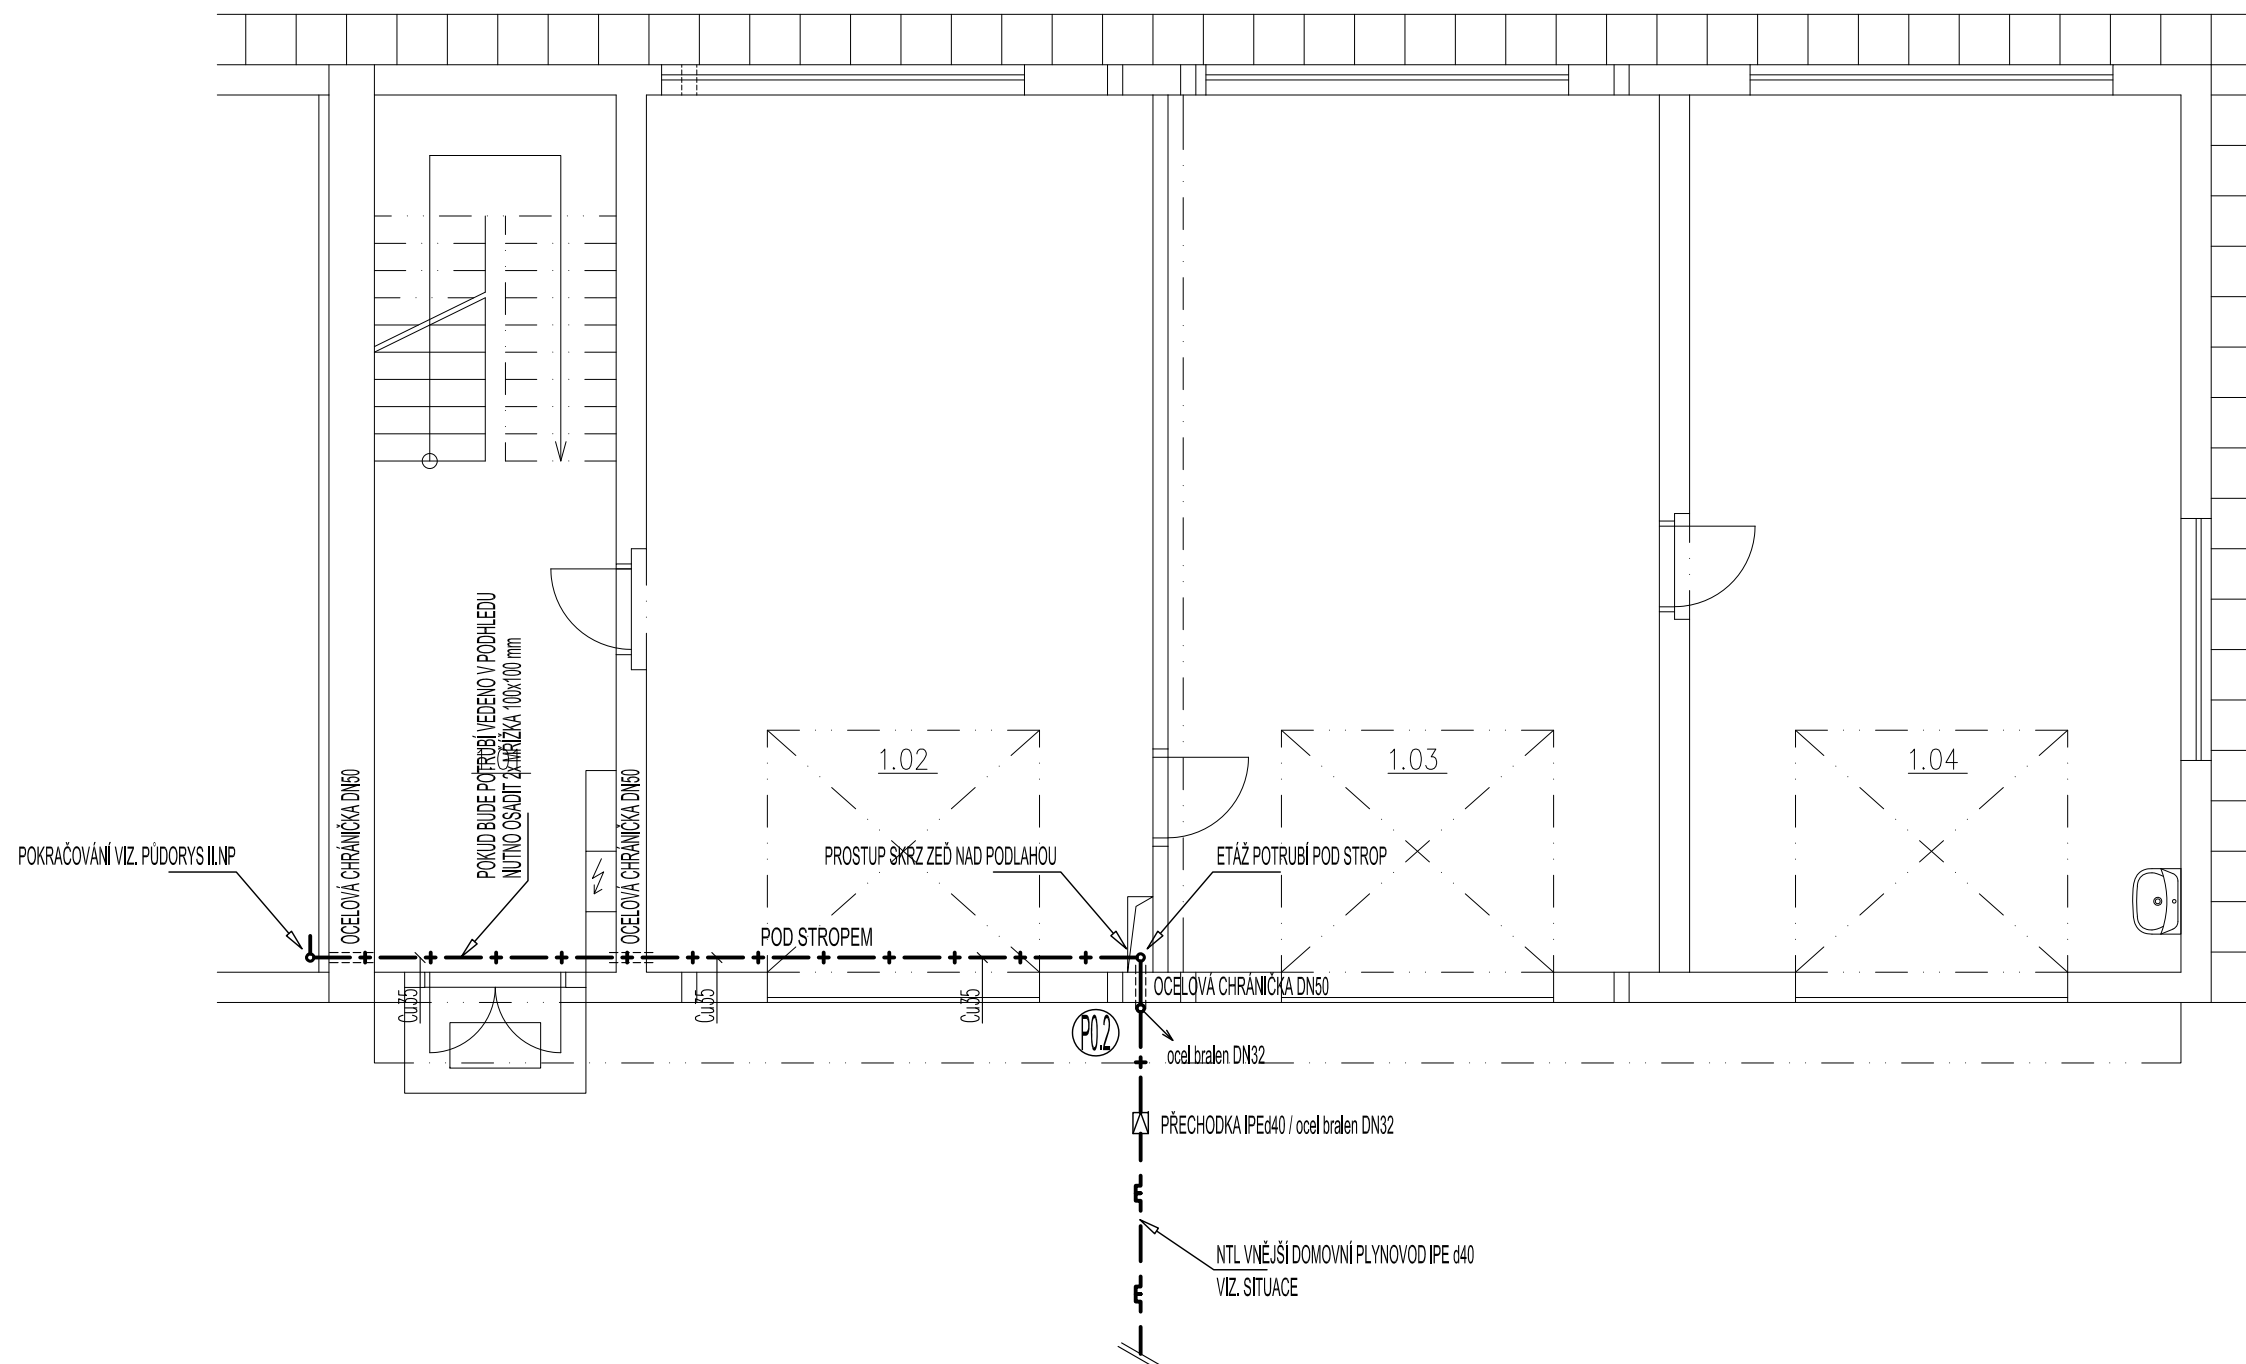

PŮDORYS I.NP - DOMOVNÍ PLYNOVOD - A





LEGENDA:

ZNAČKA	POPIS	TYP
—  —	POTRUBÍ VNĚJŠÍHO DOMOVNÍHO PLYNOVODU	OCEL BRALEN
—  —	POTRUBÍ VNITŘNÍHO DOMOVNÍHO PLYNOVOD	OCEL, SVAŘ. POTRUBÍ, MĚĎ

POZNÁMKA:

- VNITŘNÍ PLYNOVOD BUDE PROVEDEN Z OCELOVÉHO SVAŘOVANÉHO POTRUBÍ (ALT. MĚĎENÉ POTRUBÍ)
- PO PROVEDENÍ MONTÁŽE A PŘED NÁTĚREM ČI ŽALOZEM POTRUBÍ BUDOU PROVEDENY ZKOUŠKY
- PO PROVEDENÍ ZKOUŠEK BUDE POTRUBÍ OPATŘENO ZÁKLADNÍM A KRYCÍM ROZLIŠOVACÍM NÁTĚREM (ŽLUTÉ BARVY) DLE ČSN 13 0072
- MONTÁŽ PLYN. POTRUBÍ BUDE PROVÁDĚNA DLE MONTÁŽNÍCH PŘEDPISŮ VÝROBCŮ POTRUBÍ.
- VŠECHNY PROSTUPY PLYNOVODNÍCH POTRUBÍ MEZI POŽÁRNÍMI ÚSEKY BUDOU OPATŘENY PROTIPOŽÁRNÍMI MANŽETAMI.

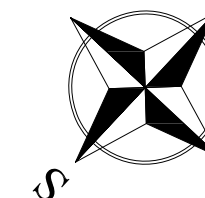

ZODP. PROJEKTANT :	Ing. Radek Vondra	 pridos Na Potoce 648, Hradec Králové 11 tel./fax: 495539037, 130:132 07 249 e-mail: pridos@cmil.cz
KRESLIL:	T. Balažovič	
INVESTOR :	Povodí Labe, státní podnik	
MÍSTO :	PS Turnov - areál provozního střediska	
ODDÍL :	D.1.4. TECHNIKA PROSTŘEDÍ STAVEB	
AKCE : POVODÍ LABE - PS TURNOV REKONSTRUKCE TZB A ELEKTROINSTALACE BUDOVY PS		DATUM : 07/ 2023
		STUPEŇ : DSP + DPS
		MĚŘÍTKO : 1:75
PŮDORYS I.NP - DOMOVNÍ PLYNOVOD - A		03