
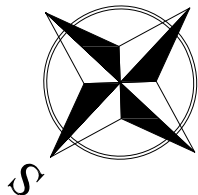


PŮDORYS II.NP - NUCENÉ VĚTRÁNÍ - A

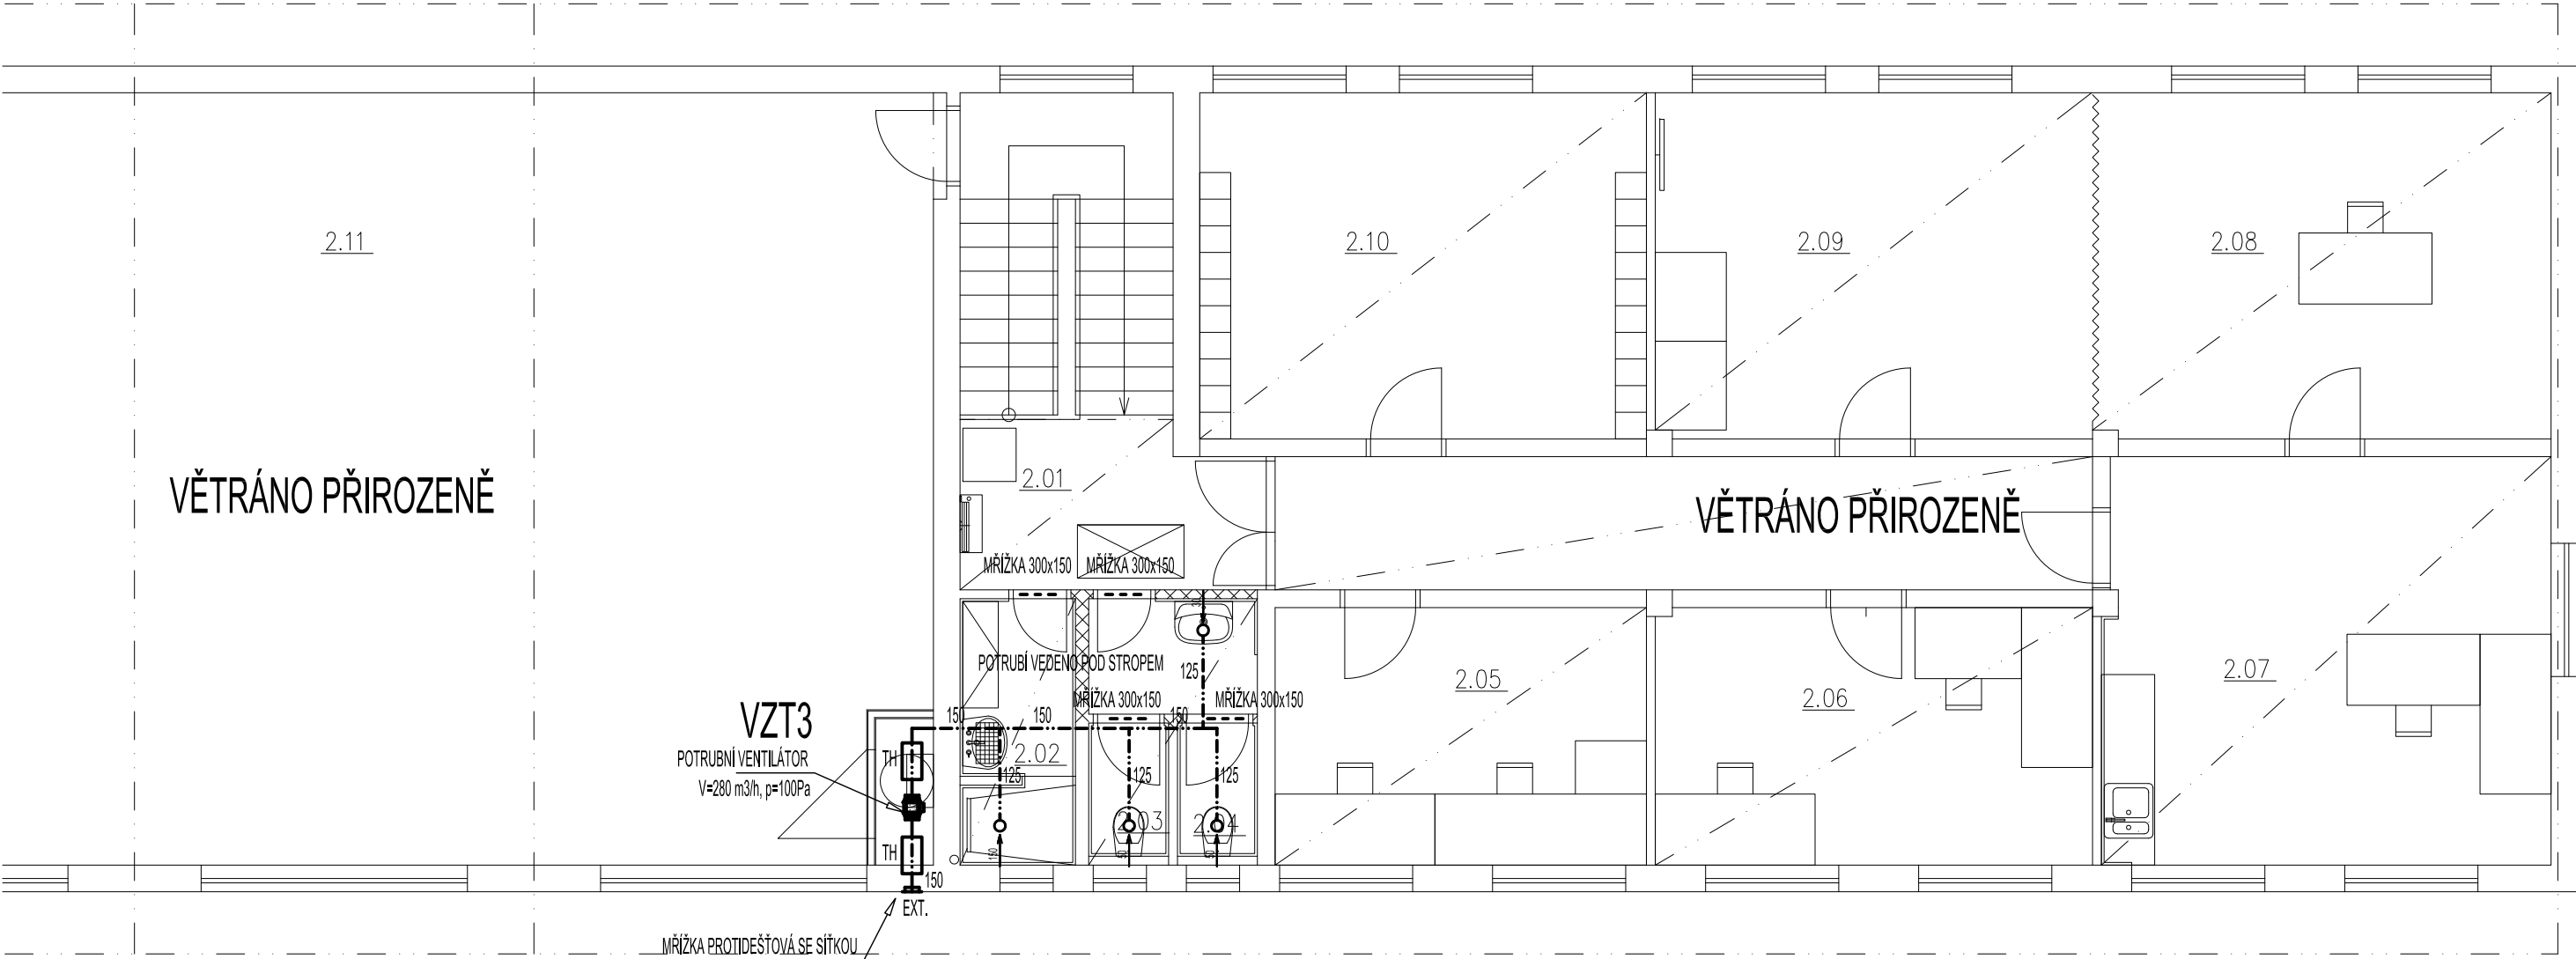

ZODP. PROJEKTANT :	Ing. Radek Vondra	<div> pridos Na Potoce 648, Hradec Králové 11 tel.,fax: 495539037, IČO:132 07 245 e-mail: pridos@cmail.cz</div>
KRESLIL:	T. Balažovič	
INVESTOR :	Povodí Labe, státní podnik	
MÍSTO :	PS Turnov - areál provozního střediska	
ODDÍL :	D.1.4. TECHNIKA PROSTŘEDÍ STAVEB	
AKCE : POVODÍ LABE - PS TURNOV		DATUM : 07/ 2023
REKONSTRUKCE TZB A ELEKTROINSTALACE BUDOVY PS		STUPEŇ : DSP + DPS
		MĚŘÍTKO : 1:75
PŮDORYS II.NP - NUCENÉ VĚTRÁNÍ - A		03