


PŮDORYS I.NP - VNITŘNÍ KANALIZACE - A

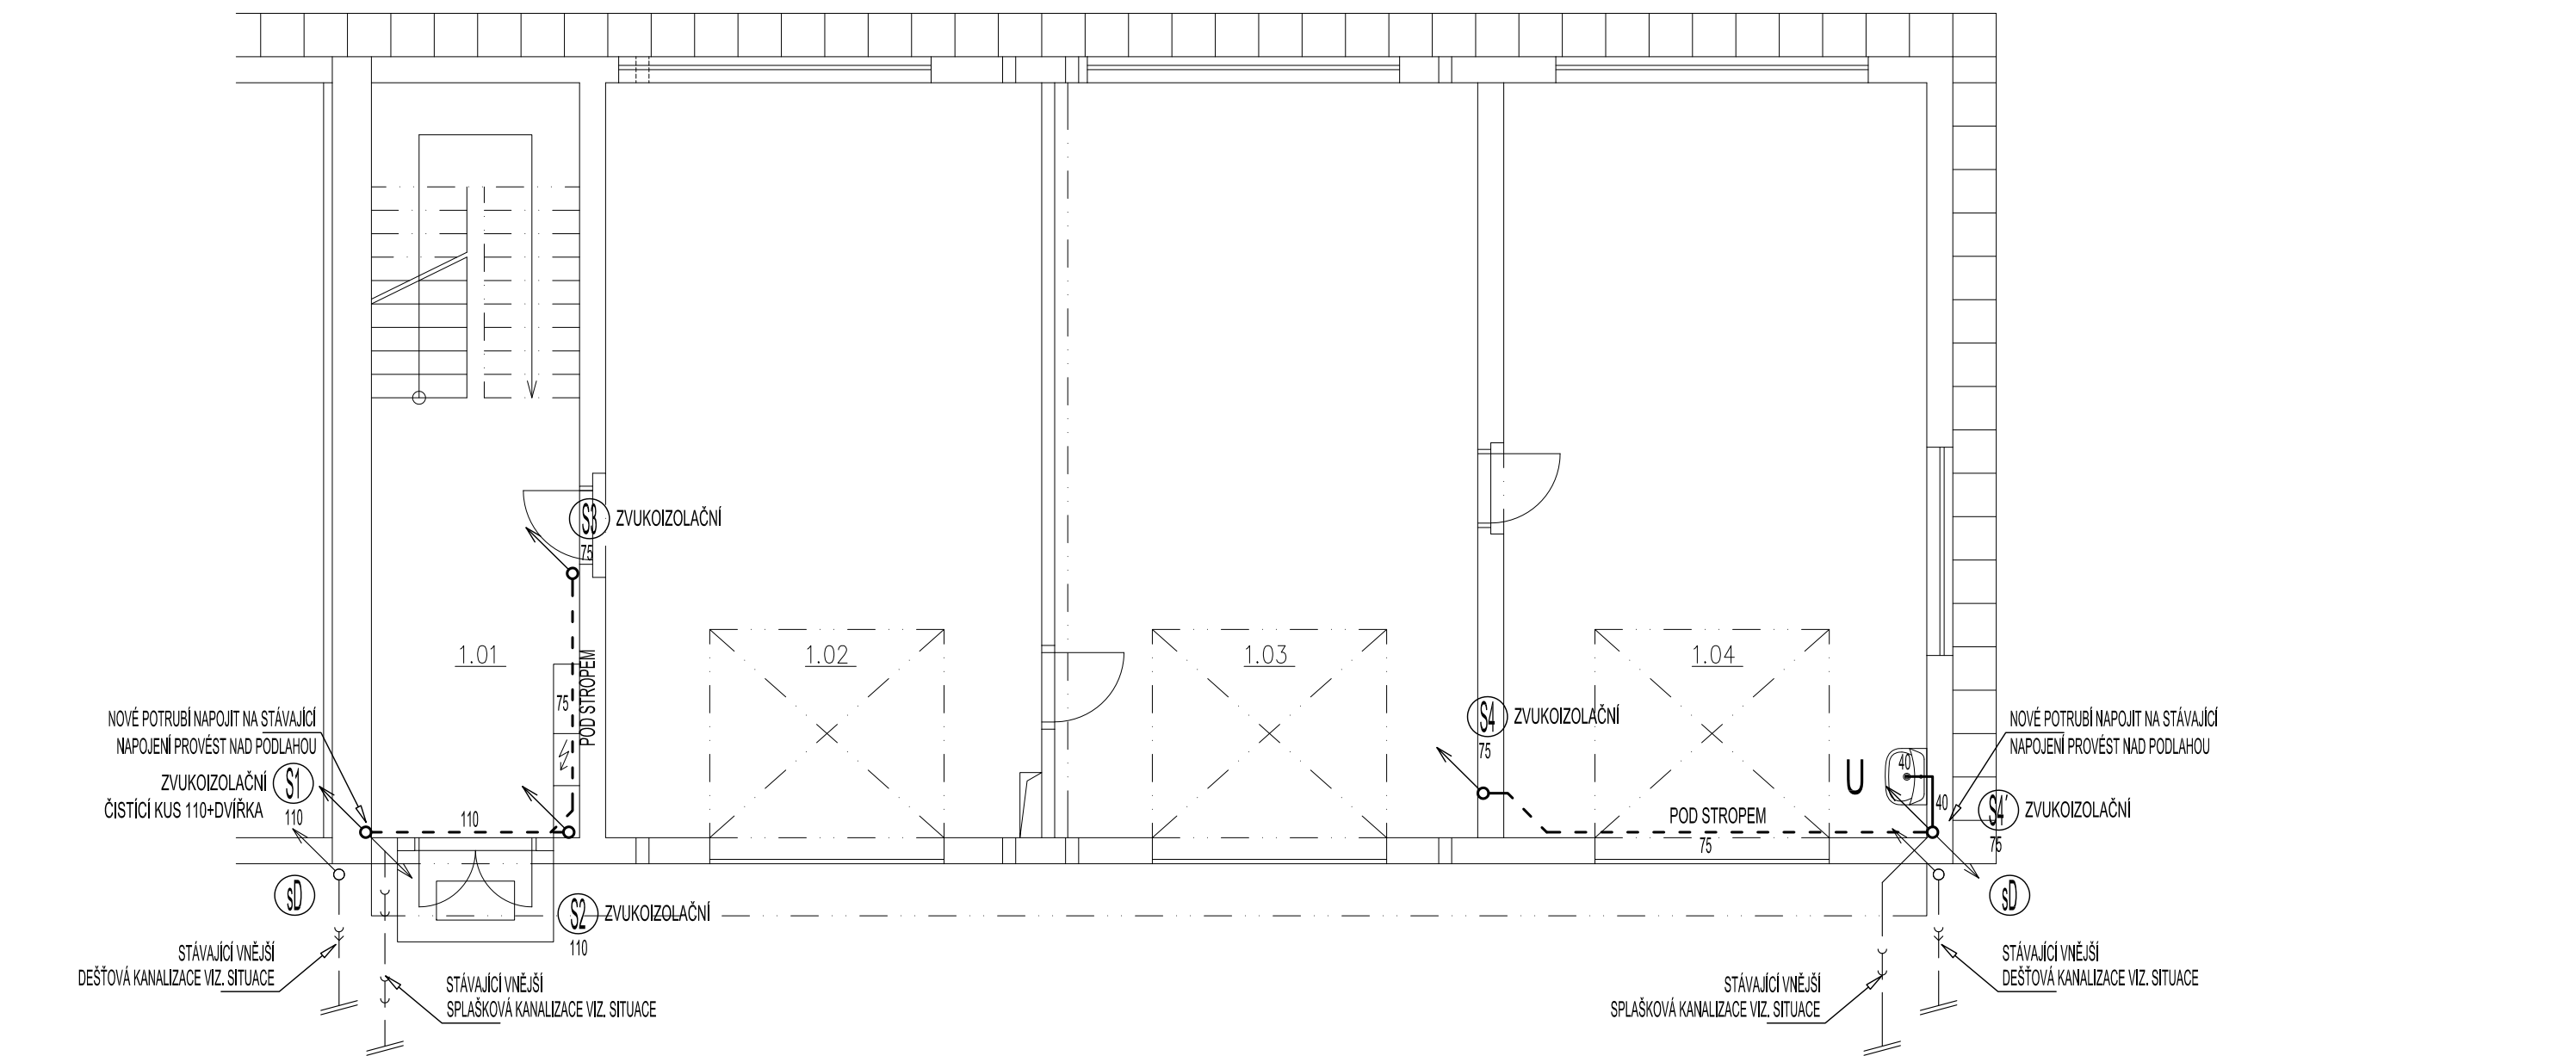

LEGENDA:

ZNAČKA	POPIS	TYP
	PŘIPOJOVACÍ POTRUBÍ KANALIZACE	HT - SYSTÉM
	SVODNÉ POTRUBÍ SPLAŠKOVÉ KANALIZACE	STÁVAJÍCÍ
	SVODNÉ POTRUBÍ DEŠŤOVÉ KANALIZACE	STÁVAJÍCÍ
	SVODNÉ POTRUBÍ SPLAŠKOVÉ KANALIZACE	PVC KG SN8
S1	ODPADNÍ POTRUBÍ SPLAŠKOVÉ KANALIZACE	HT - SYSTÉM
sD1	ODPADNÍ POTRUBÍ DEŠŤOVÉ KANALIZACE	STÁVAJÍCÍ

**POZNÁMKA:**

- PŘIPOJOVACÍ A ODPADNÍ POTRUBÍ VNITŘNÍ KANALIZACE BUDE PROVEDENO Z MATERIÁLU PP HT - SYSTÉM, SVODNÉ POTRUBÍ BUDE PROVEDENO Z PVC KG-SYSTÉM.
- PŘIPOJOVACÍ A ODPADNÍ POTRUBÍ BUDE VEDENO V DRÁŽKÁCH VE STĚNÁCH, UPEVNĚNO PŘÍCHYTKAMI A ZAZDĚNO.
- SVODNÉ POTRUBÍ VNITŘNÍ KANALIZACE BUDE VEDENO POD TERÉNEM, ULOŽENO NA PÍSKOVÉ LOŽE A ZASYPÁNO.
- MONTÁŽ KANALIZAČNÍCH POTRUBÍ BUDE PROVÁDĚNA DLE MONTÁŽNÍCH PŘEDPISŮ VÝROBCE.
- VŠECHNY PROSTUPY POTRUBÍ MEZI POŽÁRNÍMI ÚSEKY BUDOU OPATŘENY PROTIPOŽÁRNÍMI MANŽETAMI PŘÍSLUŠNÉHO PROFILU.
- VÝBĚR ZAŘÍZOVACÍCH PŘEDMĚTŮ BUDE KONZULTOVÁN S INVESTOREM A ARCHITEKTEM.

ZODP. PROJEKTANT :	Ing. Radek Vondra	<div></div> <p>Na Potoce 648, Hradec Králové 11 tel.,fax.: 495539037, IČO:132 07 245 e-mail: pridos@gmail.cz</p>
KRESLIL:	T. Balažovič	
INVESTOR :	Povodí Labe, státní podnik	
MÍSTO :	PS Turnov - areál provozního střediska	
ODDÍL :	D.1.4. TECHNIKA PROSTŘEDÍ STAVEB	
AKCE : POVODÍ LABE - PS TURNOV REKONSTRUKCE TZB A ELEKTROINSTALACE BUDOVY PS		DATUM : 07/ 2023
PŮDORYS I.NP - VNITŘNÍ KANALIZACE - A		STUPEŇ : DSP + DPS
		MĚŘÍTKO : 1:75
		03