

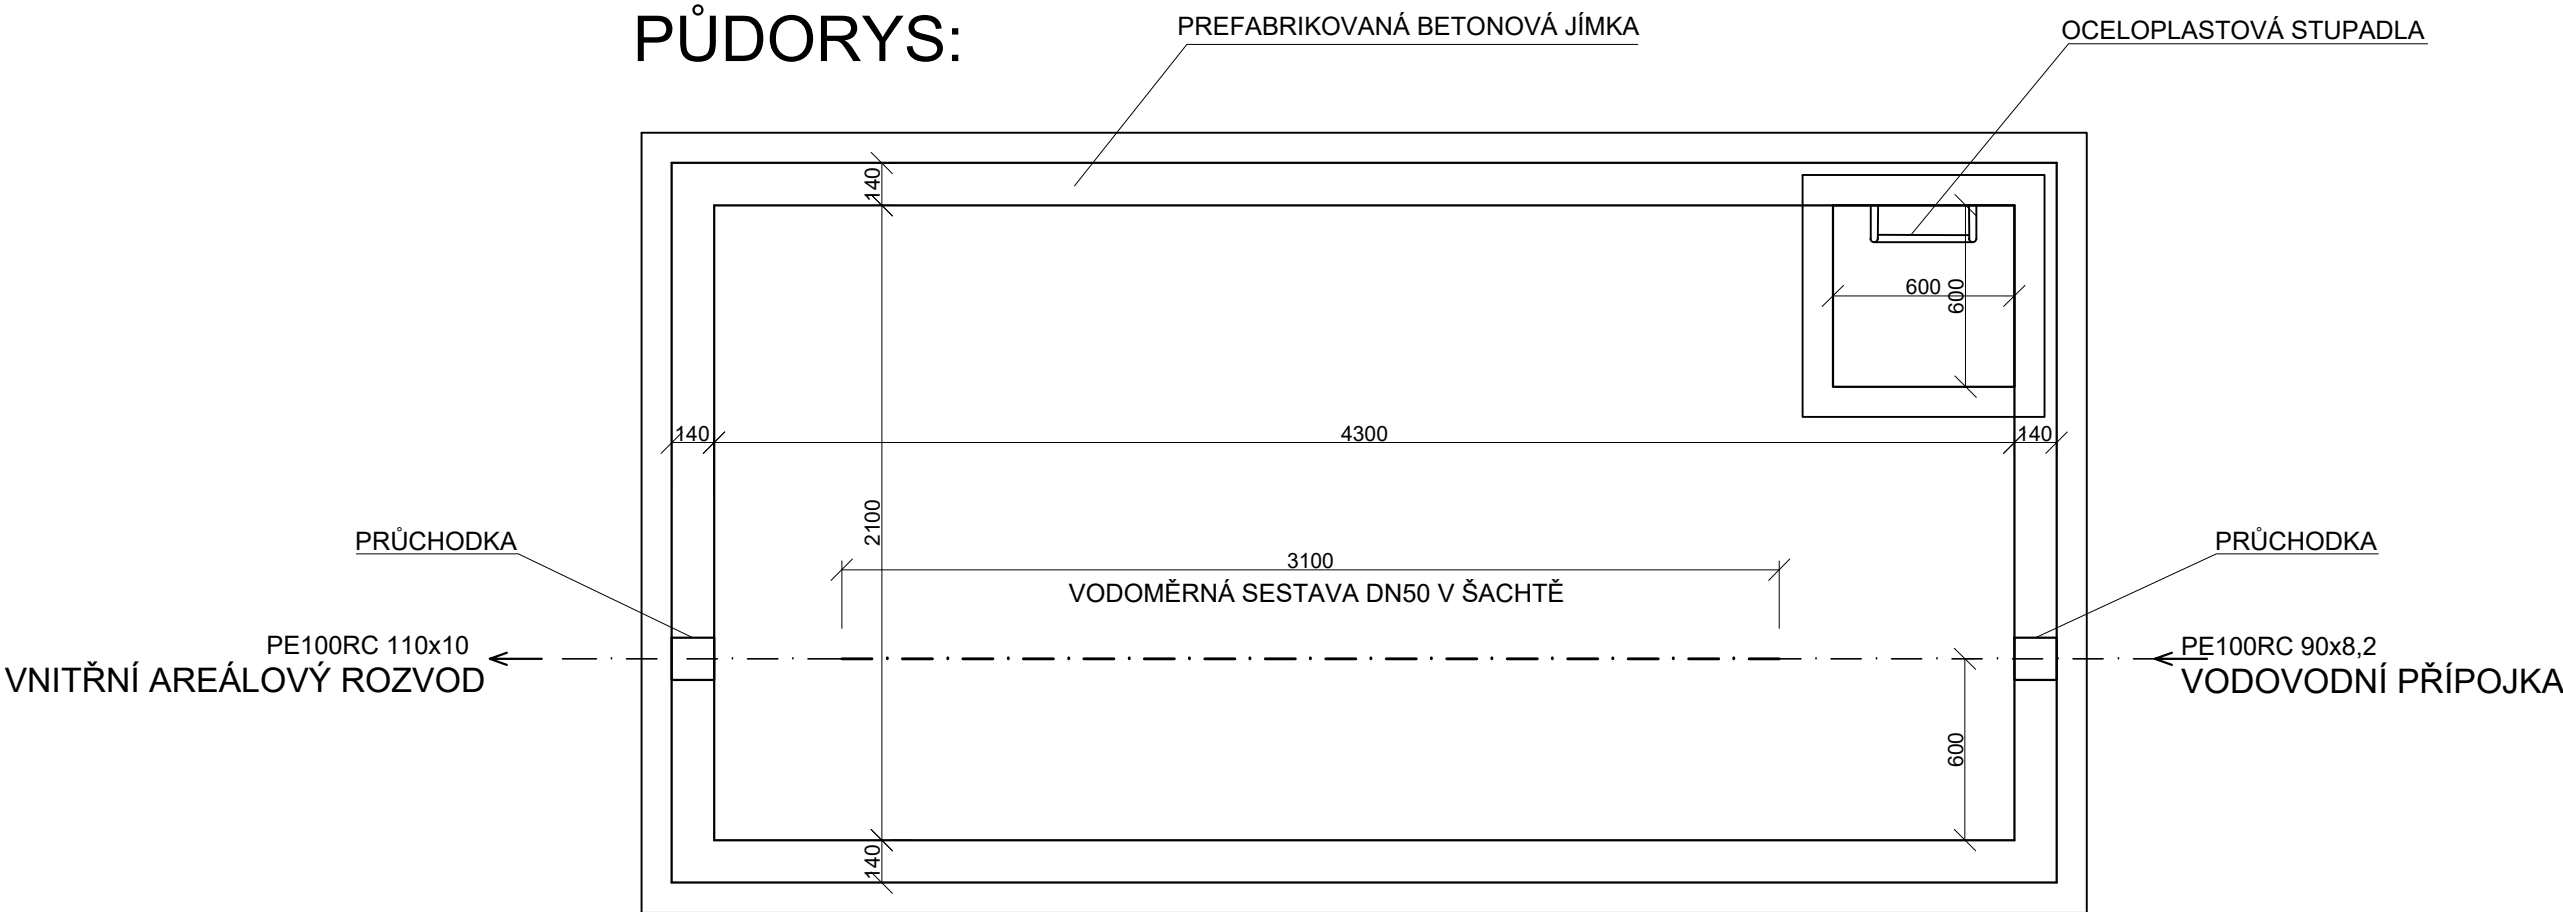


PREFABRIKOVANÁ BETONOVÁ VODOMĚRNÁ ŠACHTA 2,1x4,3m

PŮDORYS:

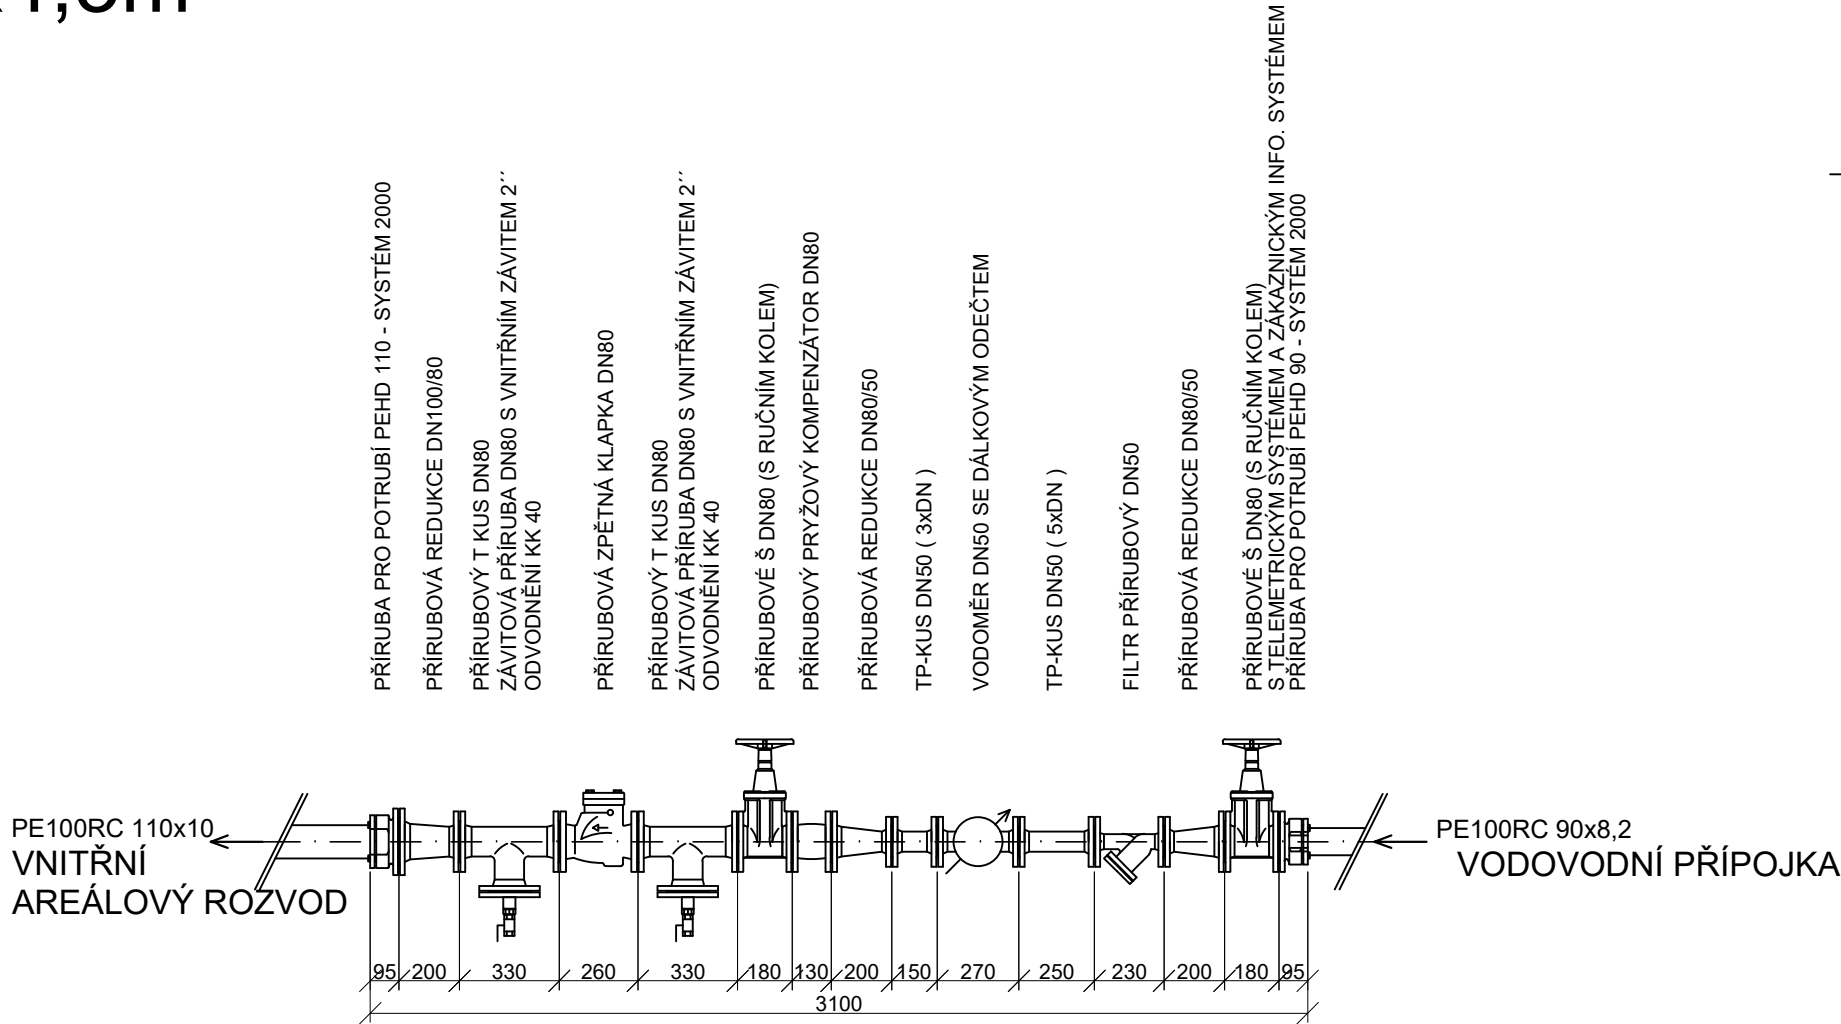

ŘEZ:

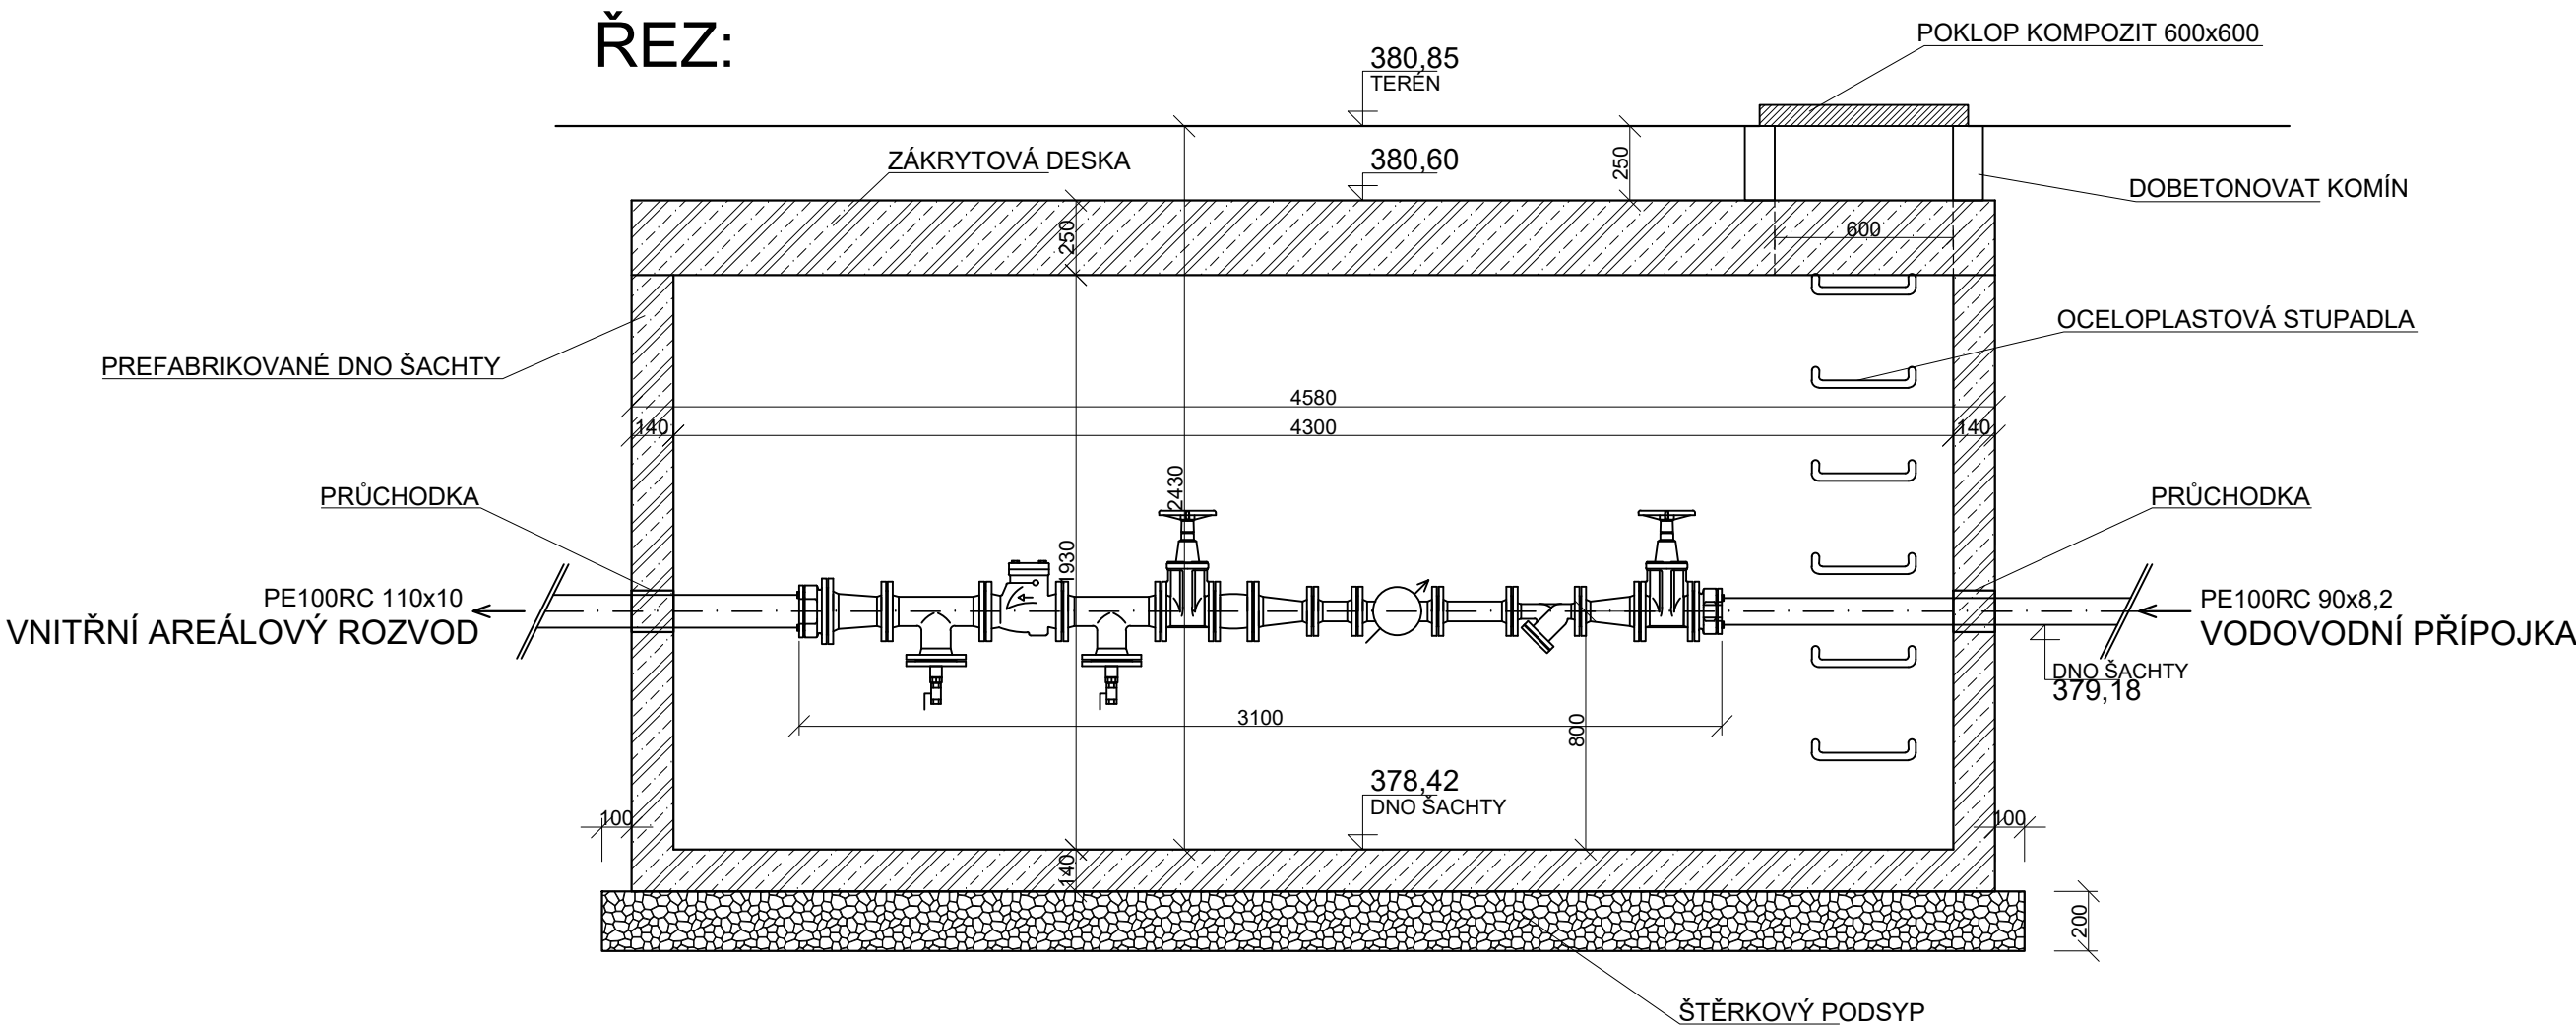

**FIALA PROJEKTY s.r.o.**  
Projektová a inženýrská činnost  
Lečkova 1521; 149 00 Praha 4; tel: 272 919 539; mob: 724 343 586, 602 580 713; http://www.fialaprojekty.cz; e-mail: projekty@fialaprojekty.cz

Investor: STÁTNÍ ZKUŠEBNA STROJŮ a.s., Třanovského 622/11, 163 04 Praha 6 - Řepy

OU/MU: Řepy

Okres: Praha

Kraj: Hl.m. Praha

Kontakt investora: jerabek@statnizkusebna.cz

Vypracoval: Ing. Roman Keller

Projektant: Ing. Roman Keller

Hl.projektant: Ing.Ivan Fiala

Stupeň: DPS

Kontroloval: Ing.Ivan Fiala

Datum: 10/2023

Formát: 6x44

Číslo zakázky: 3/24-096

Měřítko: 1:50

Číslo paré

Číslo přílohy

ŘEPA - STÁTNÍ ZKUŠEBNA STROJŮ  
NOVÁ VĚTEV AREÁLOVÉHO VODOVODU  
A PŘEMÍSTĚNÍ HUV DO AREÁLU

VODOMĚRNÁ ŠACHTA VČ. VODOMĚRNÉ SESTAVY

D.3.4-7