




VZOROVÝ PŘÍČNÝ ŘEZ B-B

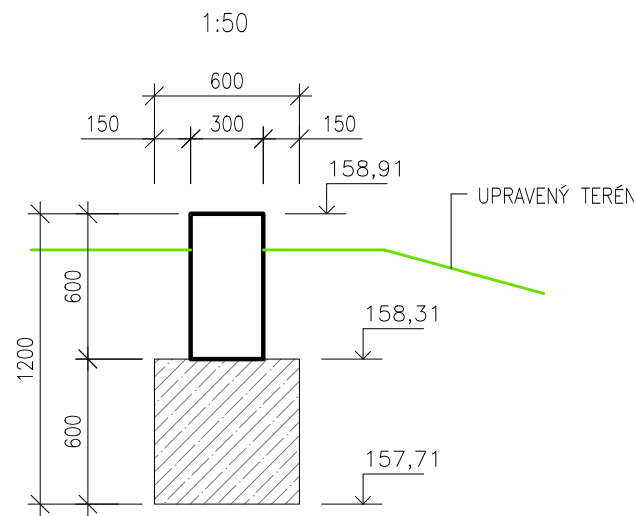

VZOROVÝ PŘÍČNÝ ŘEZ C-C

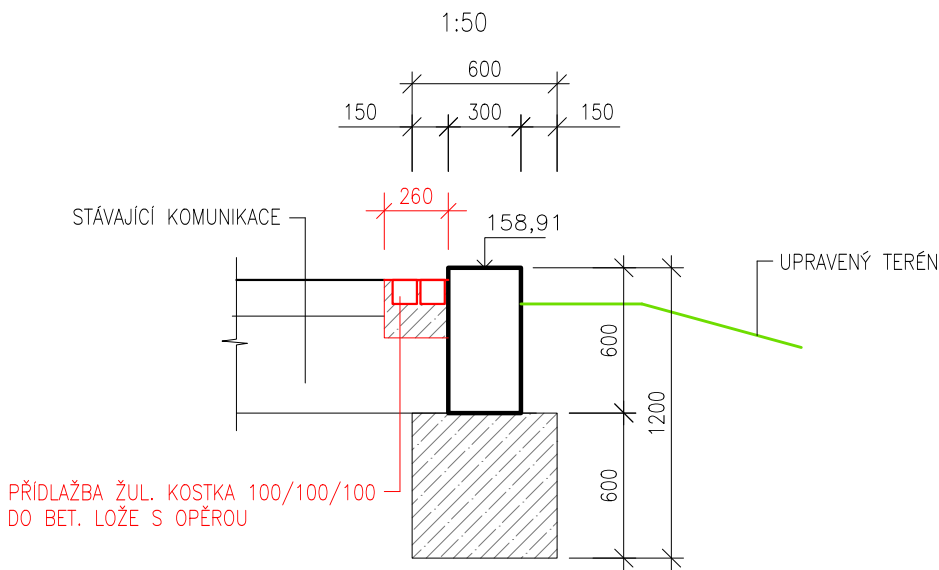

VZOROVÝ PŘÍČNÝ ŘEZ A-A

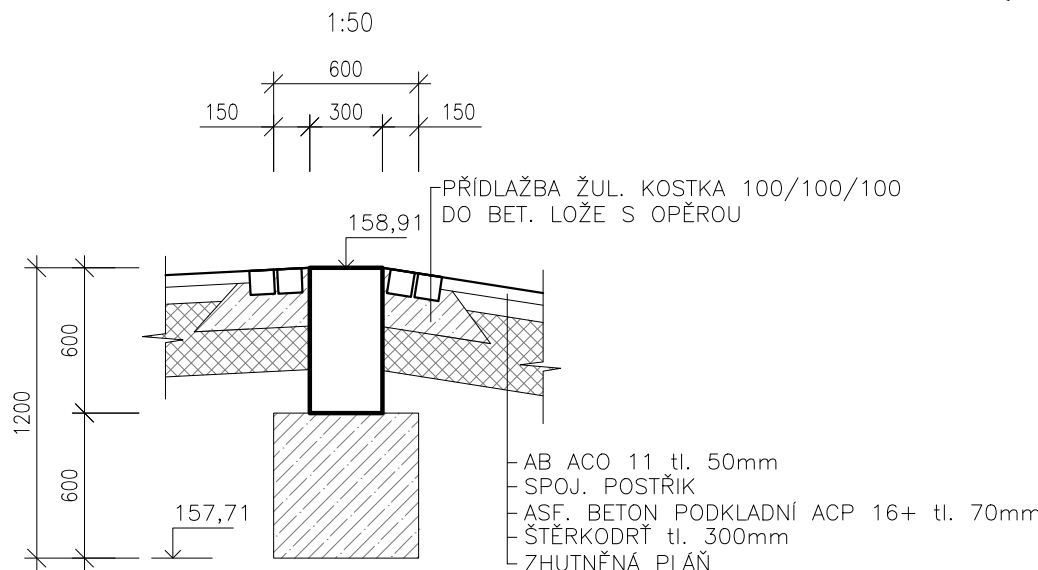

Zodpovědný pracovník	Vypracoval		 <b>AQUA CENTRUM</b> Břeclav s.r.o. Kapusty 27, 690 06 Břeclav IČO 60710063, DIČ CZ60710063 tel.: 519 333 689, email: aqc@wo.cz	
Ing. Milan Bartolšic	Ing. Jan Varadínek			
Investor: Povodí Moravy, s.p., Dřevařská 11, 60200 Brno				
Akce: <b>Dyje Břeclav, LB ř.km 20,900-21,700</b> <b>oprava protipovodňové zídky</b> <b>DOKUMENTACE PRO PROVÁDĚNÍ STAVBY</b>			Formát	
			Datum	listopad 2024
			Číslo stavby	
Příloha: S002 – ÚPRAVA NAPOJENÍ STÁVAJÍCÍ LB PROTIPOVODŇOVÉ ZÍDKY NA STÁVAJÍCÍ TERÉN PROTIPOVODŇOVÁ ZÍDKA – PŮDORYS, VZOROVÉ PŘÍČNÉ ŘEZY			Měřítko 1:125 1:50	Číslo přílohy <b>D.1.2.b.4</b>