


PODROBNÁ SITUACE STAVBY - ČÁST 1
K.Ú. BYNOV
M 1:250

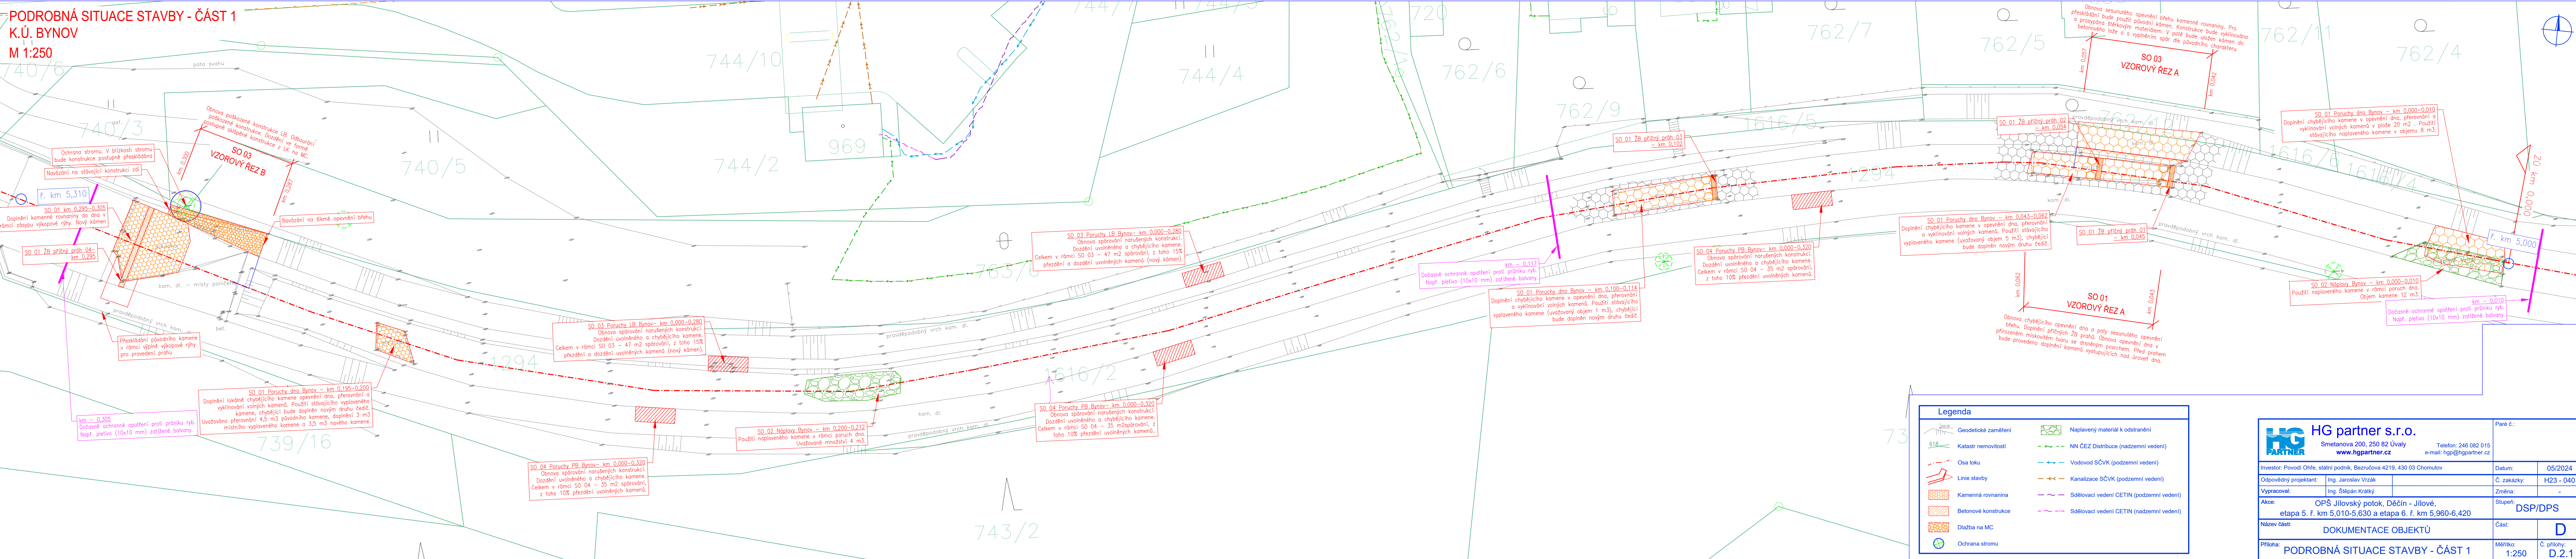

Legenda			
	Geodetické zaměření		Naplavený materiál k odstranění
	Katastr nemovitosti		NN ČEZ Distribuce (nadzemní vedení)
	Osa toku		Vodovod SČVK (podzemní vedení)
	Linie stavby		Kanalizace SČVK (podzemní vedení)
	Kamenná rovinanina		Sdělovací vedení CETIN (podzemní vedení)
	Betonové konstrukce		Sdělovací vedení CETIN (nadzemní vedení)
	Dlažba na MC		
	Ochrana stromu		

HG partner s.r.o. Smetanova 200, 250 82 Úvaly www.hgpartner.cz		Paré č.: Investor: Povodí Ohře, státní podnik, Bezručova 4219, 430 03 Chomutov	
Telefon: 246 082 015 e-mail: hgp@hgpartner.cz		Datum: 05/2024	
Odpovědný projektant: Ing. Jaroslav Vrzák		Č. zakázky: H23 - 040	
Vypracoval: Ing. Štěpán Krátký		Změna: -	
Akce: OPŠ Jílovský potok, Děčín - Jílové, etapa 5. ř. km 5,010-5,630 a etapa 6. ř. km 5,960-6,420		Stupeň: DSP/DPS	
Název části: DOKUMENTACE OBJEKTŮ		Část: D	
Příloha: PODROBNÁ SITUACE STAVBY - ČÁST 1		Měřítko: 1:250 Č. přílohy: D.2.1	